


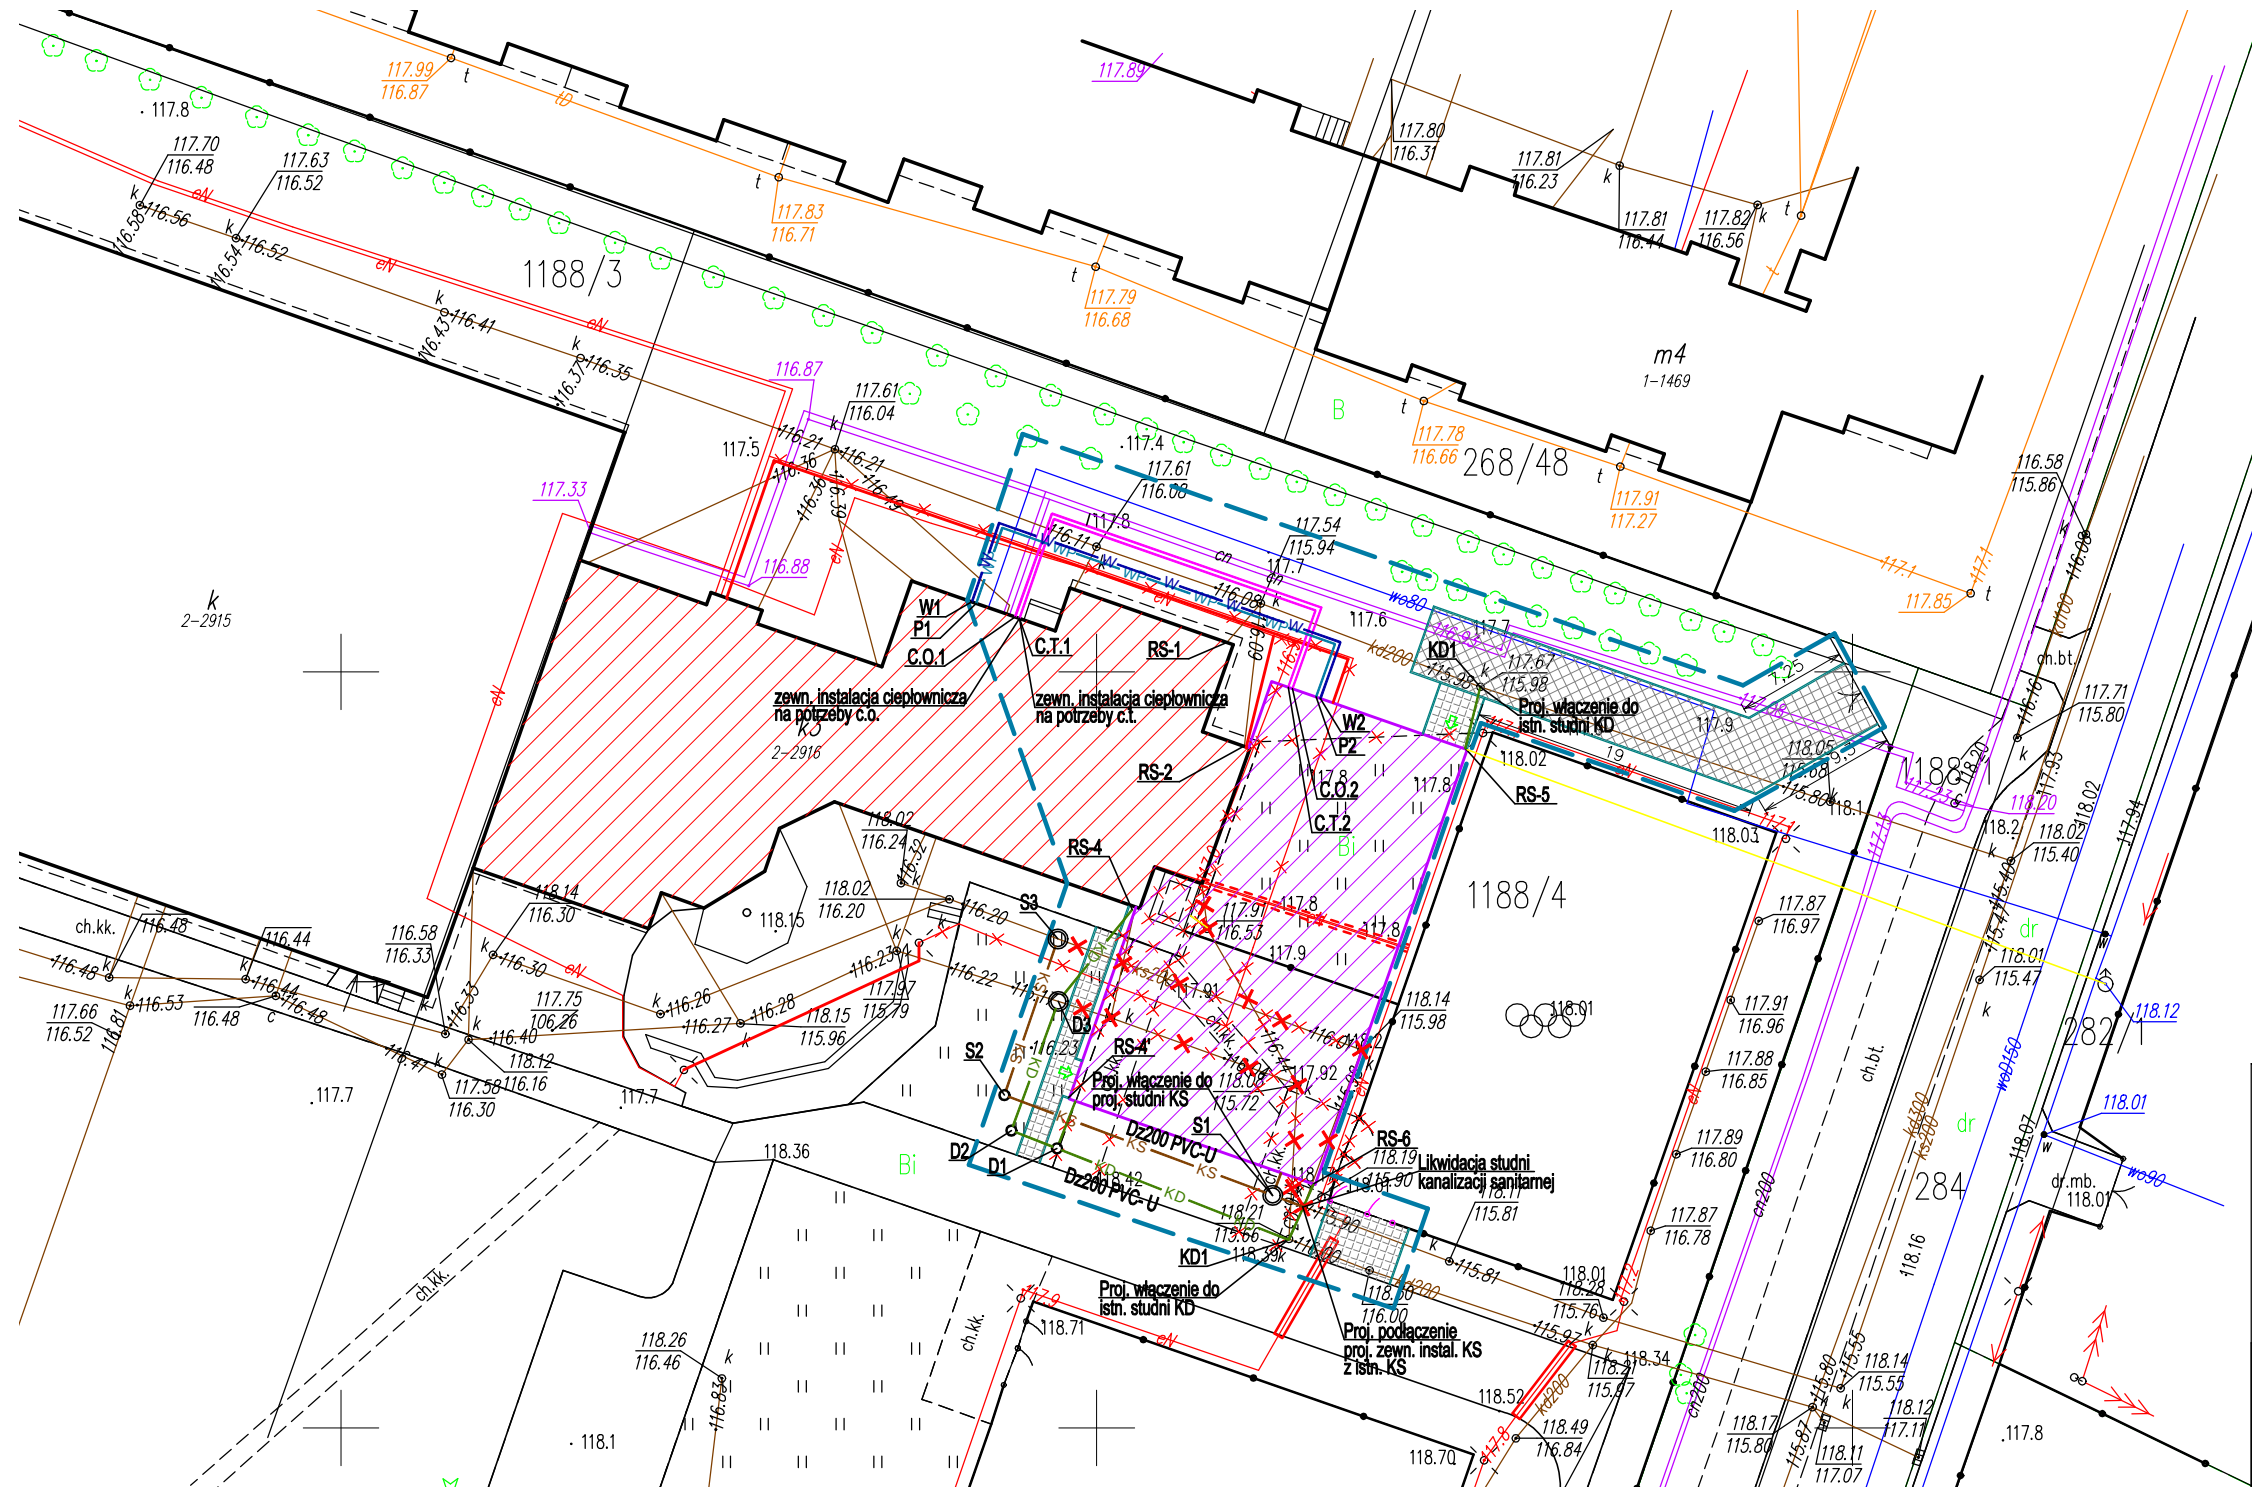

UWAGI:

- 1. Dokładną lokalizację włączenia ustalić na montażu
- 2. Wszystkie zainstalowane urządzenia i materiały muszą posiadać odpowiednie atesty i dopuszczenia
- 3. Wszelkie niezgodności i nieścisłości pisemnie uzgodnić z projektantem wymiary i rzędne sprawdzić na budowie
- 4. Rysunki należy rozpatrywać wraz z opisem technicznym
- 5. Rzędne wjazdów studzienek dostosować do poziomu terenu
- 6. Przed przystąpieniem do robót wykonać wykopy kontrolne w celu dokładnej lokalizacji istniejącego uzbrojenia oraz rzędnych sieci
- 7. Zewnętrzną instalację wodną na cele socjalne i p.poż prowadzić w jednym wykopie
- 8. Zewnętrzną instalację ciepłowniczą na cele c.o. i c.t. prowadzić w jednym wykopie

LEGENDA:

- KD - proj. zewnętrzna instalacja kanalizacji deszczowej - rury PVC-U SDR34 SN8 "lite"
- KS - proj. zewnętrzna instalacja kanalizacji sanitarnej - rury PVC-U SDR34 SN8 "lite"
- W - proj. zewnętrzna instalacja wodociągowa - rury PE100 SRD 11
- WP - proj. zewnętrzna instalacja p.poż. - rury stalowe
- - - - - proj. zewnętrzna instalacja ciepłownicza - rury preizolowane podwójne
- × × - istn. instalacje zewnętrzne, studnie - likwidacja
- RS-1, RS-2, RS-4 - istn. rury spustowe podłączone do istn. kanalizacji deszczowej
- RS-3, RS-4', RS-5, RS-6 - proj. rury spustowe - podłączenie do proj. kanalizacji deszczowej
- S1 - proj. studnia kanalizacji sanitarnej
- D1 - proj. studnia kanalizacji deszczowej
- KD1 - istn. studnia kanalizacji deszczowej
- W1/W2 - początek/koniec. proj. zewnętrznej instalacji wodociągowej na cele socjalne
- P1/P2 - początek/koniec. proj. zewnętrznej instalacji wodociągowej na cele p.poż
- C.O.1/C.O.2 - początek/koniec. proj. zewnętrznej instalacji ciepłowniczej na c.o.
- C.T.1/C.T.2 - początek/koniec. proj. zewnętrznej instalacji ciepłowniczej na c.t.

- - - - - granica opracowania projektu
- [hatched box] - istniejący budynek podlegający rozbudowie
- [diagonal lines box] - projektowana rozbudowa
- ±0.00 / 118.17 - rzędna bezwzględna poziomu posadzki parteru m n. p. m.
- [green arrow] - projektowane wejścia do budynku
- × × × × × - elementy do likwidacji (istn. budynki, infrastruktura techniczna)
- [cross-hatched box] - projektowana nawierzchnia utwardzona z kostki brukowej betonowej gr 8cm wraz obrzeżami betonowymi 8x30cm
- [grid box] - projektowana nawierzchnia utwardzona z płyt ażurowych betonowych gr 15cm wraz obrzeżami betonowymi 8x30cm
- ⊙ - istniejące hydranty zewnętrzne

Inwestor: POWIAT PRZASNYSKI UL. ŚW. STANISŁWA KOSTKI 5 06-300 PRZASNYSZ		Jednostka projektowa: PROFIL STUDIO ARCHTEKTONICZNE REALIZACJA INWESTYCJI 44-100 Gliwice ul. Lipowa 12			
Temat projektu: „PRZEBUDOWA Z ROZBUDOWĄ (MODERNIZACJA) BUDYNKU SZKOŁY ROLNICZEJ DLA POTRZEB SZKOŁY MUZYCZNEJ I STOPNIA W PRZASNYSZU”- PROJEKT POD NAZWĄ „WZMOCNIENIE POTENCJAŁU KULTURALNEGO POWIATU PRZASNYSKIEGO POPRZECZ DOSTOSOWANIE ISTNIEJĄCEGO OBIEKTU SZKOŁY ROLNICZEJ DO NOWYCH FUNKCJI KULTURALNYCH POWIATU, W TYM SZKOŁY MUZYCZNEJ I STOPNIA W PRZASNYSZU ”		Projektował: mgr inż. Mirosław Wyderka upr. bud. SLK/2776/PWOS/09	Specjalność: Sanitarna	Podpis:	Data:
		Sprawdził: mgr inż. Lidia Wyderka upr. bud. SLK/4943/POOS/13	Specjalność: Sanitarna	Podpis:	05.2016
Nazwa rysunku: PLAN ZAGOSPODAROWANIA TERENU		Opracował: mgr inż. Marta Buczek			
stadium PW		nr rys. S-01	Skala: 1:500	Rew.: 0	