


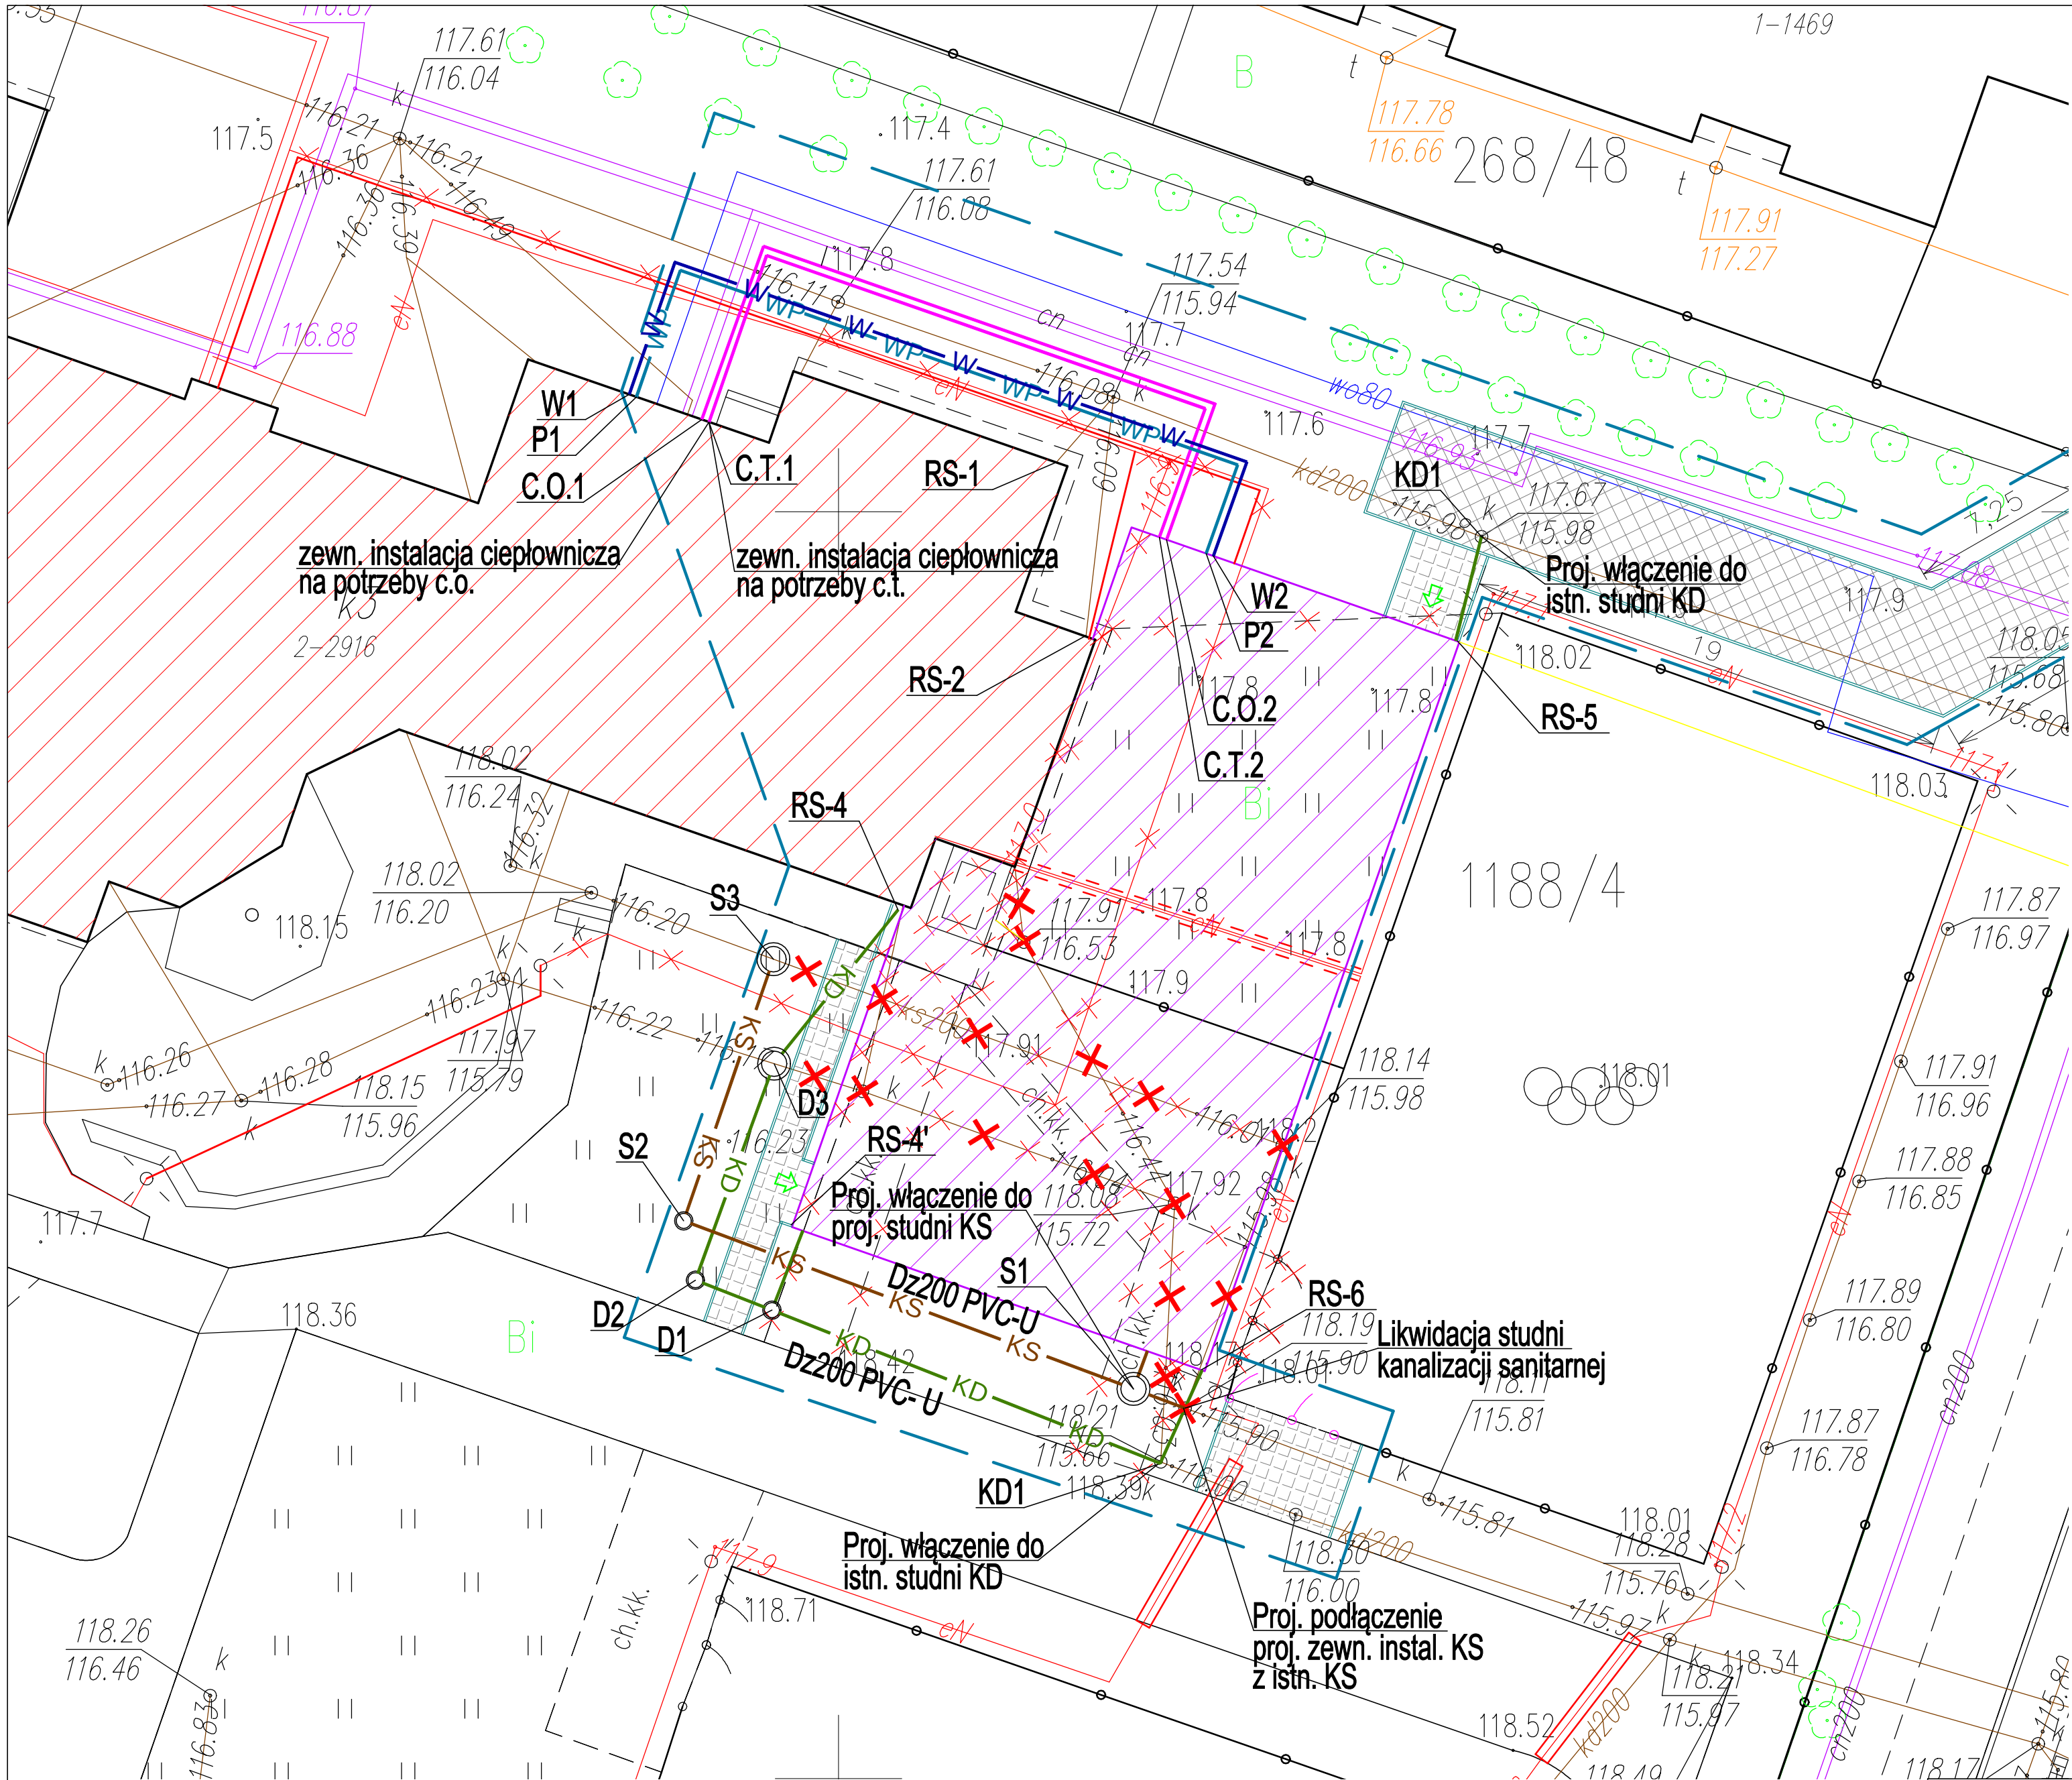

LEGENDA:

- KD - proj. zewnętrzna instalacja kanalizacji deszczowej - rury PVC-U SDR34 SN8 "lite"
- KS - proj. zewnętrzna instalacja kanalizacji sanitarnej - rury PVC-U SDR34 SN8 "lite"
- W - proj. zewnętrzna instalacja wodociągowa - rury PE100 SRD 11
- WP - proj. zewnętrzna instalacja p.poż. - rury stalowe
- C.T. - proj. zewnętrzna instalacja ciepłownicza - rury preizolowane podwójne
- RS-1, RS-2, RS-4 - istn. rury spustowe podłączone do istn. kanalizacji deszczowej
- RS-3, RS-4', RS-5, RS-6 - proj. rury spustowe - podłączenie do proj. kanalizacji deszczowej
- S1 - proj. studnia kanalizacji sanitarnej
- D1 - proj. studnia kanalizacji deszczowej
- KD1 - istn. studnia kanalizacji deszczowej
- W1/W2 - początek/koniec. proj. zewnętrznej instalacji wodociągowej na cele socjalne
- P1/P2 - początek/koniec. proj. zewnętrznej instalacji wodociągowej na cele p.poż
- C.O.1/C.O.2 - początek/koniec. proj. zewnętrznej instalacji ciepłowniczej na c.o.
- C.T.1/C.T.2 - początek/koniec. proj. zewnętrznej instalacji ciepłowniczej na c.t.

- granica opracowania projektu
- [hatched] istniejący budynek podlegający rozbudowie
- [dotted] projektowana rozbudowa
- ±0.00 / 118.17 - rzędna bezwzględna poziomu posadzki parteru m n. p. m.
- [arrow] projektowane wejścia do budynku
- [crosses] elementy do likwidacji (istn. budynki, infrastruktura techniczna)
- [cross-hatched] projektowana nawierzchnia utwardzona z kostki brukowej betonowej gr 8cm wraz obrzeżami betonowymi 8x30cm
- [diagonal lines] projektowana nawierzchnia utwardzona z płyt ażurowych betonowych gr 15cm wraz obrzeżami betonowymi 8x30cm
- ⊙ istniejące hydranty zewnętrzne

UWAGI:

- Dokładną lokalizację włączenia ustalić na montażu
- Wszystkie zainstalowane urządzenia i materiały muszą posiadać odpowiednie atesty i dopuszczenia
- Wszelkie niezgodności i niescisłości pisemnie uzgodnić z projektantem wymiary i rzędne sprawdzić na budowie
- Rysunki należy rozpatrywać wraz z opisem technicznym
- Rzędne wjazdów studzienek dostosować do poziomu terenu
- Przed przystąpieniem do robót wykonać wykopy kontrolne w celu dokładnej lokalizacji istniejącego uzbrojenia oraz rzędnych sieci
- Zewnętrzna instalację wodną na cele socjalne i p.poż prowadzić w jednym wykopie
- Zewnętrzna instalację ciepłowniczą na cele c.o. i c.t. prowadzić w jednym wykopie

Inwestor: POWIAT PRZASNYSKI UL. ŚW. STANISŁWA KOSTKI 5 06-300 PRZASNYSZ		Jednostka projektowa:	
Temat projektu: „PRZEBUDOWA Z ROZBUDOWĄ (MODERNIZACJA) BUDYNKU SZKOŁY ROLNICZEJ DLA POTRZEB SZKOŁY MUZYCZNEJ I STOPNIA W PRZASNYSZU”- PROJEKT POD NAZWĄ „WZMOCNIENIE POTENCJAŁU KULTURALNEGO POWIATU PRZASNYSKIEGO POPRZECZ DOSTOSOWANIE ISTNIEJĄCEGO OBIEKTU SZKOŁY ROLNICZEJ DO NOWYCH FUNKCJI KULTURALNYCH POWIATU, W TYM SZKOŁY MUZYCZNEJ I STOPNIA W PRZASNYSZU”		PROFIL STUDIO ARCHTEKTONICZNE REALIZACJA INWESTYCJI 44-100 Gliwice ul. Lipowa 12	
Projektował: mgr inż. Mirosław Wyderka upr. bud. SLK/2776/PWOS/09	Specjalność: Sanitarna	Podpis:	05.2016
Sprawił: mgr inż. Lidia Wyderka upr. bud. SLK/4943/PQOS/13	Specjalność: Sanitarna	Podpis:	
Opracował: mgr inż. Marta Buczek	nr rys.		Rew.: 0
Nazwa rysunku: PLAN ZAGOSPODAROWANIA TERENU - USZCZEGÓŁOWNIENIE	PW	S-02	
		Skala: 1:250	