


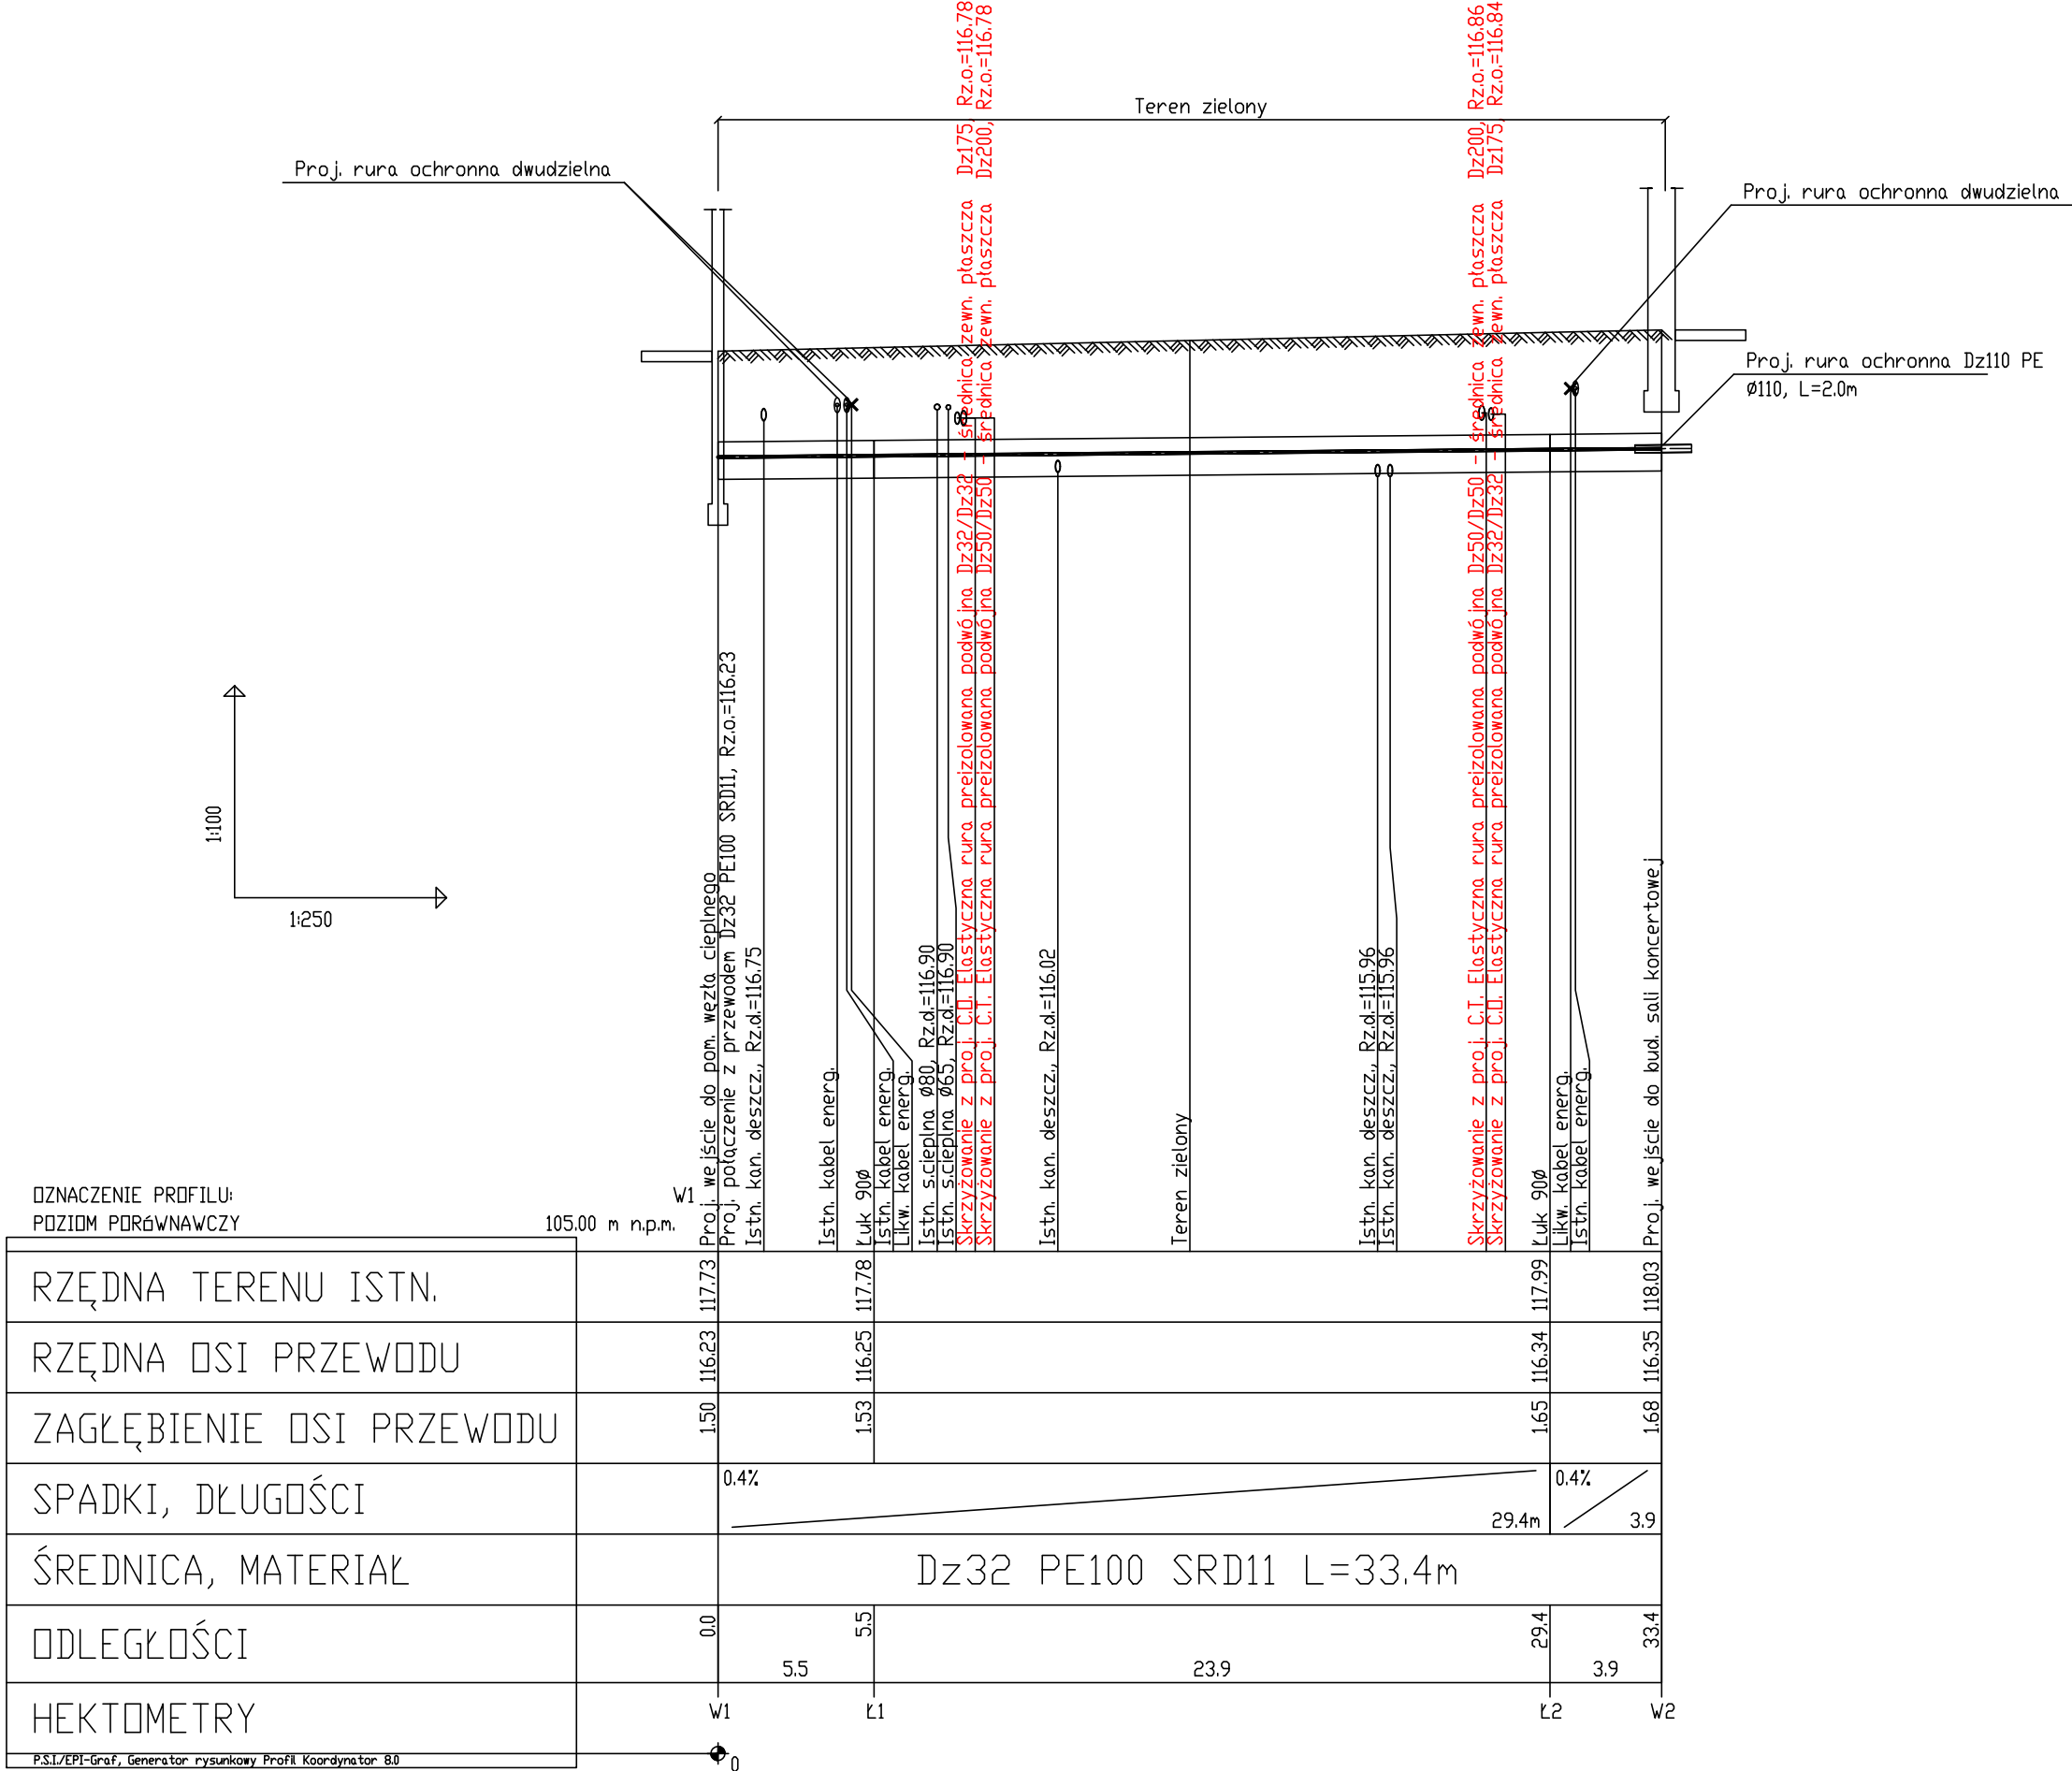

LEGENDA:

W1/W2	proj. początek/koniec zewnętrznej instalacji wodnej na cele socjalne
W1	proj. wyjście instalacj z istn. budynku (z pom. węzła ciepłego)
W2	proj. wejście do proj budynku sali koncertowej
Ł1, Ł2	proj. załamanie na trasie - łuk 90°

UWAGI:

- Podano średnice zewnętrzne dla rur z tworzywa (Dz)
- Proj. przewody zewnętrznej instalacji wodnej na cele socjalne
wykonać z rur polietylenowych, PE100 SDR11
- Przewody wodociągowe układać na podsypce
piaskowej o grubości min. 20cm, obsypka min. 30 cm
- Minimalne przykrycie wodociągu h=1,4m, przewody ułożone powyżej
należy ocieplić
- Przed przystąpieniem do robót wykonać wykopy kontrolne w celu dokładnej
lokalizacji istniejącego uzbrojenia oraz rzędnych sieci
- Wszelkie niezgodności i nieścisłości pisemnie uzgodnić z projektantem
- Wymiary i rzędne sprawdzić na budowie
- Rozpatrywać łącznie z planem sytuacyjnym, profilami, pozostałymi rysunkami
oraz opisem technicznym
- Rozpatrywać łącznie z projektami innych branż
- Dokładne miejsce wejścia do istn. budynku - pomieszczenia węzła ciepłego
oraz rzędną wyjścia z budynku określić na budowie
- Zewnętrzną instalację na cele socjalne i p.poż prowadzić w jednym wykopie

Inwestor: POWIAT PRZASNYSKI UL. ŚW. STANISŁWA KOSTKI 5 06-300 PRZASNYSZ Temat projektu: „PRZEBUDOWA Z ROZBUDOWĄ (MODERNIZACJA) BUDYNKU SZKOŁY ROLNICZEJ DLA POTRZEB SZKOŁY MUZYCZNEJ I STOPNIA W PRZASNYSZU”- PROJEKT POD NAZWĄ „WZMOCNIENIE POTENCJAŁU KULTURALNEGO POWIATU PRZASNYSKIEGO POPRZĘZ DOSTOSOWANIE ISTNIEJĄCEGO OBIEKTU SZKOŁY ROLNICZEJ DO NOWYCH FUNKCJI KULTURALNYCH POWIATU, W TYM SZKOŁY MUZYCZNEJ I STOPNIA W PRZASNYSZU” Nazwa rysunku: PROFIL ZEWNĘTRZNEJ INSTALACJI WODNEJ	Jednostka projektowa: PROFIL STUDIO ARCHTEKTONICZNE REALIZACJA INWESTYCJI 44-100 Gliwice ul. Lipowa 12			
	Projektował: mgr inż. Mirosław Wyderka upr. bud. SLK/2776/PWOS/09	Specjalność: Sanitarna	Podpis:	Data:
	Sprawdził: mgr inż. Lidia Wyderka upr. bud. SLK/4943/POOS/13	Specjalność: Sanitarna	Podpis:	05.2016
	Opracował: mgr inż. Marta Buczek			
	stadium PW	nr rys. S-03	Skala: 1:100/250	Rew.: 0