


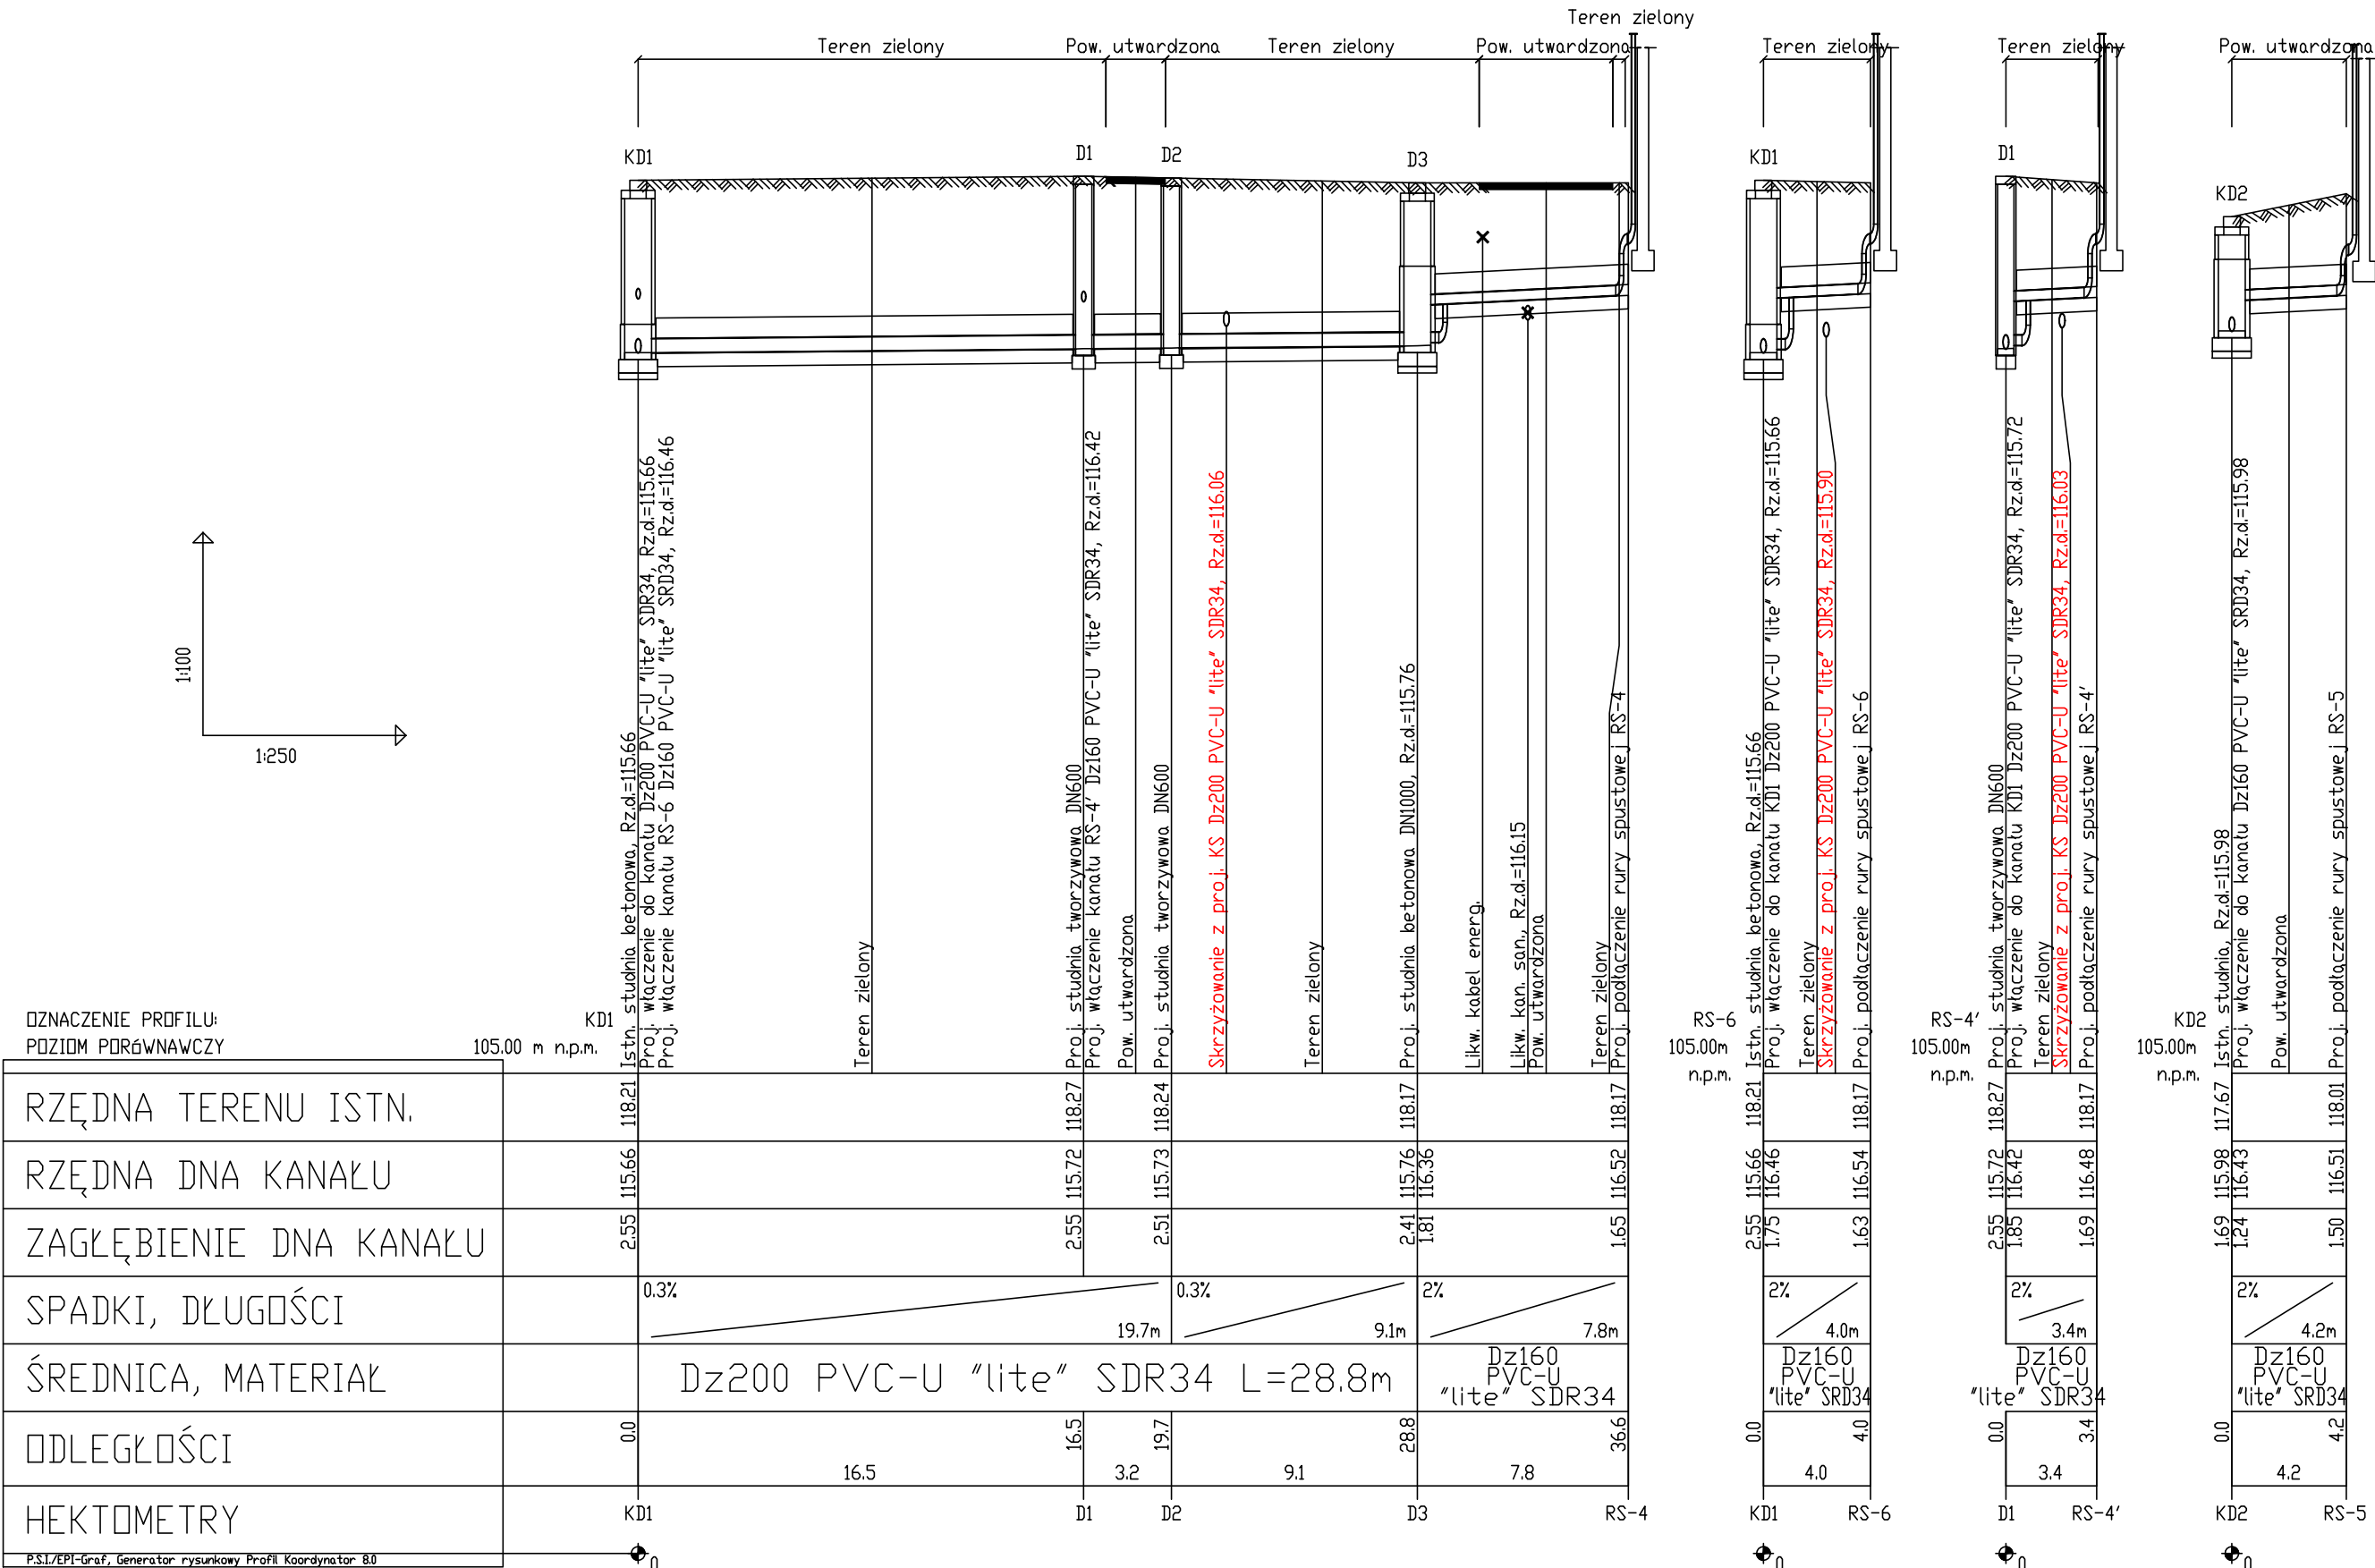

LEGENDA:

D3	proj. studzienka kanalizacyjna betonowa DN1000
D1, D2	proj. studzienka kanalizacyjna tworzywowa DN600
KD1, KD2	istn. studnia kanalizacji deszczowej
RS-5, RS-6, RS-4'	proj. rura sputkowa
RS-4	istn. rura sputkowa

UWAGI:

- Podano średnice zewnętrzne dla rur z tworzywa (Dz)
- Proj. przewody kanalizacji sanitarnej grawitacyjnej z rur kanalizacyjnych "litych" PVC-U SDR34 SN8
- Przewody kanalizacyjne układać na podsypce piaskowej o grubości min. 20cm, obsypka 30 cm
- Minimalne przykrycie kanalizacji h=1,2m, przewody ułożone powyżej ocieplić
- Przed przystąpieniem do robót wykonać wykopy kontrolne w celu dokładnej lokalizacji istniejącego uzbrojenia oraz rzędnych sieci
- Rzędne wjazdów studzienek dostosować do poziomu terenu
- Wszelkie niezgodności i nieścisłości pisemnie uzgodnić z projektantem
- Rozpatrywać łącznie z planem sytuacyjnym, profilami pozostałymi rysunkami oraz opisem technicznym
- Rozpatrywać łącznie z projektami innych branż

Inwestor: POWIAT PRZASNYSKI UL. ŚW. STANISŁWA KOSTKI 5 06-300 PRZASNYSZ		Jednostka projektowa: PROFIL STUDIO ARCHTEKTONICZNE REALIZACJA INWESTYCJI			
Temat projektu: „PRZEBUDOWA Z ROZBUDOWĄ (MODERNIZACJA) BUDYNKU SZKOŁY ROLNICZEJ DLA POTRZEB SZKOŁY MUZYCZNEJ I STOPNIA W PRZASNYSZU”- PROJEKT POD NAZWĄ „WZMOCNIENIE POTENCJAŁU KULTURALNEGO POWIATU PRZASNYSKIEGO POPRZĘZ DOSTOSOWANIE ISTNIEJĄCEGO OBIEKTU SZKOŁY ROLNICZEJ DO NOWYCH FUNKCJI KULTURALNYCH POWIATU, W TYM SZKOŁY MUZYCZNEJ I STOPNIA W PRZASNYSZU”		Projektował: mgr inż. Mirosław Wyderka upr. bud. SLK/2776/PWOS/09	Specjalność: Sanitarna	Podpis:	Data:
Sprawdził: mgr inż. Lidia Wyderka upr. bud. SLK/4943/POOS/13		Opracował: mgr inż. Marta Buczek		Podpis:	05.2016
Nazwa rysunku: PROFIL ZEWNĘTRZNEJ INSTALACJI KANALIZACJI DESZCZOWEJ		nr rys. PW	S-06	Skala: 1:100/250	
				Rew.: 0	