


ETAP II

ETAP I


ZESTAWIENIE ODCINKÓW GAZOCIĄGU

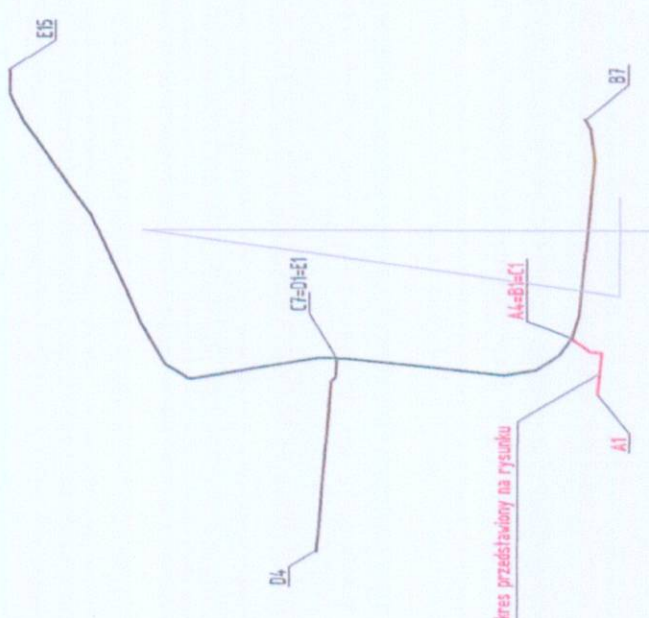

OPIS:

1. RURA OSŁONOWA DWUDZIELNA Ø160, dł. 3,00 m szl. 1

NAZWA INWESTYCJI Uzbrojenie Przasnyskiej Sirefy Gospodarczej PSG Chorozele	
ETAP 2B	
FINANSOWY Powiat Przasnyski ul. Św. St. Kosciół 5 06-300 Przasnysz	
KONSORCJUM MBZ Andrzej Tomasz sp. z o.o. ul. Małachowska 10 06-300 Przasnysz NIP: 621-000-00-00 REGON: 141111-00-00	
Zarząd Inwestycji Sp. z o.o.	
FUNKCJA IMIE I NAZWISKO PODPISE	
INWESTOR Tomasz Lis	
PROJEKTANT Henryk Tarnowski	
AUTORYZACJA Krzysztof Marczyński	
Faza Projekt Budowlany	
BRANŻA SANITARIA - Sieć gazowa średniego ciśnienia z rur Ø160 PE100 SDR17,8	
Tytuł rysunku Profil podłużny sieci gazowej - węzły A1 - A4	
Data 01-09-2015	
Skala 1:100/250	
Numer arch. G5	

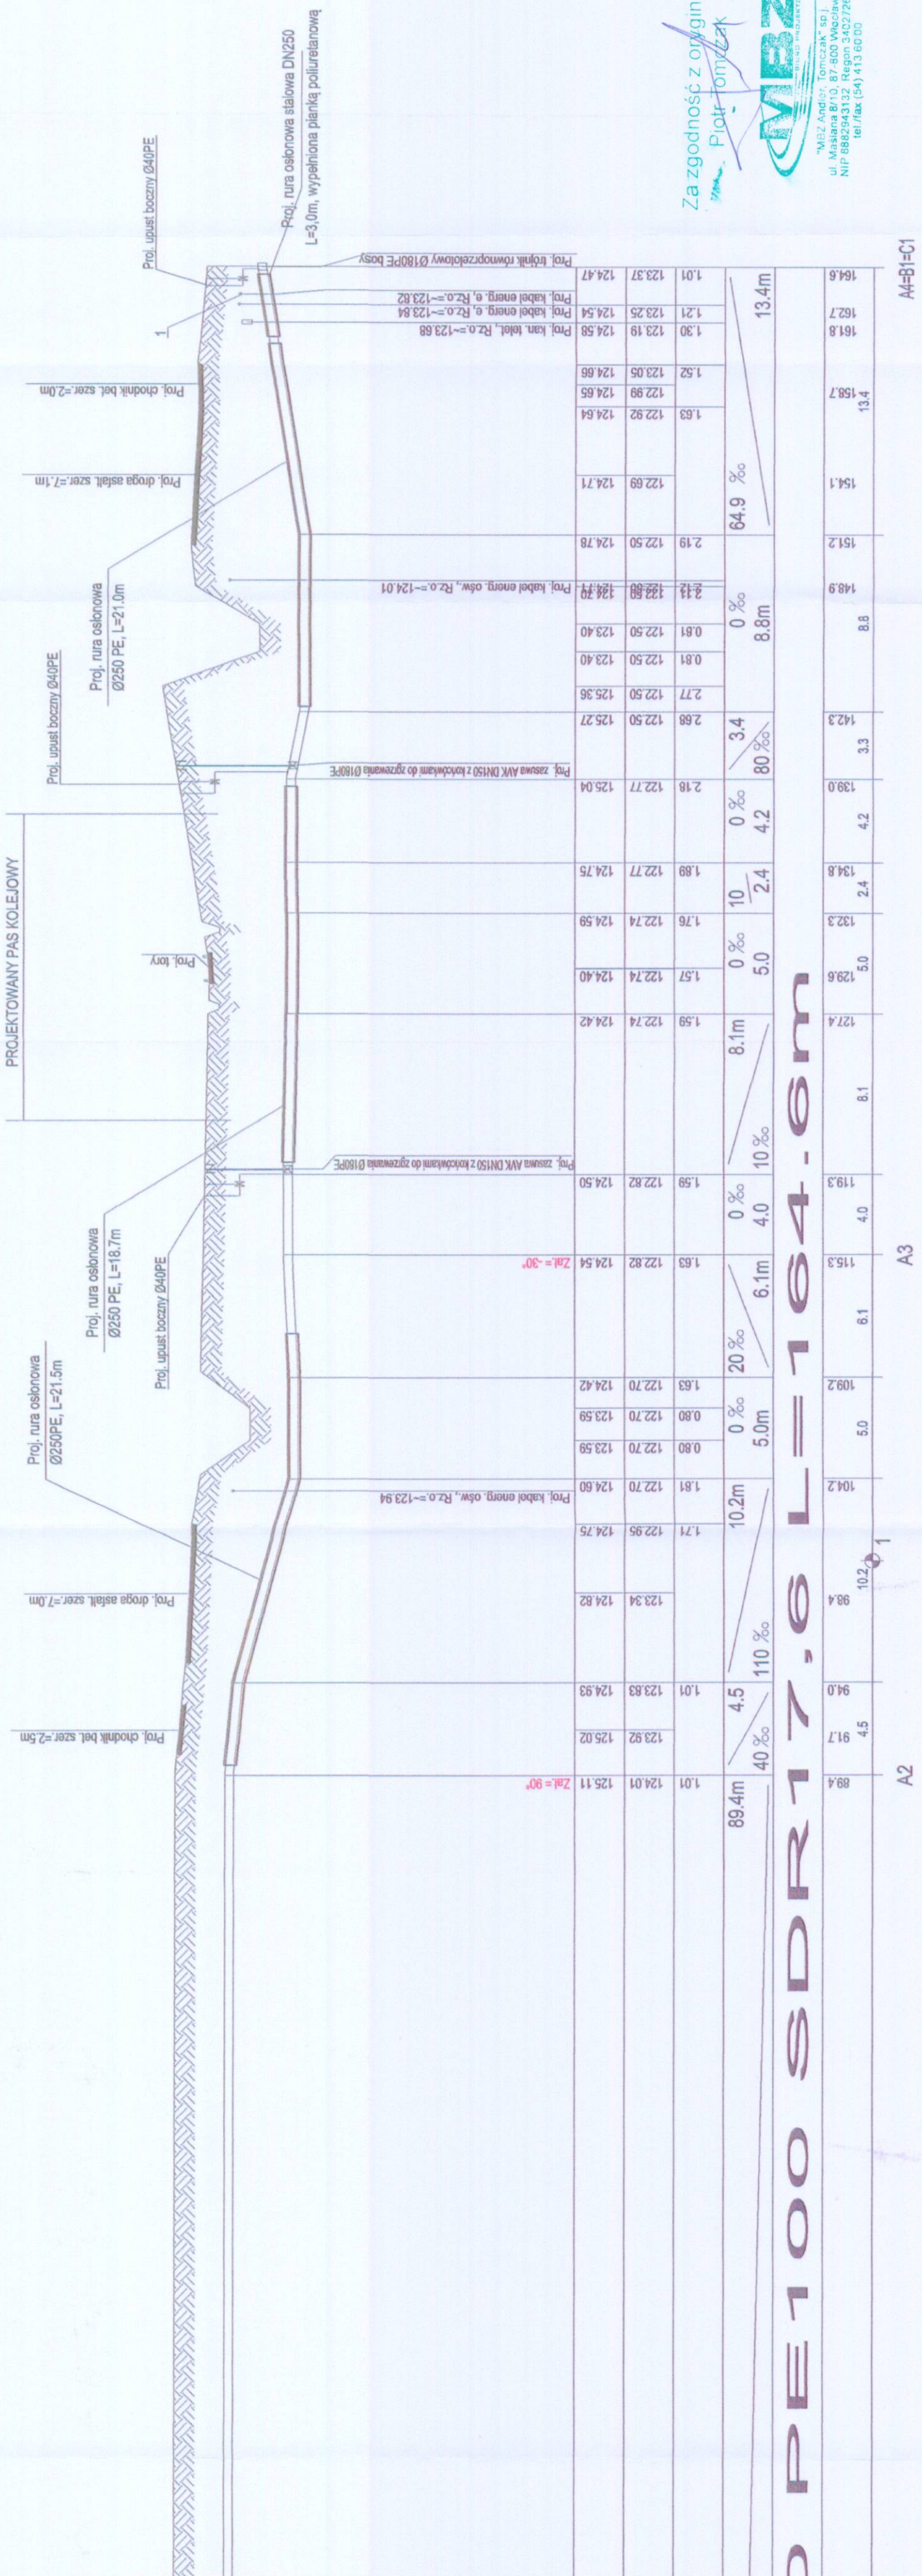

ZAKRES OBJĘTY ODDZIELNYM OPRACOWANIEM

POZIOM PORÓWNAWCZY	117.00 m n.p.m.
RZĘDNA TERENU ISTN.	125.11
RZĘDNA OSI GAZOCIĄGU	124.01
ZAGŁĘBIENIE STROPU GAZOCIĄGU	1.01
SPADKI, DŁUGOŚCI	0.0%
ŚREDNICA, MATERIAŁ	Ø160
ODLEGŁOŚCI	0.0

