


Instalacja uziemiająca stacji

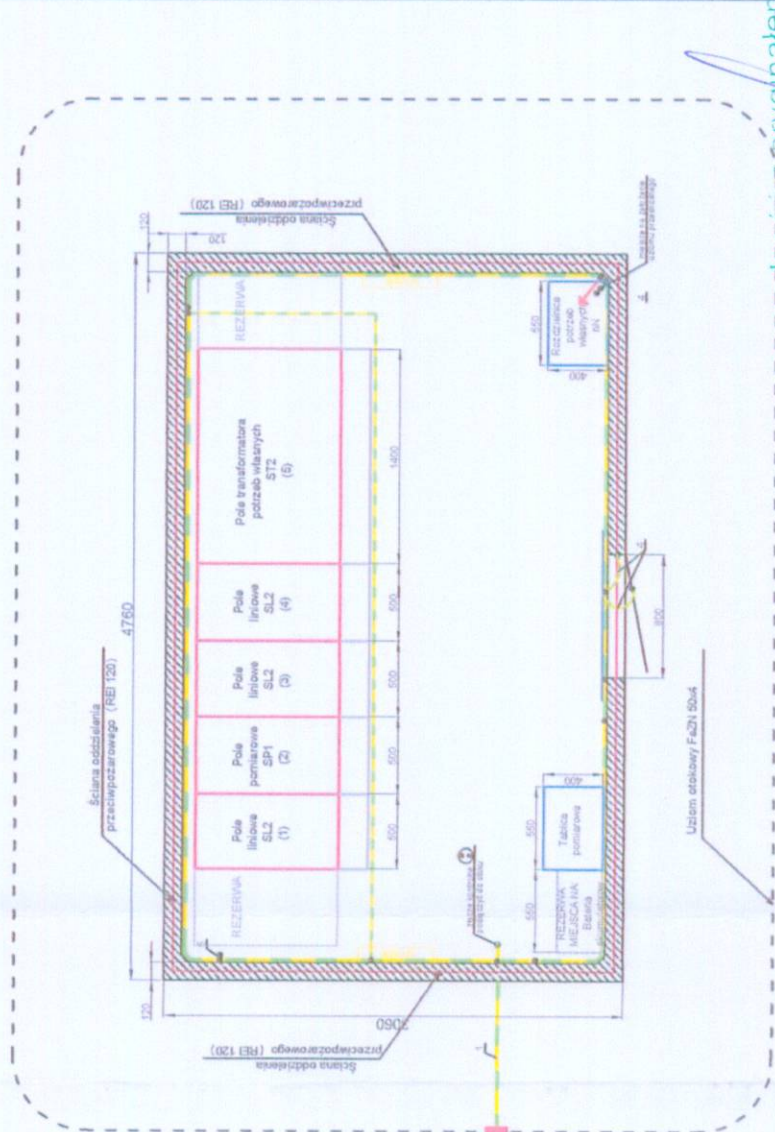

- 1) Główna szyna uziemiająca - bednarka Fe/Zn 40x5
2) Szyna uziemiająca - bednarka Fe/Zn 30x4
3) Szyna uziemiająca - bednarka Fe/Zn 40x5
4) Przewód uziemiający LgY 1x16mm²
5) Przewód uziemiający LgY 1x20mm²
6) Przewód uziemiający LgY 1x35mm²

MBZ
MBZ Andrzej Tomczak sp. z o.o.
ul. Młocińska 10, 08-300 Przasnysz
NIP 0892043132, Regon: 340272614
Tel./fax: 541 413 60 00

Za zgodności z wyznaczeniem
Piotr Tomczak

Uzbrojenie Przasnyskiej Strefy Gospodarczej
PSG Chorzele

INWESTOR:
Powiat Przasnyski
ul. Św. Stanisława 5
08-300 Przasnysz

KONSORCJUM
MBZ Andrzej Tomczak sp. z o.o.
ul. Młocińska 10, 08-300 Przasnysz
NIP 0892043132, Regon: 340272614
Tel./fax: 541 413 60 00

Zarząd Inwestycji Sp. z o.o.
ul. Młocińska 10, 08-300 Przasnysz
NIP 0892043132, Regon: 340272614
Tel./fax: 541 413 60 00

PROJEKTOWY
MBZ Andrzej Tomczak sp. z o.o.
ul. Młocińska 10, 08-300 Przasnysz
NIP 0892043132, Regon: 340272614
Tel./fax: 541 413 60 00

PROJEKTOWY
MBZ Andrzej Tomczak sp. z o.o.
ul. Młocińska 10, 08-300 Przasnysz
NIP 0892043132, Regon: 340272614
Tel./fax: 541 413 60 00

PROJEKTOWY
MBZ Andrzej Tomczak sp. z o.o.
ul. Młocińska 10, 08-300 Przasnysz
NIP 0892043132, Regon: 340272614
Tel./fax: 541 413 60 00

NUMER RYSU
19

DATA
01-09-2015

SKALA
1:50

NAZWA PUNKTU
Detal wykonania punktu zdawczo odbiorczego

TYTUŁ RYSUNKU
Elektryczna

PROJEKTOWY
MBZ Andrzej Tomczak sp. z o.o.
ul. Młocińska 10, 08-300 Przasnysz
NIP 0892043132, Regon: 340272614
Tel./fax: 541 413 60 00

PROJEKTOWY
MBZ Andrzej Tomczak sp. z o.o.
ul. Młocińska 10, 08-300 Przasnysz
NIP 0892043132, Regon: 340272614
Tel./fax: 541 413 60 00

PROJEKTOWY
MBZ Andrzej Tomczak sp. z o.o.
ul. Młocińska 10, 08-300 Przasnysz
NIP 0892043132, Regon: 340272614
Tel./fax: 541 413 60 00

PROJEKTOWY
MBZ Andrzej Tomczak sp. z o.o.
ul. Młocińska 10, 08-300 Przasnysz
NIP 0892043132, Regon: 340272614
Tel./fax: 541 413 60 00

PROJEKTOWY
MBZ Andrzej Tomczak sp. z o.o.
ul. Młocińska 10, 08-300 Przasnysz
NIP 0892043132, Regon: 340272614
Tel./fax: 541 413 60 00

PROJEKTOWY
MBZ Andrzej Tomczak sp. z o.o.
ul. Młocińska 10, 08-300 Przasnysz
NIP 0892043132, Regon: 340272614
Tel./fax: 541 413 60 00

PROJEKTOWY
MBZ Andrzej Tomczak sp. z o.o.
ul. Młocińska 10, 08-300 Przasnysz
NIP 0892043132, Regon: 340272614
Tel./fax: 541 413 60 00

PROJEKTOWY
MBZ Andrzej Tomczak sp. z o.o.
ul. Młocińska 10, 08-300 Przasnysz
NIP 0892043132, Regon: 340272614
Tel./fax: 541 413 60 00

PROJEKTOWY
MBZ Andrzej Tomczak sp. z o.o.
ul. Młocińska 10, 08-300 Przasnysz
NIP 0892043132, Regon: 340272614
Tel./fax: 541 413 60 00

PROJEKTOWY
MBZ Andrzej Tomczak sp. z o.o.
ul. Młocińska 10, 08-300 Przasnysz
NIP 0892043132, Regon: 340272614
Tel./fax: 541 413 60 00

PROJEKTOWY
MBZ Andrzej Tomczak sp. z o.o.
ul. Młocińska 10, 08-300 Przasnysz
NIP 0892043132, Regon: 340272614
Tel./fax: 541 413 60 00


PROJEKTOWY
MBZ Andrzej Tomczak sp. z o.o.
ul. Młocińska 10, 08-300 Przasnysz
NIP 0892043132, Regon: 340272614
Tel./fax: 541 413 60 00

PROJEKTOWY
MBZ Andrzej Tomczak sp. z o.o.
ul. Młocińska 10, 08-300 Przasnysz
NIP 0892043132, Regon: 340272614
Tel./fax: 541 413 60 00


PROJEKTOWY
MBZ Andrzej Tomczak sp. z o.o.
ul. Młocińska 10, 08-300 Przasnysz
NIP 0892043132, Regon: 340272614
Tel./fax: 541 413 60 00

PROJEKTOWY
MBZ Andrzej Tomczak sp. z o.o.
ul. Młocińska 10, 08-300 Przasnysz
NIP 0892043132, Regon: 340272614
Tel./fax: 541 413 60 00


Rozmieszczenie otworów technologicznych w podłodze stacji

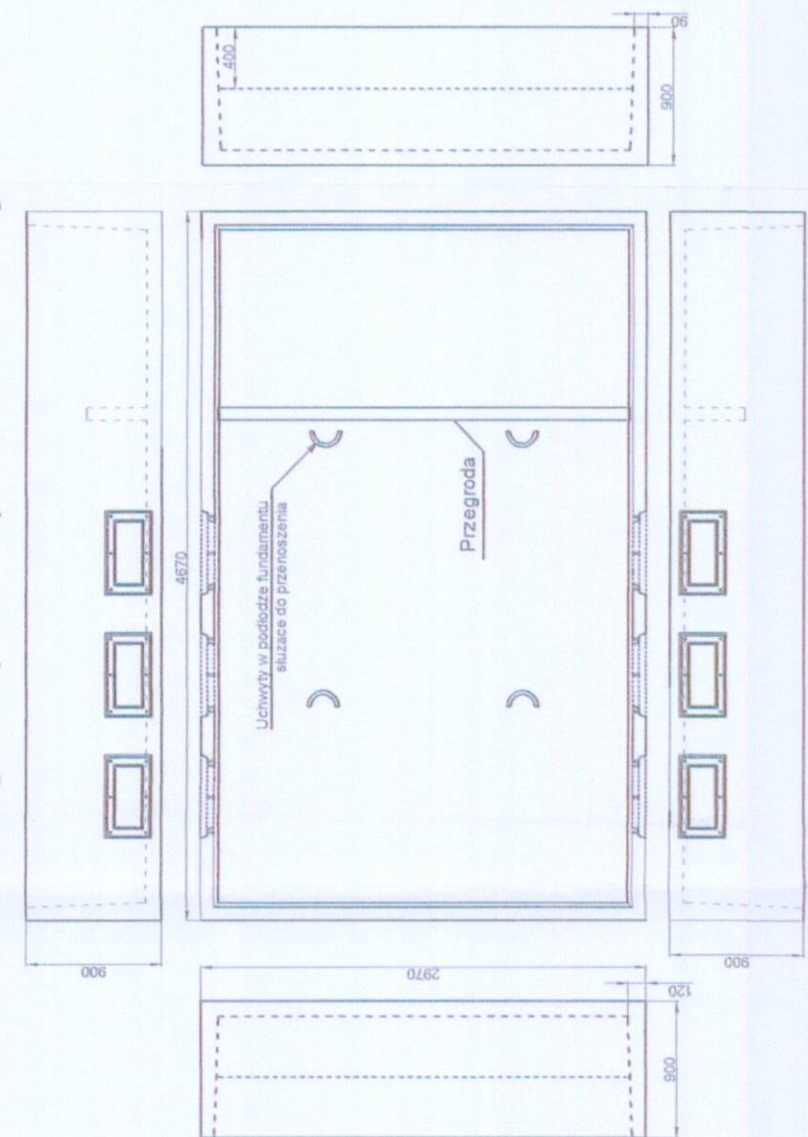


Rodzaje i sposób montażu przepustów SN i nN

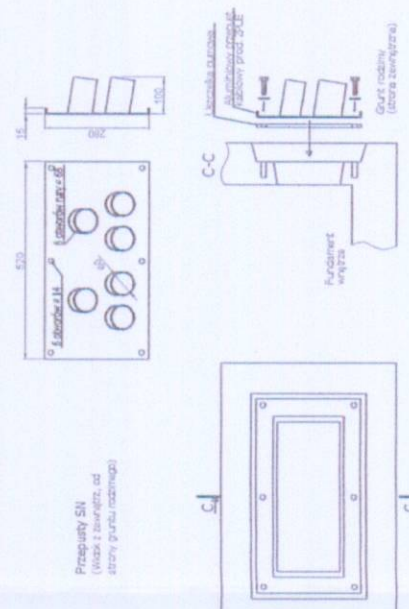

Schemat rozdzielni SN

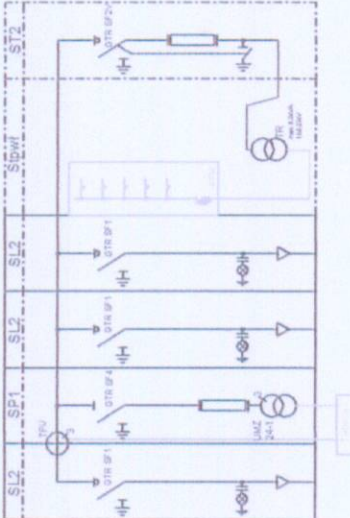

Widok z góry

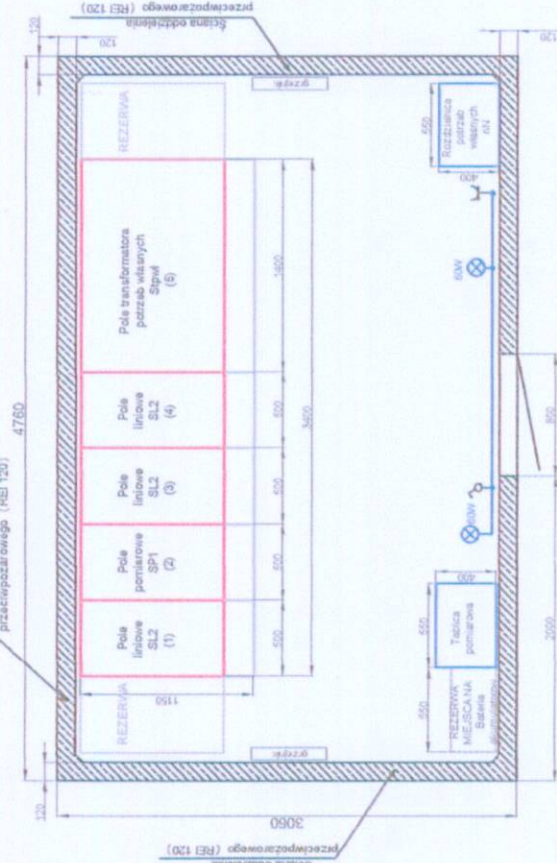

Elewacja rozdzielni SN

