

LEGENDA

	zakres inwestycji
	proj. krawędź jezdni / krawężnik
	proj. krawędź chodnika / ścieżki rowerowej
	proj. krawędź jezdni
	proj. krawężnik zanizony
	projektowany rów
	proj. kabel oświetleniowy wraz z latarniami
	proj. kabel do zasilania pompowni
	proj. kabel 15KV
	rury osłonowe na projektowanych kablach
	proj. kanalizacja deszczowa
	proj. kanalizacja sanitarna
	proj. sieć teletechniczna
	proj. sieć wodociągowa
	proj. sieć ostonowa
	proj. sieć gazowa
	proj. wpusty

ZAKRES OBJĘTY ODDZIELNYM OPERACJANIAM

STAROSTA PRZASNYSKI
Niniejsza dokumentacja była przedmiotem narady koordynacyjnej używowania projektowanych sieci uzbrojenia terenu w zakresie: sieci kanalizacyjnej, elektrycznej, wodociągowej, teletechnicznej, sieci gazowej, telekomunikacyjnej.
G.6630

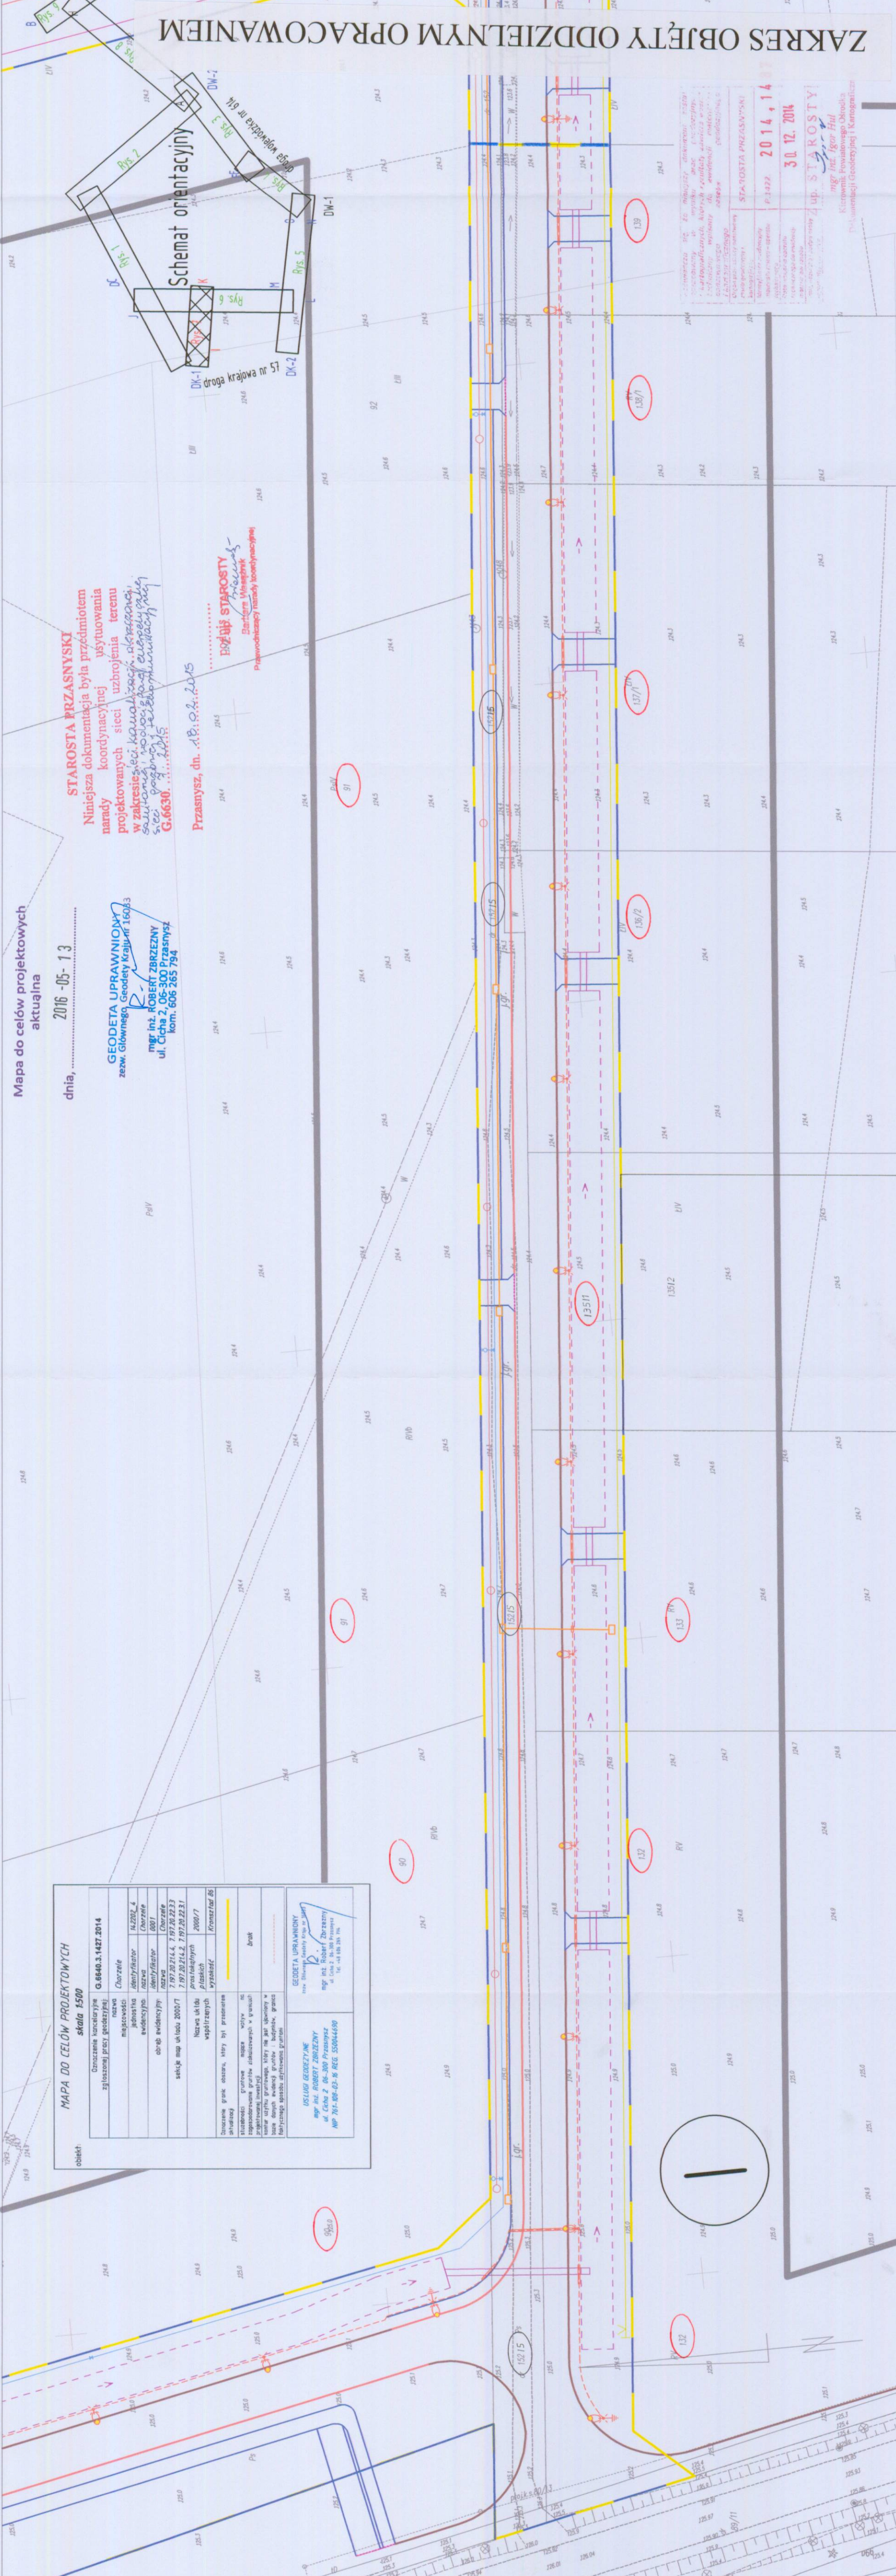
Przasnysz, dn. 18.04.2016
PODPIS STAROSTY
Bartłomiej Wiśniowski
Przewodniczący Powiatowego Zarządu

MAPA DO CELÓW PROJEKTOWYCH
skala 1:500

Opis:	Opis:
Określenie konkursowe	0.6640.3.1427.2014
Złotostawski prasy gazarskiej	Oczyszczenie
nazwa	nazwa
skala	1:500
data	08.01.2015
autor	Geodeta Uprawniony
tytuł	Geodeta Uprawniony
data	19.02.2014, 19.02.2013
opis	2.02.2014, 19.02.2013
skala	mapy ulicowej 2007/7
data	2007/7
tytuł	Konwentualny
data	
autor	Geodeta Uprawniony
tytuł	Geodeta Uprawniony
data	08.01.2015
autor	Geodeta Uprawniony
tytuł	Geodeta Uprawniony
data	08.01.2015
autor	Geodeta Uprawniony
tytuł	Geodeta Uprawniony
data	08.01.2015
autor	Geodeta Uprawniony
tytuł	Geodeta Uprawniony
data	08.01.2015

STAROSTA PRZASNYSKI
Niniejsza dokumentacja była przedmiotem narady koordynacyjnej używowania projektowanych sieci uzbrojenia terenu w zakresie: sieci kanalizacyjnej, elektrycznej, wodociągowej, teletechnicznej, sieci gazowej, telekomunikacyjnej.
G.6630

INWESTOR		Urządzenie Przasnyskiej Sieci Gazowej	
FUNDUSZ		Etap 2C	
KONSORCIUM		Powiat Przasnyski ul. Św. St. Koski 5 06-300 Przasnysz	
FUNDUSZ		Zarząd Inwestycji Sp. z o.o. ul.	
FUNDUSZ		ZSIG ul.	
FUNDUSZ		ZSIG ul.	
Trzecią przystawką może być identyczna z trzecią rzepi do celów projektowych przyjęte przez Powiatowy Urząd Gospodarki w Przasnyszu w dniu 30.12.2014 r. pod nr P.14.2014.14.57

STAROSTA PRZASNYSKI
2014, 14
30.12.2014

STAROSTA PRZASNYSKI
mgr inż. Robert Zbrzezny
Kierownik Powiatowego Urzędu
Gospodarki w Przasnyszu