


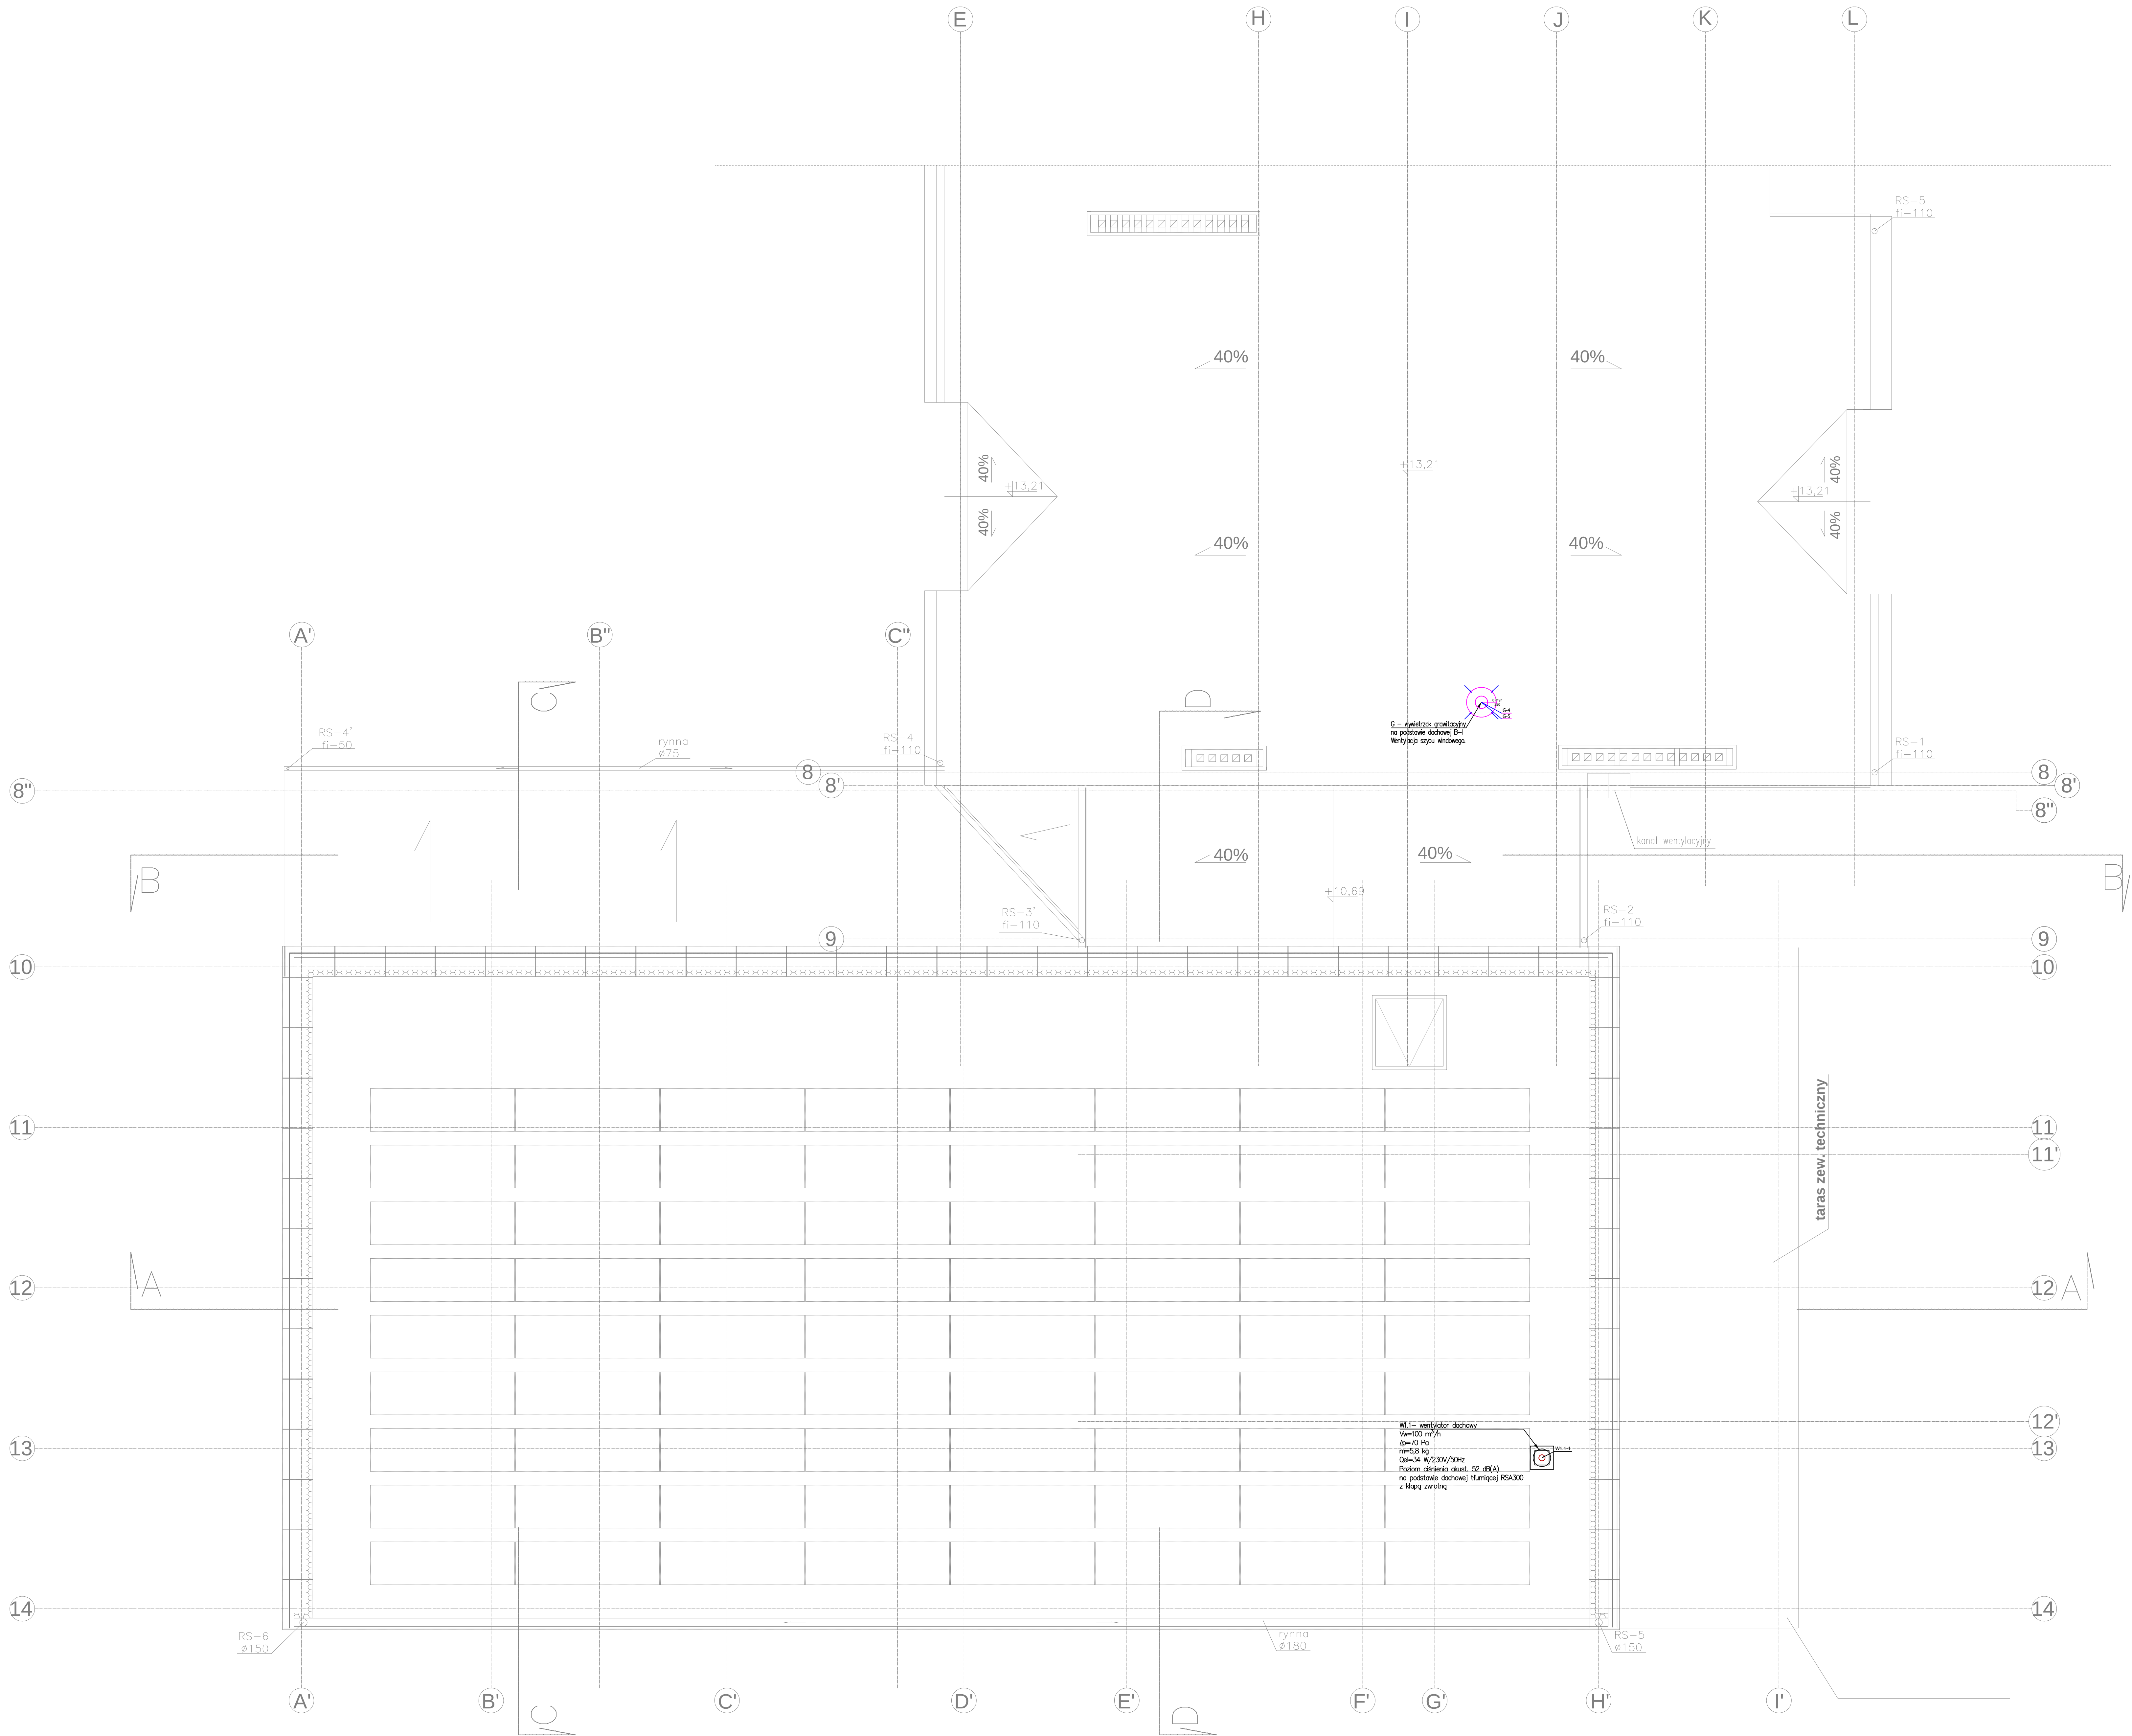

- LEGENDA:
- Przewody wentylacji nawiewnej
 - Przewody wentylacji wylawnej
 - Przewody wentylacji wylawnej
 - Nawiewnik sufitowy
 - Wylawnik sufitowy
 - Nawiewnik sufitowy ze skrzyżką rozprężną
 - Wylawnik sufitowy ze skrzyżką rozprężną
 - Kratka wentylacyjna prostokątna - nawiewna/wylawna
 - Nazwa pomieszczenia Vn - ilość powietrza nawiewanego Vw - ilość powietrza wylawanego
 - Drzwiowa kratka transferowa
 - Turnik
 - Kłapa p. poz.
 - Rzędna osi kanału
 - Przepustnica okrągła/prostokątna

INWESTOR: POWIAT PRZASZYŃSKI ul. Św. Stanisława Kości 5 06-300 PRZASZYSZ		Jednostka projektowa: PROFIL STUDIO ARCHYTEKTONICZNE REALIZACJA INWESTYCJI	
Temat projektu: „PROJEKT DACHU I ROZWIĄZANIA (ANULACJA) BUDYNKU SZKOŁY PRACOWNI ZAKŁADU PRZEMISŁOWY I WYCIĄGNIKI W PRZASZYSZU” - PROJEKT POD NADZOR. WZMOCNIENIE POTENCJAŁU KULTURALNOGO POWIATU PRZASZYŃSKIEGO PRZEZ ROZWIĄZANIE BUDYNKU SZKOŁY PRACOWNI ZAKŁADU PRZEMISŁOWY I WYCIĄGNIKI W PRZASZYSZU		Pracownik: mgr inż. Mirosław Wysocki mgr inż. Sławomir Fijałkowski mgr inż. Sławomir Fijałkowski	
Nazwa projektu: RZUT DACHU - INSTALACJA WENTYLACJI I KLIMATYZACJI		nr tytułu: PW	05.2016
Skala: 1:50		Rev: 0	