


PRZEKRÓJ C-C

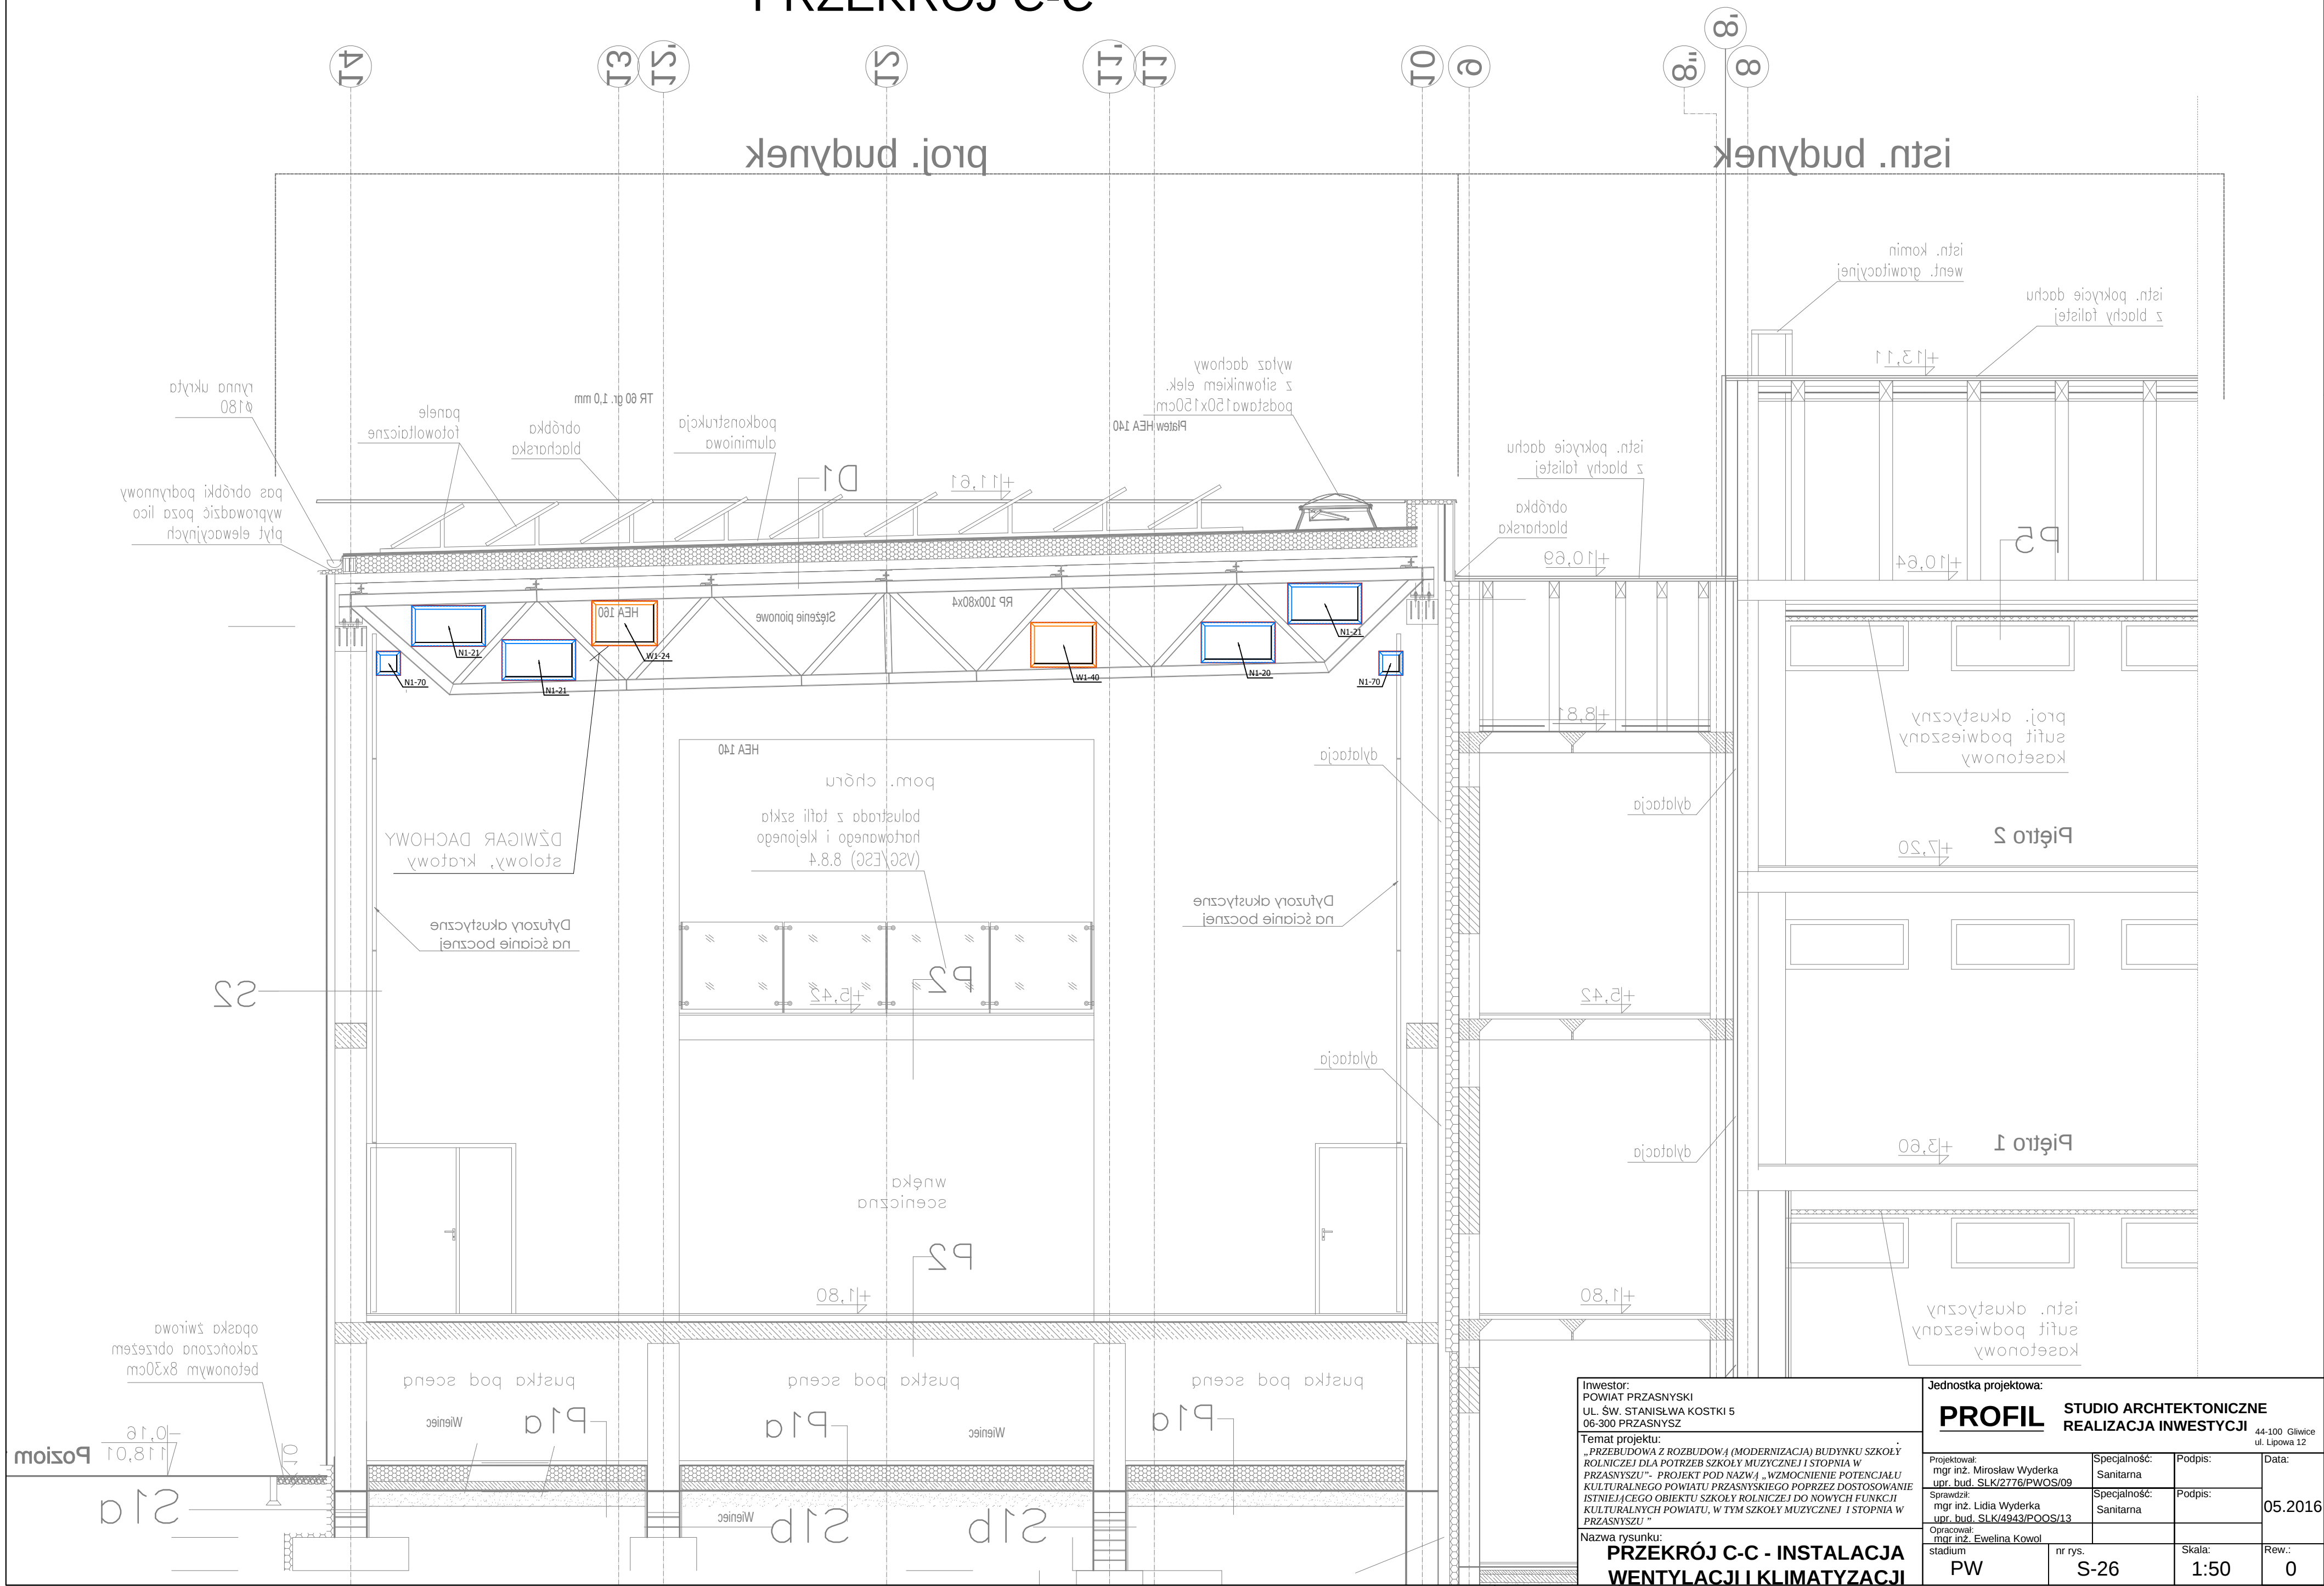

Inwestor: POWIAT PRZASNYSKI UL. ŚW. STANISŁWA KOSTKI 5 06-300 PRZASNYSZ		Jednostka projektowa: PROFIL STUDIO ARCHTEKTONICZNE REALIZACJA INWESTYCJI 44-100 Gliwice ul. Lipowa 12			
Temat projektu: „PRZEBUDOWA Z ROZBUDOWĄ (MODERNIZACJĄ) BUDYNKU SZKOŁY ROLNICZEJ DLA POTRZEB SZKOŁY MUZYCZNEJ I STOPNIA W PRZASNYSZU”- PROJEKT POD NAZWĄ „WZMOCNIENIE POTENCJAŁU KULTURALNEGO POWIATU PRZASNYSKIEGO POPRZECZ DOSTOSOWANIE ISTNIEJĄCEGO OBIEKTU SZKOŁY ROLNICZEJ DO NOWYCH FUNKCJI KULTURALNYCH POWIATU, W TYM SZKOŁY MUZYCZNEJ I STOPNIA W PRZASNYSZU”		Projektował: mgr inż. Mirosław Wyderka upr. bud. SLK/2776/PWOS/09	Specjalność: Sanitarna	Podpis:	05.2016
Nazwa rysunku: PRZEKRÓJ C-C - INSTALACJA WENTYLACJI I KLIMATYZACJI		Sprawił: mgr inż. Lidia Wyderka upr. bud. SLK/4943/POOS/13	Specjalność: Sanitarna	Podpis:	
Opracował: mgr inż. Ewelina Kowol		nr rys. S-26	Skala: 1:50	Rew.: 0	
stadium PW					