


PRZEKRÓJ D-D

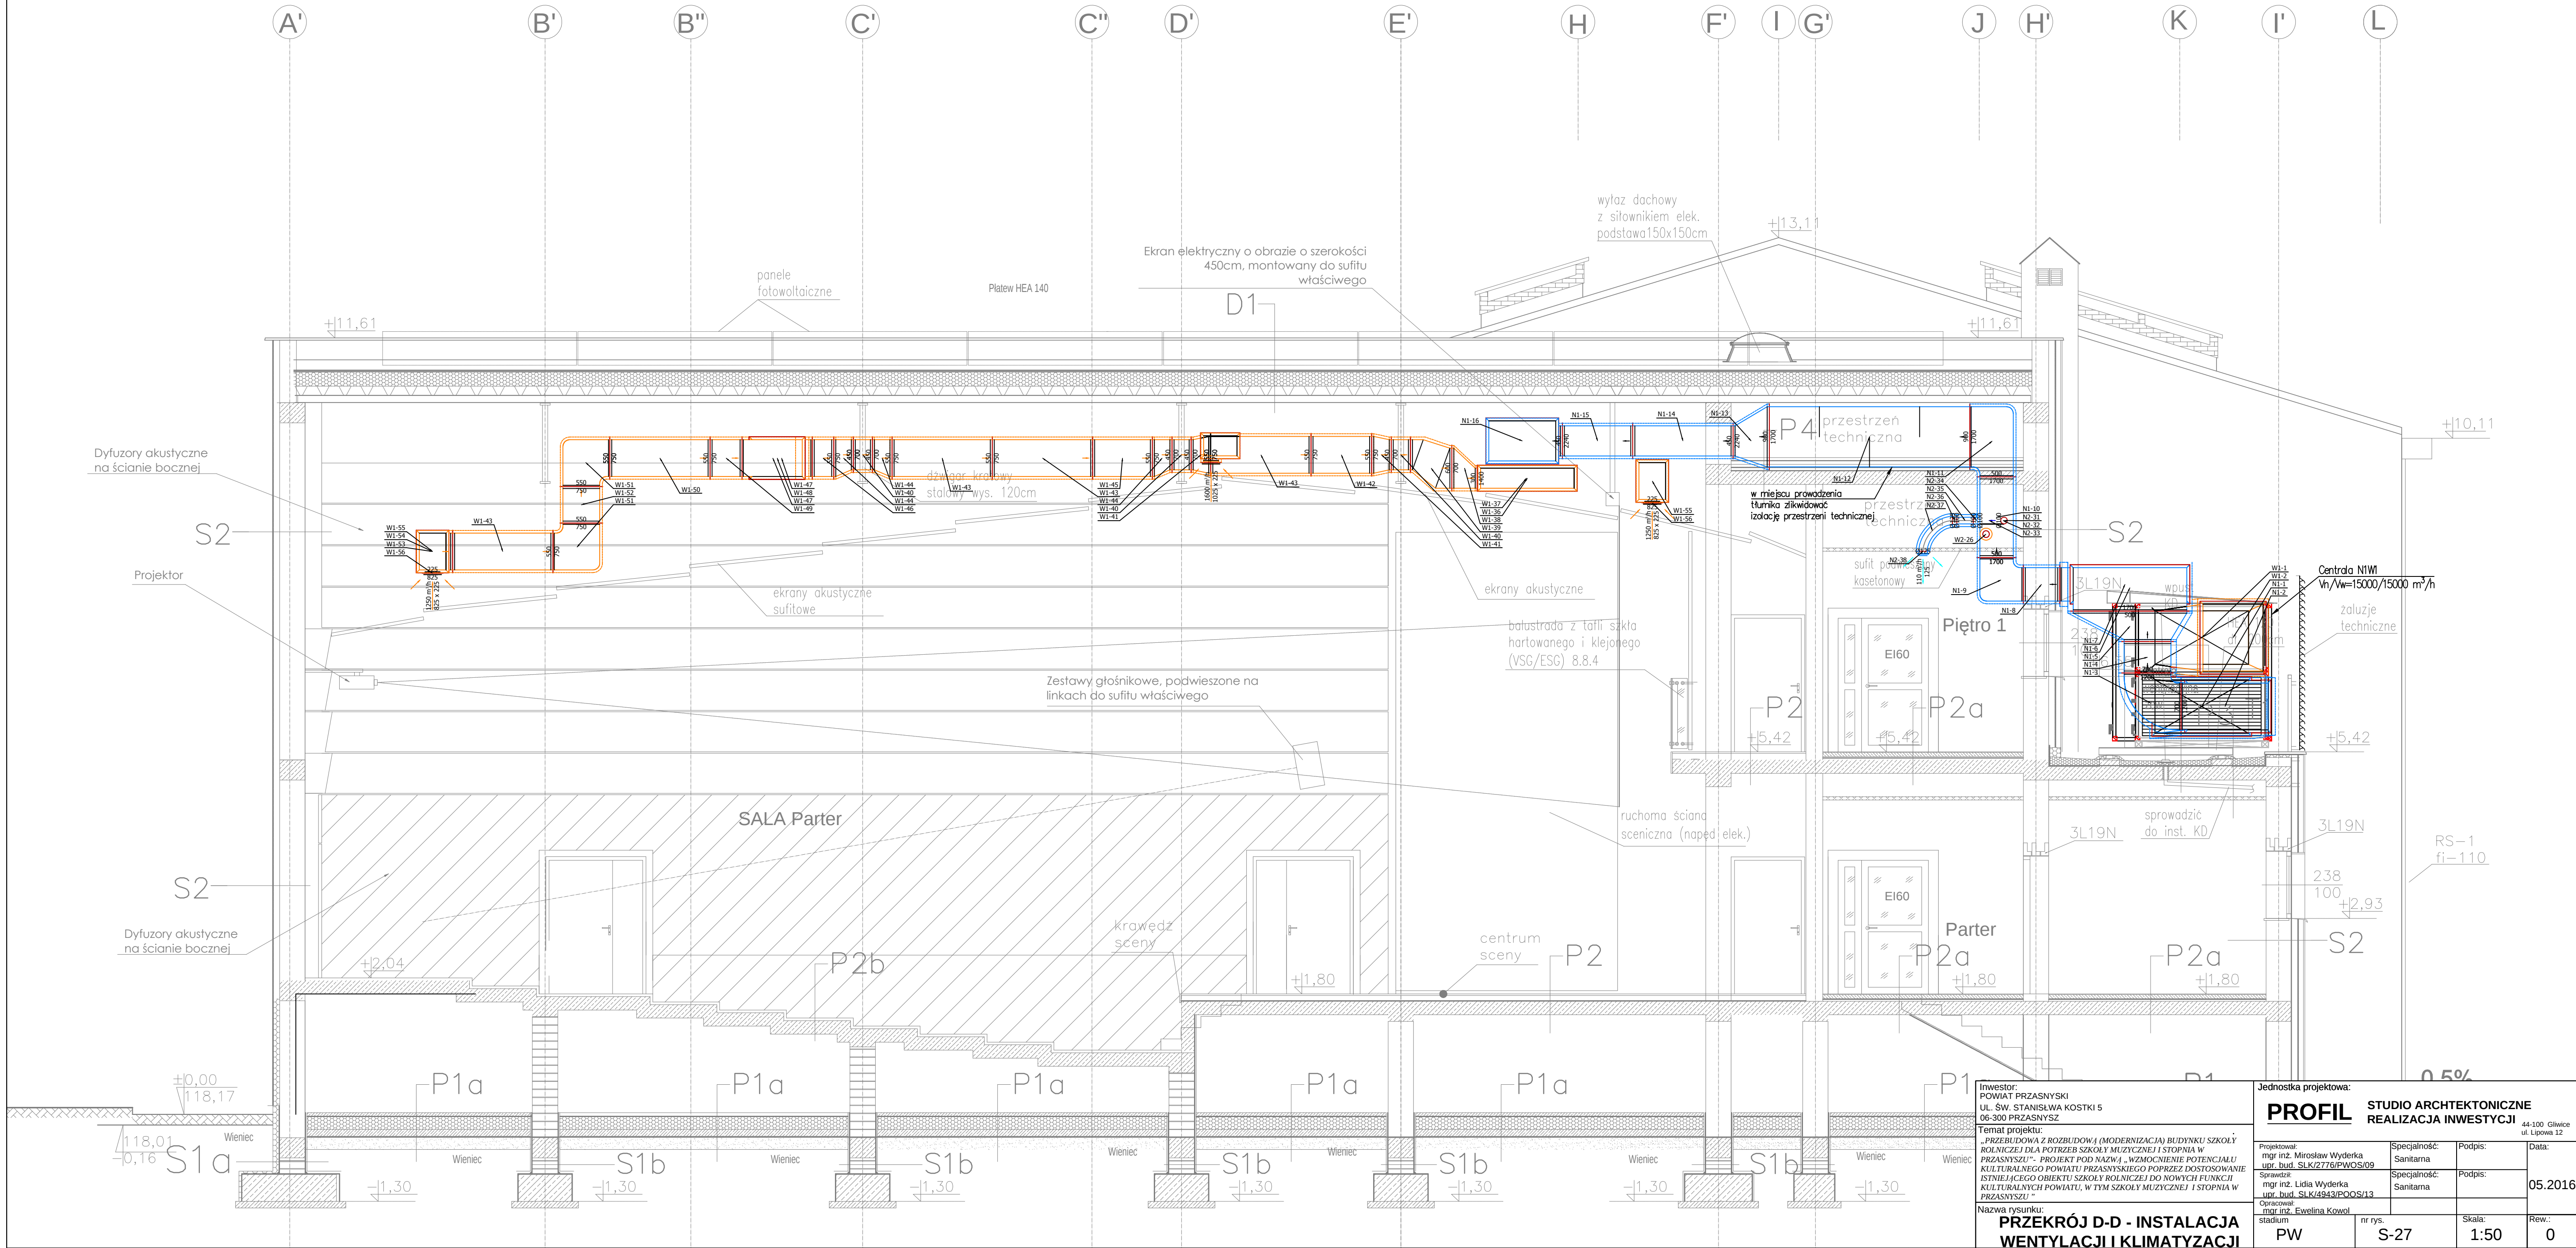

Inwestor: POWIAT PRZASNYSKI UL. ŚW. STANISŁWA KOSTKI 5 06-300 PRZASNYSZ	
Temat projektu: „PRZEBUDOWA Z ROZBUDOWĄ (MODERNIZACJA) BUDYNKU SZKOŁY ROLNICZEJ DLA POTRZEB SZKOŁY MUZYCZNEJ I STOPNIA W PRZASZYSZU” - PROJEKT POD NAZWĄ: WZMOCNIENIE POTENCJAŁU KULTURALNEGO POWIATU PRZASZYSKIEGO POPRZECZ DOSTOSOWANIE ISTNIEJĄCEGO OBIEKTU SZKOŁY ROLNICZEJ DO NOWYCH FUNKCJI KULTURALNYCH POWIATU, W TYM SZKOŁY MUZYCZNEJ I STOPNIA W PRZASZYSZU”	
Nazwa rysunku: PRZEKRÓJ D-D - INSTALACJA WENTYLACJI I KLIMATYZACJI	

Jednostka projektowa: PROFIL STUDIO ARCHYTEKTONICZNE REALIZACJA INWESTYCJI 44-100 Gliwice ul. Lipowa 12			
Projektował: mgr inż. Mirosław Wyderka upr. bud. SLK/2776/PWOS/09	Specjalność: Sanitarna	Podpis:	Data:
Sprawił: mgr inż. Lidia Wyderka upr. bud. SLK/4943/POOS/13	Specjalność: Sanitarna	Podpis:	05.2016
Opracował: mgr inż. Ewelina Kowol	nr rys.: S-27	Skala: 1:50	Rew.: 0
Nazwa rysunku: PW			