


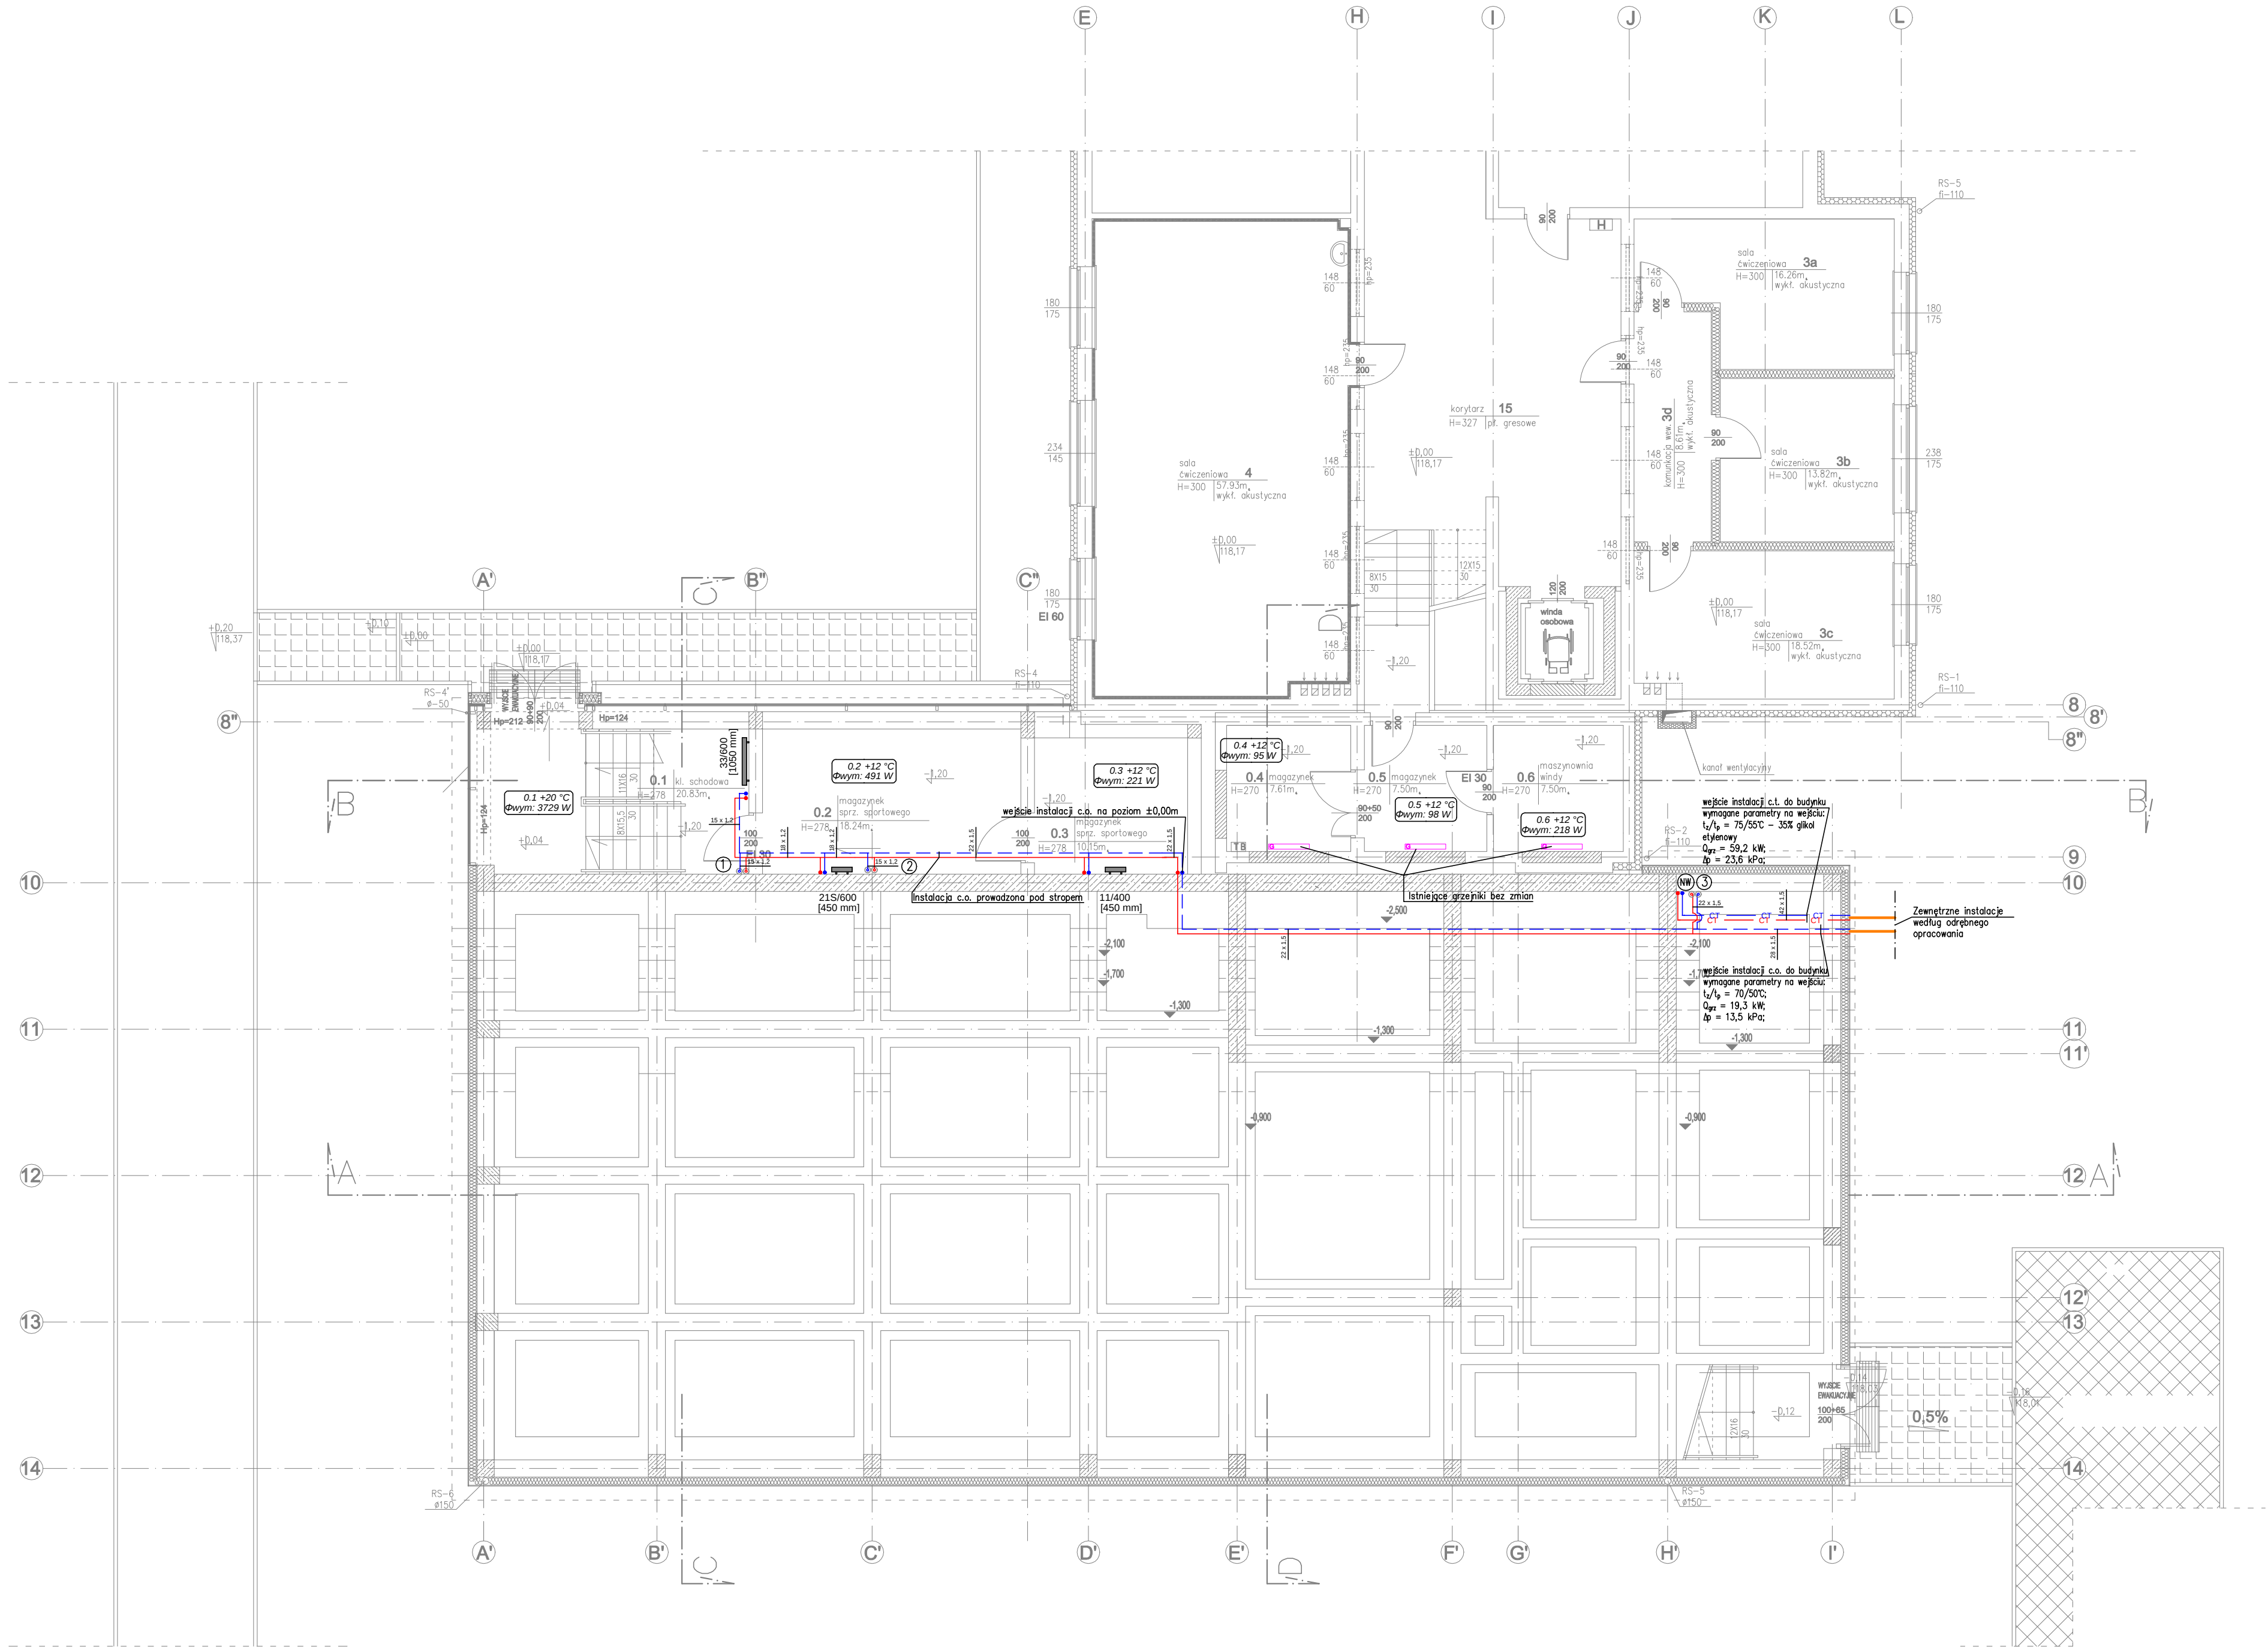

Zestawienie powierzchni użytkowej parteru				
l.p.	pomieszczenie	wykończenie posadzki	wys. pomieszczenia	m2
0.1	kl. Schodowa	granit	2,70	20,83
0.2	mag. sprzętu sportowego	gres	2,70	18,24
0.3	mag. sprzętu sportowego	gres	2,70	10,15
0.4	magazyn	gres	2,70	7,61
0.5	magazyn	gres	2,70	7,50
0.6	maszynownia windy	gres	2,70	7,50
Razem				71,83

- Legenda:
- 0.1 +20 °C
Φwym: 3729 W
- grzejnik płytowy boczno-zasilany
- przewody instalacji c.o. (Z+P) – prowadzone w suficie podwieszanym
- przewody instalacji c.o. (Z+P) – prowadzone przy posadzce
- przewody instalacji c.t. (Z+P) – prowadzone w suficie podwieszanym
- nr planu
- podcięcie/zębie instalacji c.o. do grzejnika oraz pionu instalacji c.t.
- istniejąca instalacja grzejnikowa – bez zmian

UWAGI:

1. Przewody instalacji c.o. zaprojektowano z rur stalowych łączonych poprzez zaciskanie.

2. Przewody instalacji c.t. zaprojektowano z rur stalowych łączonych poprzez zaciskanie.

3. Podłączenie grzejników – 15 x 1,2 mm.

4. Wszystkie roboty należy wykonać zgodnie z Polskimi Normami, Warunkami Technicznymi Wykonania i Odbioru Robót oraz zgodnie ze sztuką budowlaną.

5. Rysunki rozpatrywać łącznie z informacjami zawartymi w części opisowej oraz z dokumentacją branżową (instalacje, elektryka itd). Sposób posadowienia urządzeń wg. projektu konstrukcyjnego.

6. Uwagi i opisy zamieszczone w części rys. projektu stanowią integralną część niniejszego opracowania.

7. Użyte w dokumentacji projektowej i specyfikacjach technicznych nazwy firm, wyrobów budowlanych czy technologii należy traktować w myśl art. 29 ust. 3 ustawy "Prawo zamówień publicznych" jako informację nt. oczekiwanego standardu poziomu jakości, a nie ściśle jako wybór konieczny do użycia. Możliwe jest zastosowanie innych równoważnych wyrobów budowlanych i technologii, których zastosowanie gwarantuje spełnienie warunków podstawowych [art. 5 ust. 1 Prawo Budowlane, ustawa o wyrobach budowlanych] oraz pozwoli na zachowanie standardu i poziomu jakości równoważnego, lub nie gorszego od określonego w projekcie i specyfikacjach. Ewentualne rozwiązania zamienne uzgodnić pisemnie z Inwestorem i projektantem.

8. Wszystkie wymiary, otwory i rzędy należy sprawdzić na budowie, a wszelkie odstępstwa należy korygować przy udziale projektanta i użytkownika, prace montażowe wykonywać zgodnie z obowiązującymi przepisami BHP, zarządzeniami oraz normami PN.

9. Wszelkie przejścia przez przegrody wydzielenia pożarowego w klasie odpowiadającej odporności ogniowej danej przegrody (również w ewentualnych przegrodach p.p.oż. nie oznaczonych na podkładach architektonicznych).

10. Wszelkie wątpliwości i niejasności należy wyjaśnić z projektantem.

Obowiązuje wersja pisemna.

Inwestor: POWIAT PRZASNYSKI UL. ŚW. STANISŁWA KOSTKI 5 06-300 PRZASNYSZ		Jednostka projektowa: PROFIL STUDIO ARCHTEKTONICZNE REALIZACJA INWESTYCJI			
Temat projektu: „PRZEBUDOWA Z ROZBUDOWĄ (MODERNIZACJA) BUDYNKU SZKOŁY ROLNICZEJ DLA POTRZEB SZKOŁY MUZYCZNEJ I STOPNIA W PRZASNYSZU”- PROJEKT POD NAZwą „WZMOCNIENIE POTENCJAŁU KULTURALNEGO POWIATU PRZASNYSKIEGO POPRZEDZ DOSTOSOWANIE ISTNIEJĄCEGO OBIEKTU SZKOŁY ROLNICZEJ DO NOWYCH FUNKCJI KULTURALNYCH POWIATU, W TYM SZKOŁY MUZYCZNEJ I STOPNIA W PRZASNYSZU”		Projektował: mgr inż. Mirosław Wyderka upr. bud. SLK/2776/PWOS/09	Specjalność: Sanitarna	Podpis:	Data: 05.2016
Sprawdził: mgr inż. Lidia Wyderka upr. bud. SLK/4943/POOS/13		Opracował: mgr inż. Izabela Sadowska	Specjalność: Sanitarna	Podpis:	
Nazwa rysunku: RZUT PARTERU - Instalacja c.o. i c.t.		ni rys. PW	S-28	Skala: 1:100	Rew.: 0