


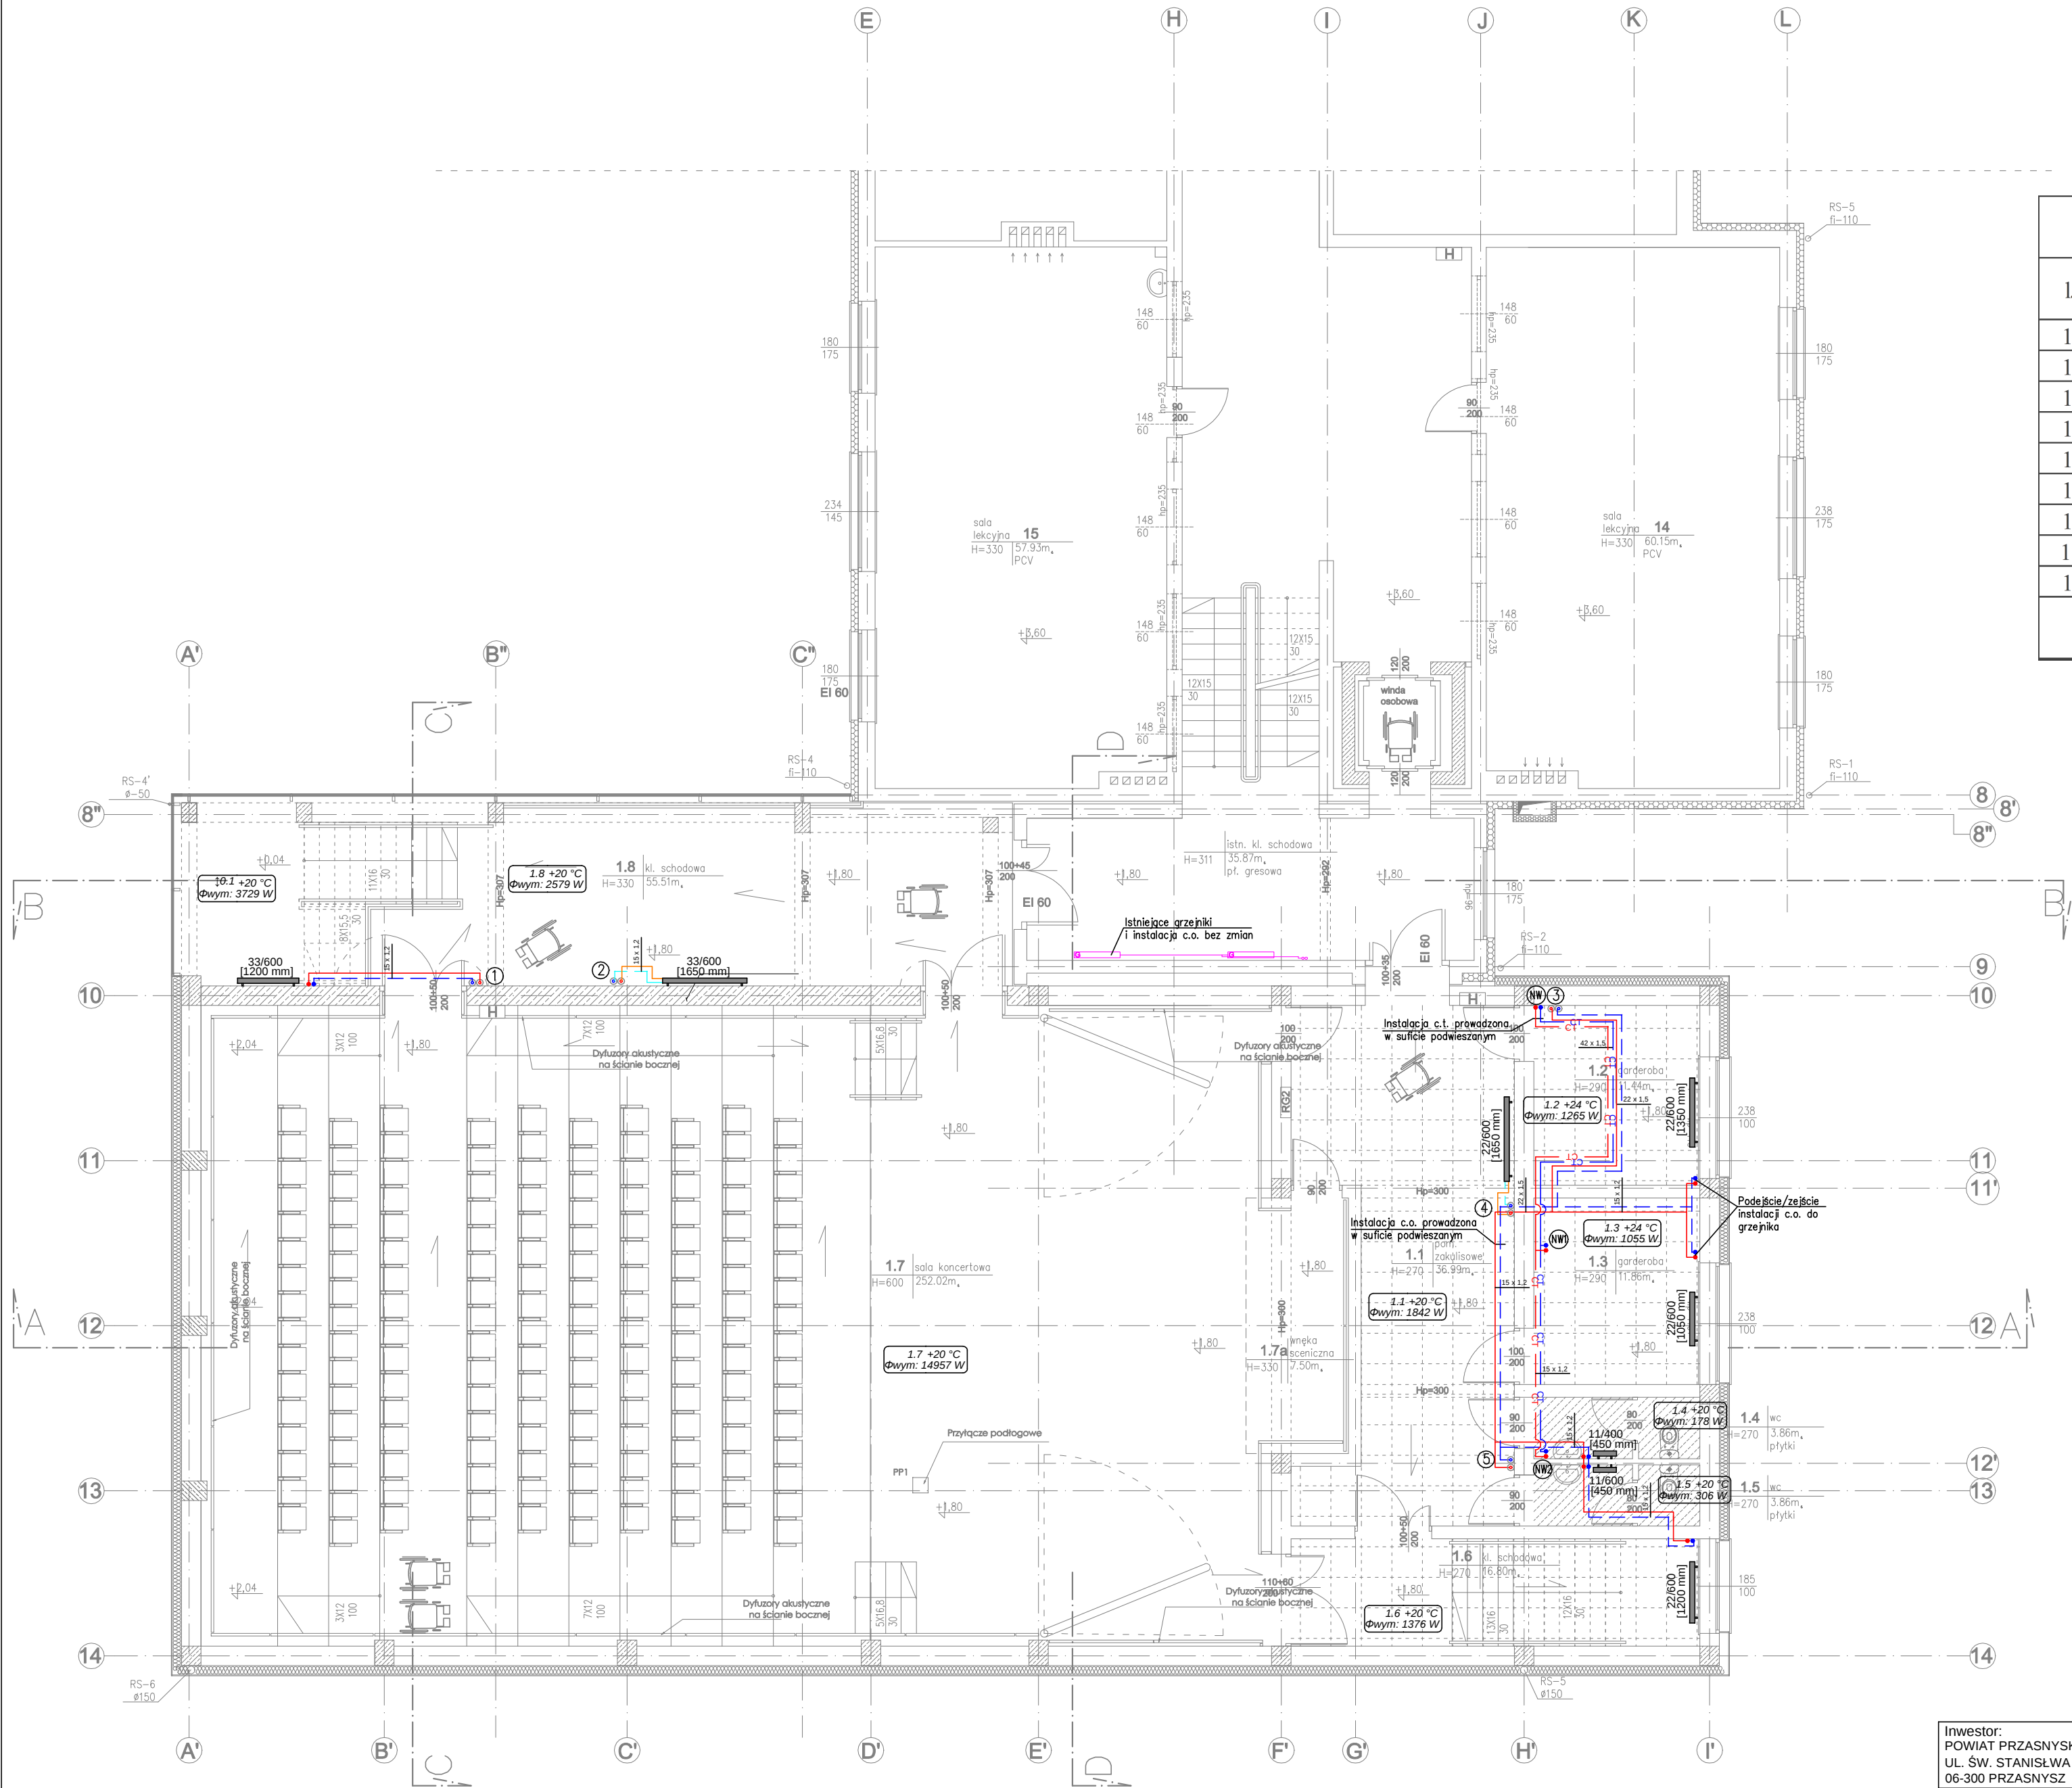

Zestawienie powierzchni użytkowej 1 piętra				
l.p.	pomieszczenie	wykończenie posadzki	wys. pomieszczenia	m2
1.1.	pom. zakulisowe	wykl. Kauczukowa	2,70	36,99
1.2.	garderoba	wykl. Kauczukowa	2,90	11,44
1.3.	garderoba	wykl. Kauczukowa	2,90	11,86
1.4.	wc	gres	2,70	3,86
1.5.	wc	gres	2,70	3,86
1.6.	kl. Schodowa	gres	2,70	16,80
1.7.	sala koncertowa	parkiet	6,00	252,02
1.7a	wnęka sceniczna	parkiet	3,30	7,50
1.8.	kl. schodowa	granit	3,30	55,51
Razem				399,84

- Legenda:
- 0.1 +20 °C
Φwym: 3729 W
- 33/600
[1200 mm]
- grzejnik płytowy boczno-zasilany
- przewody instalacji c.o. (Z+P) – prowadzone w suficie podwieszanym
- przewody instalacji c.o. (Z+P) – prowadzone przy posadzce
- przewody instalacji c.t. (Z+P) – prowadzone w suficie podwieszanym
- nr pionu
- podejście/zejście instalacji c.o. do grzejnika oraz pionu instalacji c.t.
- istniejąca instalacja grzejnikowa – bez zmian

- UWAGI:
- Przewody instalacji c.o. zaprojektowano z rur stalowych łączonych poprzez zaciskanie.
 - Przewody instalacji c.t. zaprojektowano z rur stalowych łączonych poprzez zaciskanie.
 - Podłączenie grzejników – 15 x 1,2 mm.
 - Wszystkie roboty należy wykonać zgodnie z Polskimi Normami, Warunkami Technicznymi Wykonania i Odbioru Robót oraz zgodnie ze sztuką budowlaną.
 - Rysunki rozpatrywać łącznie z informacjami zawartymi w części opisowej oraz z dokumentacją branżową (instalacje, elektryka itd). Sposób posadowienia urządzeń wg. projektu konstrukcyjnego.
 - Uwagi i opisy zamieszczone w części rys. projektu stanowią integralną część niniejszego opracowania.
 - Użyte w dokumentacji projektowej i specyfikacjach technicznych nazwy firm, wyrobów budowlanych czy technologii należy traktować w myśl art. 29 ust. 3 ustawy "Prawo zamówień publicznych" jako informację nt. oczekiwanego standardu poziomu jakości, a nie ściśle jako wyrób konieczny do użycia. Możliwe jest zastosowanie innych równoważnych wyrobów budowlanych i technologii, których zastosowanie zagwarantuje spełnienie warunków podstawowych (art 5 ust Prawo Budowlane, ustawa o wyrobach budowlanych) oraz pozwoi na zachowanie standardu i poziomu jakości równoważnego, lub nie gorszego od określonego w projekcie i specyfikacjach. Ewentualne rozwiązania zamienne uzgodnić pisemnie z Inwestorem i projektantem.
 - Wszystkie wymiary, otwory i rzędnice należy sprawdzić na budowie, a wszelkie odstępstwa należy korygować przy udziale projektanta i użytkownika, prace montażowe wykonywać zgodnie z obowiązującymi przepisami BHP, rozporządzeniami oraz normami PN.
 - Wszystkie przejścia przez przegrody wydzielenia pożarowego w klasie odpowiadającej odporności ogniowej danej przegrody (również w ewentualnych przegrodach p.poz. nie oznaczonych na podkładach architektonicznych).
 - Wszelkie wątpliwości i niejasności należy wyjaśnić z projektantem.
- Obowiązuje wersja pisemna.

Inwestor: POWIAT PRZASNYSKI UL. ŚW. STANISŁWA KOSTKI 5 06-300 PRZASNYSZ		Jednostka projektowa:			
Temat projektu: „PRZEBUDOWA Z ROZBUDOWĄ (MODERNIZACJA) BUDYNKU SZKOŁY ROLNICZEJ DLA POTRZEB SZKOŁY MUZYCZNEJ I STOPNIA W PRZASNYSZU”- PROJEKT POD NAZWĄ „WZMOCNIENIE POTENCJAŁU KULTURALNEGO POWIATU PRZASNYSKIEGO POPRZECZ DOSTOSOWANIE ISTNIEJĄCEGO OBIEKTU SZKOŁY ROLNICZEJ DO NOWYCH FUNKCJI KULTURALNYCH POWIATU, W TYM SZKOŁY MUZYCZNEJ I STOPNIA W PRZASNYSZU”		PROFIL STUDIO ARCHTEKTONICZNE REALIZACJA INWESTYCJI		44-100 Gliwice ul. Lipowa 12	
Projektował: mgr inż. Mirosław Wyderka upr. bud. SLK/2776/PWOS/09		Specjalność: Sanitarna	Podpis:	Data: 05.2016	
Sprawdził: mgr inż. Lidia Wyderka upr. bud. SLK/4943/POOS/13		Specjalność: Sanitarna	Podpis:		
Nazwa rysunku: RZUT PIĘTRA 1 - Instalacja c.o. i c.t.		Opracował: mgr inż. Izabela Sadowska stadium	nr rys. S-29	Skala: 1:100	Rew.: 0