


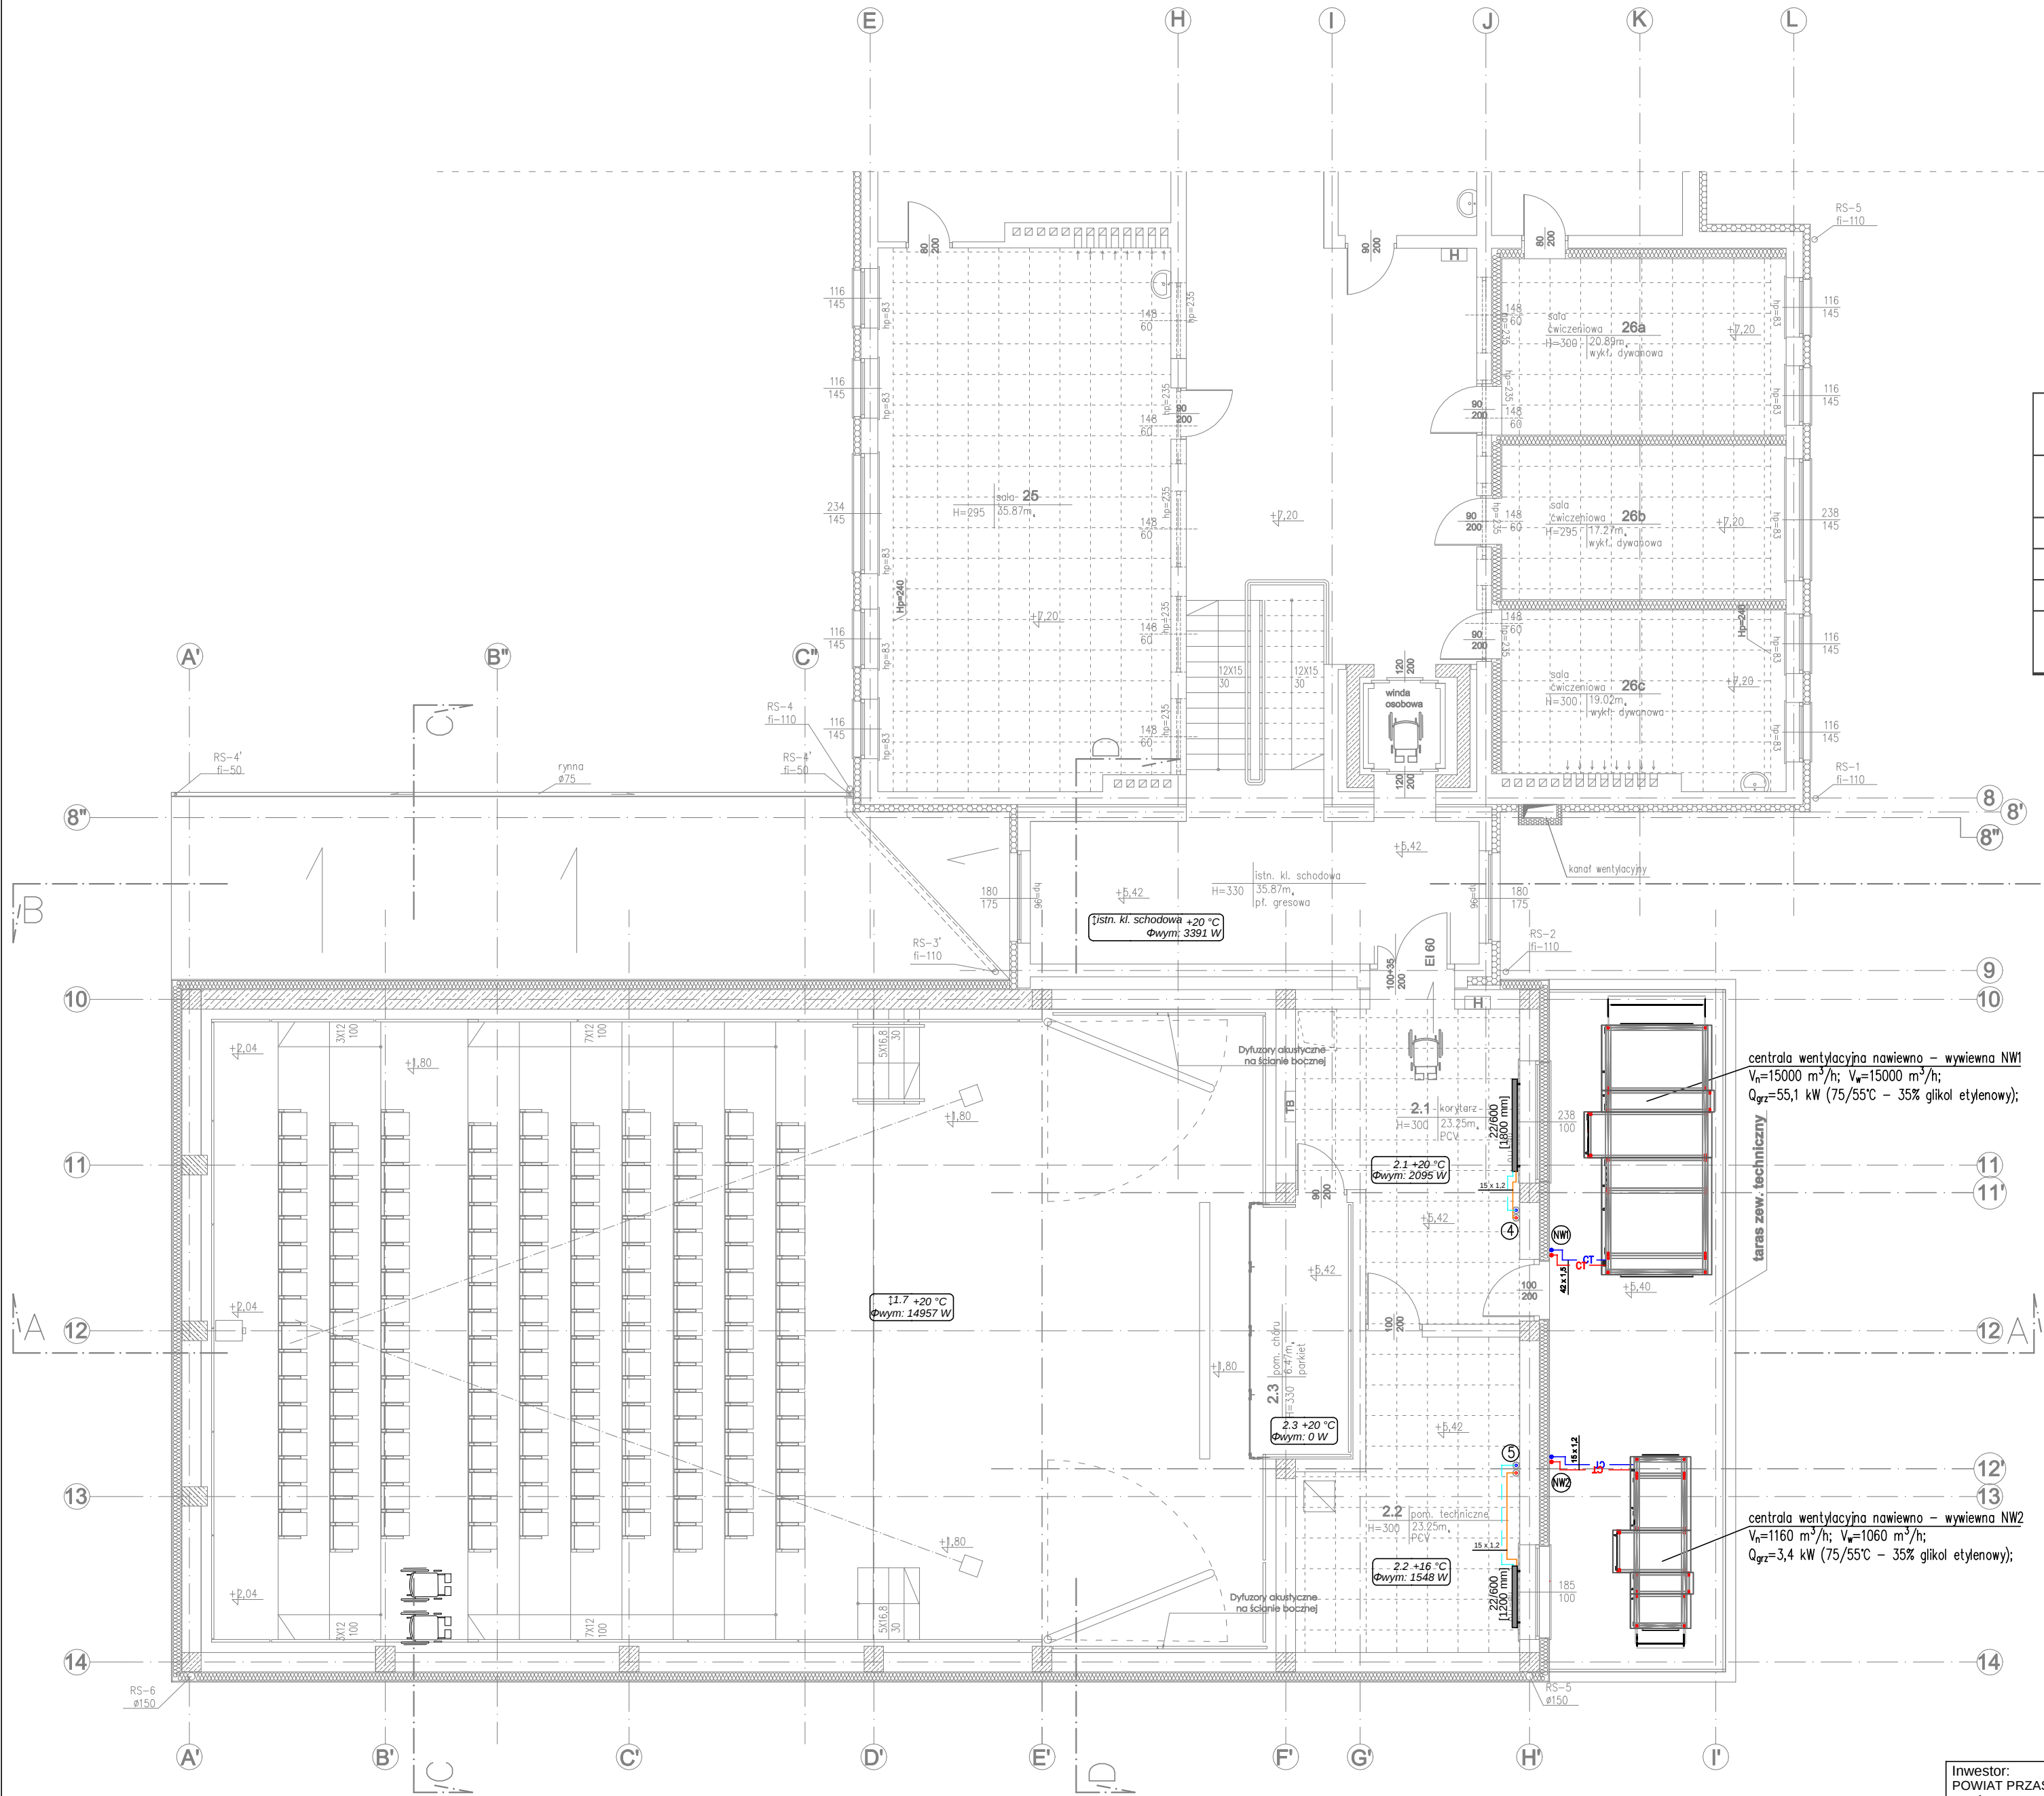

Zestawienie powierzchni użytkowej 2 piętra				
l.p.	pomieszczenie	wykończenie posadzki	wys. pomieszczenia	m2
2.1.	korytarz	w. kauczukowa	3,00	23,25
2.2.	pom. Techniczne	w. kauczukowa	3,00	23,25
2.3.	pom. Chóru	parkiet	3,30	6,47
Razem				52,97

- Legenda:
- 0,1 +20 °C
nr pom.; temp. obl.;
Φwym. 3729 W
 - 33/600
[1050 mm]
 - grzejnik płytowy boczno-zasilany
 - przewody instalacji c.o. (Z+P) – prowadzone w suficie podwieszanym
 - przewody instalacji c.o. (Z+P) – prowadzone przy posadzce
 - przewody instalacji c.t. (Z+P) – prowadzone w suficie podwieszanym
 - nr pionu
 - podejście/zejście instalacji c.o. do grzejnika oraz pionu instalacji c.t.
 - istniejąca instalacja grzejnikowa – bez zmian

- UWAGI:
- Przewody instalacji c.o. zaprojektowano z rur stalowych łączonych poprzez zaciskanie.
 - Przewody instalacji c.t. zaprojektowano z rur stalowych łączonych poprzez zaciskanie.
 - Podłączenie grzejników – 15 x 1,2 mm.
 - Wszystkie roboty należy wykonać zgodnie z Polskimi Normami, Warunkami Technicznymi Wykonania i Obmiaru Robót oraz zgodnie ze sztuką budowlaną.
 - Rysunki rozpatrywać łącznie z informacjami zawartymi w części opisowej oraz z dokumentacją branżową (instalacje, elektryka itd.). Sposób posadowienia urządzeń wg. projektu konstrukcyjnego.
 - Uwagi i opisy zamieszczone w części rys. projektu stanowią integralną część niniejszego opracowania.
 - Użyte w dokumentacji projektowej i specyfikacjach technicznych nazwy firm, wyrobów budowlanych czy technologii należy traktować w myśl art. 29 ust. 3 ustawy "Prawo zamówień publicznych" jako informację nt. oczekiwanego standardu poziomu jakości, a nie ściśle jako wyrób konieczny do użycia. Możliwe jest zastosowanie innych równoważnych wyrobów budowlanych i technologii, których zastosowanie zagwarantuje spełnienie warunków podstawowych (art 5 ust. 1 Prawa Budowlane, ustawa o wyrobach budowlanych) oraz pozwoli na zachowanie standardu i poziomu jakości równoważnego, lub nie gorszego od określonego w projekcie i specyfikacjach. Ewentualne rozwiązania zamienne uzgodnić pisemnie z Inwestorem i projektantem.
 - Wszystkie wymiary, otwory i rzędne należy sprawdzić na budowie, a wszelkie odstępstwa należy korygować przy udziale projektanta i użytkownika, prace montażowe wykonywać zgodnie z obowiązującymi przepisami BHP, zarządzeniami oraz normami PN.
 - Wszystkie przejścia przez przegrody wydzielenia pożarowego w klasie odpowiadającej odporności ogniowej danej przegrody (również w ewentualnych przegrodach p.poz. nie oznaczonych na podkładach architektonicznych).
 - Wszelkie wątpliwości i niejasności należy wyjaśnić z projektantem.
 - Obligujące wersja pisemna.

Inwestor: POWIAT PRZASNYSKI UL. ŚW. STANISŁAWA KOSTKI 5 06-300 PRZASNYSZ		Jednostka projektowa:			
Temat projektu: „PRZEBUDOWA Z ROZBUDOWĄ (MODERNIZACJA) BUDYNKU SZKOŁY ROLNICZEJ DLA POTRZEB SZKOŁY MUZYCZNEJ I STOPNIA W PRZASNYSZU” - PROJEKT POD NAZWĄ „WZMOCNIENIE POTENCJAŁU KULTURALNEGO POWIATU PRZASNYSKIEGO POPRZECZ DOSTOSOWANIE ISTNIEJĄCEGO OBIEKTU SZKOŁY ROLNICZEJ DO NOWYCH FUNKCJI KULTURALNYCH POWIATU, W TYM SZKOŁY MUZYCZNEJ I STOPNIA W PRZASNYSZU”		PROFIL STUDIO ARCHTEKTONICZNE REALIZACJA INWESTYCJI 44-100 Gliwice ul. Lipowa 12			
Projektował: mgr inż. Mirosław Wyderka upr. bud. SLK/2776/PWOS/09		Specjalność: Sanitarna	Podpis:	Data: 05.2016	
Sprawdził: mgr inż. Lidia Wyderka upr. bud. SLK/4943/POOS/13		Specjalność: Sanitarna	Podpis:		
Nazwa rysunku: RZUT PIĘTRA 2 - Instalacja c.o. i c.t.		Opracował: mgr inż. Izabela Sadowska stadium	nr rys. S-30	Skala: 1:100	Rew.: 0