


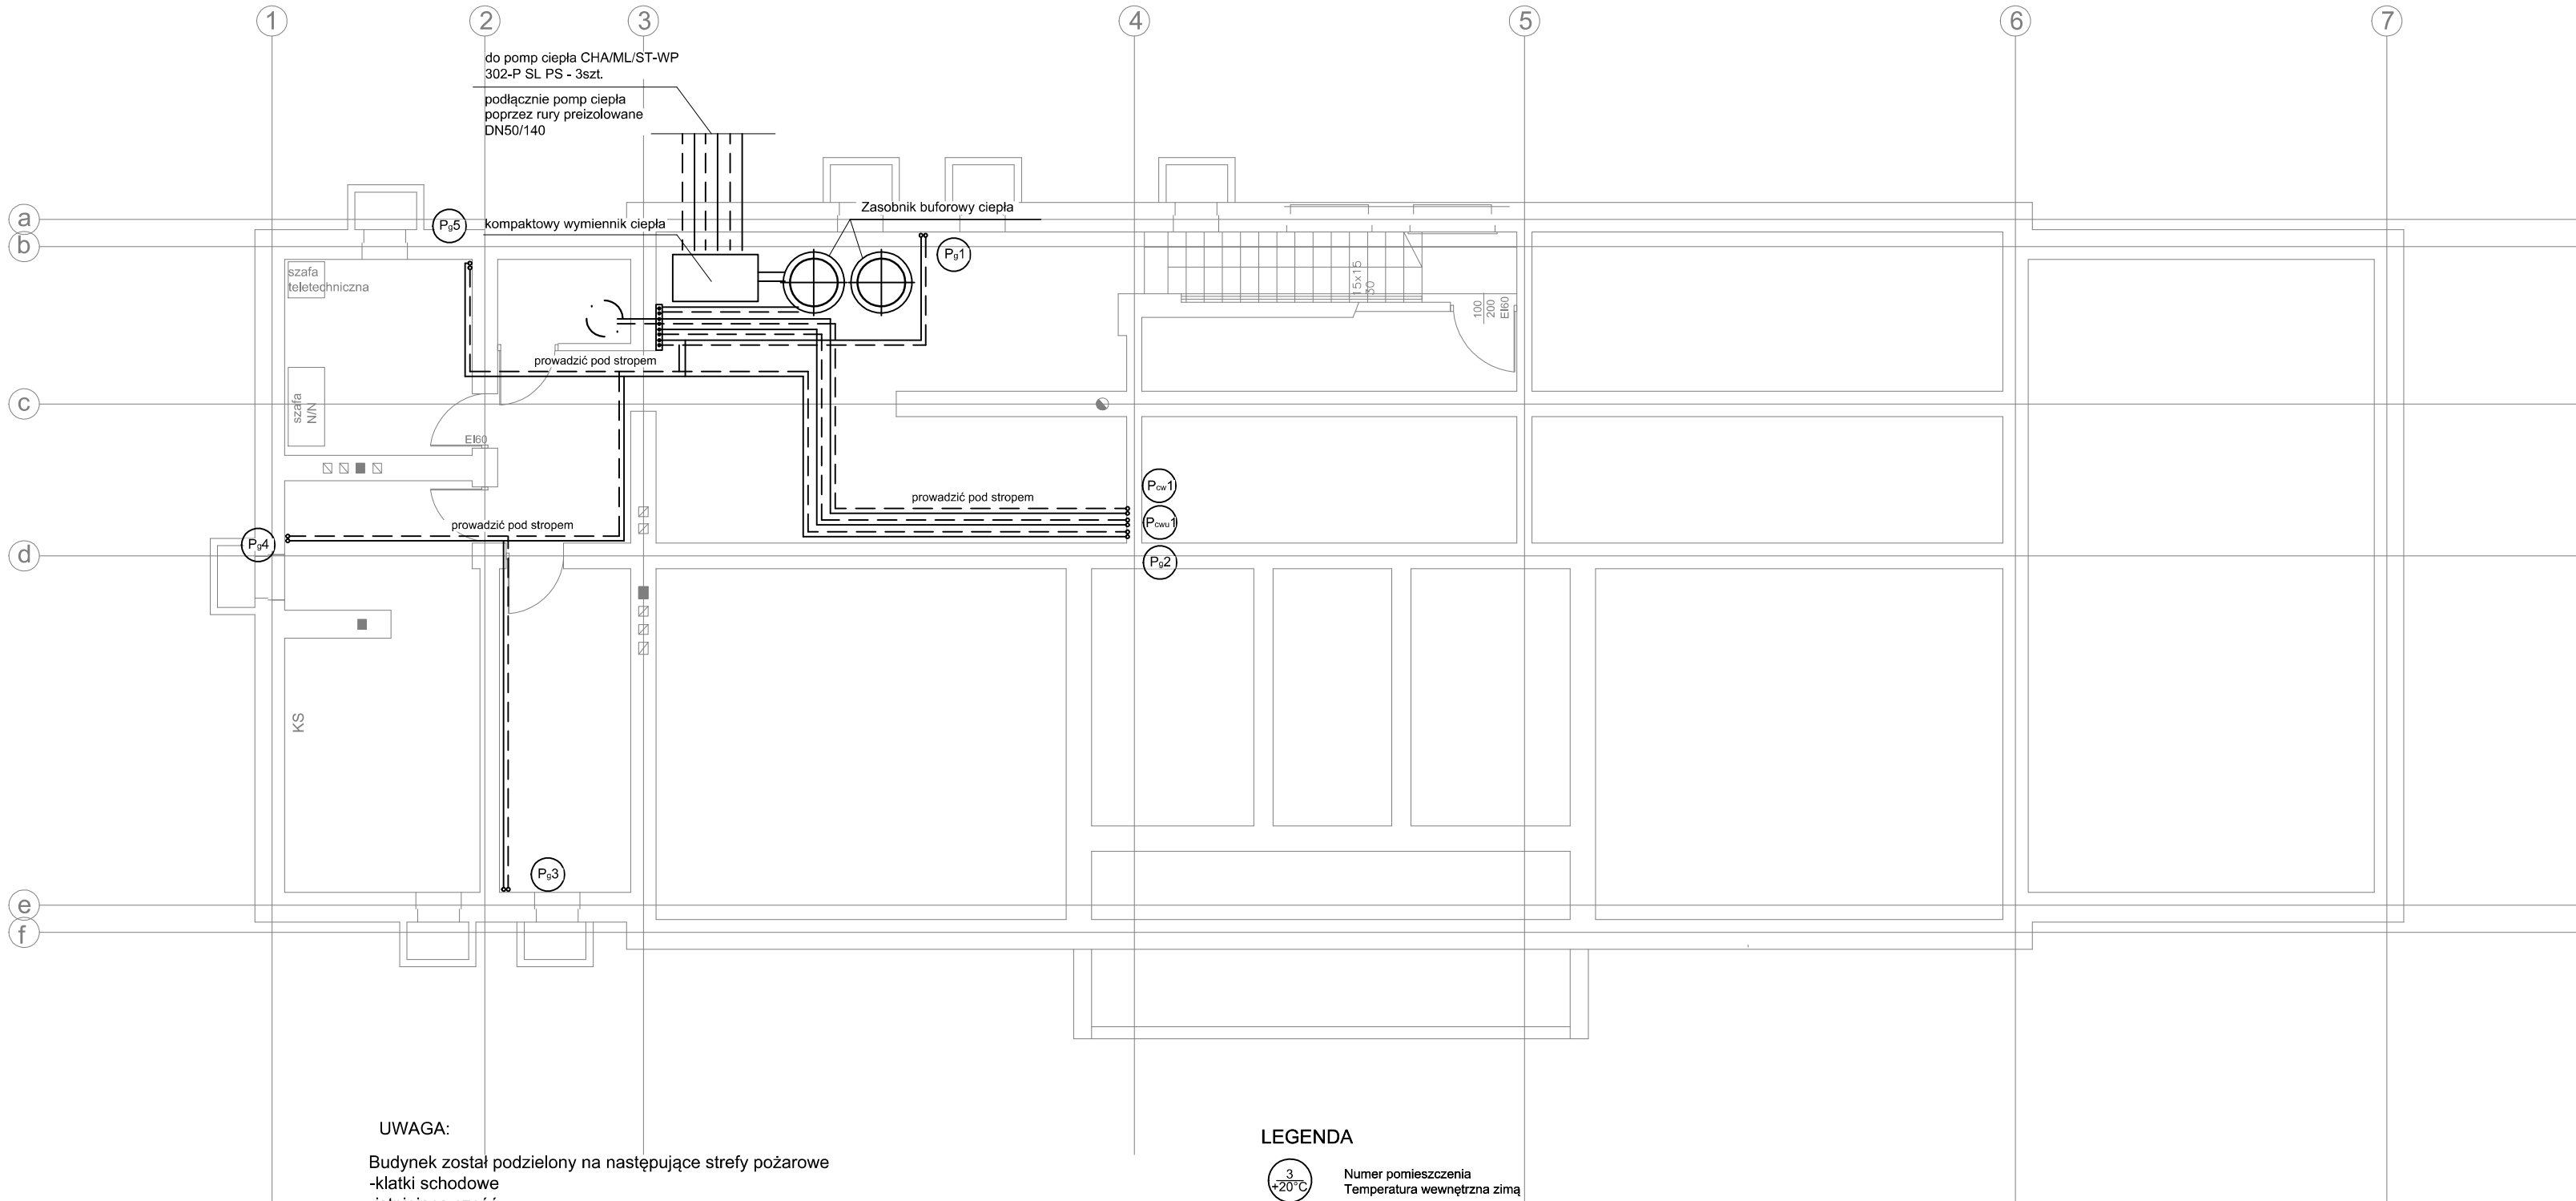

UWAGA:

Budynek został podzielony na następujące strefy pożarowe

- klatki schodowe
- istniejąca część
- nowa część
- łącznik szklany
- wentylatorownie
- pomieszczenie hydroforu
- poddasze.

Stropy są wykonane w klasie REI60.

Przepusty instalacyjne w elementach oddzielenia przeciwpożarowego powinny mieć klasę odporności ogniowej (E I) wymaganą dla tych elementów.
Dopuszcza się nieinstalowanie przepustów dla pojedynczych rur instalacji wodnych, kanalizacyjnych i ogrzewczych, wprowadzanych przez ściany i stropy do pomieszczeń higienicznosanitarnych.

LEGENDA

- 3

+20°C

Pokój

Q=1589 W
- Powrót instalacji c.o.

Zasilanie instalacji c.o.

Grzejnik

Grzejnik łazienkowy

P4

Oznaczenie pionu grzewczego

Inwestor: POWIAT PRZASNYSKI UL. ŚW. STANISŁWA KOSTKI 5 06-300 PRZASNYSZ		Jednostka projektowa:			
Temat projektu: „ROZBUDOWA Z PRZEBUDOWĄ WRAZ ZE ZMIANĄ SPOSOBU UŻYTKOWANIA BUDYNKU BYŁEJ SZKOŁY PRZEZNACZONEGO NA MŁODZIEŻOWY OŚRODEK WYCHOWAWCZY W ZDZIWÓJ NOWY USYTUOWANEGO na dz. nr 129/4, 130, 10 obręb 0051 ZDZIWÓJ NOWY”		PROFIL STUDIO ARCHTEKTONICZNE REALIZACJA INWESTYCJI 44-100 Gliwice ul. Lipowa 12			
Sprawdził: mgr inż. Dorota Raniowska upr. nr SLK/3889/POOS/11		Projektował: mgr inż. Marcin Raniowski upr. nr. SLK/3499/PWOS/11	Specjalność: Sanitarna	Podpis:	Data: 05.2015
Nazwa rysunku: RZUT PIWNICY- INSTALACJA C.O.		stadium PB	nr rys. CO-01	Skala: 1:100	Rew.: 0

Zestawienie powierzchni użytkowej piwnicy			
l.p.	pomieszczenie	posadzka	m2
-1.1	klatka schodowa	plytki gresowe	7,49
-1.2	węzeł technologiczny	plytki gresowe	38,14
-1.3	komunikacja wewnętrzna	plytki gresowe	7,41
-1.4	piwnica	plytki gresowe	11,6
-1.5	piwnica	plytki gresowe	20,96
-1.6	rozdzielnia główna	plytki gresowe	10,04
-1.7	wodomierz	plytki gresowe	3,05
Razem			98,69