


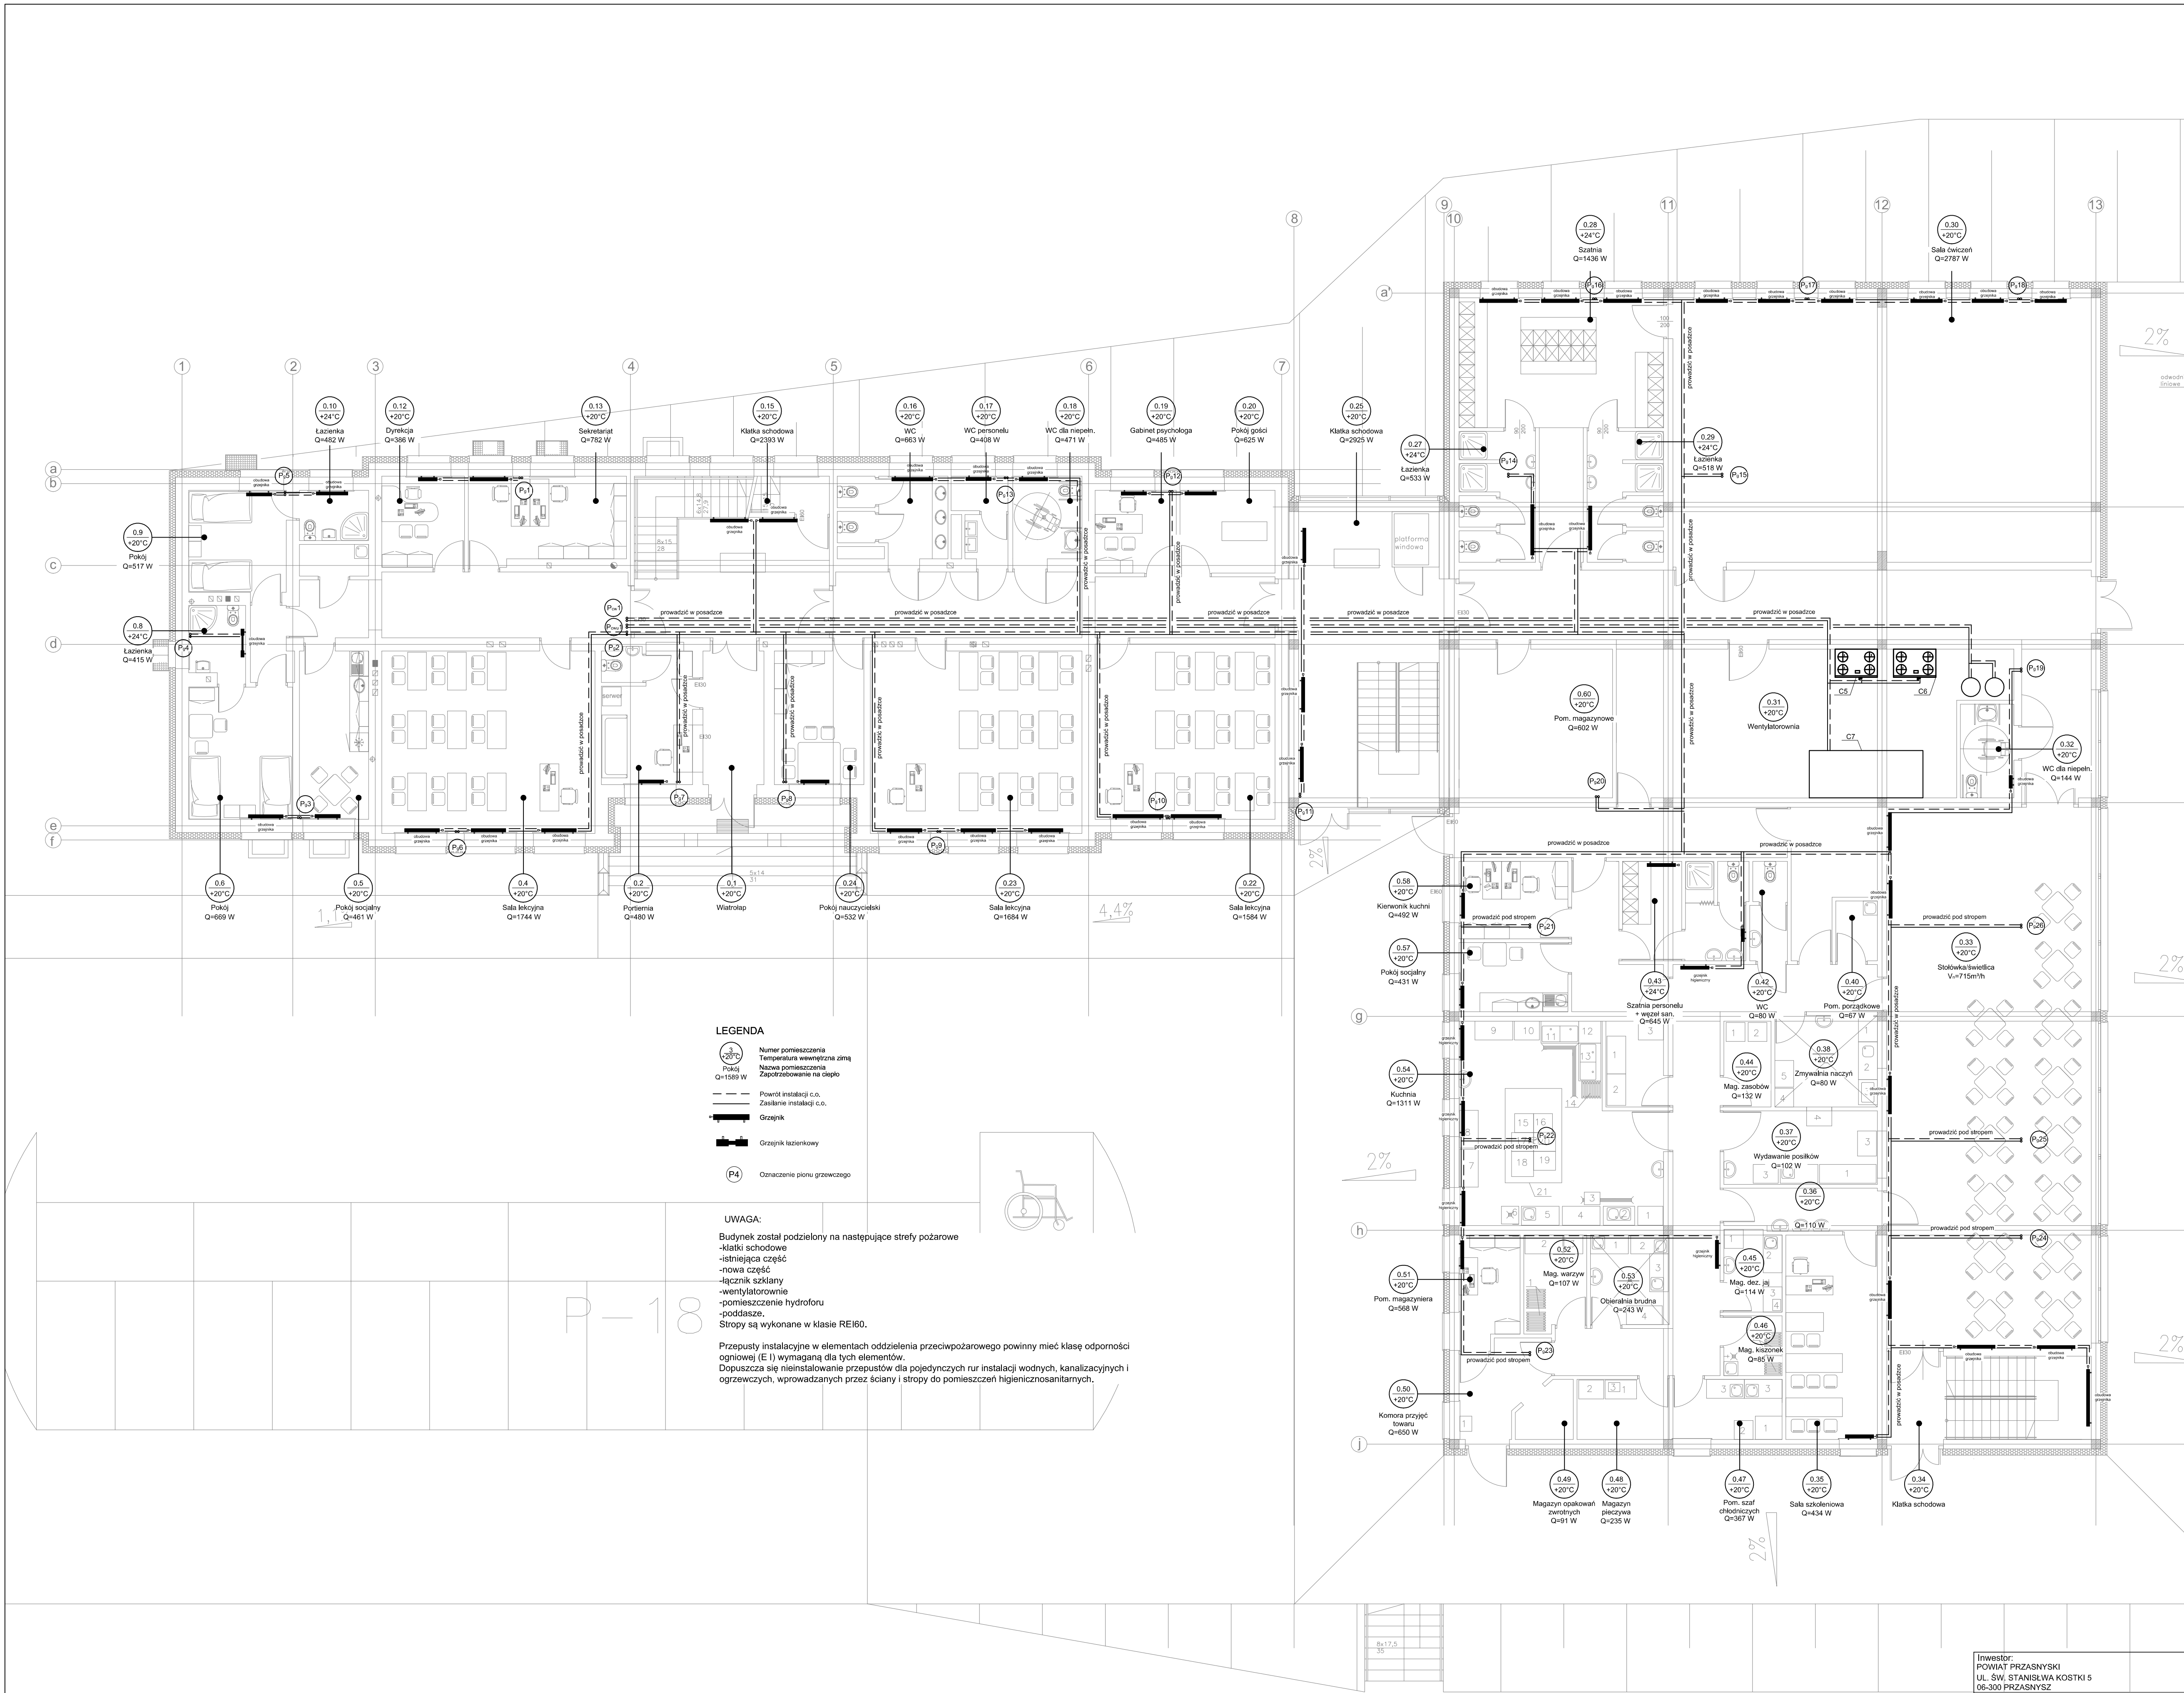

LEGENDA

- Numer pomieszczenia
Temperatura wewnętrzna dñg
Pokoł
Q=1589 W
- Poweł instalacji c.o.
Założenie instalacji c.o.
- Grzejnik
- Grzejnik łazienkowy
- Oznaczenie pionu grzewczego

UWAGA:

- Budynek został podzielony na następujące strefy pożarowe
- klatki schodowe
- istniejąca część
- nowa część
- łącznik szklany
- wentylatorownie
- pomieszczenie hydroforu
- poddasze.
- Stropy są wykonane w klasie REI60.

Przepusty instalacyjne w elementach oddzielenia przeciwpożarowego powinny mieć klasę odporności ogniowej (E I) wymaganą dla tych elementów.
Dopuszcza się nieinstalowanie przepustów dla pojedynczych rur instalacji wodnych, kanalizacyjnych i ogrzewczych, wprowadzanych przez ściany i stropy do pomieszczeń higienicznosanitarnych.

Zestawienie powierzchni użytkowej PARTER			
Lp.	pomieszczenie	posadzka	m2
0.1	wiatrołap	plytki gresowe	9,06
0.2	portiernia	plytki gresowe	14,86
0.3	wc	plytki gresowe	1,4
0.4	sala lekcyjna	PCV	39,64
0.5	pokoł socjalny	plytki gresowe	11,92
0.6	pokoł	PCV	13,81
0.7	przedpokoł	PCV	3,06
0.8	łazienka	plytki gresowe	4,19
0.9	pokoł	PCV	10,36
0.10	łazienka	plytki gresowe	3,52
0.11	pom. porządkowe	plytki gresowe	2,22
0.12	dyrekcja placówek	PCV	7,67
0.13	sekretariat	PCV	13,6
0.14	korytarz	plytki gresowe	21,56
0.15	klatka schodowa	plytki gresowe	28,68
0.16	wc	plytki gresowe	9,57
0.17	wc personelu	plytki gresowe	4,35
0.18	wc dla niepełnosprawnych	plytki gresowe	6,11
0.19	gabinet psychologa	PCV	6,8
0.20	pokoł gościnny	PCV	7,96
0.21	korytarz	plytki gresowe	28,23
0.22	sala lekcyjna	PCV	31,96
0.23	sala lekcyjna	PCV	39,35
0.24	pokoł nauczycielski	PCV	12,43
0.25	klatka schodowa	plytki gresowe	43,8
0.26	korytarz	plytki gresowe	63,08
0.27	łazienka	plytki gresowe	10,15
0.28	szatnia	plytki gresowe	33,04
0.29	łazienka	plytki gresowe	10,1
0.30	sala ćwiczeń	PCV	111,9
0.31	wentylatorownia	plytki gresowe	45,64
0.32	wc dla niepełnosprawnych	plytki gresowe	5,06
0.33	stołownia/swietlica	plytki gresowe	115,58
0.34	klatka schodowa	plytki gresowe	17,22
0.35	salka szkoleniowa	PCV	18,91
0.36	szluz umywalkowa	plytki gresowe	6,62
0.37	wydawalnia posiłków	plytki gresowe	11,46
0.38	zmywalnia naczyń	plytki gresowe	9,5
0.39	korytarz	plytki gresowe	32,9
0.40	pom. porządkowe	plytki gresowe	2,52
0.41	magazyn odpadków	plytki gresowe	10,52
0.42	wc	plytki gresowe	3,62
0.43	szatnia dla personelu kuchni z węzłem sanitarnym	plytki gresowe	14,36
0.44	magazyn zasobów	plytki gresowe	4,14
0.45	mag. Dezynfekcja jaj	plytki gresowe	4,78
0.46	magazyn kiszonek	plytki gresowe	3,63
0.47	pom. szaf chłodniczych	plytki gresowe	6,66
0.48	magazyn pieczywa	plytki gresowe	5,62
0.49	magazyn opakowań zwrotnych	plytki gresowe	2,88
0.50	komora przyjęć towaru	plytki gresowe	7,04
0.51	pom. magazyniera	plytki gresowe	6,03
0.52	magazyn warzyw	plytki gresowe	5,96
0.53	obieralnia brudna	plytki gresowe	7,11
0.54	kuchnia	plytki gresowe	36,95
0.55	mag. produktów suchych	plytki gresowe	5,19
0.56	korytarz	plytki gresowe	9,53
0.57	pokoł socjalny	plytki gresowe	11,34
0.58	kierownik kuchni	plytki gresowe	8,53
0.59	korytarz	plytki gresowe	17,01
0.60	pom. Magazynowe	plytki gresowe	23,08
Razem			1063,77

Inwestor: POWIAT PRZASNYSKI UL. ŚW. STANISŁAWA KOSTKI 5 06-300 PRZASZYSZ		Jednostka projektowa: PROFIL REALIZACJA INWESTYCJI	
Temat projektu: „ROZBUDOWA Z PRZEBUDOWĄ WRAZ ZE ZMIANĄ SPOSOBU UŻYTKOWANIA BUDYNKU BYŁEJ SZKOŁY PRZEZNACZONEGO NA MŁODZIEŻOWY OŚRODEK WYCHOWAWCZY W ZDZIUŹ NOWY” USTYJOWANEGO NA CZ. nr 1294, 130, 10 drogę 6051 ZDZIUŹU NOWY		44-100 Gliwice ul. Lpowa 12	
Nazwa rysunku: RZUT PARTERU - INSTALACJA C.O.		Projektował: mgr inż. Marcin Raniowski ul. nr. SŁACZKOWA 11	Specjalność: Sanitarna
		Sprawił: mgr inż. Dorota Raniowska ul. nr. SŁACZKOWA 11	Podpis: Sanitarna
stadium PB		nr rys. CO-02	Data: 05.2015
		Skala: 1:100	Row.: 0