


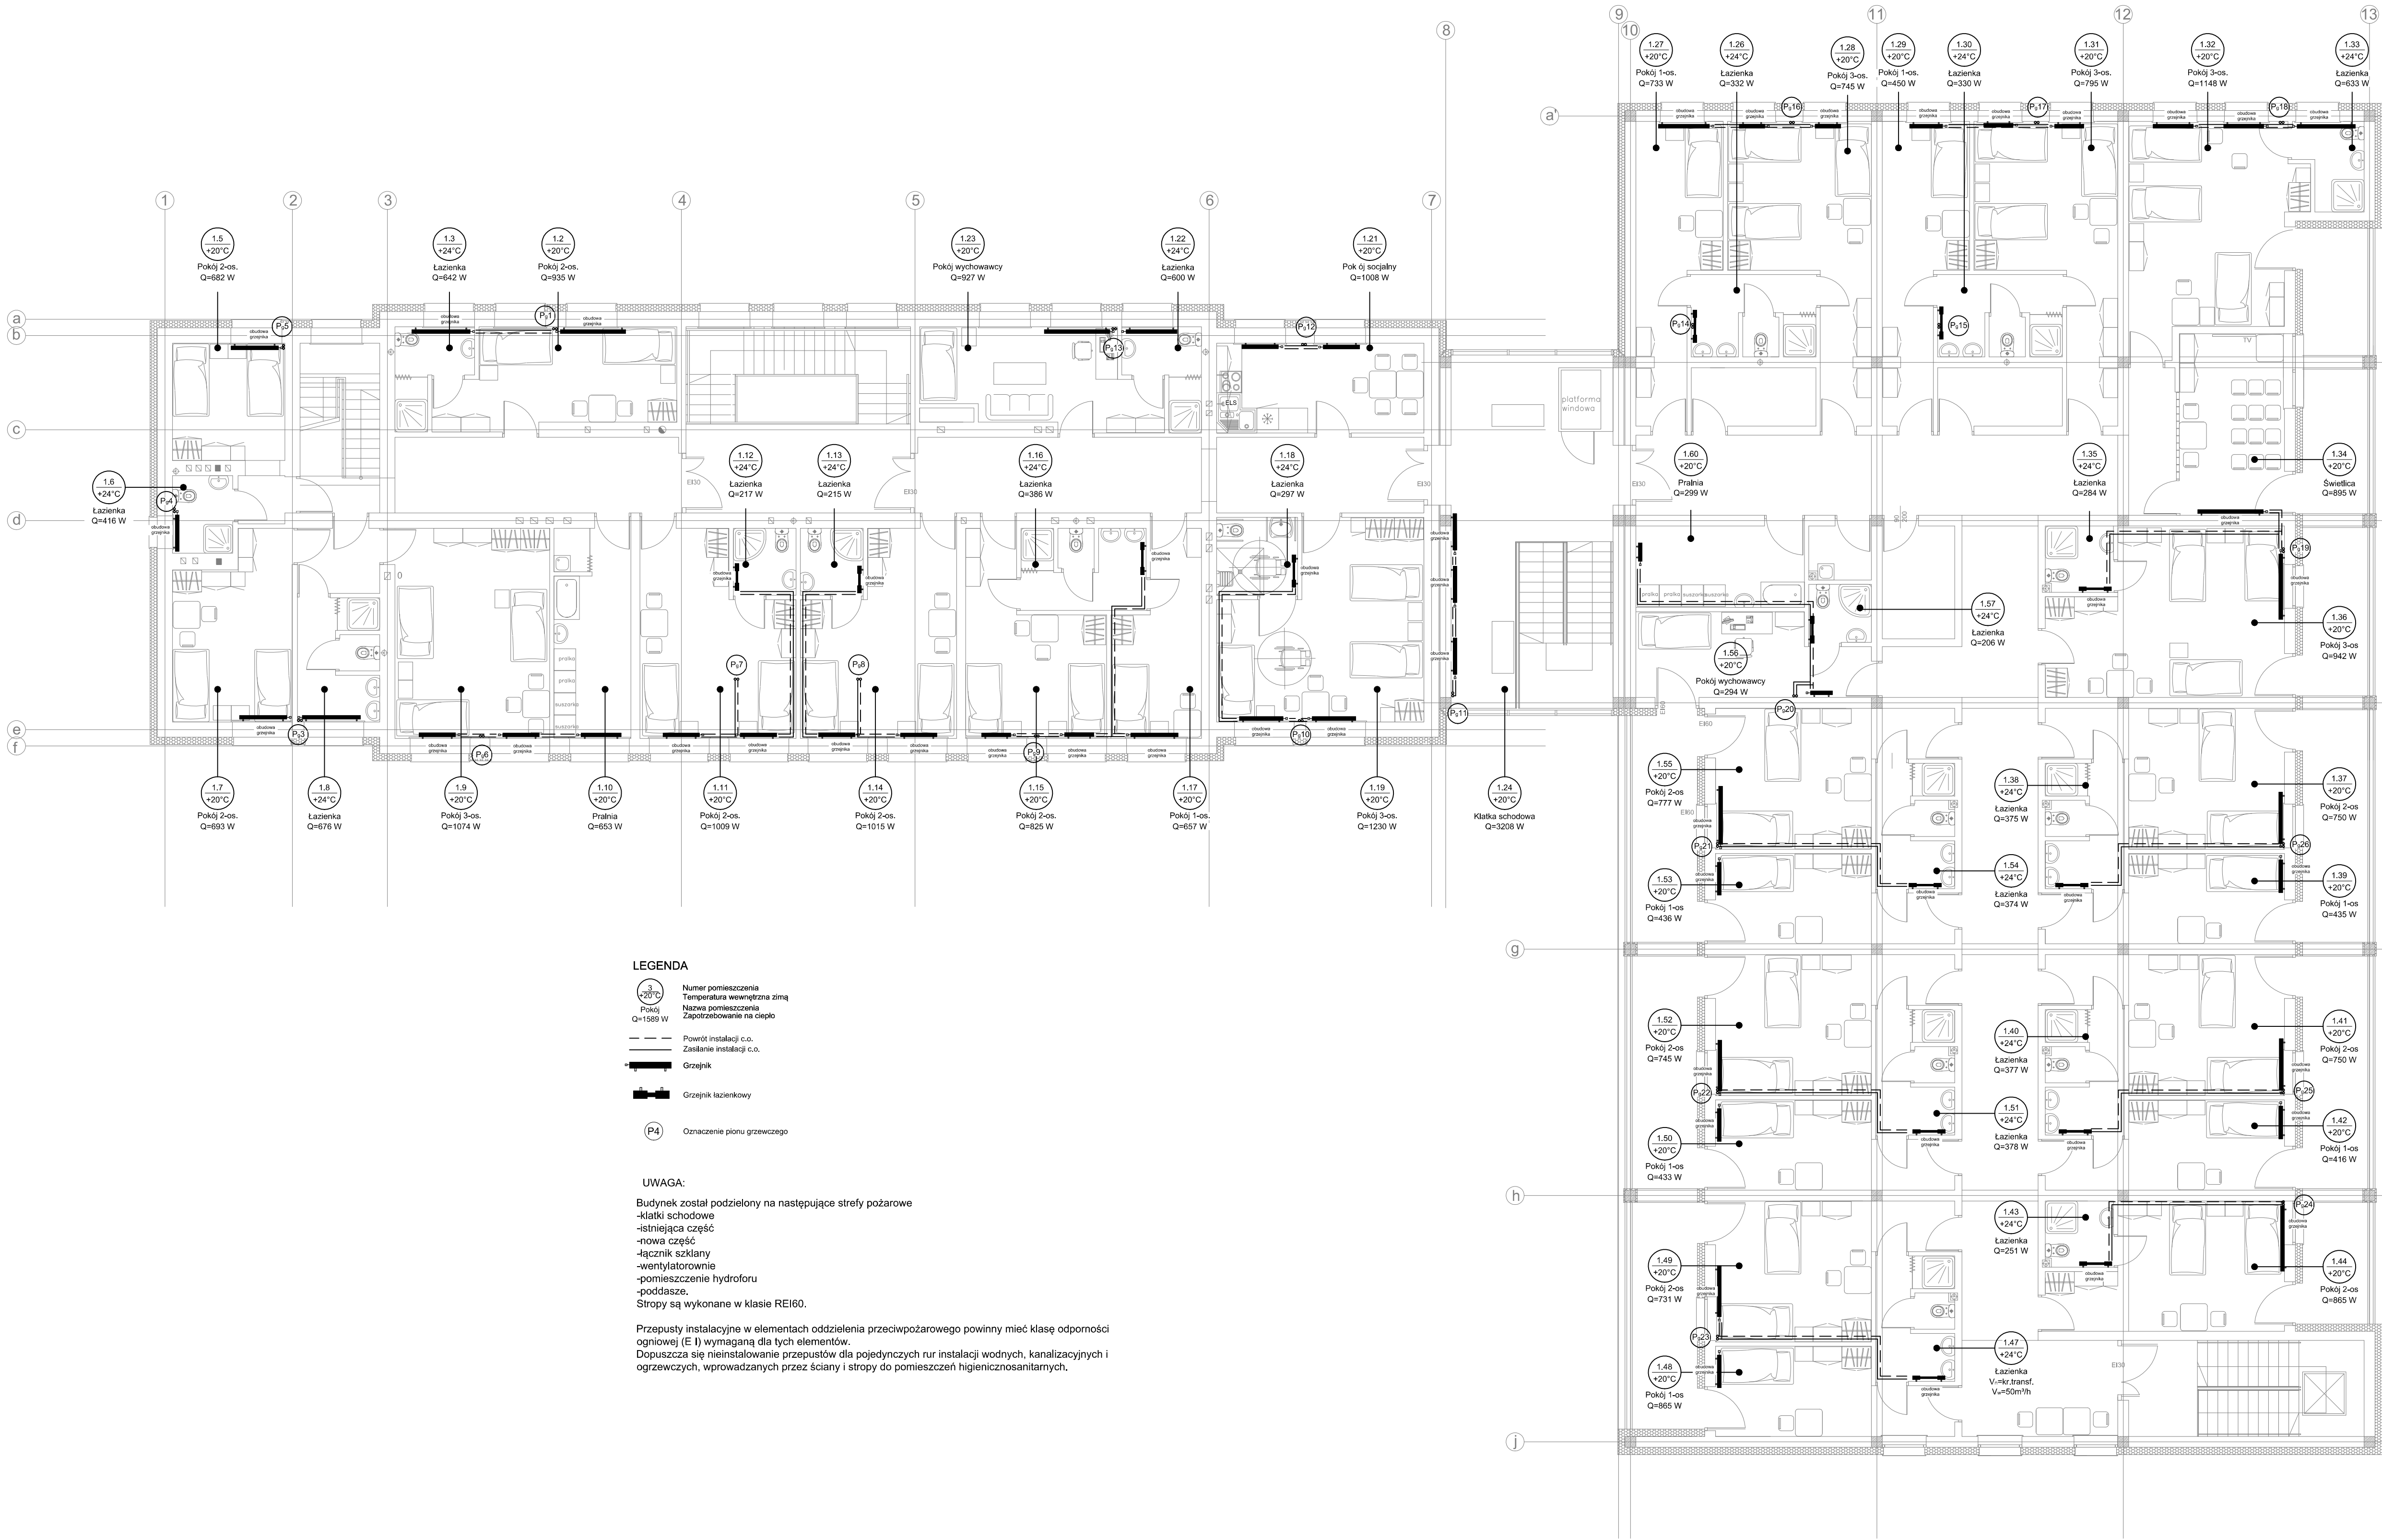

LEGENDA

20°C

Numer pomieszczenia

24°C

Temperatura wewnętrzna zimą

20°C

Nazwa pomieszczenia

20°C

Zapobieganie na ciepło

20°C

Powrót instalacji c.o.

20°C

Zasilanie instalacji c.o.

20°C

Grzejnik

20°C

Grzejnik łazienkowy

20°C

Oznaczenie pionu grzewczego

UWAGA:

Budynek został podzielony na następujące strefy pożarowe

- klatki schodowe
- istniejąca część
- nowa część
- łącznik szklany
- wentylatorownie
- pomieszczenie hydroforu
- poddasze

Stropy są wykonane w klasie REI60.

Przepusty instalacyjne w elementach oddzielenia przeciwpożarowego powinny mieć klasę odporności ogniowej (E I) wymaganą dla tych elementów.

Dopuszcza się nieinstalowanie przepustów dla pojedynczych rur instalacji wodnych, kanalizacyjnych i ogrzewczych, wprowadzanych przez ściany i stropy do pomieszczeń higieniznosantarnych.

Zestawienie powierzchni użytkowej PIĘTRO 1			
l.p.	pomieszczenie	posadzka	m2
1.1	kl. Schodowa	plytki gresowe	31,87
1.2	pok. 2-osobowy	PCV	16,55
1.3	łazienka	plytki gresowe	4,33
1.4	kl. Schodowa	plytki gresowe	10,31
1.5	pok. 2-osobowy	PCV	12,21
1.6	łazienka	plytki gresowe	3,55
1.7	pok. 2-osobowy	PCV	15,67
1.8	łazienka	plytki gresowe	7,8
1.9	pokój 3-osobowy	PCV	24,75
1.10	pralnia	plytki gresowe	12,61
1.11	pokój 2-osobowy	PCV	21,67
1.12	łazienka	plytki gresowe	3,21
1.13	łazienka	plytki gresowe	3,21
1.14	pokój 2-osobowy	PCV	21,56
1.15	pokój 2-osobowy	PCV	16,96
1.16	łazienka	plytki gresowe	7,83
1.17	pokój 1-osobowy	PCV	12,21
1.18	łazienka	plytki gresowe	4,83
1.19	pokój 3-osobowy dla niepełnosprawnych	PCV	27,11
1.20	korytarz	plytki gresowe	28,93
1.21	pokój socjalny	plytki gresowe	14,18
1.22	łazienka	plytki gresowe	4,36
1.23	pokój wychowawczy	PCV	16,8
1.24	kl. Schodowa	plytki gresowe	43,8
1.25	magazyn pościeli czystej	plytki gresowe	5,68
1.26	łazienka	plytki gresowe	7,85
1.27	pokój 1-osobowy	PCV	15,94
1.28	pokój 3-osobowy	PCV	22,3
1.29	pokój 3-osobowy	PCV	22,3
1.30	łazienka	plytki gresowe	7,85
1.31	pokój 3-osobowy	PCV	22,3
1.32	pokój 3-osobowy	PCV	26,6
1.33	łazienka	plytki gresowe	4,05
1.34	świetlica	PCV	14,72
1.35	łazienka	plytki gresowe	3,45
1.36	pokój 2-osobowy	PCV	27,58
1.37	pokój 2-osobowy	PCV	20,25
1.38	łazienka	plytki gresowe	7,58
1.39	pokój 1-osobowy	PCV	14,2
1.40	łazienka	plytki gresowe	7,58
1.41	pokój 2-osobowy	PCV	20,25
1.42	pokój 1-osobowy	PCV	14,2
1.43	łazienka	plytki gresowe	3,42
1.44	pokój 2-osobowy	PCV	19,86
1.45	klatka schodowa	plytki gresowe	17,22
1.46	korytarz	plytki gresowe	97,3
1.47	łazienka	plytki gresowe	7,56
1.48	pokój 1-osobowy	PCV	14,02
1.49	pokój 2-osobowy	PCV	20,32
1.50	pokój 1-osobowy	PCV	14,02
1.51	łazienka	plytki gresowe	7,56
1.52	pokój 2-osobowy	PCV	20,32
1.53	pokój 1-osobowy	PCV	14,02
1.54	łazienka	plytki gresowe	7,56
1.55	pokój 2-osobowy	PCV	20,32
1.56	pokój wychowawczy	PCV	13,75
1.57	łazienka	plytki gresowe	2,77
1.58	wentylatorownia	plytki gresowe	6,38
1.59	pom. porządkowe	plytki gresowe	2,57
1.60	pralnia	plytki gresowe	10,58
1.61	magazyn	plytki gresowe	5,68
Razem			929,8

Investor:
POWIAT PRZASNYSKI
UL. ŚW. STANISŁAWA KOSTKI 5
06-300 PRZASNYSZ

Temat projektu:
„ROZBUDOWA Z PRZEBUDOWĄ WRAZ ZE ZMIANĄ SPOSOBU
UŻYTKOWANIA BUDYNKU BYŁEJ SZKOŁY PRZEZNACZONEGO
NA MŁODZIEŻOWY OŚRODEK WYCHOWAWCZY W ZDZIUŹU
NOWY” USTYNUWANEGO na dz. nr 129/4, 130, 10 obręb 0051 ZDZIUŹU NOWY”

Nazwa rysunku:
RZUT PIĘTRA - INSTALACJA C.O.

Jednostka projektowa:
PROFIL STUDIO ARCHYTEKTONICZNE
REALIZACJA INWESTYCJI

Projektował:
mgr inż. Marcin Raniowski
mgr inż. SŁAWOMIR WÓJCISZ

Specjalność:
Sanitarna

Podpis:
05.2015

Data:

Sprawił:
mgr inż. Dorota Raniowska
mgr inż. SŁAWOMIR WÓJCISZ

Specjalność:
Sanitarna

Podpis:

Skala:
1:100

Rev.:
0

stadium
PB

nr rys.
CO-03

A1