


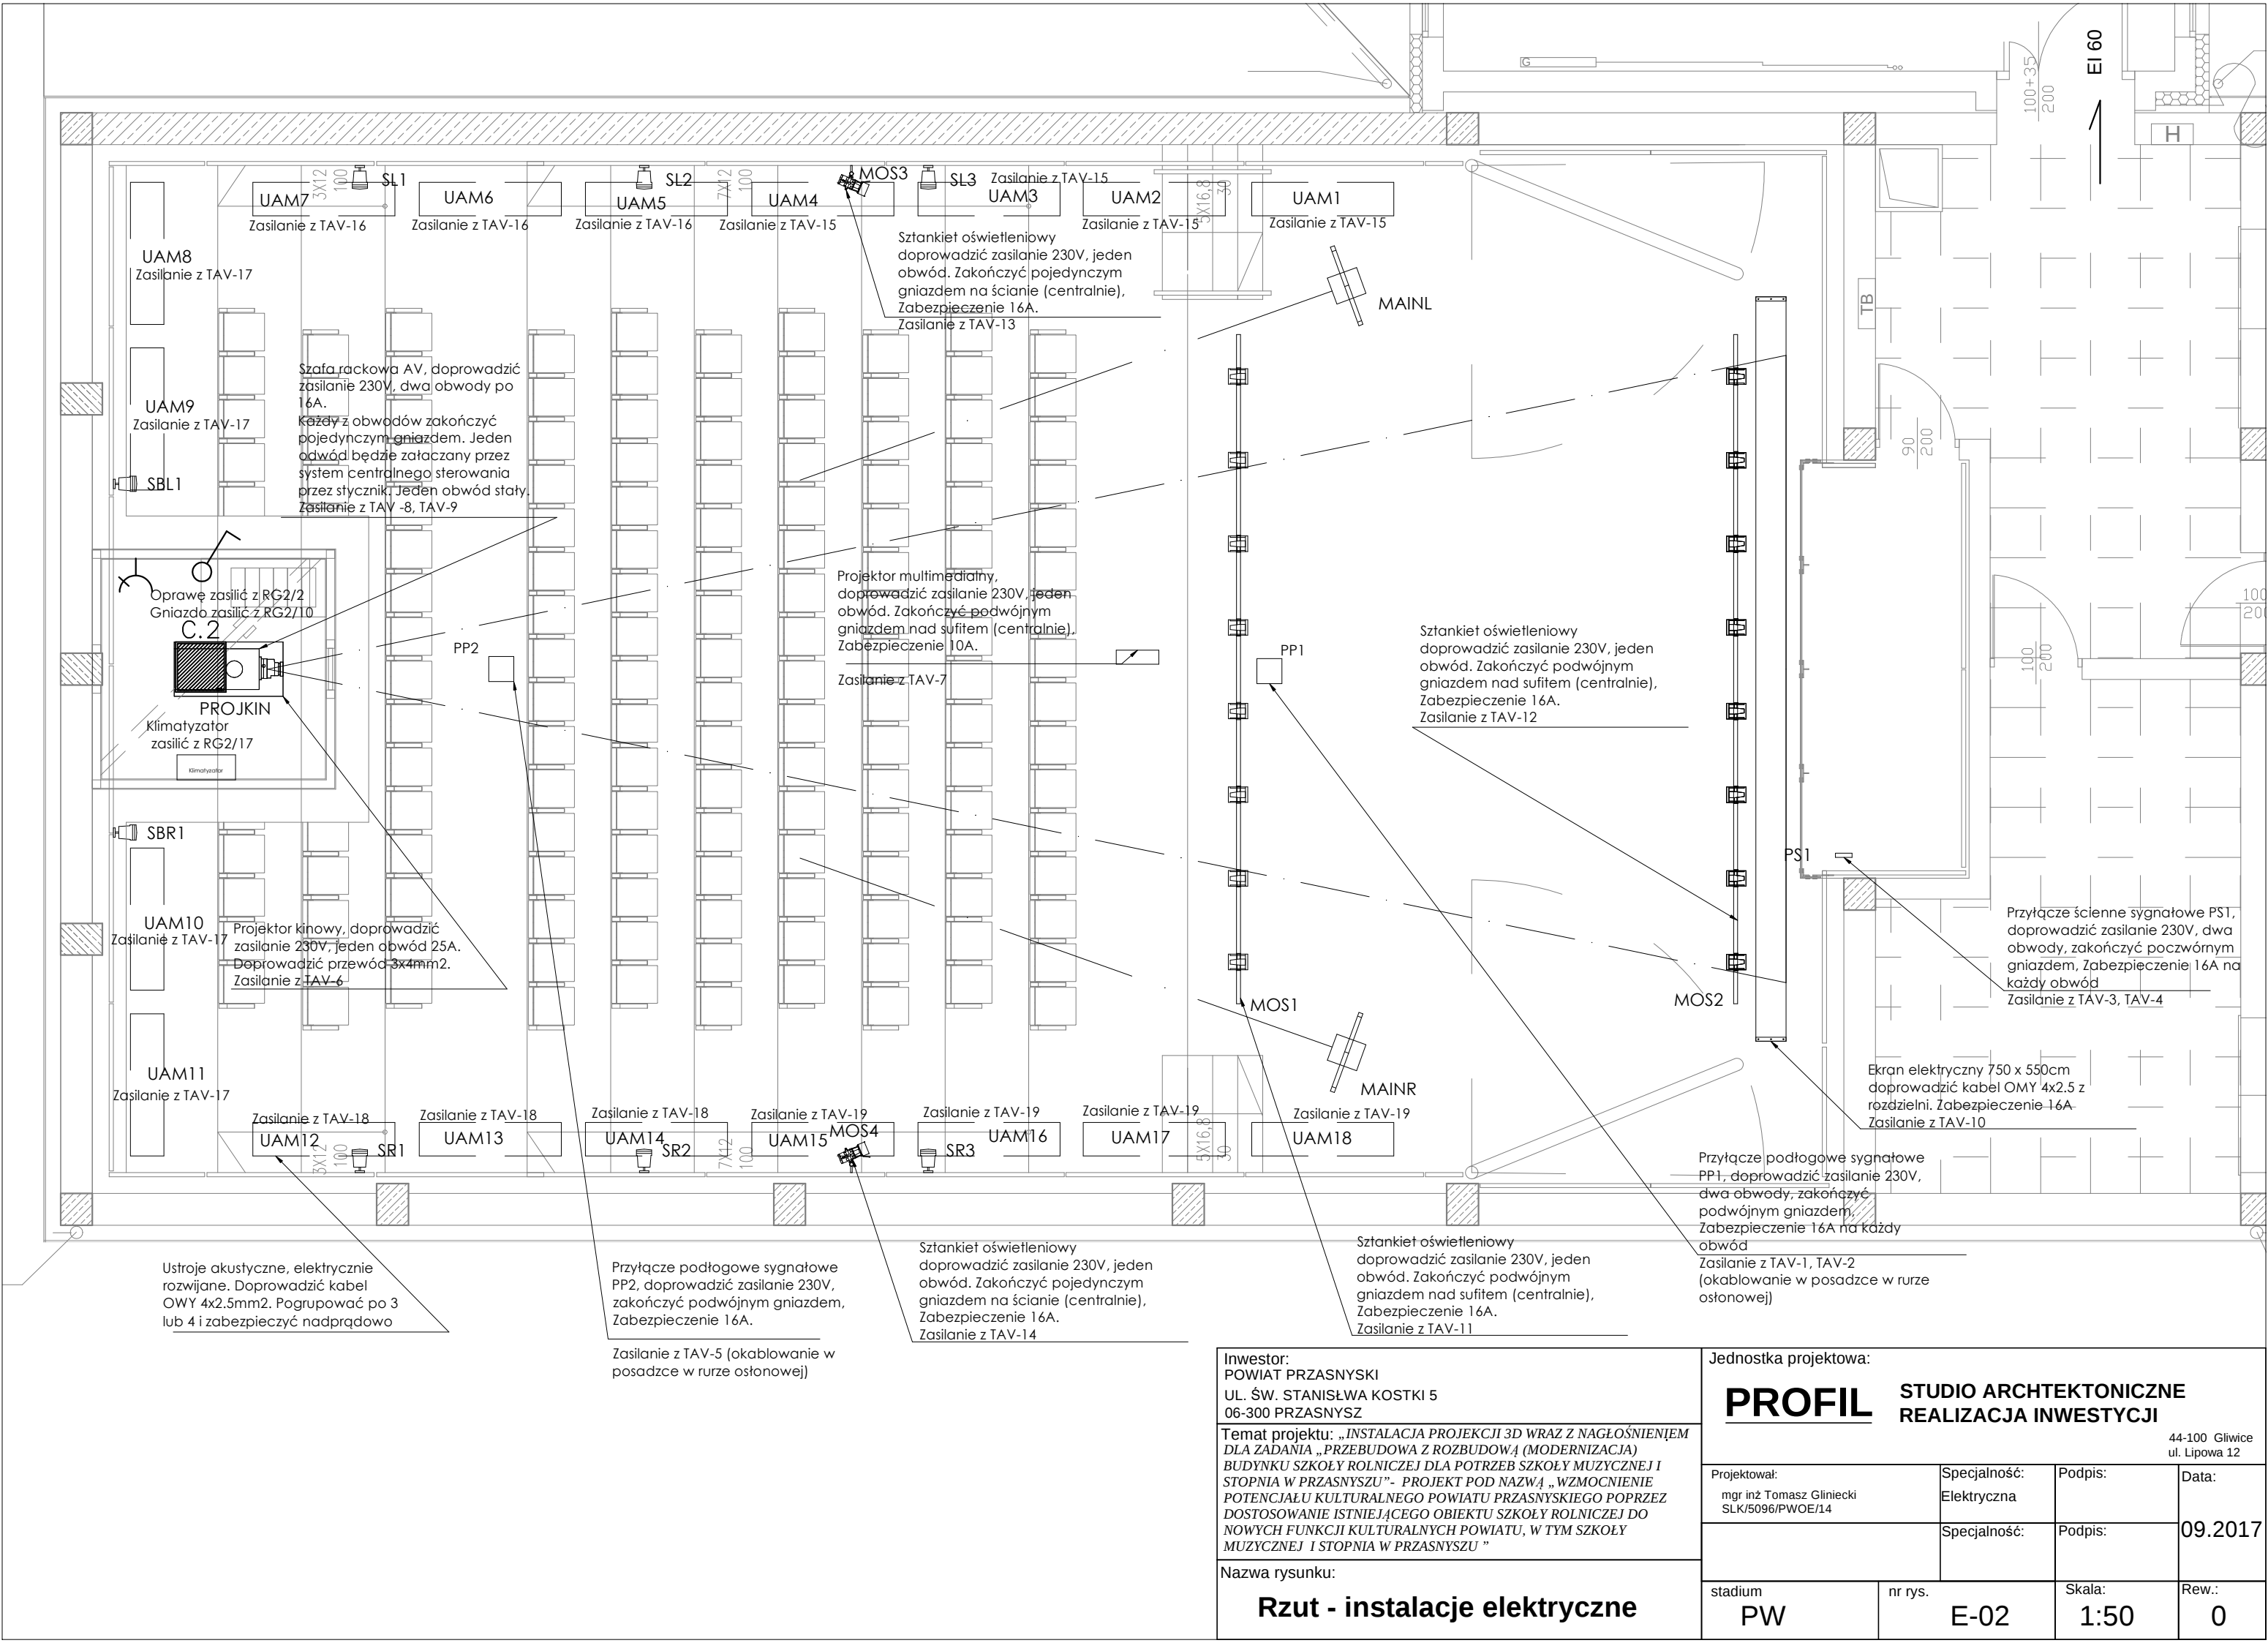

Inwestor: POWIAT PRZASNYSKI UL. ŚW. STANISŁWA KOSTKI 5 06-300 PRZASNYSZ		Jednostka projektowa: PROFIL STUDIO ARCHTEKTONICZNE REALIZACJA INWESTYCJI 44-100 Gilwice ul. Lipowa 12			
Temat projektu: „INSTALACJA PROJEKCJI 3D WRAZ Z NAGŁOŚNIENIEM DLA ZADANIA „PRZEBUDOWA Z ROZBUDOWĄ (MODERNIZACJA) BUDYNKU SZKOŁY ROLNICZEJ DLA POTRZEB SZKOŁY MUZYCZNEJ I STOPNIA W PRZASNYSZU”- PROJEKT POD NAZWĄ „WZMOCNIENIE POTENCJAŁU KULTURALNEGO POWIATU PRZASNYSKIEGO POPRZECZ DOSTOSOWANIE ISTNIEJĄCEGO OBIEKTU SZKOŁY ROLNICZEJ DO NOWYCH FUNKCJI KULTURALNYCH POWIATU, W TYM SZKOŁY MUZYCZNEJ I STOPNIA W PRZASNYSZU ”		Projektował: mgr inż Tomasz Gliniecki SLK/5096/PWOE/14	Specjalność: Elektryczna	Podpis:	Data: 09.2017
Nazwa rysunku: Rzut - instalacje elektryczne		stadium PW	nr rys. E-02	Skala: 1:50	Rew.: 0