

Zestawienie powierzchni użytkowej 1 piętra

 
lp.	pomieszczenie	wykończenie posadzki	wys. pomieszczenia	m2
1.1.	pot. zakulisowe	PCV	3,30	36,99
1.2.	garderoba	PCV	3,30	11,44
1.3.	garderoba	PCV	3,30	11,86
1.4.	wc	gres	3,30	3,86
1.5.	wc	gres	3,30	3,86
1.6.	kl. Schodowa	gres	3,30	16,80
1.7.	sala koncertowa	wytl. dywanowa	6,00	252,02
1.7a	wnęka sceniczna	parkiet	3,30	7,50
1.8.	kl. schodowa	granit	3,30	55,51
Razem				399,84



— ilość miejsc siedzących na widowni 160szt.




projektowany sufit podwieszany kasetonowy 60x60cm na ruszcie aluminiowym, wysokość zgodnie z oznaczeniem na rysunku



- sufit podwieszany z płytk GK (woda) na ruszcie stalowym ocynkowanym, wysokość montażu zgodnie z oznaczeniami na rysunku

Oznaczenia:

- PEL4 □ - PEL, punkt elektryczno-logiczny,
Gn.EI. ⚡ - gniazdo 230V AC,
3KZ ⌚ - kamera obrotowa
K1 📺 - kamera stała
⚙️ - łącznik bryzgoszczelny IP44
⚙️ - łącznik dwubiegunowy
⚙️ - łącznik jednobiegunowy
■ RDC - rozdzielnica fotowoltaiczna DC
■ RGPV - rozdzielnica fotowoltaiczna PV

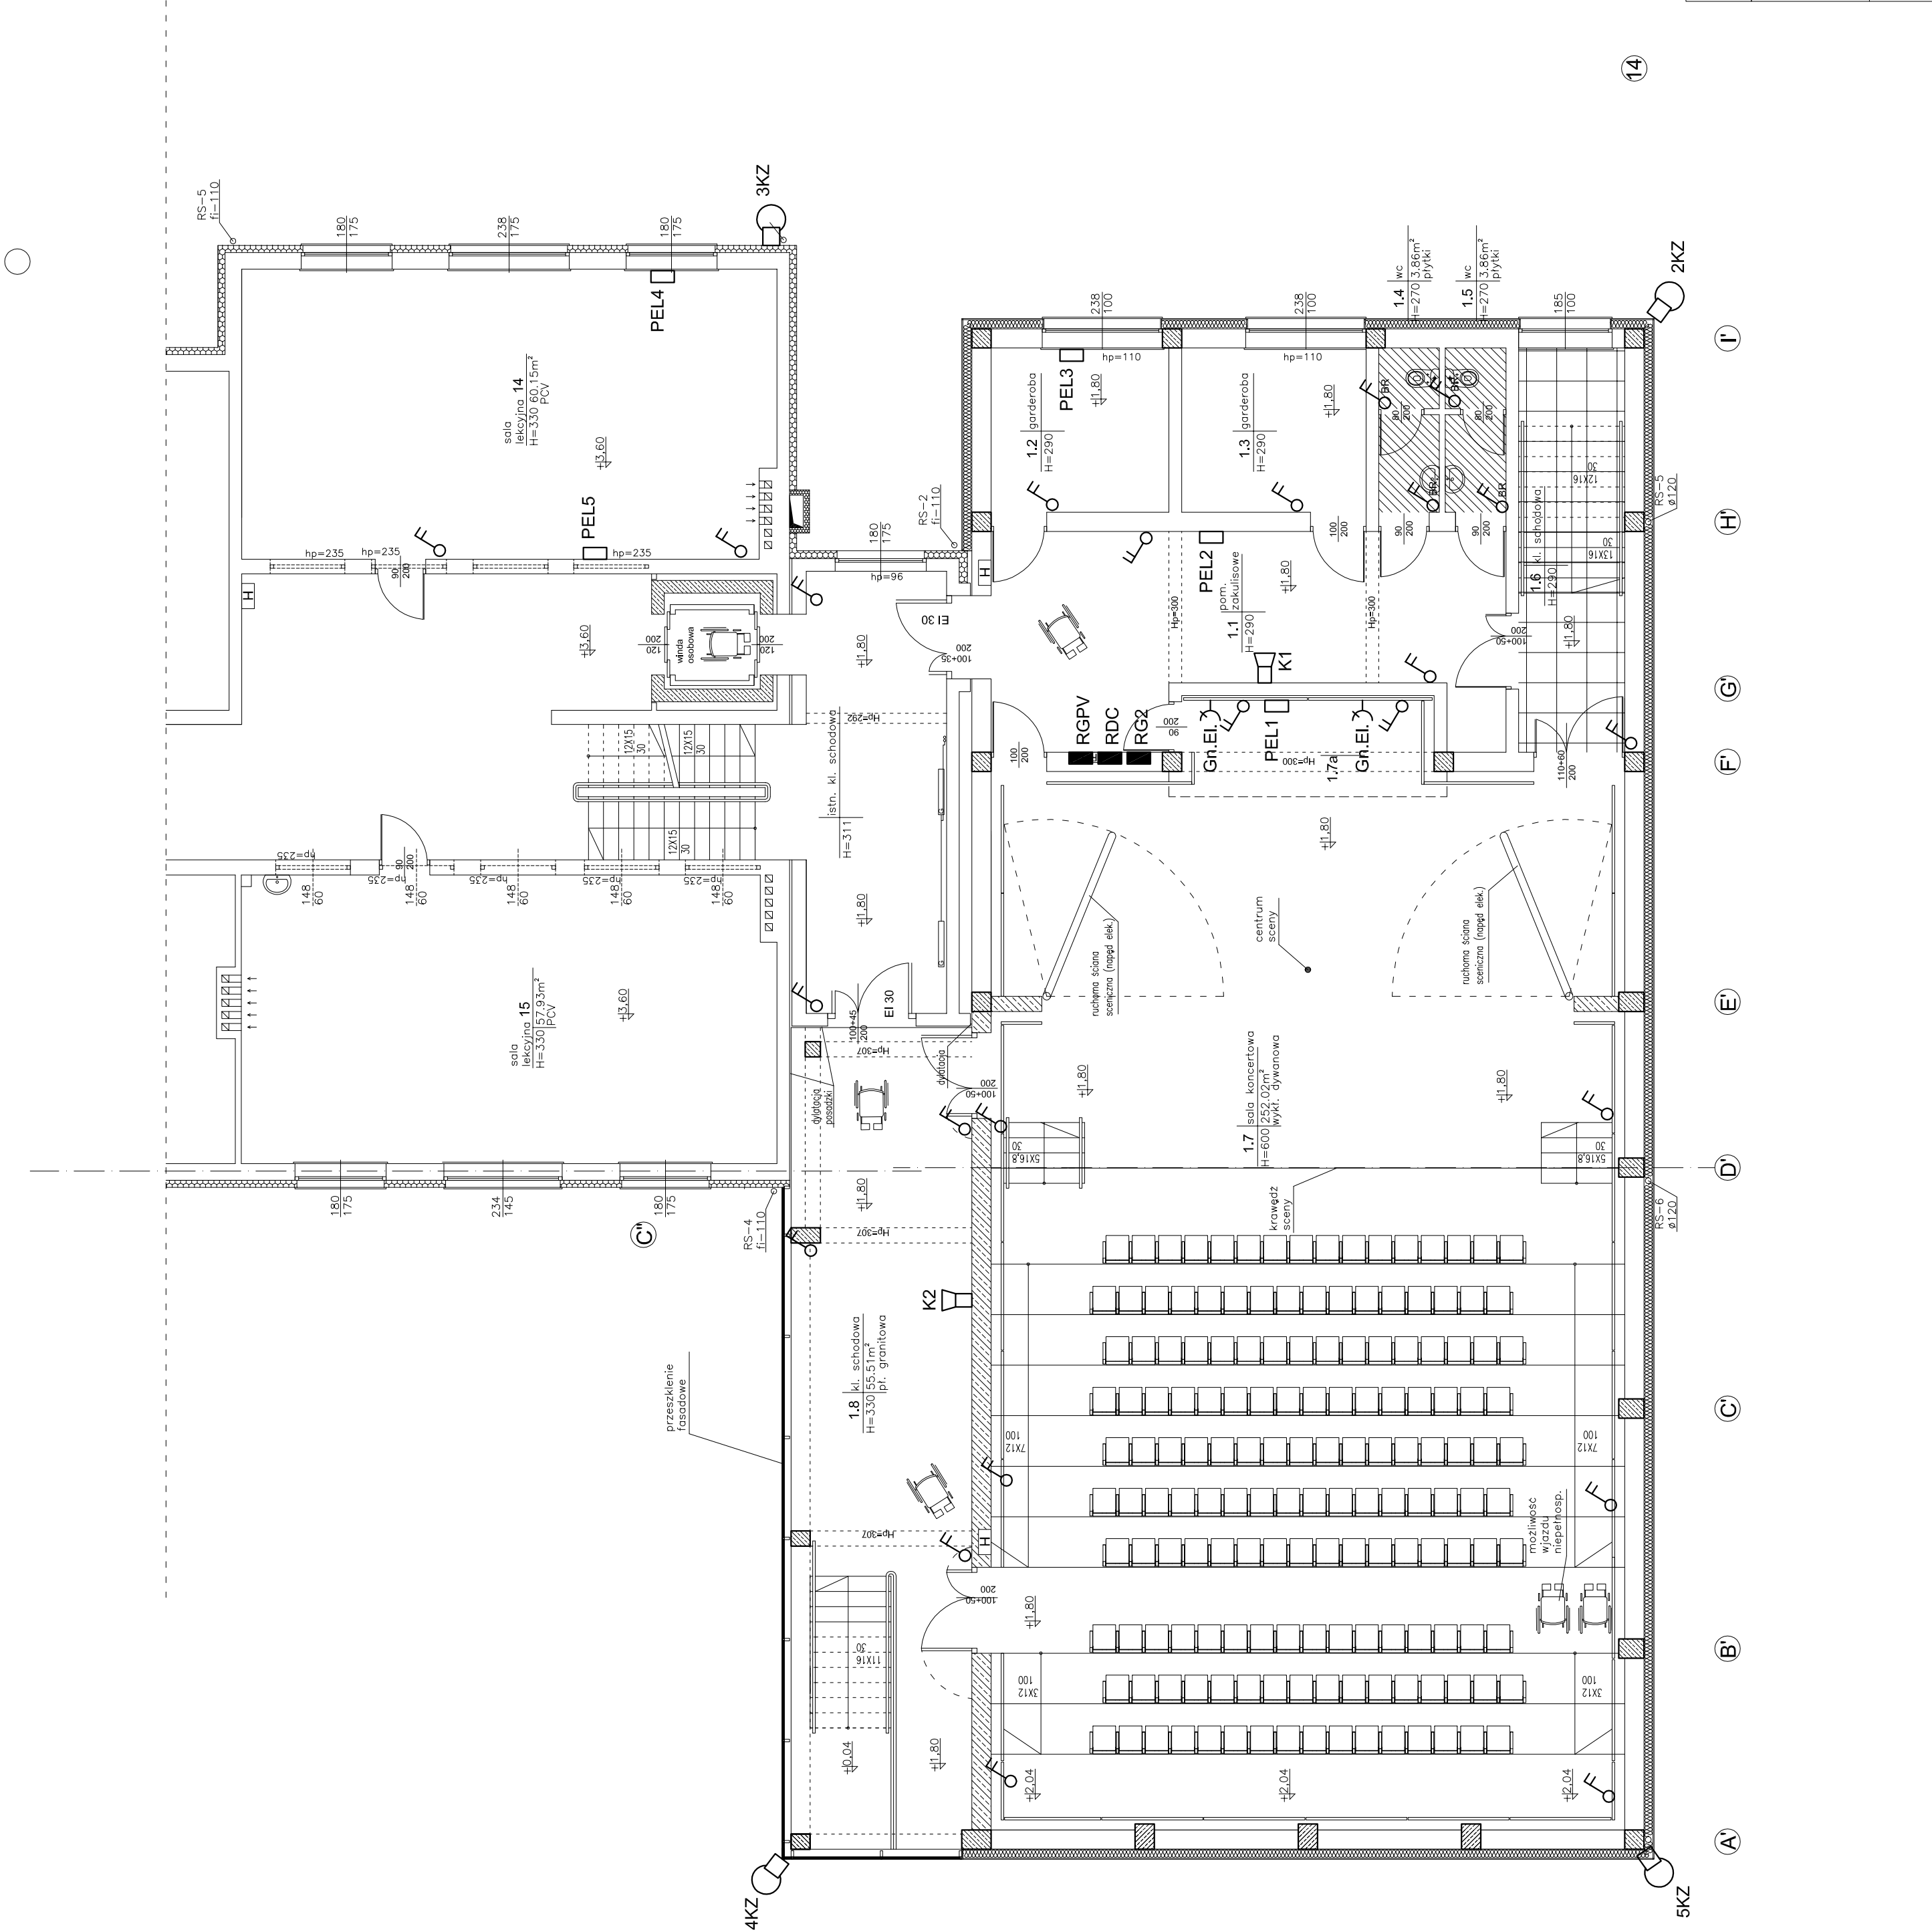

14

Inwestor: POWIAT PRZASNYSKI UL. SW. STANISŁAWA KOSTKI 5 06-300 PRZASNYSZ		Jednostka projektowa: PROFIL STUDIO ARCHYTEKTONICZNE REALIZACJA INWESTYCJI	
Temat projektu: „PRZEBUDOWA I ROZBUDOWA (MODERNIZACJA) BUDYNKU SZKOŁY PRZASNYSZ” - PROJEKT POD NADZIĘ, WZACNOPIENIE POTENCJAŁU KULTURALNEGO POWIATU PRZASNYSKIEGO POPRZECZ DOSTOSOWANIE ISTNIEJĄCEGO OBIEKTU SZKOŁY ROLNICZEJ DO NOWYCH FUNKCJI KULTURALNYCH POWIATU, W TYM SZKOŁY MUZYCZNEJ I STOPNIA W PRZASNYSZU		44-100 Glińska ul. Lbowa 12	
Projektował: inż. BOLESŁAW KUŚNIAK UPR. BUD. 111394	Specjalność: Elektryczna	Podpis:	Data:
Sprawdził: inż. Marek Słonek UPR. BUD. S.44438/PWOE/13	Specjalność: Elektryczna	Podpis:	05.2016
Stadium PB	nr rys.	Skala: 1:100	Rew.: 0
Rzut piętra 1. Instalacje elektryczne		E-02	