


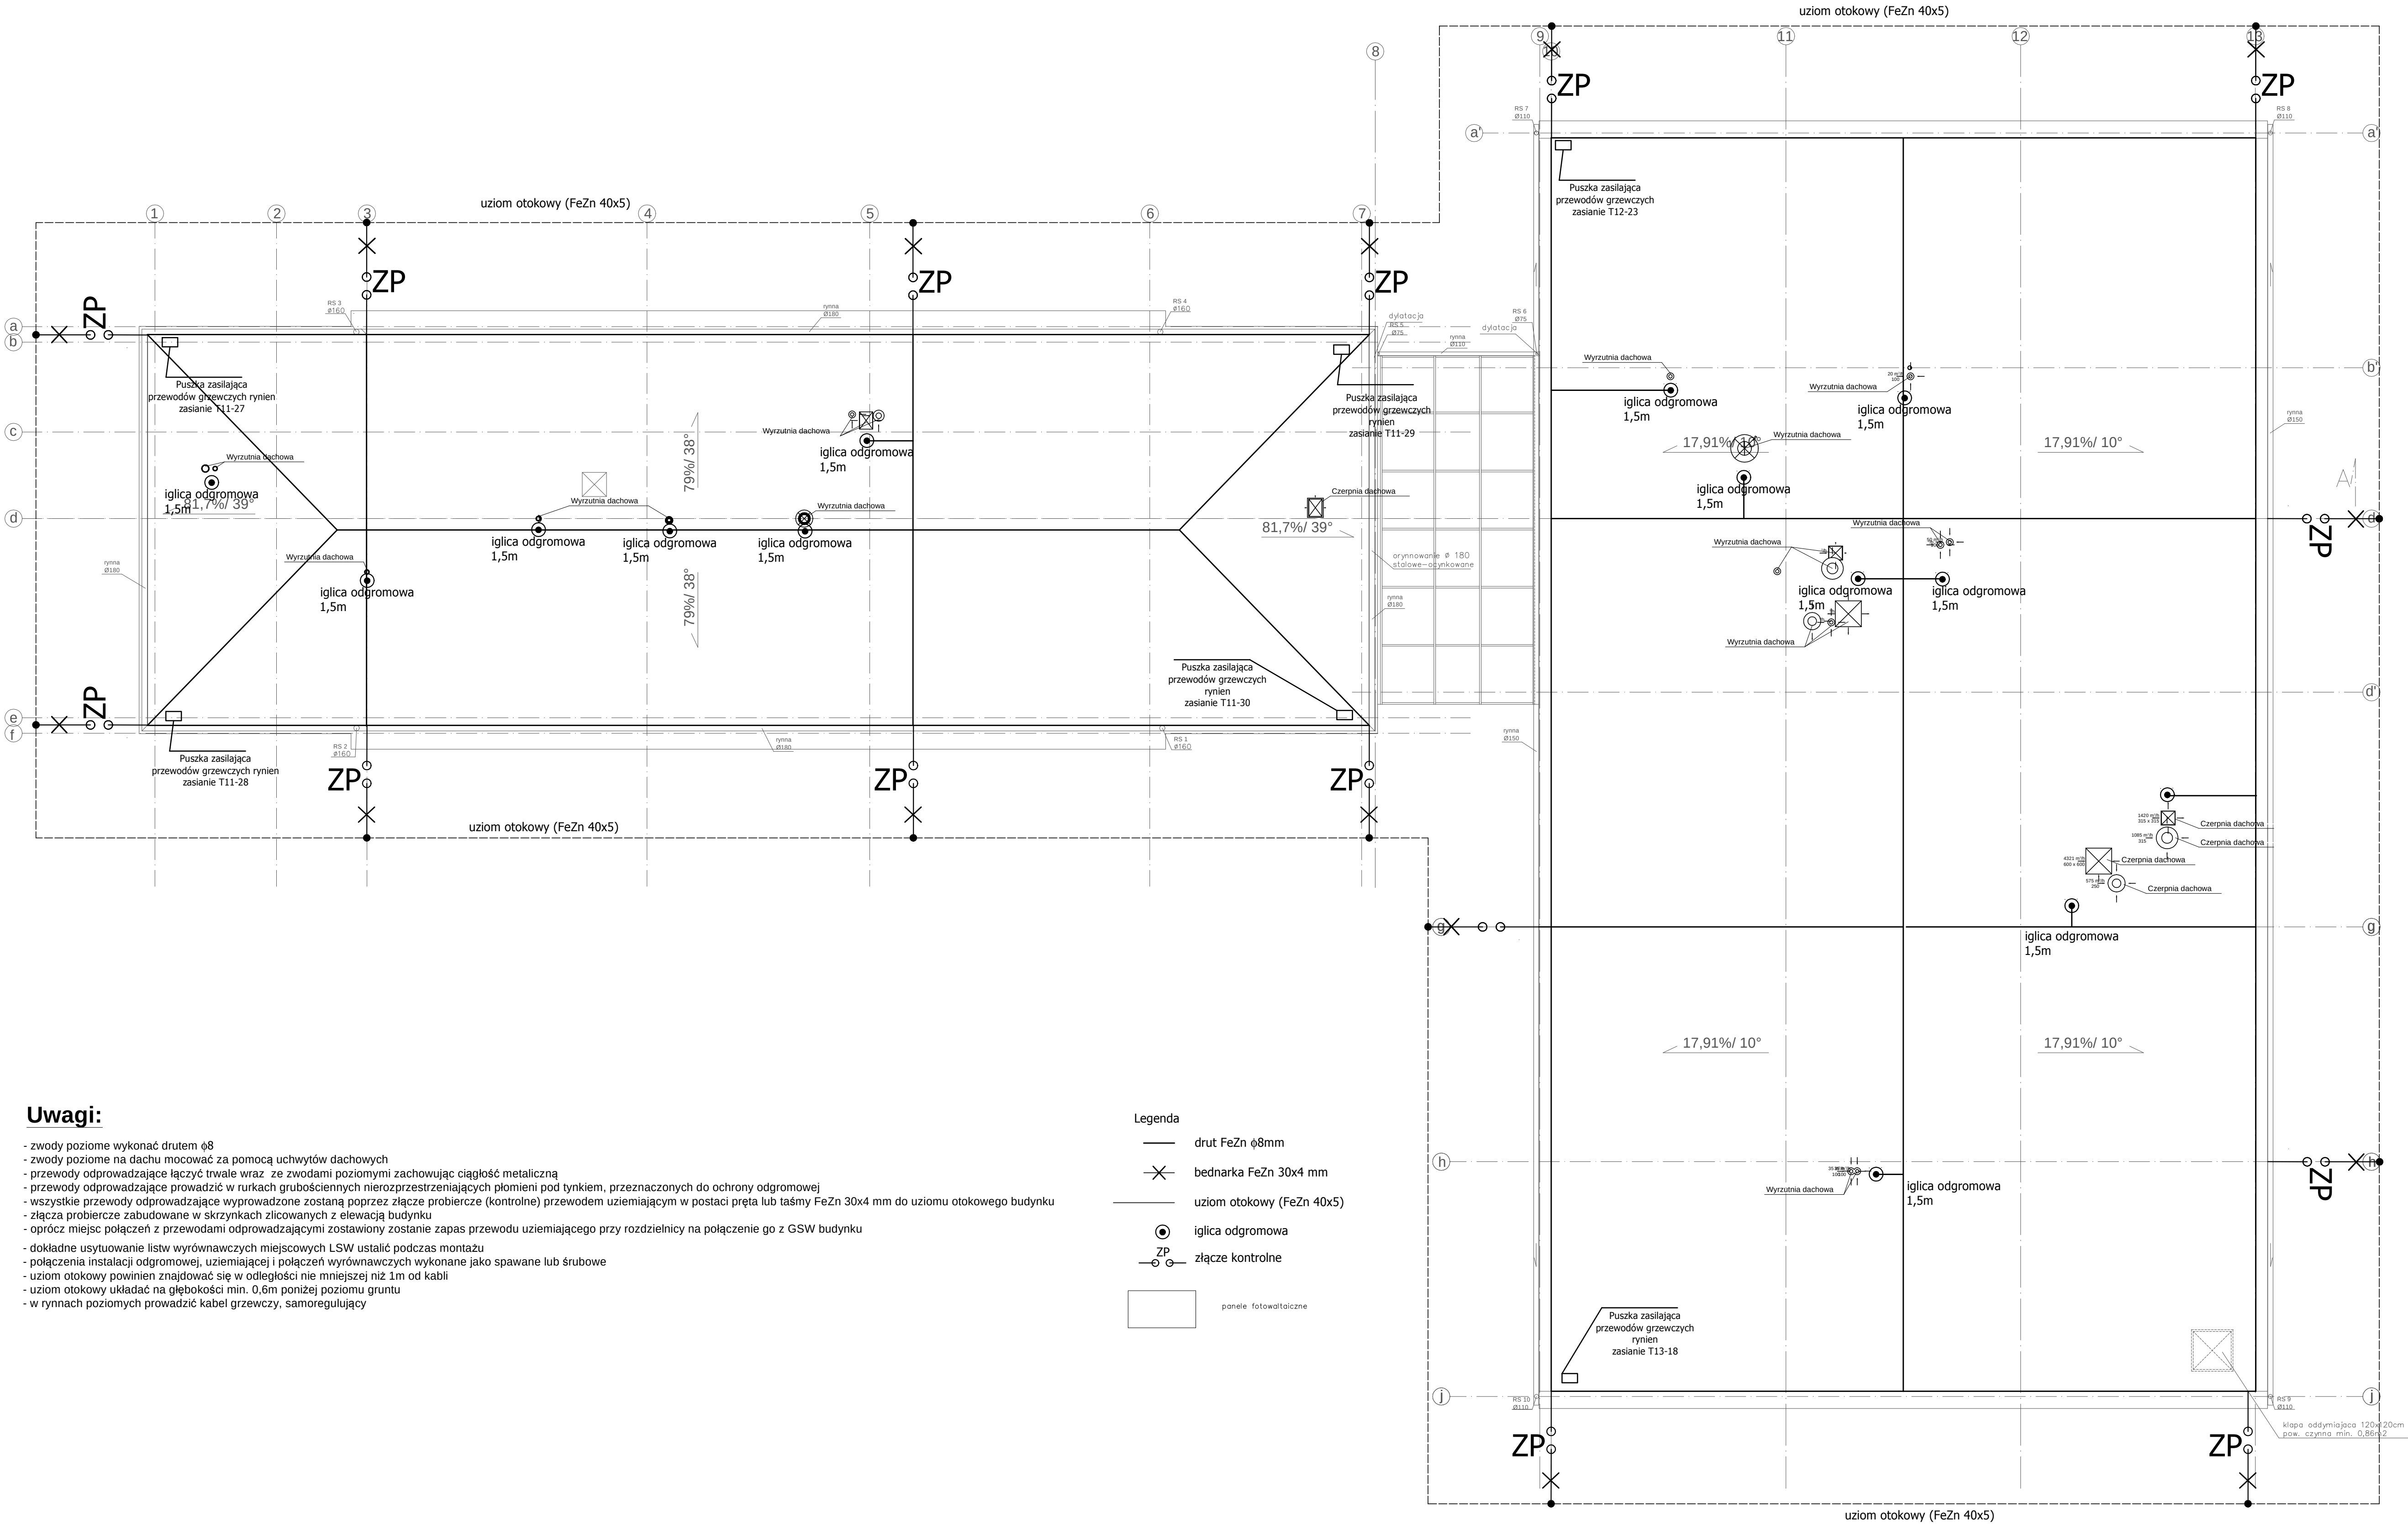

Uwagi:

- zwody poziome wykonać drutem $\phi 8$
- zwody poziome na dachu mocować za pomocą uchwyty dachowych
- przewody odprowadzające łączyć trwale wraz ze zwodami poziomymi zachowując ciągłość metaliczną
- przewody odprowadzające prowadzić w rurkach grubościennych nierozprzeszreniających płomieni pod tynkiem, przeznaczonych do ochrony odgromowej
- wszystkie przewody odprowadzające wyprowadzone zostaną poprzez złącze probiercze (kontrolne) przewodem uziemiającym w postaci pręta lub taśmy FeZn 30x4 mm do uziomu otokowego budynku
- złącza probiercze zabudowane w skrzynkach zlicowanych z elewacją budynku
- oprócz miejsc połączeń z przewodami odprowadzającymi zastosowany zostanie zapas przewodu uziemiającego przy rozdzielnic na połączenie go z GSW budynku
- dokładne usytuowanie listw wyrównawczych miejscowych LSW ustalić podczas montażu
- połączenia instalacji odgromowej, uziemiającej i połączeń wyrównawczych wykonane jako spawane lub śrubowe
- uziom otokowy powinien znajdować się w odległości nie mniejszej niż 1m od kabli
- uziom otokowy układać na głębokości min. 0,6m poniżej poziomu gruntu
- w rynnach poziomych prowadzić kabel grzewczy, samoregulujący

Legenda

- drut FeZn $\phi 8$ mm
- bednarka FeZn 30x4 mm
- uziom otokowy (FeZn 40x5)
- iglica odgromowa
- ZP — złącze kontrolne
- panele fotowoltaiczne

Inwestor: POWIAT PRZASNYSKI UL. ŚW. STANISŁAWA KOSTKI 5 06-300 PRZASNYSZ				Jednostka projektowa: PROFIL STUDIO ARCHYTEKTONICZNE REALIZACJA INWESTYCJI			
Temat projektu: „ROZBUDOWA Z PRZEBUDOWĄ WRAZ ZE ZMIANĄ SPOSOBU UŻYTKOWANIA BUDYNKU BYŁEJ SZKOŁY PRZEZNACZONEGO NA MŁODZIEŻOWY OŚRODEK WYCHOWAWCZY W ZDZIWÓJ NOWY” USTYTUOWANEGO na dz. nr 129/4, 130, 10 obejm 0051 ZDZIWÓJ NOWY”				44-100 Gliwice ul. Lipowa 12			
Projektował: mgr inż. Tomasz Gliniecki SLUKOWAPWOCIE14		Specjalność: Elektryczna		Podpis:		Data:	
Sprawdził: mgr inż. Ireneusz Piekło SLUKOWAPWOCIE13		Specjalność: Elektryczna		Podpis:		05.2015	
Nazwa rysunku: RZUT DACHU. Instalacja odgromowa		nr rys. E-07		Skala: 1:100		Rev.: 0	
stadium PB							