


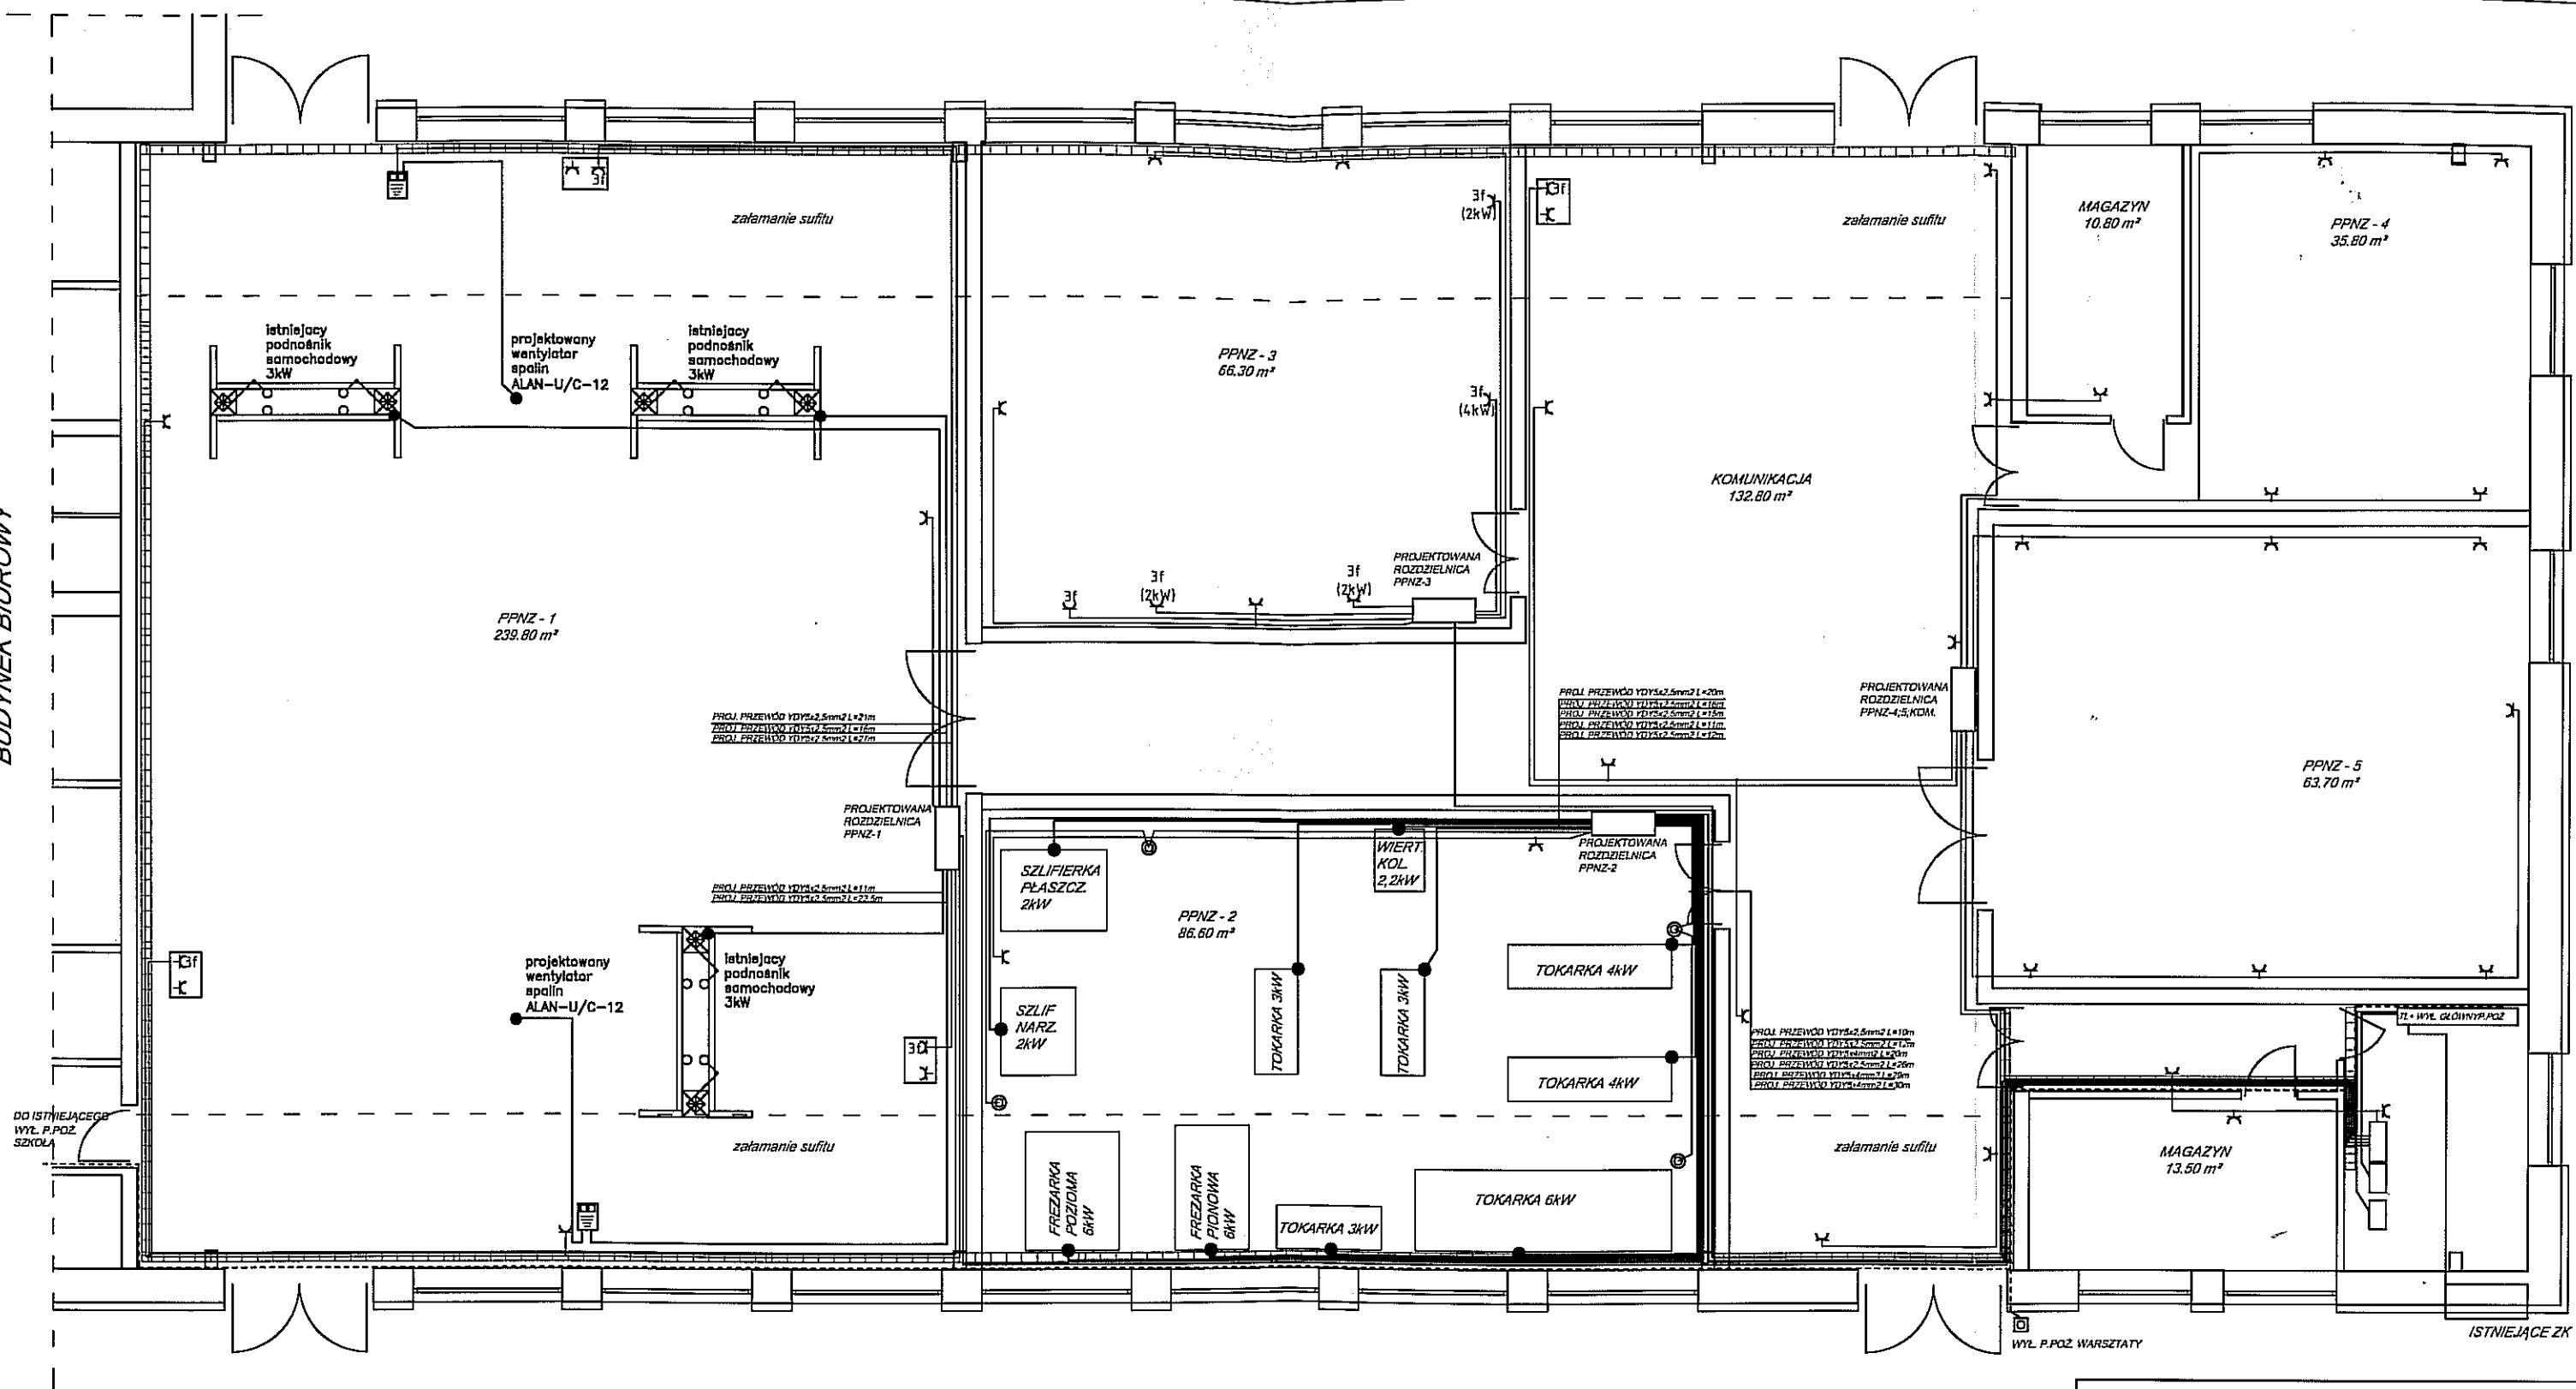

LEGENDA



punkt zasilający

su.

punkt uziemiający



zestaw gniazd 1x230V/1x400V(16A)



sterowanie wentylatorem wyciągu spalin



przycisk awaryjny M22-PV/KC11/IY

ELEKTRYKA ZBIGNIEW FILPSKI
10-608 Olsztyn ul. Gdynska 5
tel. 602 66 22 53 e-mail: elektryka-olsztyn@wp.pl

obiekt: Warsztaty Szkoły Centrum
Kształcenia Praktycznego

adres budowy: Przasnysz ul. Gdańska
dz. nr 978/2

branża:
elektryczna

projektant:
Inż. Tomasz Kasprówicz
upr. bud. WAM/0097/PWOE/12

podpis:
data:
02.2013r.

sprawdzający:
mgr inż. Sylwester Rączkiewicz
104/89/OL

podpis:
skala:
1:100

opracował:
tech. Zbigniew Filipski
24/94/OL

podpis:
nr rys:
E-2

tytuł rysunku:
wymiana instalacji elektrycznej gniazd
wtykowych i obw. 3fazowych