


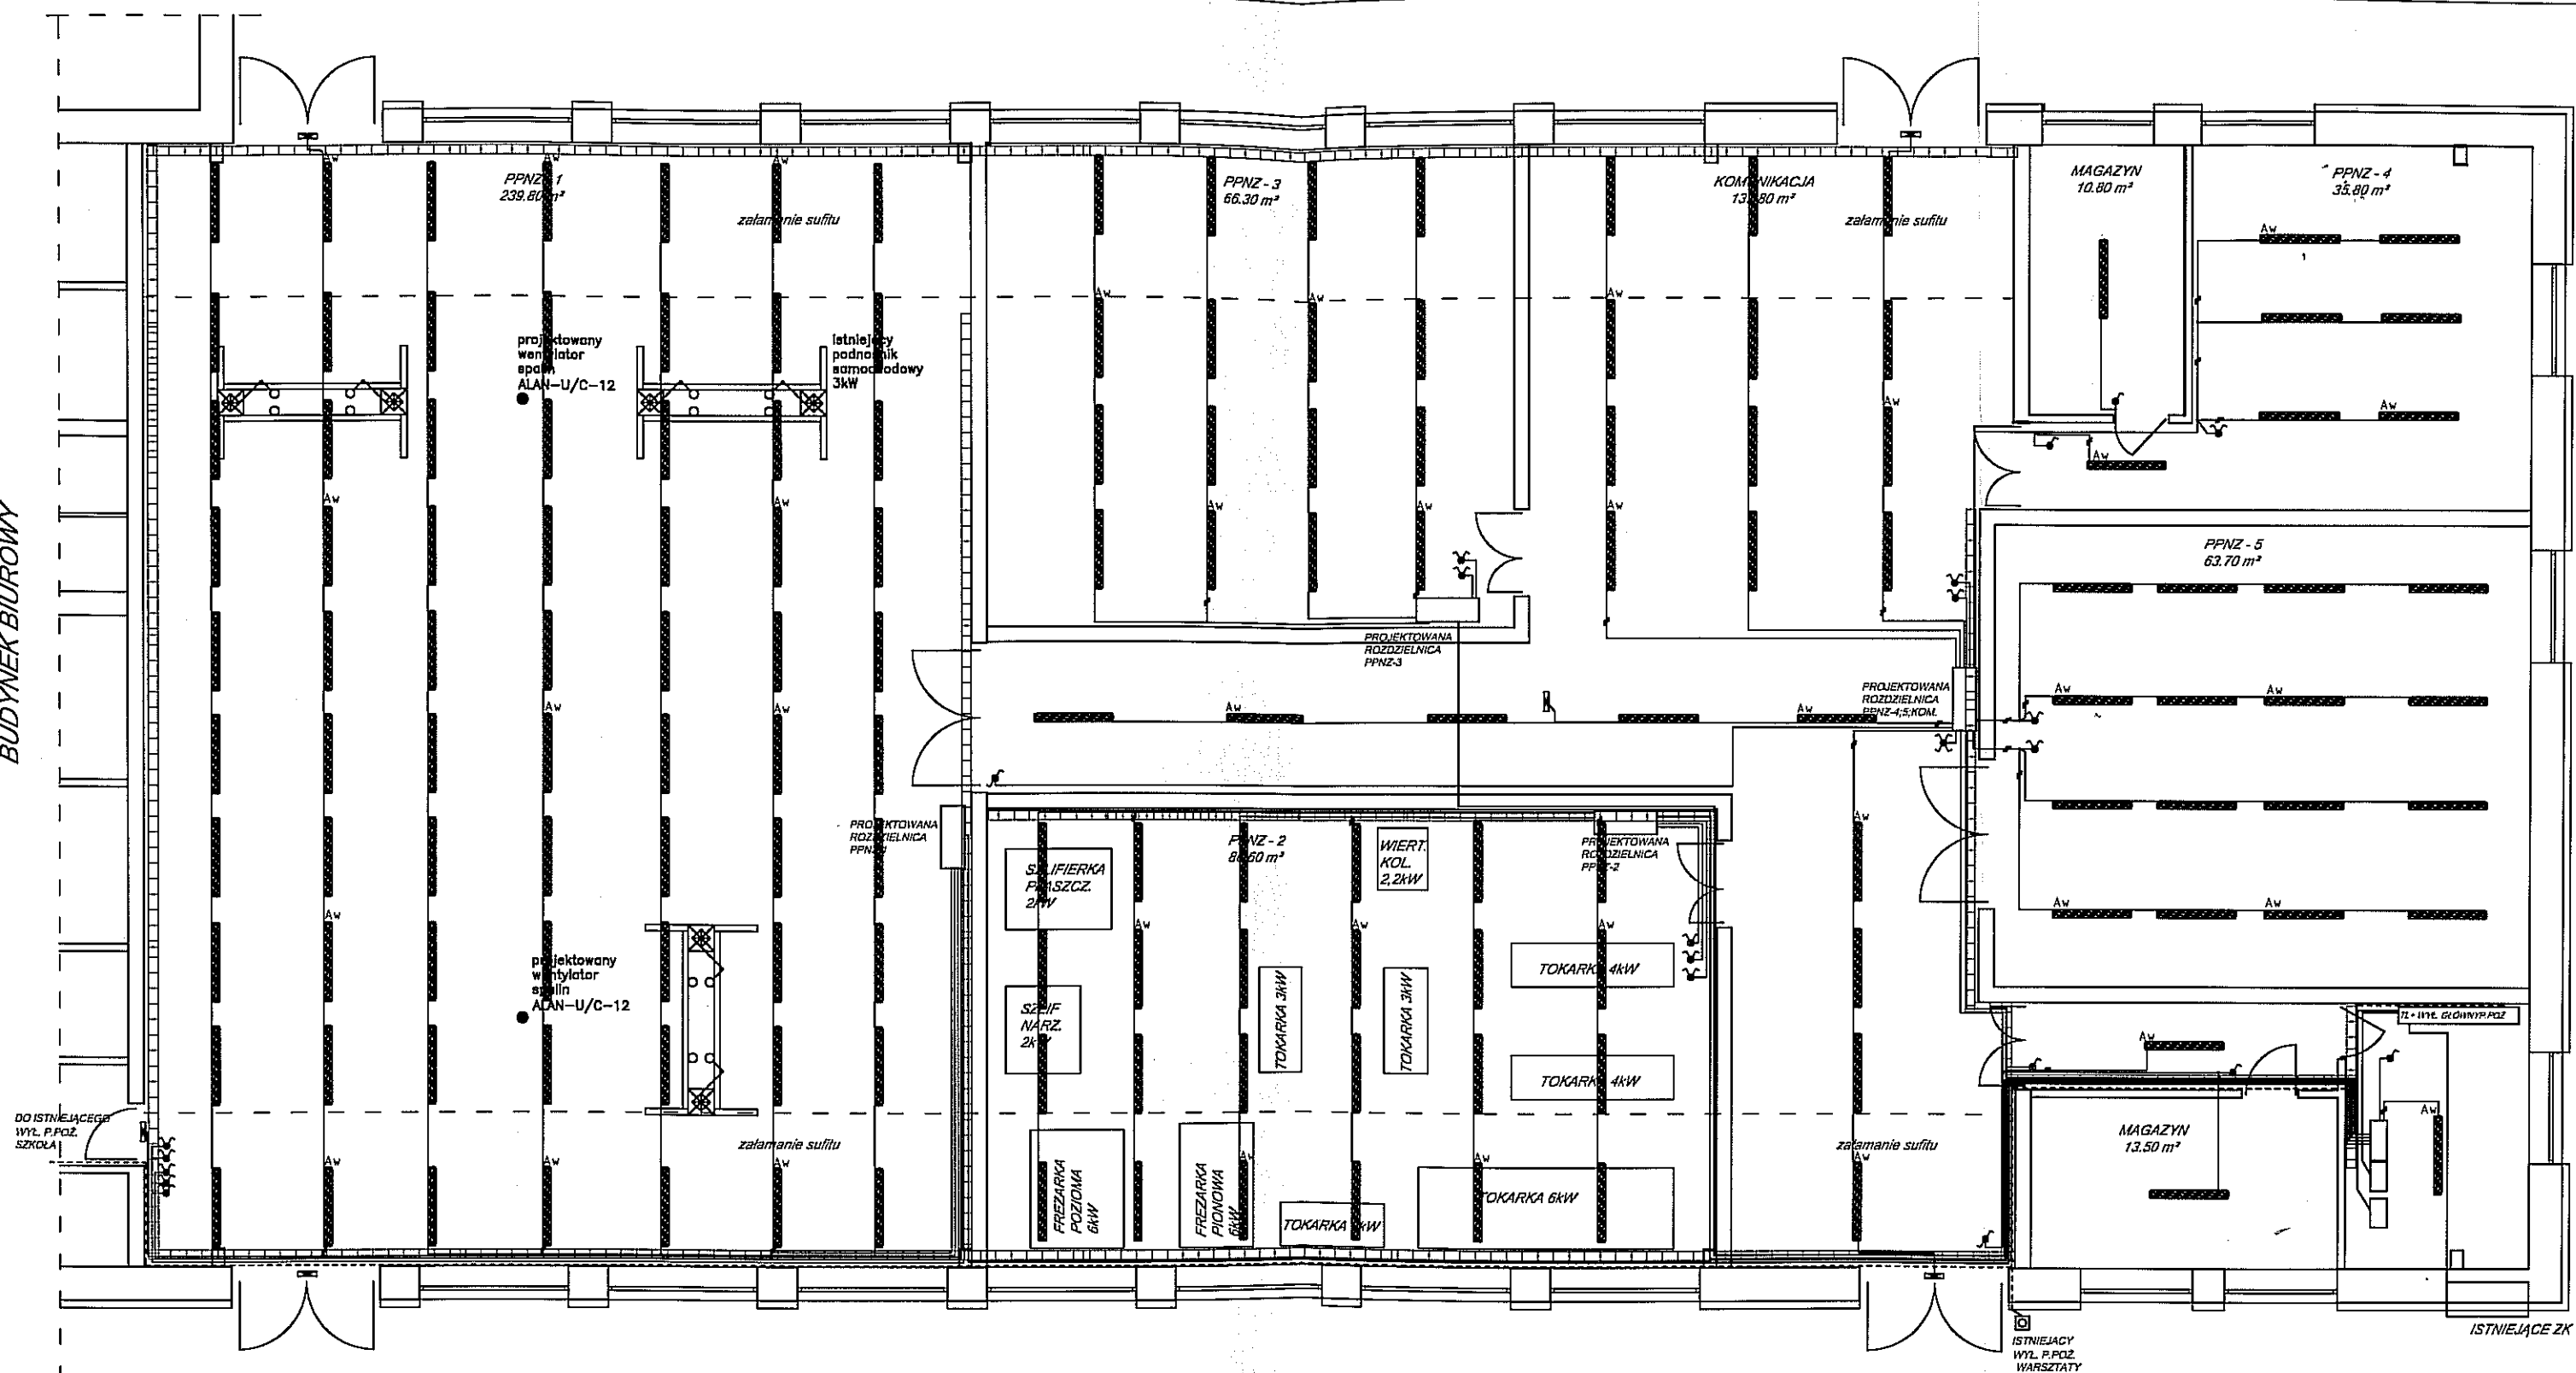

LEGENDA

- | | |
|--|--|
|  | oprawa sufitowa OPK 236 IP65 |
|  Aw | oprawa sufitowa OPK 236 IP65
z modułem awaryjnym 3h |
|  | oprawa kierunowa, ewakuacyjna LUG Urban Led |

ELEKTRYKA ZBIGNIEW FILPSKI 10-608 Olsztyn ul. Gdynska 5 tel.602 66 22 53 e-mail: elektryka-olsztyn@wp.pl	
obiekt: Warsztaty Szkoły Centrum Kształcenia Praktycznego	
adres budowy: Przasnysz ul. Gdańska 1 dz. nr 978/2	branża: elektryczna
projektant: inż. Tomasz Kasprawicz upr. bud. WAM/0097/PWOE/12	data: 02.2013r.
sprawdzający: mgr inż. Sylwester Rączkiewicz 104/89/OL	skala: 1:100
opracował: tech. Zbigniew Filpski 24/94/OL	nr rys: E-3
tytuł rysunku: wymiana instalacji elektrycznej oświetleniowej w budynkach warsztatu	