


Schemat instalacji elektrycznej

Tablica główna rozdzielnic

PPNZ-2

XL 160 3X24

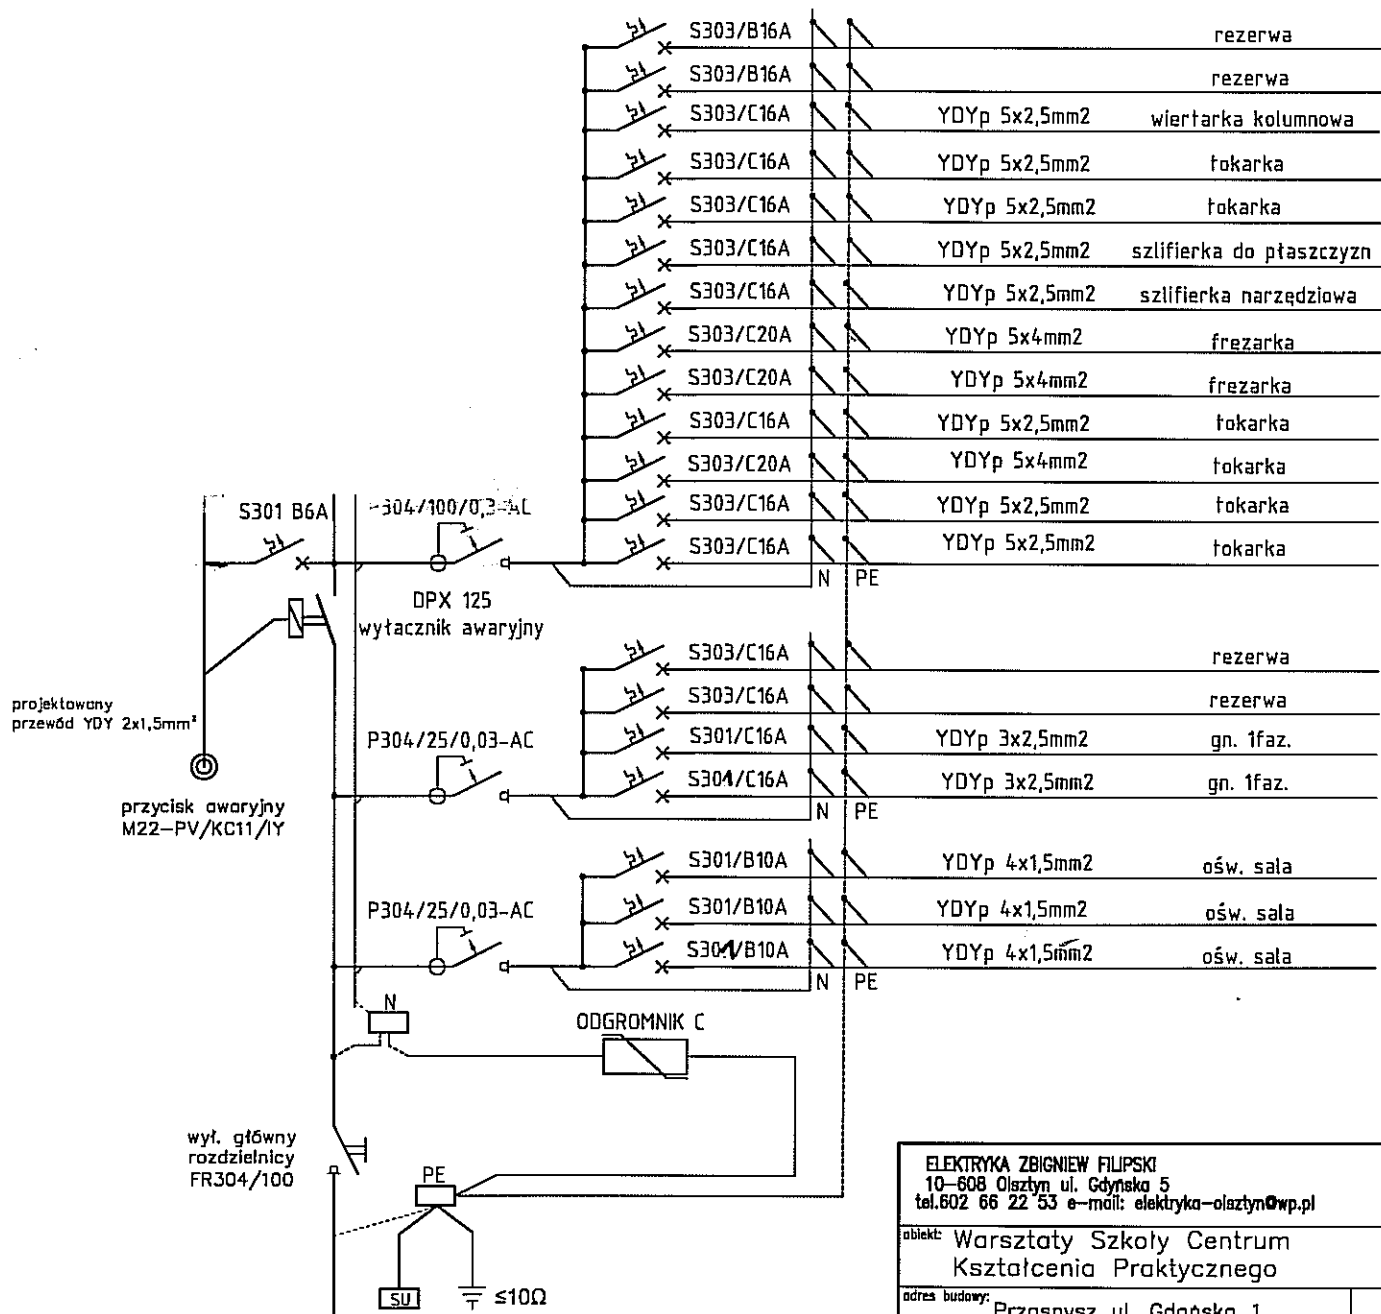

PROJ. PRZEWÓD ZASILAJĄCY
YDY 5X35mm² I=23,5m

ELEKTRYKA ZBIGNIEW FILIPSKI 10-608 Olsztyn ul. Gdynska 5 tel.602 66 22 53 e-mail: elektryka-olsztyn@wp.pl	
obiekt: Warsztaty Szkoły Centrum Kształcenia Praktycznego	
adres budowy: Przasnysz ul. Gdańska 1 dz. nr 978/2	branza: elektryczna
projektant: Inż. Tomasz Kasprzowicz upr. bud. WAM/0097/PWDE/12	podpis: data: 02.2013r.
aprobowujący: mgr inż. Sylwester Rączkiewicz 104/B9/OL	podpis: skala: 1:100
opracował: tech. Zbigniew Filipski 24/94/OL	podpis: nr rys: E-6
tytuł rysunku: rozdzielnica PPNZ-2	