


Schemat instalacji elektrycznej
Tablica główna rozdzielnic
PPNZ-
XL 160 3X24

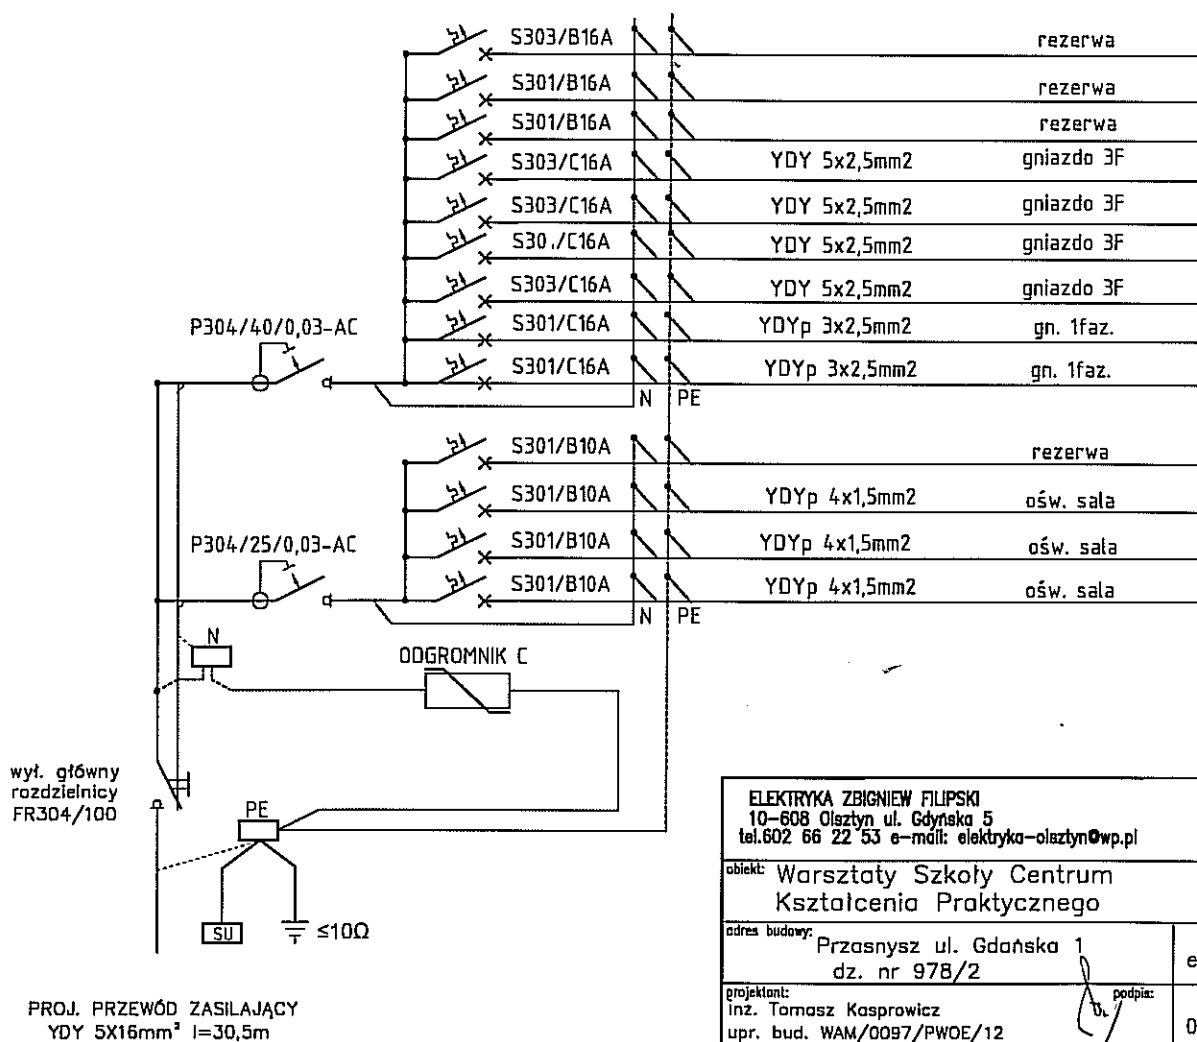

ELEKTRYKA ZBIGNIEW FILIPSKI 10-608 Olsztyn ul. Gdynska 5 tel.602 66 22 53 e-mail: elektryka-olsztyn@wp.pl	
obiekt: Warsztaty Szkoły Centrum Kształcenia Praktycznego	
adres budowy: Przasnysz ul. Gdańska 1 dz. nr 978/2	branża: elektryczna
projektant: inż. Tomasz Kasprzowicz upr. bud. WAM/0097/PWOE/12	data: 02.2013r.
sprawdzający: mgr inż. Sylwester Rączkiewicz 104/B9/OL	skala: 1:100
opracował: tech. Zbigniew Filipski 24/94/OL	nr rys: E-7
tytuł rysunku: rozdzielnica PPNZ-3	