


SKALA 1:50

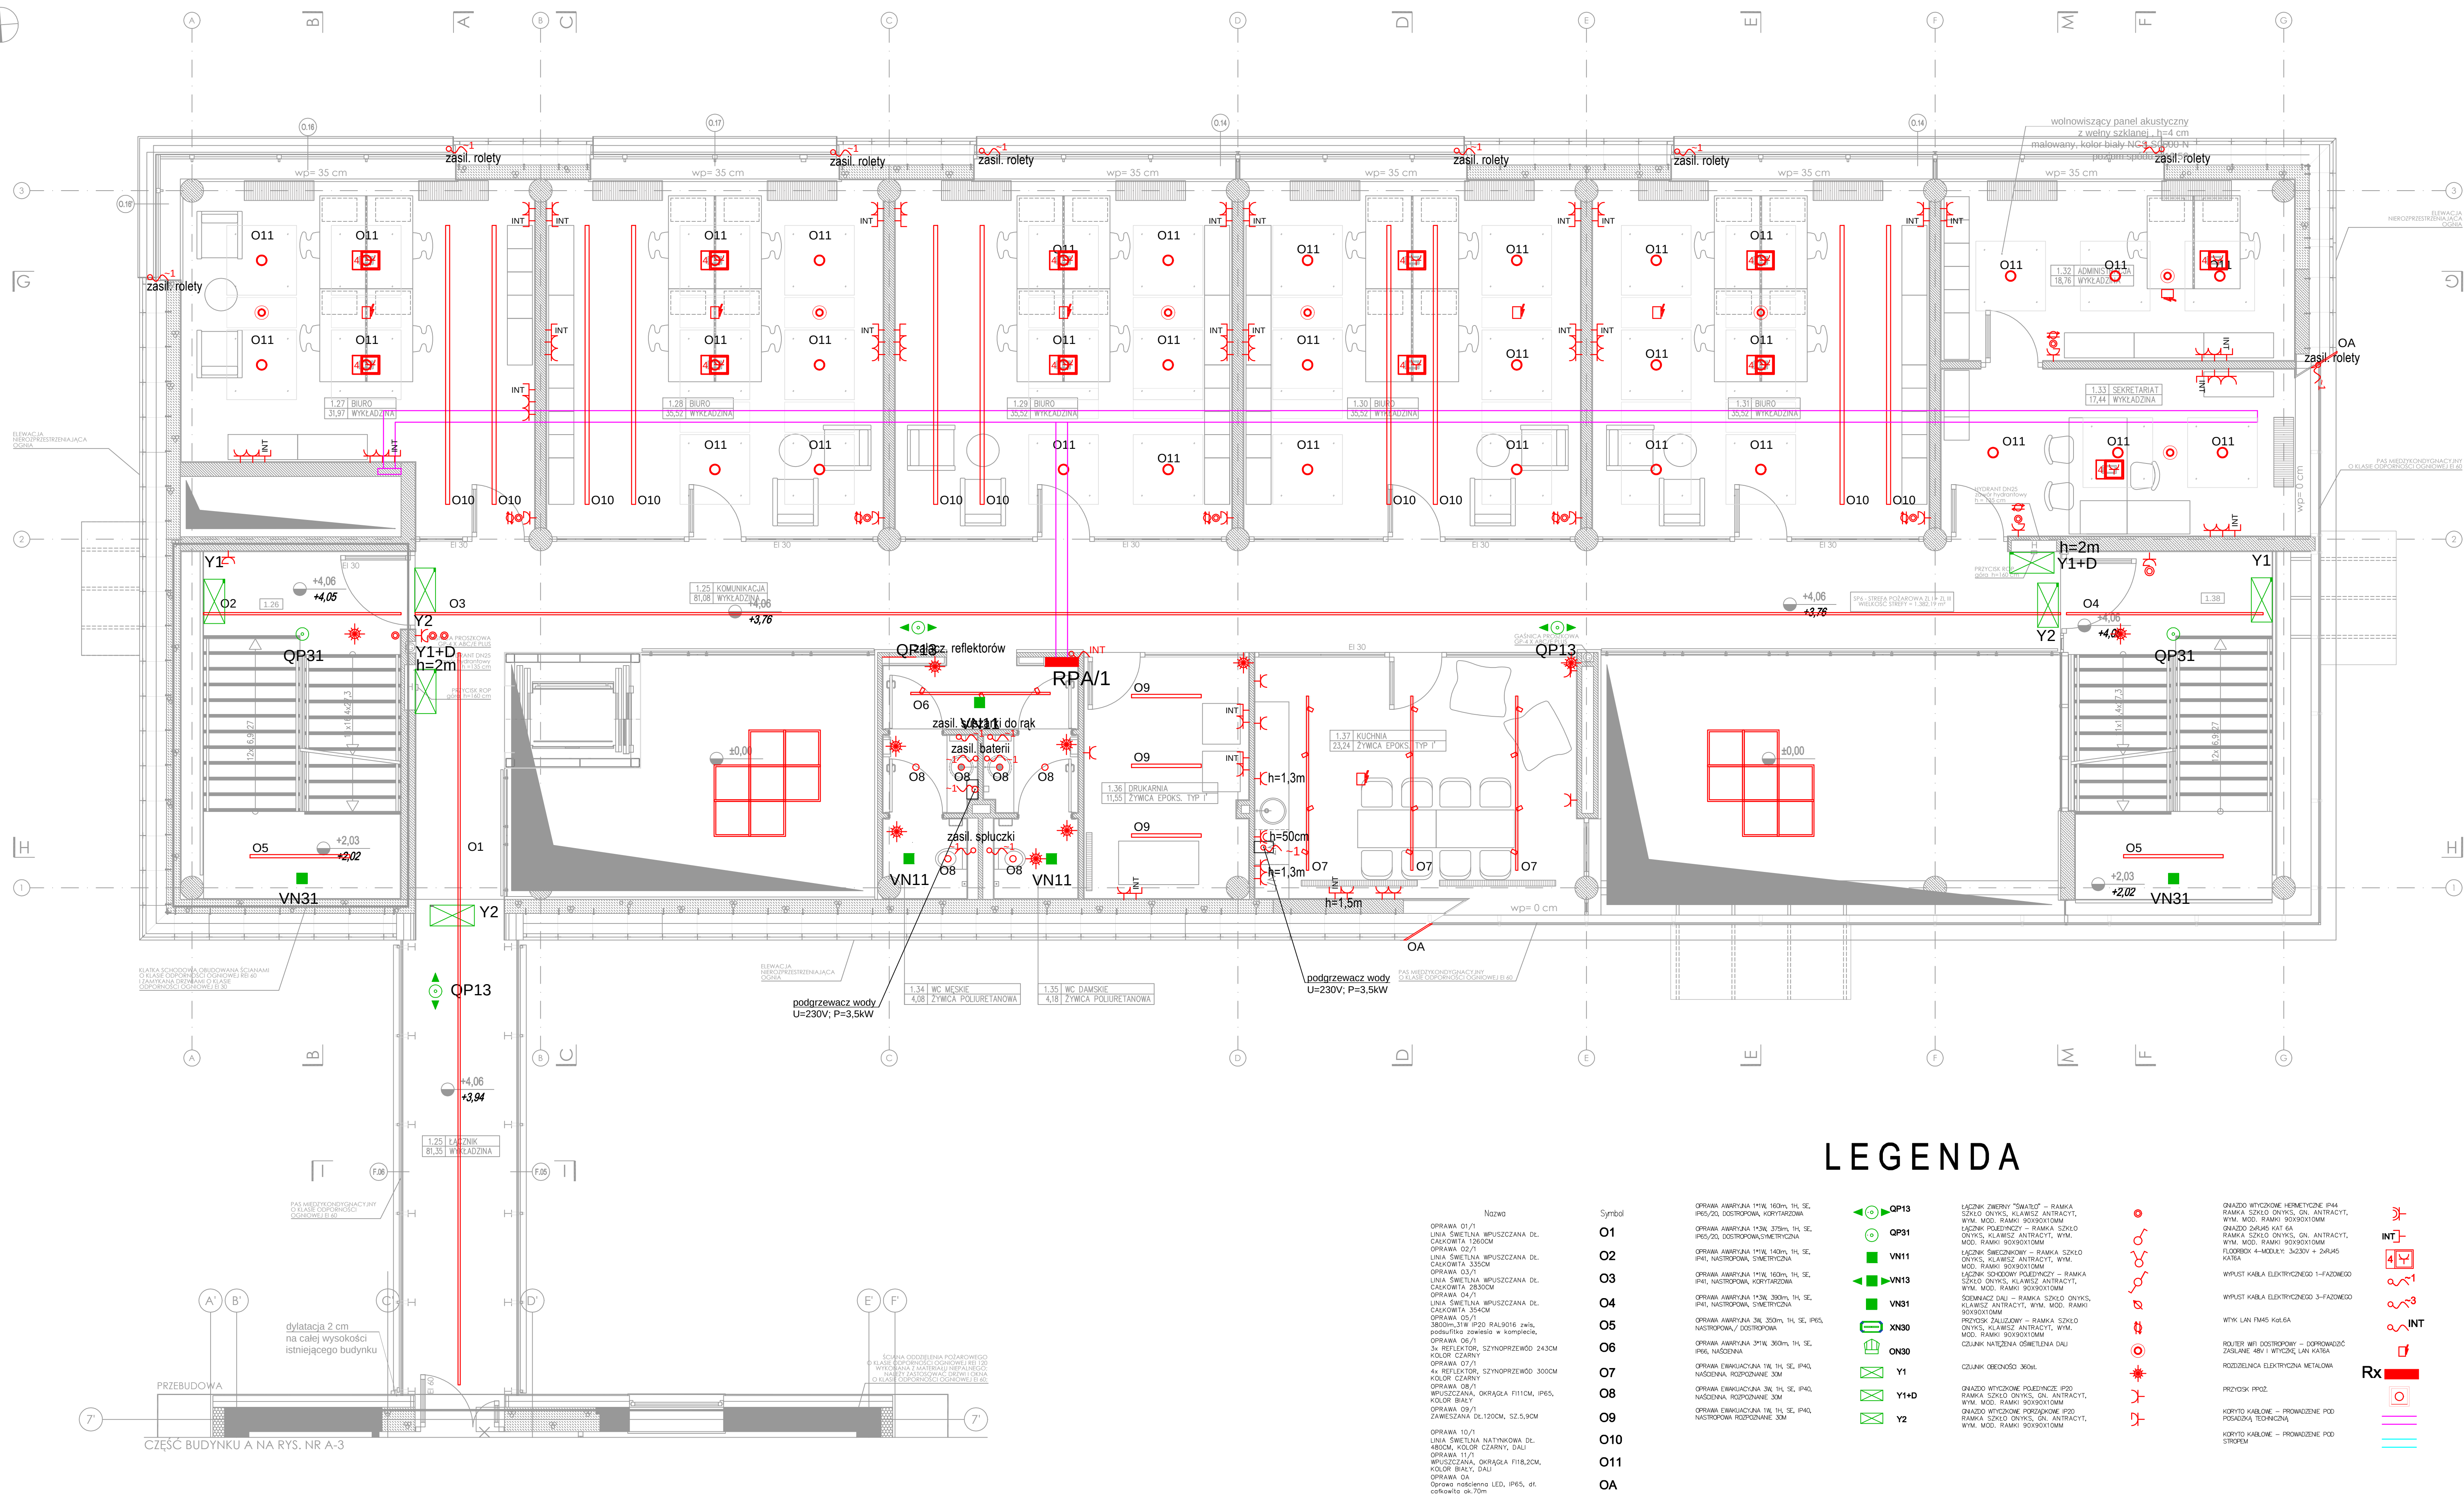

LEGENDA

Nr	Nazwa pomieszczenia
1.25	Komunikacja
1.26	Klatka schodowa
1.27	Biuro
1.28	Biuro
1.29	Biuro
1.30	Biuro
1.31	Biuro
1.32	Biuro
1.33	WC męskie
1.34	WC damskie
1.35	Drukarnia
1.36	Kuchnia
1.37	Klatka schodowa

[illegible]

- wszystkie wymagania, poziomy i specyficzny, należy sformułować przed rozpoczęciem budowy, dokonaniem zamówień,
- projekt należy rozpatrywać całościowo wraz z opisem technicznym i rysunkami technicznymi, wszystkie elementy użyte w projekcie technicznym, nie należy na rysunkach lub odwrotnie należy traktować tak jakby były ujęte w odczytach dokumentacji projektowej,
- do wykonania należy zastosować materiały i wyroby dopuszczone do obrotu w kraju lub zagranicą, zgodnie z Rozporządzeniem RP i EU, całość prac należy wykonywać zgodnie z zasadami sztuki budowlanej obowiązującymi przepisami sanitarnymi BHP i p.p.oż., normami i wytycznymi polskimi i europejskimi, instrukcjami producentów, obowiązującymi warunkami wykonania i odbioru robót,
- wszystkie materiały i systemy są produktami surowymi i mogą być poddawane surowerom i może nastąpić ich zamiana na produkt inny pod warunkiem że będzie on lepszy,
- wytnij podany w cm

PRACOWNIA	PROJEKT WYKONAWCZY	
	Projekt stanowiskowe i technologiczne dla instalacji KROD Projektowanie i budowa instalacji KROD Wzrostke projekt, w tym plany odczytów, załączniki i dokumentację wykonawczą i wykonawczą bezpłatnie zgodnie z projektem	
PROJEKTANT:	inż. Marcin Lisowski	
SPRAWDZAJĄCY:	mgr inż. Henryk Gurniński	
OPŁACAJĄCY:	inż. Kamil Piętko	
OBJEKT:	ROZBUDOWA, PRZEBUDOWA WRAZ Z ZMIANĄ POSADZKI UŻYTKOWA BUDYNKU BŁĘ SIKOŃ PRZEDNACZONEGO NA UŻYTKOWANIE JAKO PRZEDSIĘBIORSTWA W ZDROWIU JAKO I ZDROWIU STARYM, JAKO SPOKOJ NA REWITALIZACJĘ I WYŚWIADYKANT PRZECZNIEM OKUPANTEM W CZASIE WNIOSŁOŚCI	
LOKALIZACJA:	ul. nr 129/14, 130/1, 00521 Zdzisław No dz nr 10, ob. 00521 Zdzisław No gmin. Chorzów, powiat Przemyśl	
PRZEDMIOT ZAKŁADU:	CZĘŚĆ BUDYNKU PIĘTRO PLAN INSTALACJI ELEKTRYCZNEJ	
REDAKTOR:	ELEKTRYCZNA	SEK. 1
WYDAWCA:	elektryczna 2018	FW