


## SKALA 1:50

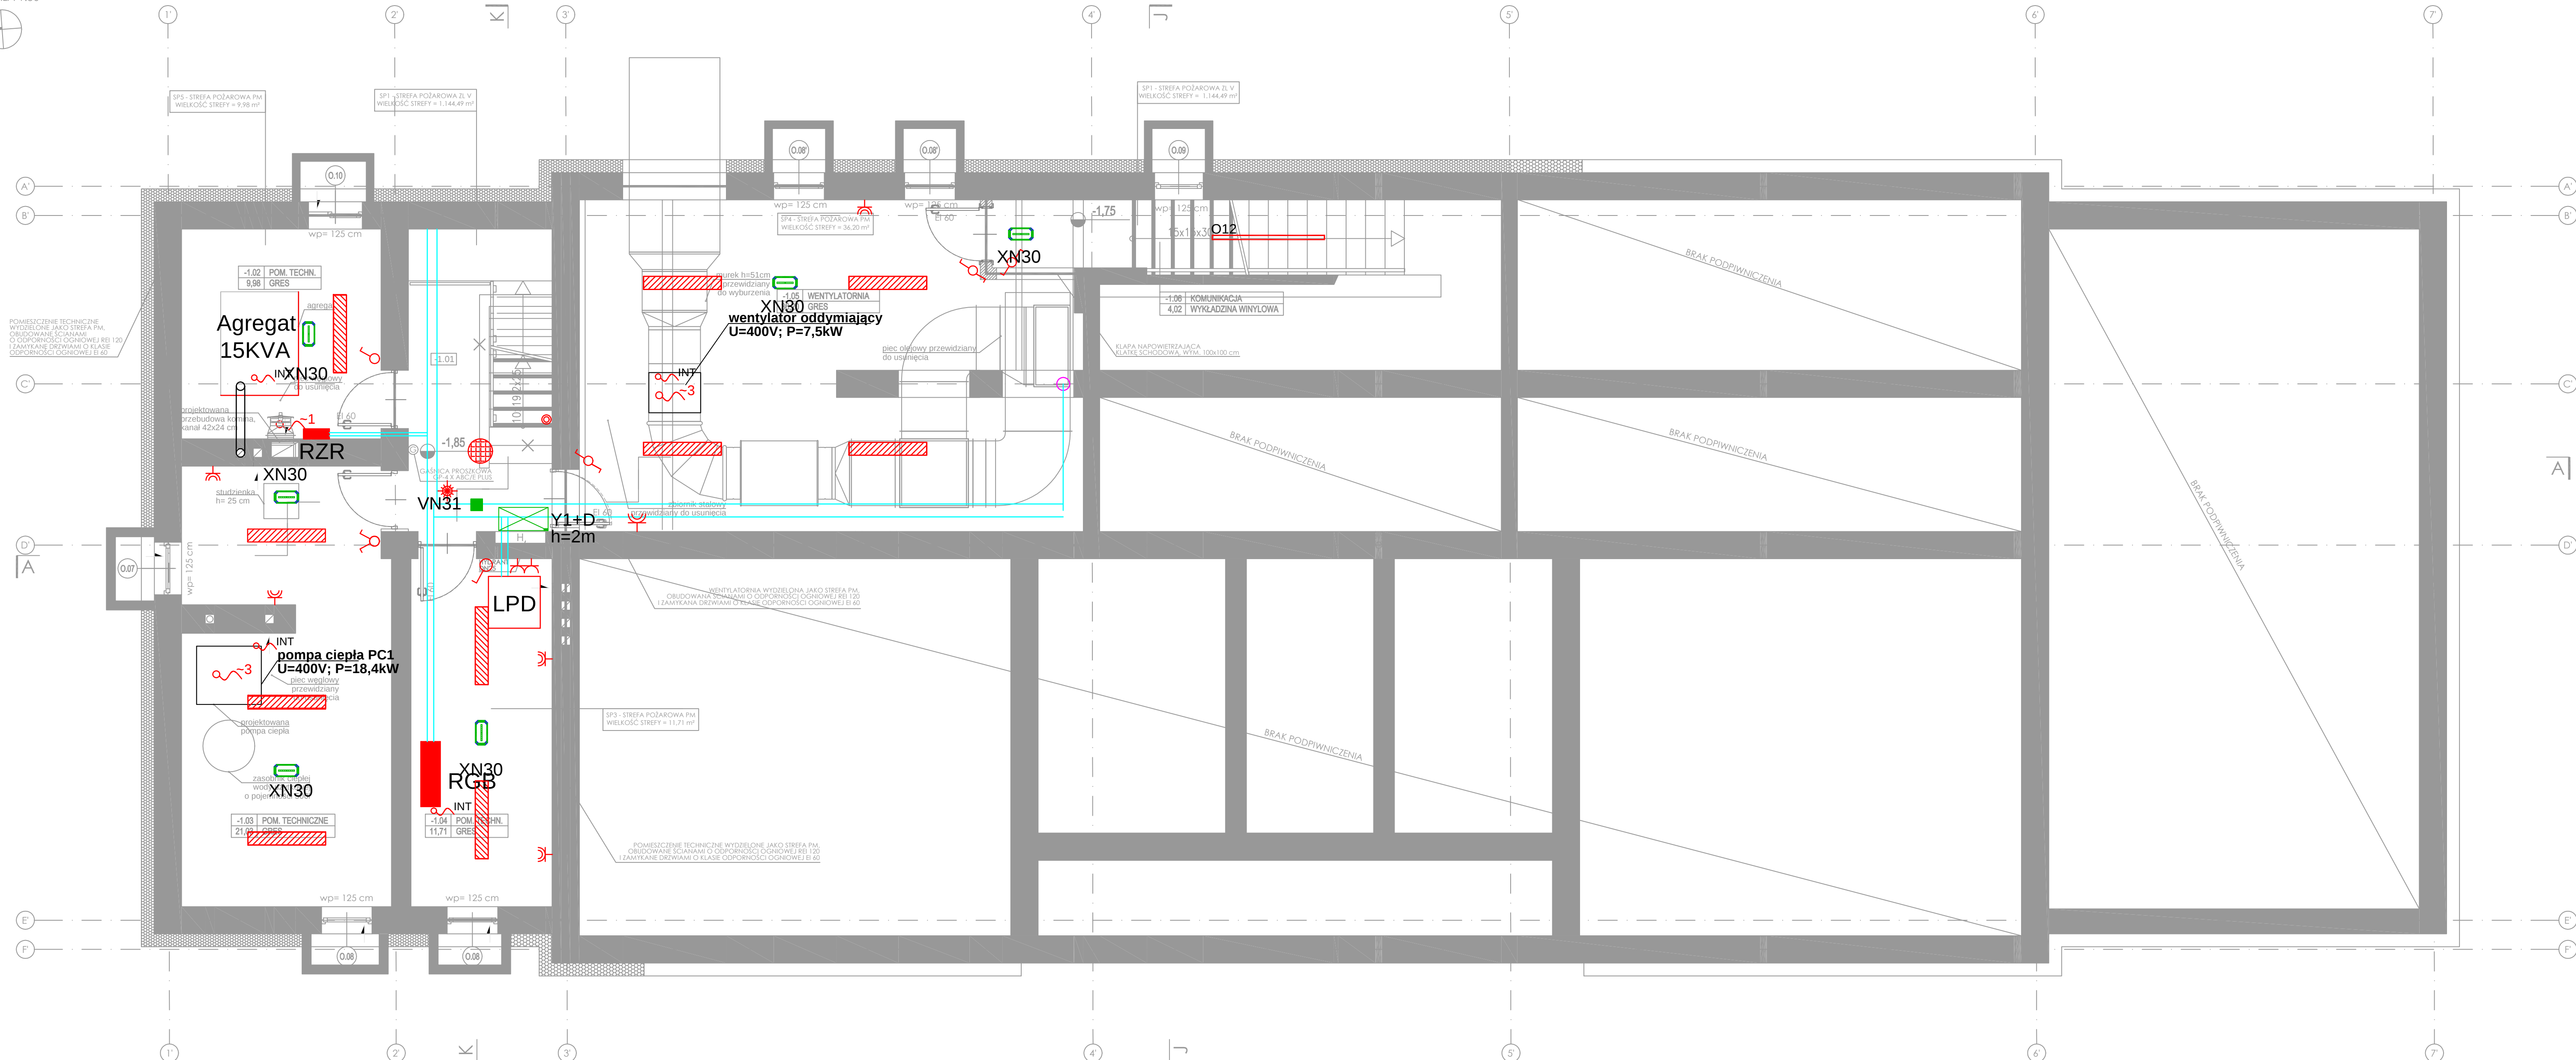

| Nazwo                                                                       | Symbol                                                                                |
|-----------------------------------------------------------------------------|---------------------------------------------------------------------------------------|
| OPRAWA 01/B<br>WPUŚCZANA, KWADRATOWA<br>100x120, KOLOR BIAŁY                | 01                                                                                    |
| OPRAWA 02/B<br>WPUŚCZANA, KWADRATOWA<br>100x120, KOLOR BIAŁY                | 02                                                                                    |
| OPRAWA 03/B<br>4X REFLAKTOR LED + SZYNOPRZEWÓD,<br>KOLOR CZARNY             | 03                                                                                    |
| OPRAWA 04/B<br>1X REFLEKTOR LED + SZYNOPRZEWÓD<br>DŁ.2300cm, KOLOR CZARNY   | 04                                                                                    |
| OPRAWA 05/B<br>LINA ŚWIELNA WPUŚCZANA,<br>DŁ.600cm                          | 05                                                                                    |
| OPRAWA 06/B<br>LINA ŚWIELNA WPUŚCZANA,<br>DŁ.750cm                          | 06                                                                                    |
| OPRAWA 07/B<br>LINA ŚWIELNA WPUŚCZANA,<br>DŁ.1200cm                         | 07                                                                                    |
| OPRAWA 08/B<br>NASTROPOWA, OKRĄGŁA SR32, IP54,<br>KOLOR SŁ.4                | 08                                                                                    |
| OPRAWA 9/B<br>NASTROPOWA, OKRĄGŁA 13cm, KOLOR<br>BIAŁY                      | 09                                                                                    |
| OPRAWA 10/B<br>WISZĄCA OKRĄGŁA, DŁ.1200cm, IP40cm,                          | 010                                                                                   |
| OPRAWA 11/B<br>OWIECZNIKA IP65M                                             |  |
| OPRAWA 12/B<br>LINA ŚWIELNA NASTROPOWA, DŁ.170cm,                           | 012                                                                                   |
| OPRAWA 13/B<br>KLIKNIET ŁĄCZENIOWY, IP44                                    | 013                                                                                   |
| OPRAWA 14/B<br>OPRAWA SCHOUDOWA LED, WM,<br>320x70mm, IP65, KOLOR GRZYTAWY  | 014                                                                                   |
| OPRAWA 15/B<br>OPRAWA OKRĄGŁA DO GRUNTOWE,<br>DŁ.260mm (IP GRZYTAWY), IP 67 | 015                                                                                   |
| OPRAWA 16/B<br>2X REFLAKTOR ZWYKŁY<br>18x140x40mm, KOLOR GRZYTAWY, IP 65    | 016                                                                                   |
| OPRAWA 01/B<br>4X REFLAKTOR LED + SZYNOPRZEWÓD                              | 017                                                                                   |

|                                                                      |                                                                                       |      |
|----------------------------------------------------------------------|---------------------------------------------------------------------------------------|------|
| OPRAWA AMERYKAŃSKA 111K, 110D, 1H, SE, IP65, DOSTĘPNOŚĆ: KONTYNGENT  |  | QP13 |
| OPRAWA AMERYKAŃSKA 12K, 120D, 1H, SE, IP65, DOSTĘPNOŚĆ: KONTYNGENT   |  | QP31 |
| OPRAWA AMERYKAŃSKA 111K, 110D, 1H, SE, IP41, NASTROJOWA, SYMETRYCZNA |  | VM11 |
| OPRAWA AMERYKAŃSKA 111K, 110D, 1H, SE, IP41, NASTROJOWA, KONTYNGENT  |  | VM13 |
| OPRAWA AMERYKAŃSKA 12K, 120D, 1H, SE, IP41, NASTROJOWA, SYMETRYCZNA  |  | VM31 |
| OPRAWA AMERYKAŃSKA 3K, 30D, 1H, SE, IP65, NASTĘPNOŚĆ / DOSTĘPNOŚĆ    |  | XM30 |
| OPRAWA AMERYKAŃSKA 31K, 30D, 1H, SE, IP65, NASTĘPNOŚĆ                |  | ON30 |
| OPRAWA ENIGMAWYJĄCA 1H, 1H, SE, IP40, NASTĘPNOŚĆ, ROZPOZNANIE, 30M   |  | Y11  |
| OPRAWA ENIGMAWYJĄCA 3K, 1H, SE, IP40, NASTĘPNOŚĆ, ROZPOZNANIE, 30M   |  | Y11  |
| OPRAWA ENIGMAWYJĄCA 1H, 1H, SE, IP40, NASTĘPNOŚĆ, ROZPOZNANIE, 30M   |  | Y2   |

[illegible][illegible]

| Nr    | Nazwa pomieszczenia |
|-------|---------------------|
| -1.01 | Komunikacja         |
| -1.02 | Pom. techniczne     |
| -1.03 | Pom. techniczne     |
| -1.04 | Pom. techniczne     |
| -1.05 | Wentylatornia       |
| -1.06 | Komunikacja         |

[illegible][illegible]

|                                                                                       |                                                                                                                                                                                                                                                    |           |
|---------------------------------------------------------------------------------------|----------------------------------------------------------------------------------------------------------------------------------------------------------------------------------------------------------------------------------------------------|-----------|
|  | <b>PROJEKT</b><br><b>WYKONANIE</b>                                                                                                                                                                                                                 |           |
|                                                                                       | Projekt stanowiłowskiej infotelefonu nr 118<br>RZDZ Pracownia Architektury i Projektowania<br>Wzrostku projektu, w tym planu odczytu, zastrzeżenia<br>Odczytanie, w tym planu odczytu, zastrzeżenia<br>Jest najlepszym gajem pracowni zastrzeżenia |           |
| PROJEKTANT                                                                            | inż. Marcin Lisowski<br>nr upraw. POM-0007770206                                                                                                                                                                                                   |           |
| SPRAWOZDAWCA:                                                                         | mgr inż. Henryk Gurmur<br>nr upraw. 17022/0206                                                                                                                                                                                                     |           |
| OPRACOWUJĄCY:                                                                         | inż. Kamil Pępek                                                                                                                                                                                                                                   |           |
| OBJEKT:                                                                               | ROZBUDOWA, PRZEBUDOWA W<br>ZE ZMIANĄ SPOSOBÓW UŻYTKOWA<br>BUDYNKU BYŁY SPOSOB PRZEMIANOWA<br>PRZEDREBROBOWA WZROSTKU<br>IZDROJOWI STARYM JAKOŚCIOWI<br>NA REWITALIZACJI ZROSTKU<br>WYSTĘPIENY PRZEMIANOWE<br>OKUPANTY W CIASIE I WŁOŻY SIĘ         |           |
| LOKALIZACJA:                                                                          | dz. nr 1294, 130, dz. nr 0051 Zabłoty Na<br>dz. nr 110, dz. nr 0052 Zabłoty Na<br>gm. Chorzów, powiat Zabłoty                                                                                                                                      |           |
| PRZEDMIOT PROJEKTU:                                                                   | CZĘŚĆ BUDYNKU<br>PODZIEMIE<br>PLAN INSTALACJI ELEKTRYCZNY                                                                                                                                                                                          |           |
| BRANŻA:                                                                               | ELEKTRYCZNA                                                                                                                                                                                                                                        | DATA:     |
| DATA:                                                                                 | styczeń 2018                                                                                                                                                                                                                                       | WYKONANIE |