


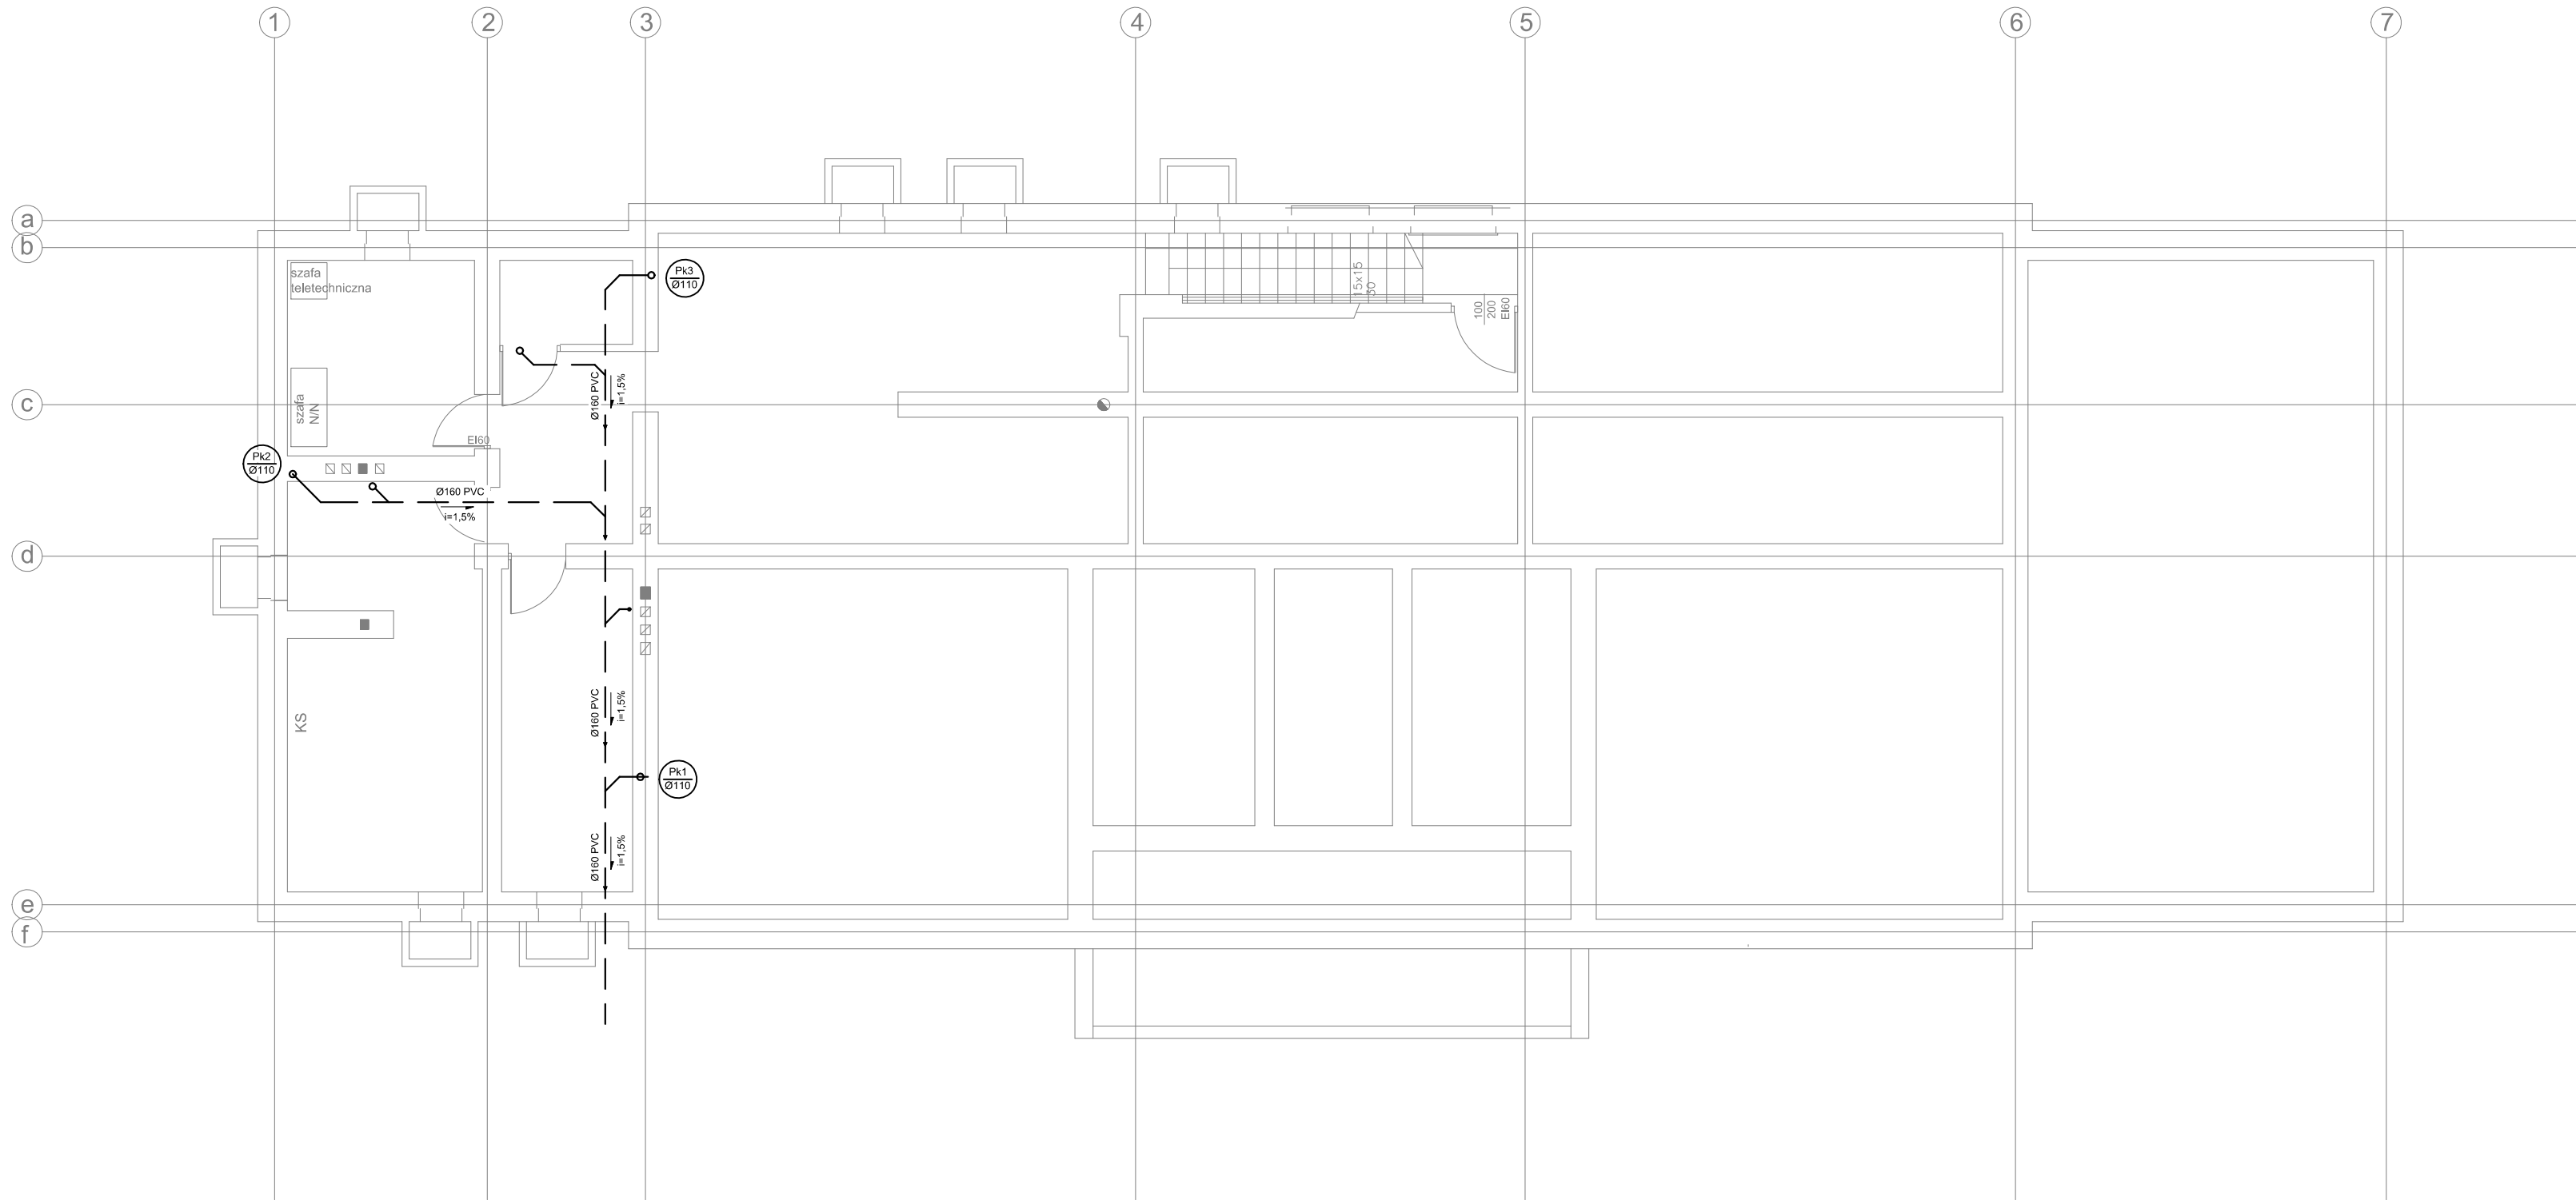

UWAGA:

- Budynek został podzielony na następujące strefy pożarowe
- klatki schodowe
 - istniejąca część
 - nowa część
 - łącznik szklany
 - wentylatorownie
 - pomieszczenie hydroforu
 - poddasze.
- Stropy są wykonane w klasie REI60.

Przepusty instalacyjne w elementach oddzielenia przeciwpożarowego powinny mieć klasę odporności ogniowej (E I) wymaganą dla tych elementów.
Dopuszcza się nieinstalowanie przepustów dla pojedynczych rur instalacji wodnych, kanalizacyjnych i ogrzewczych, wprowadzanych przez ściany i stropy do pomieszczeń higienicznosanitarnych.

LEGENDA

- Instalacja kanalizacji sanitarnej prowadzona w posadzce
- Instalacja kanalizacji sanitarnej prowadzona pod stropem
- Instalacja kanalizacji technologicznej
- Oznaczenie pionu kanalizacji sanitarnej
- Zawór napowietrzający

Zestawienie powierzchni użytkowej piwnicy			
l.p.	pomieszczenie	posadzka	m2
-1.1	klatka schodowa	plytki gresowe	7,49
-1.2	węzeł technologiczny	plytki gresowe	38,14
-1.3	komunikacja wewnętrzna	plytki gresowe	7,41
-1.4	piwnica	plytki gresowe	11,6
-1.5	piwnica	plytki gresowe	20,96
-1.6	rozdzielnia główna	plytki gresowe	10,04
-1.7	wodomierz	plytki gresowe	3,05
Razem			98,69

Inwestor:
POWIAT PRZASNYSKI
UL. ŚW. STANISŁWA KOSTKI 5
06-300 PRZASNYSZ

Temat projektu:
„ROZBUDOWA Z PRZEBUDOWĄ WRAZ ZE ZMIANĄ SPOSOBU
UŻYTKOWANIA BUDYNKU BYŁEJ SZKOŁY PRZEZNACZONEGO
NA MŁODZIEŻOWY OŚRODEK WYCHOWAWCZY W ZDZIWÓJ
NOWY USYTUOWANEGO na dz. nr 129/4, 130, 10 obręb 0051 ZDZIWÓJ NOWY”

Nazwa rysunku:
**RZUT PIWNICY- INST. KANALIZACJI
SANITARNEJ**

Jednostka projektowa:
PROFIL STUDIO ARCHTEKTONICZNE
REALIZACJA INWESTYCJI

Projektował:
mgr inż. Marcin Raniowski
upr. nr. SLK/3499/PWOS/11

Specjalność:
Sanitarna

Podpis:

Data:

Sprawdził:
mgr inż. Dorota Raniowska
upr. nr SLK/3889/POOS/11

Specjalność:
Sanitarna

Podpis:

05.2015

stadium
PB

nr rys.
KS-01

Skala:
1:100

Rew.:
0

A3+