


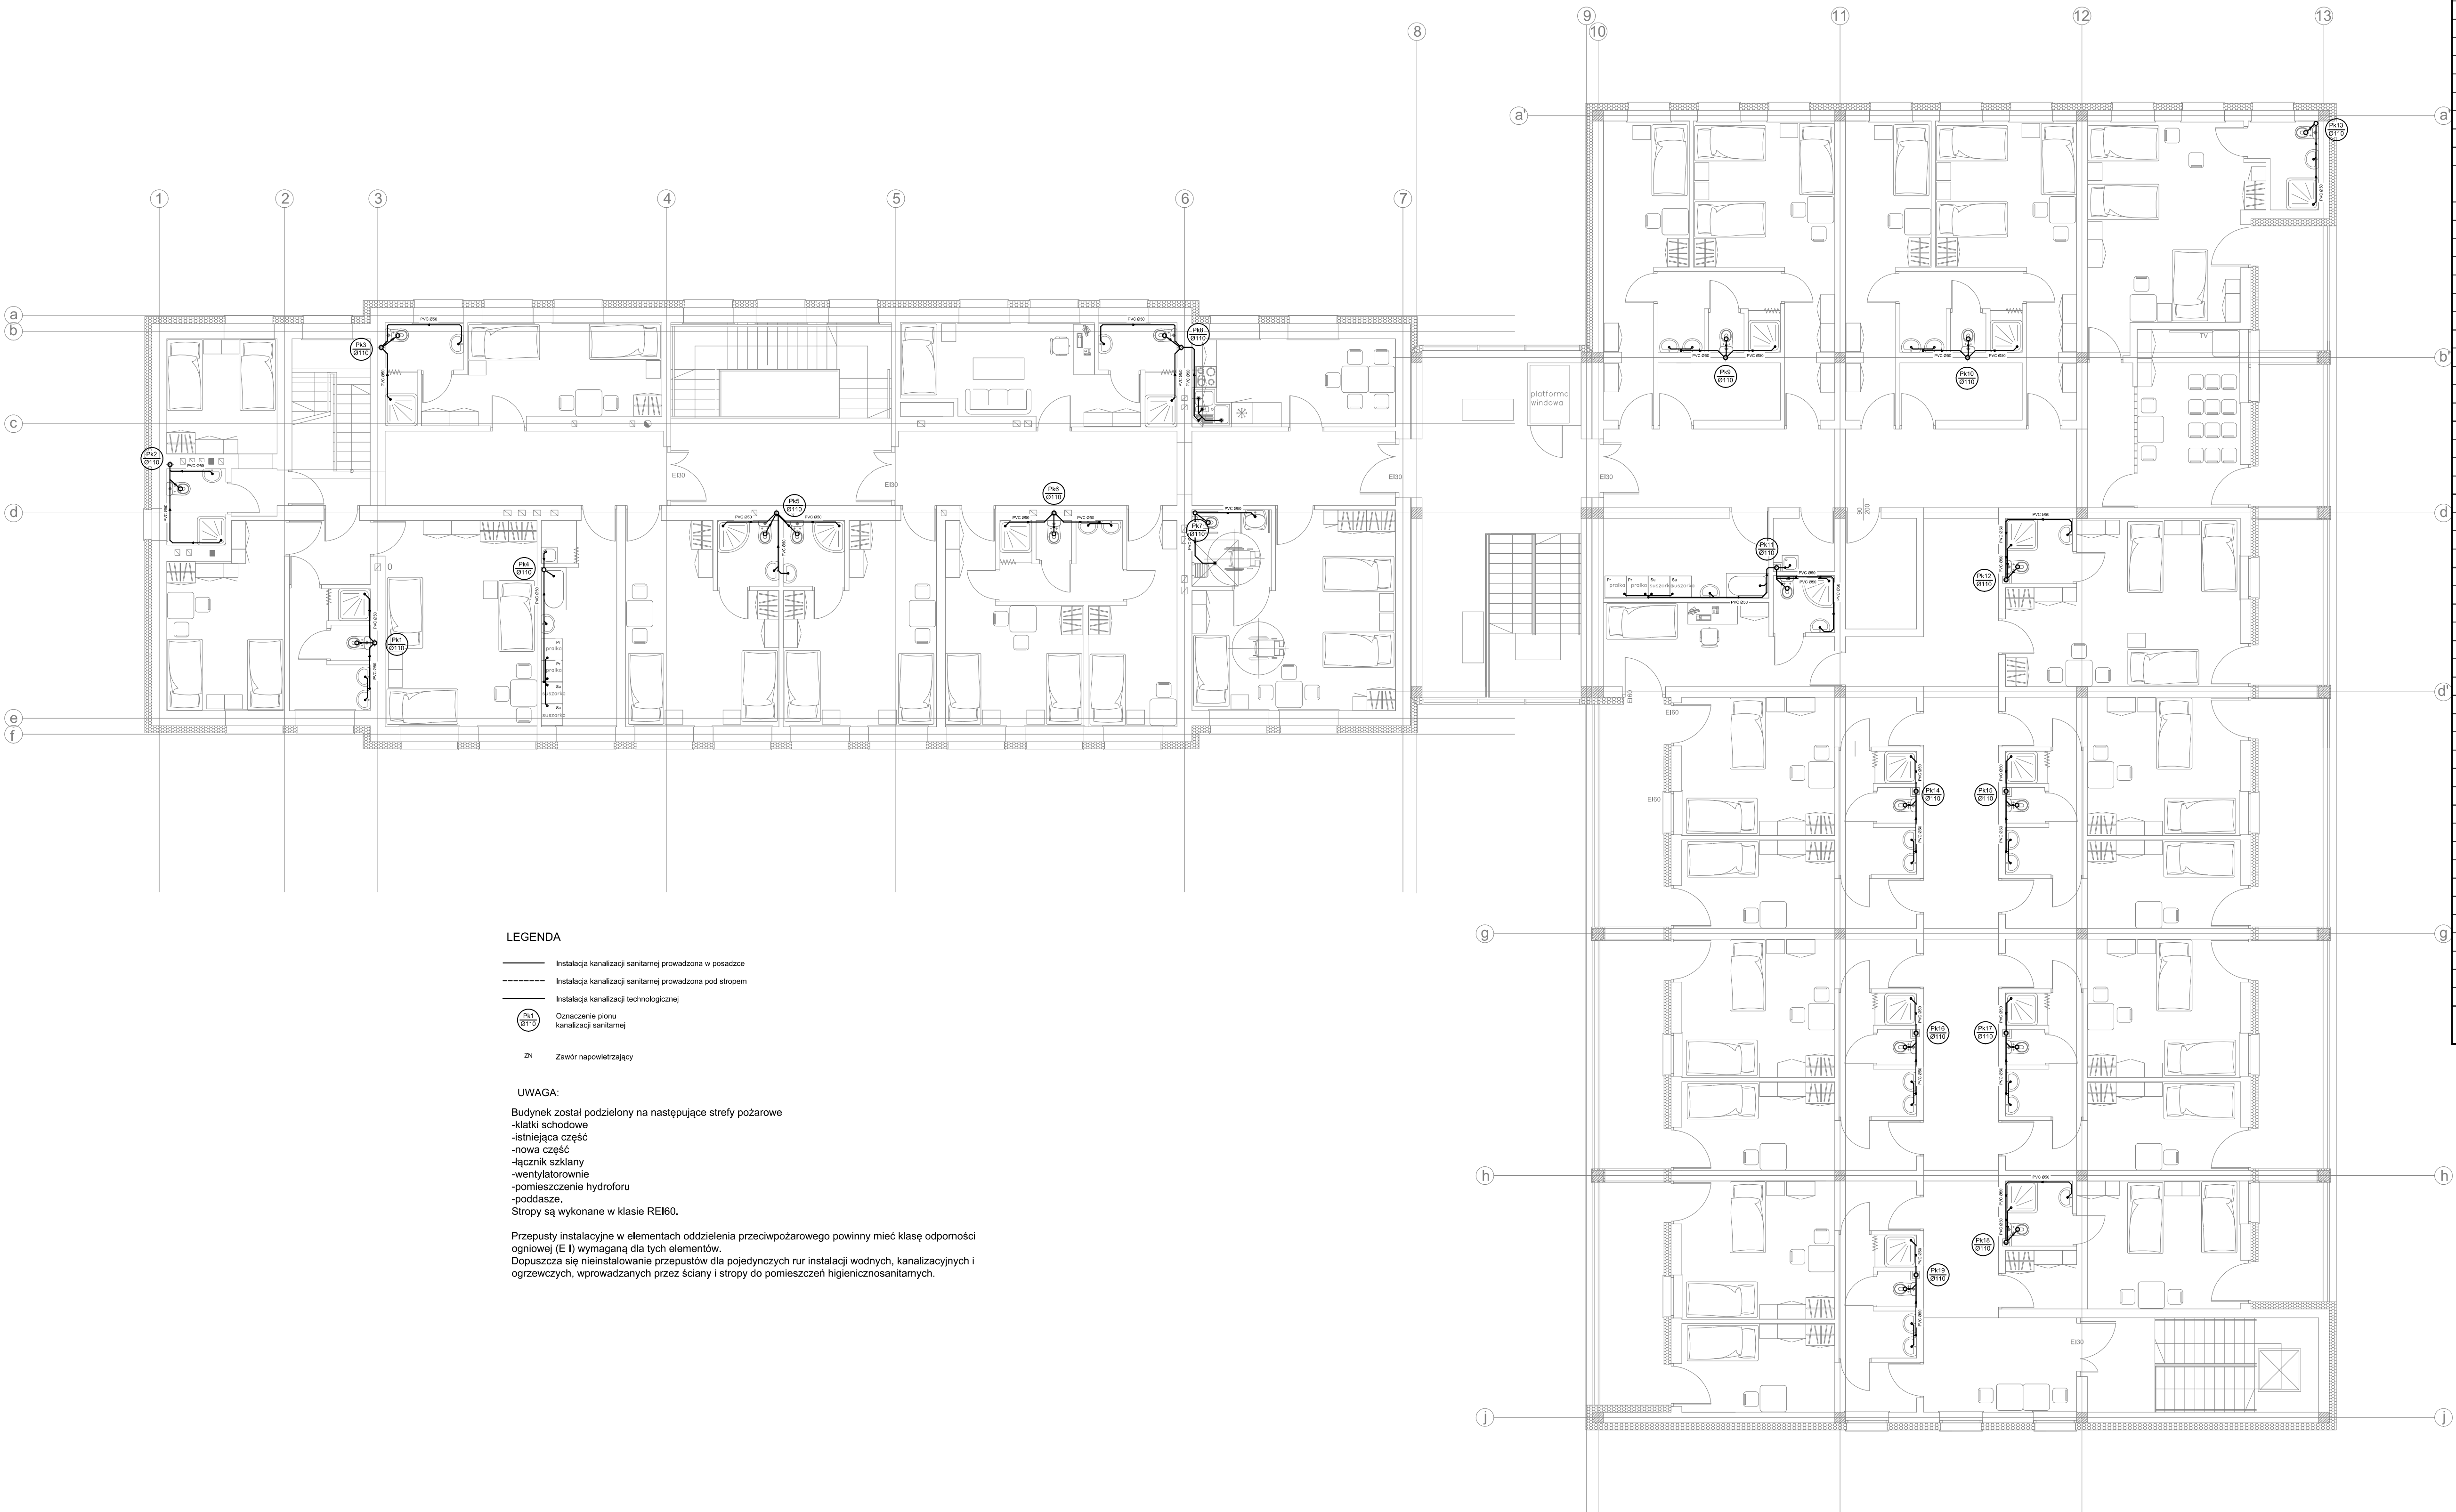

LEGENDA

- Instalacja kanalizacji sanitarnej prowadzona w posadzce
- Instalacja kanalizacji sanitarnej prowadzona pod stropem
- Instalacja kanalizacji technologicznej
- Znaczniki pionu kanalizacji sanitarnej
- Zawór napowietrzający

UWAGA:

Budynek został podzielony na następujące strefy pożarowe

- klatki schodowe
- istniejąca część
- nowa część
- łącznik szklany
- wentylatorownie
- pomieszczenie hydroforu
- poddasze

Stropy są wykonane w klasie REI60.

Przepusty instalacyjne w elementach oddzielenia przeciwpożarowego powinny mieć klasę odporności ogniowej (E I) wymagana dla tych elementów.
Dopuszczają się nieinstalowanie przepustów dla pojedynczych rur instalacji wodnych, kanalizacyjnych i ogrzewczych, wprowadzanych przez ściany i stropy do pomieszczeń higieniznosanitarnych.

Zestawienie powierzchni użytkowej PIĘTRO 1			
l.p.	pomieszczenie	posadzka	m2
1.1	kl. Schodowa	plytki gresowe	31,87
1.2	pok. 2-osobowy	PCV	16,55
1.3	łazienka	plytki gresowe	4,33
1.4	kl. Schodowa	plytki gresowe	10,31
1.5	pok. 2-osobowy	PCV	12,21
1.6	łazienka	plytki gresowe	3,55
1.7	pok. 2-osobowy	PCV	15,67
1.8	łazienka	plytki gresowe	7,8
1.9	pokój 3-osobowy	PCV	24,75
1.10	pralnia	plytki gresowe	12,61
1.11	pokój 2-osobowy	PCV	21,67
1.12	łazienka	plytki gresowe	3,21
1.13	łazienka	plytki gresowe	3,21
1.14	pokój 2-osobowy	PCV	21,56
1.15	pokój 2-osobowy	PCV	16,96
1.16	łazienka	plytki gresowe	7,83
1.17	pokój 1-osobowy	PCV	12,21
1.18	łazienka	plytki gresowe	4,83
1.19	pokój 3-osobowy dla niepełnosprawnych	PCV	27,11
1.20	korytarz	plytki gresowe	28,93
1.21	pokój socjalny	plytki gresowe	14,18
1.22	łazienka	plytki gresowe	4,36
1.23	pokój wychowawczy	PCV	16,8
1.24	kl. Schodowa	plytki gresowe	43,8
1.25	magazyn pościeli czystej	plytki gresowe	5,68
1.26	łazienka	plytki gresowe	7,85
1.27	pokój 1-osobowy	PCV	15,94
1.28	pokój 3-osobowy	PCV	22,3
1.29	pokój 3-osobowy	PCV	22,3
1.30	łazienka	plytki gresowe	7,85
1.31	pokój 3-osobowy	PCV	22,3
1.32	pokój 3-osobowy	PCV	26,6
1.33	łazienka	plytki gresowe	4,05
1.34	świetlica	PCV	14,72
1.35	łazienka	plytki gresowe	3,45
1.36	pokój 2-osobowy	PCV	27,58
1.37	pokój 2-osobowy	PCV	20,25
1.38	łazienka	plytki gresowe	7,58
1.39	pokój 1-osobowy	PCV	14,2
1.40	łazienka	plytki gresowe	7,58
1.41	pokój 2-osobowy	PCV	20,25
1.42	pokój 1-osobowy	PCV	14,2
1.43	łazienka	plytki gresowe	3,42
1.44	pokój 2-osobowy	PCV	19,86
1.45	klatka schodowa	plytki gresowe	17,22
1.46	korytarz	plytki gresowe	97,3
1.47	łazienka	plytki gresowe	7,56
1.48	pokój 1-osobowy	PCV	14,02
1.49	pokój 2-osobowy	PCV	20,32
1.50	pokój 1-osobowy	PCV	14,02
1.51	łazienka	plytki gresowe	7,56
1.52	pokój 2-osobowy	PCV	20,32
1.53	pokój 1-osobowy	PCV	14,02
1.54	łazienka	plytki gresowe	7,56
1.55	pokój 2-osobowy	PCV	20,32
1.56	pokój wychowawczy	PCV	13,75
1.57	łazienka	plytki gresowe	2,77
1.58	wentylatorownia	plytki gresowe	6,38
1.59	pom. porządkowe	plytki gresowe	2,57
1.60	pralnia	plytki gresowe	10,58
1.61	magazyn	plytki gresowe	5,68
Razem			929,8

Inwestor: POWIAT PRZASNYSKI UL. ŚW. STANISŁAWA KOSTKI 5 06-300 PRZASNYSZ		Jednostka projektowa: PROFIL STUDIO ARCHYTEKTONICZNE REALIZACJA INWESTYCJI	
Temat projektu: „ROZBUDOWA Z PRZEBUDOWĄ WRAZ ZE ZMIANĄ SPOSOBU UŻYTKOWANIA BUDYNKU BYLEJ SZKOŁY PRZEZNACZONEGO NA MŁODZIEŻOWY OŚRODEK WYCHOWAWCZY W ZDZIWÓJ NOWY USTYUWANEGO na dz. nr 1294/130, 10 obręb 0051 ZDZIWÓJ NOWY”		44-100 Olsztyn d. Lipowa 12	
Projektował: mgr inż. Marcin Rantowski nr. nr. 5143089/PWC011	Specjalność: Sanitarna	Podpis: Data:	05.2015
Sprawił: mgr inż. Dorota Rantowska nr. nr. 5143089/PWC011	Specjalność: Sanitarna	Podpis: Data:	
Nazwa rysunku: RZUT PIĘTRA - INST. KANALIZACJI SANITARNEJ	stadium PB	nr rys. KS-03	Skala: 1:100
		Row.:	0