


WENĘTRZNA INSTALACJA C.O. - ROZWINIĘCIE

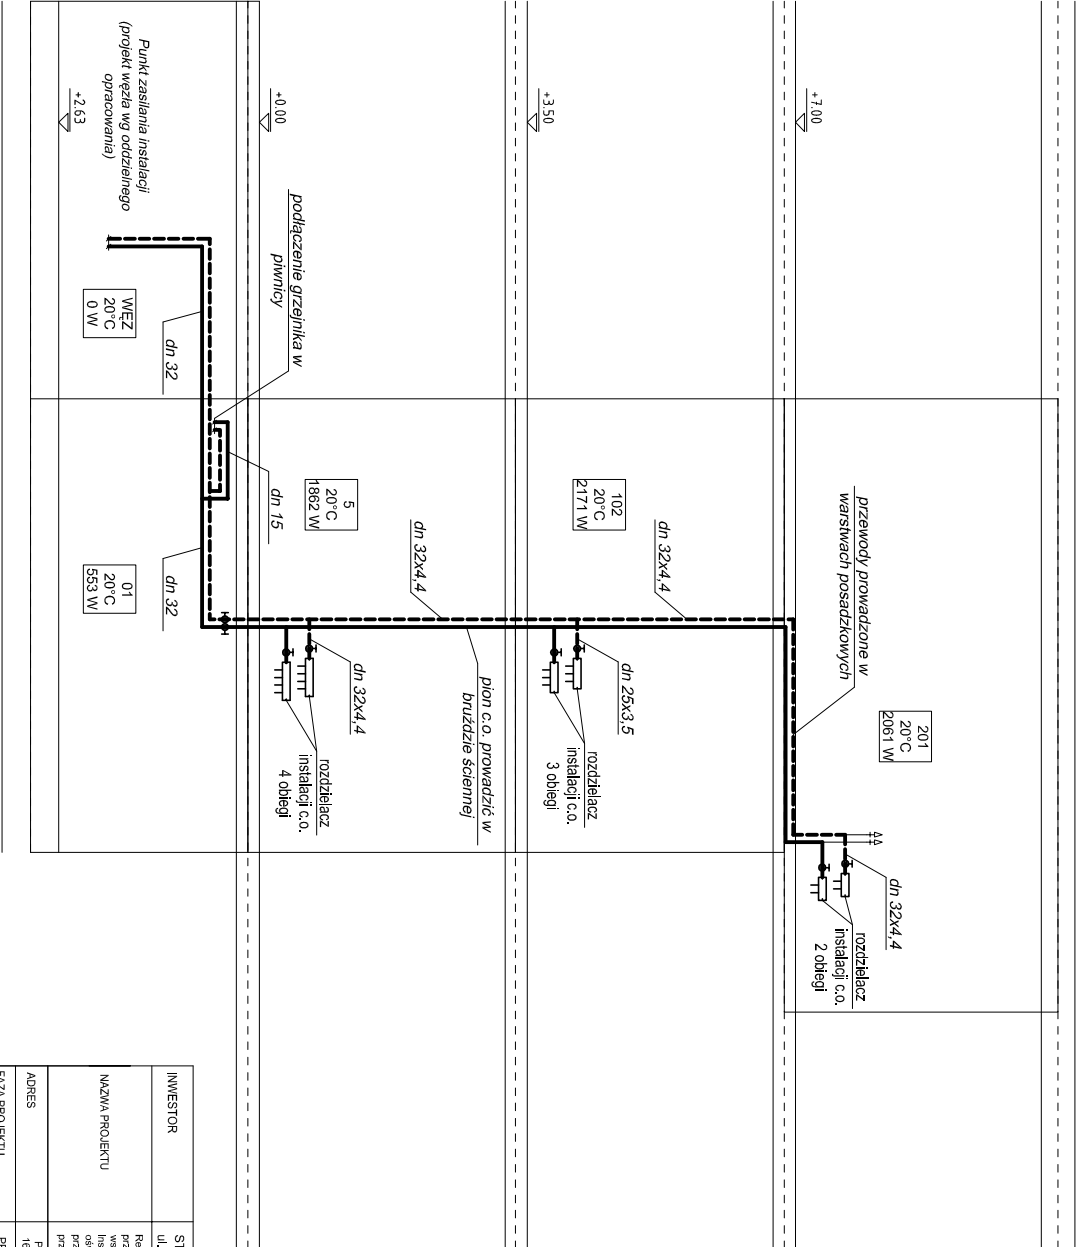

INWESTOR		STAROSTWO POWIATOWE W PRZASNYSZU	
NAZWA PROJEKTU		ul. Św. St. Kosm. 5, 06-500 Przasnysz	
ADRES		Rehabilitacja części Osiedla Nr 2 w Przasnyszu - CENTRUM AKTYWIZACJI BIZNESU poprzez remont i wzniesienie z rozbudową budynku Starostwa Powiatowego w Przasnyszu z dostosowaniem jego części do wspomagania przedsiębiorczości i pobierania obsługi procesów inwestycyjnych wraz z niezbędną infrastrukturą: instalacjami oddzielnymi wentylacji mechanicznej, kanalizacji sanitarnej, c.o., wodociągowej, elektryczną oraz systemami zasilania i sterowania. Wykonanie robót budowlanych, elektrycznych, sanitarnych i instalacyjnych przewidzianych do realizacji na działkach o nr geod. 1659/3, 1659/4, 1659/5, 1659/6, 1660/1, 1660/2 przy ul. Św. Stanisława Kosm. 5 w Przasnyszu.	
FAZA PROJEKTU		PROJEKT WYKONAWCZY	DATA : wrzesień 2017
TYTUŁ RYSUNKU		WENWL INSTALACJA C.O. - ROZWINIĘCIE	NR RYS. 5
JEDNOSTKA PROJEKTOWA		PRACOWNIA PROJEKTOWA "AUTORIS" ul. Pogodna 9 lok. 19, 15-354 Białystok	SKALA 1:100
BRANŻA		INSTAL. SANITARNE	PODPIS
PROJEKTANT		mgr inż. Marek Pucłowski	BL 14305, 14408
SPRAWDZIL		mgr inż. Dorota Pucłowska	BL 19101