
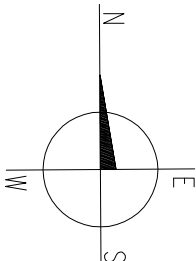


RZUT PARTERU

skala 1:100

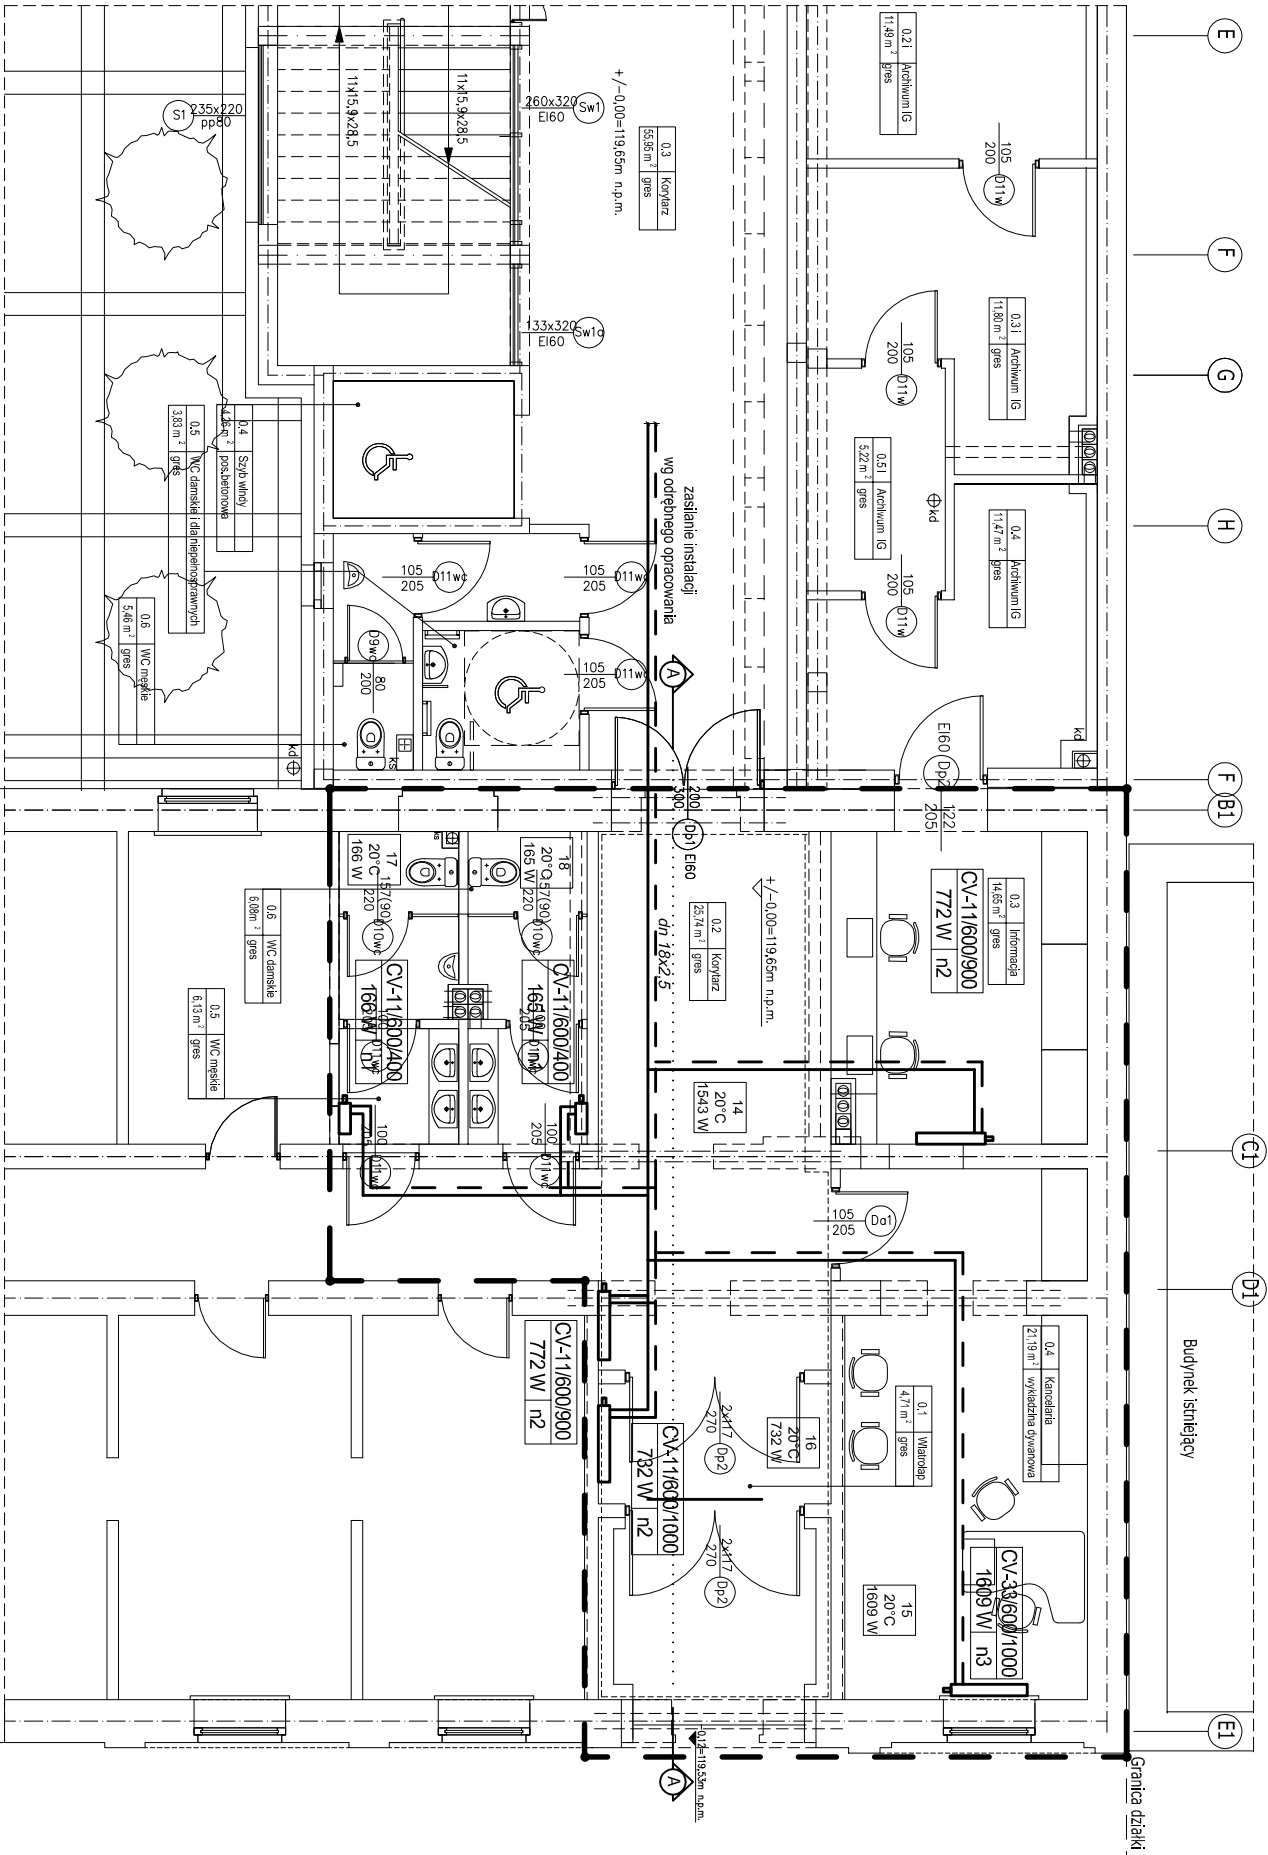

UWAGA:

Wszystkie grzejniki płytowe podłączyć za pomocą zestawu przyłączeniowego kąтового do grzejników dolnozasilanych np. Vekotec-K firmy IMI HEIMEIER dn 15

Przewody c.o. prowadzone w posadzkach, których średnic nie opisano na rysunku mają średnicę dn 18 x 2,5

PRACOWNIA PROJEKTOWA JUSTO PROJEKT ul. Pogodna 9 lok.19, 15-354 Białystok, tel. 085 7440474, kom. 501099632 www.justo.pl			
PROJEKT:	Remont fragmentu wnętrza w budynku Starostwa Powiatowego w Przasnyszu dla potrzeb Centrum Aktywizacji Biznesu - remont i przebudowa z rozbudową budynku Starostwa Powiatowego w Przasnyszu z dostosowaniem jego części do wspomagania przedsiębiorczości i polepszenia obsługi procesów inwestycyjnych wraz z niezbędną infrastrukturą: instalacjami doziemnymi kanalizacji deszczowej, kanalizacji sanitarnej, c.o., wodociągową, elektryczną, elektryczna oświetlenia terenu oraz przebudowa placów utwardzonych i skweru, z zagospodarowaniem terenu (pomnik), przewidzianych do realizacji na działkach o nr geodez. 1659/3, 1659/4, 1659/5, 1659/6, 1660/1, 1660/2, 1661, 1662 przy ul. Św. Stanisława Koski 5 w Przasnyszu.		
INWESTOR:	POWIAT PRZASNYSKI ul. Św. St. Koski 5, 06-300 Przasnysz		
PROJEKTANT	mgr inż. Marek Pucłowski BL 143/85, 144/88		
sprawdzający	mgr inż. Dorota Pucłowska BL-POKK16/2003		
DATA	WRZESIEŃ 2017	RYS. NR 1	SKALA 1:100
TYTUŁ RYSUNKU P.W. WEWNĘTRZNYCH INSTALACJI C.O. RZUT PARTERU			