
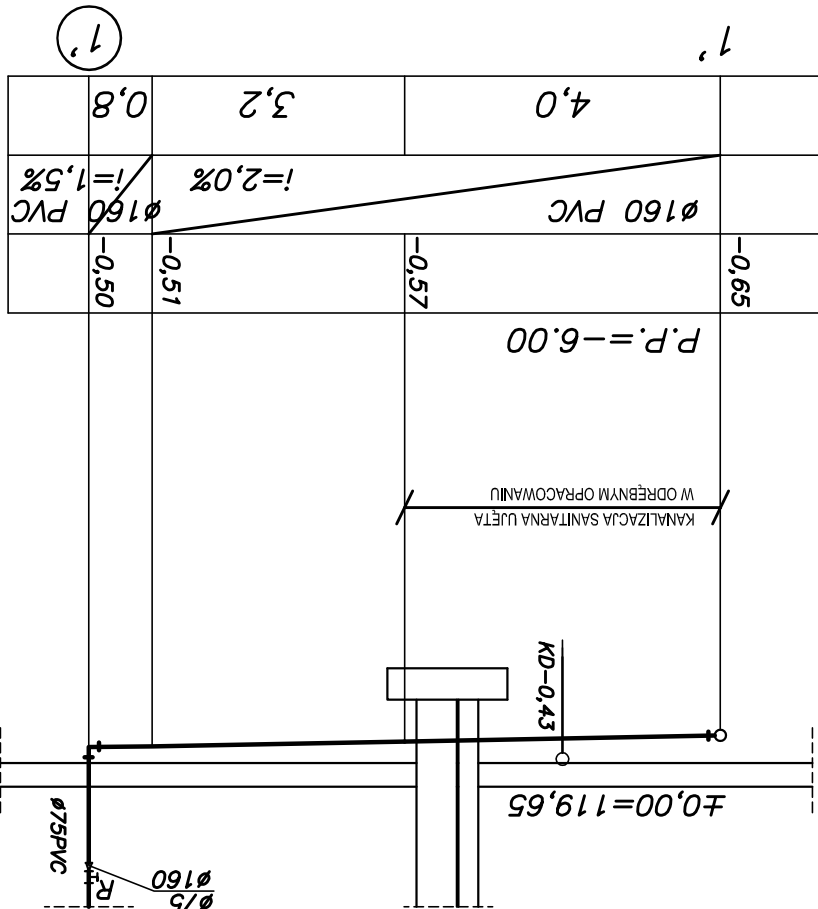


PROFIL KAN. SANIT.
PION 1, 1'

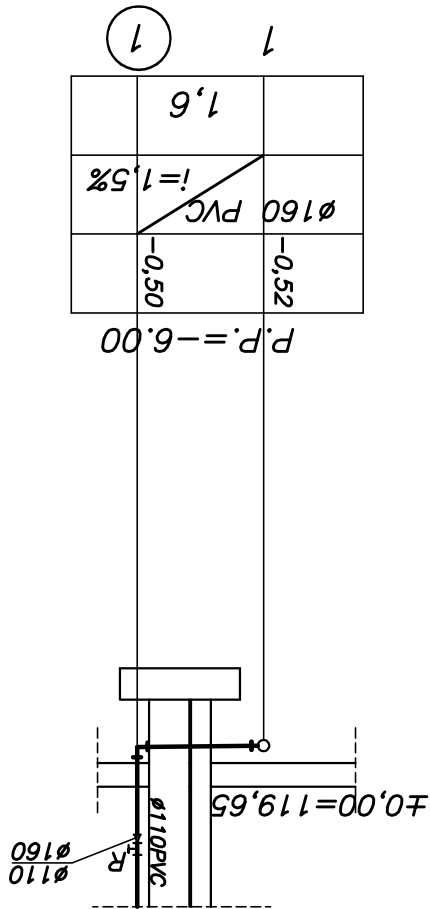

PRACOWNIA PROJEKTOWA AUTORIS ul. Pogodna 9 lok.19, 15-354 Białystok, tel. 085 7440474, kom. 501099632 www.autoris.com.pl	
PROJEKT: Remont fragmentu wnętrza w budynku Starostwa Powiatowego w Przasnyszu dla potrzeb Centrum Aktywności Biznesu - remont i przebudowa z rozbudową budynku Starostwa Powiatowego w Przasnyszu z dostosowaniem jego części do wspomagania przedsiębiorczości i polepszenia obsługi procesów inwestycyjnych położonego na działce o nr ew. gr. 1660/2 przy ul. Św. Stanisława Koski 5 w Przasnyszu.	INWESTOR: POWIAT PRZASNYSKI ul. Św. St. Koski 5, 06-300 Przasnysz
	PROJEKTANT mgr inż. Marek Puchowski BL 143/85, 144/88 mgr inż. Dorota Puchowska BL-POKK16/2003
DATA WRZESIEŃ 2017	
TYTUŁ RYSUNKU P.W. WEWNĘTRZNYCH INSTALACJI WOD-KAN -PROFIL KANALIZACJI SANITARNEJ	
SKALA 1:100	