
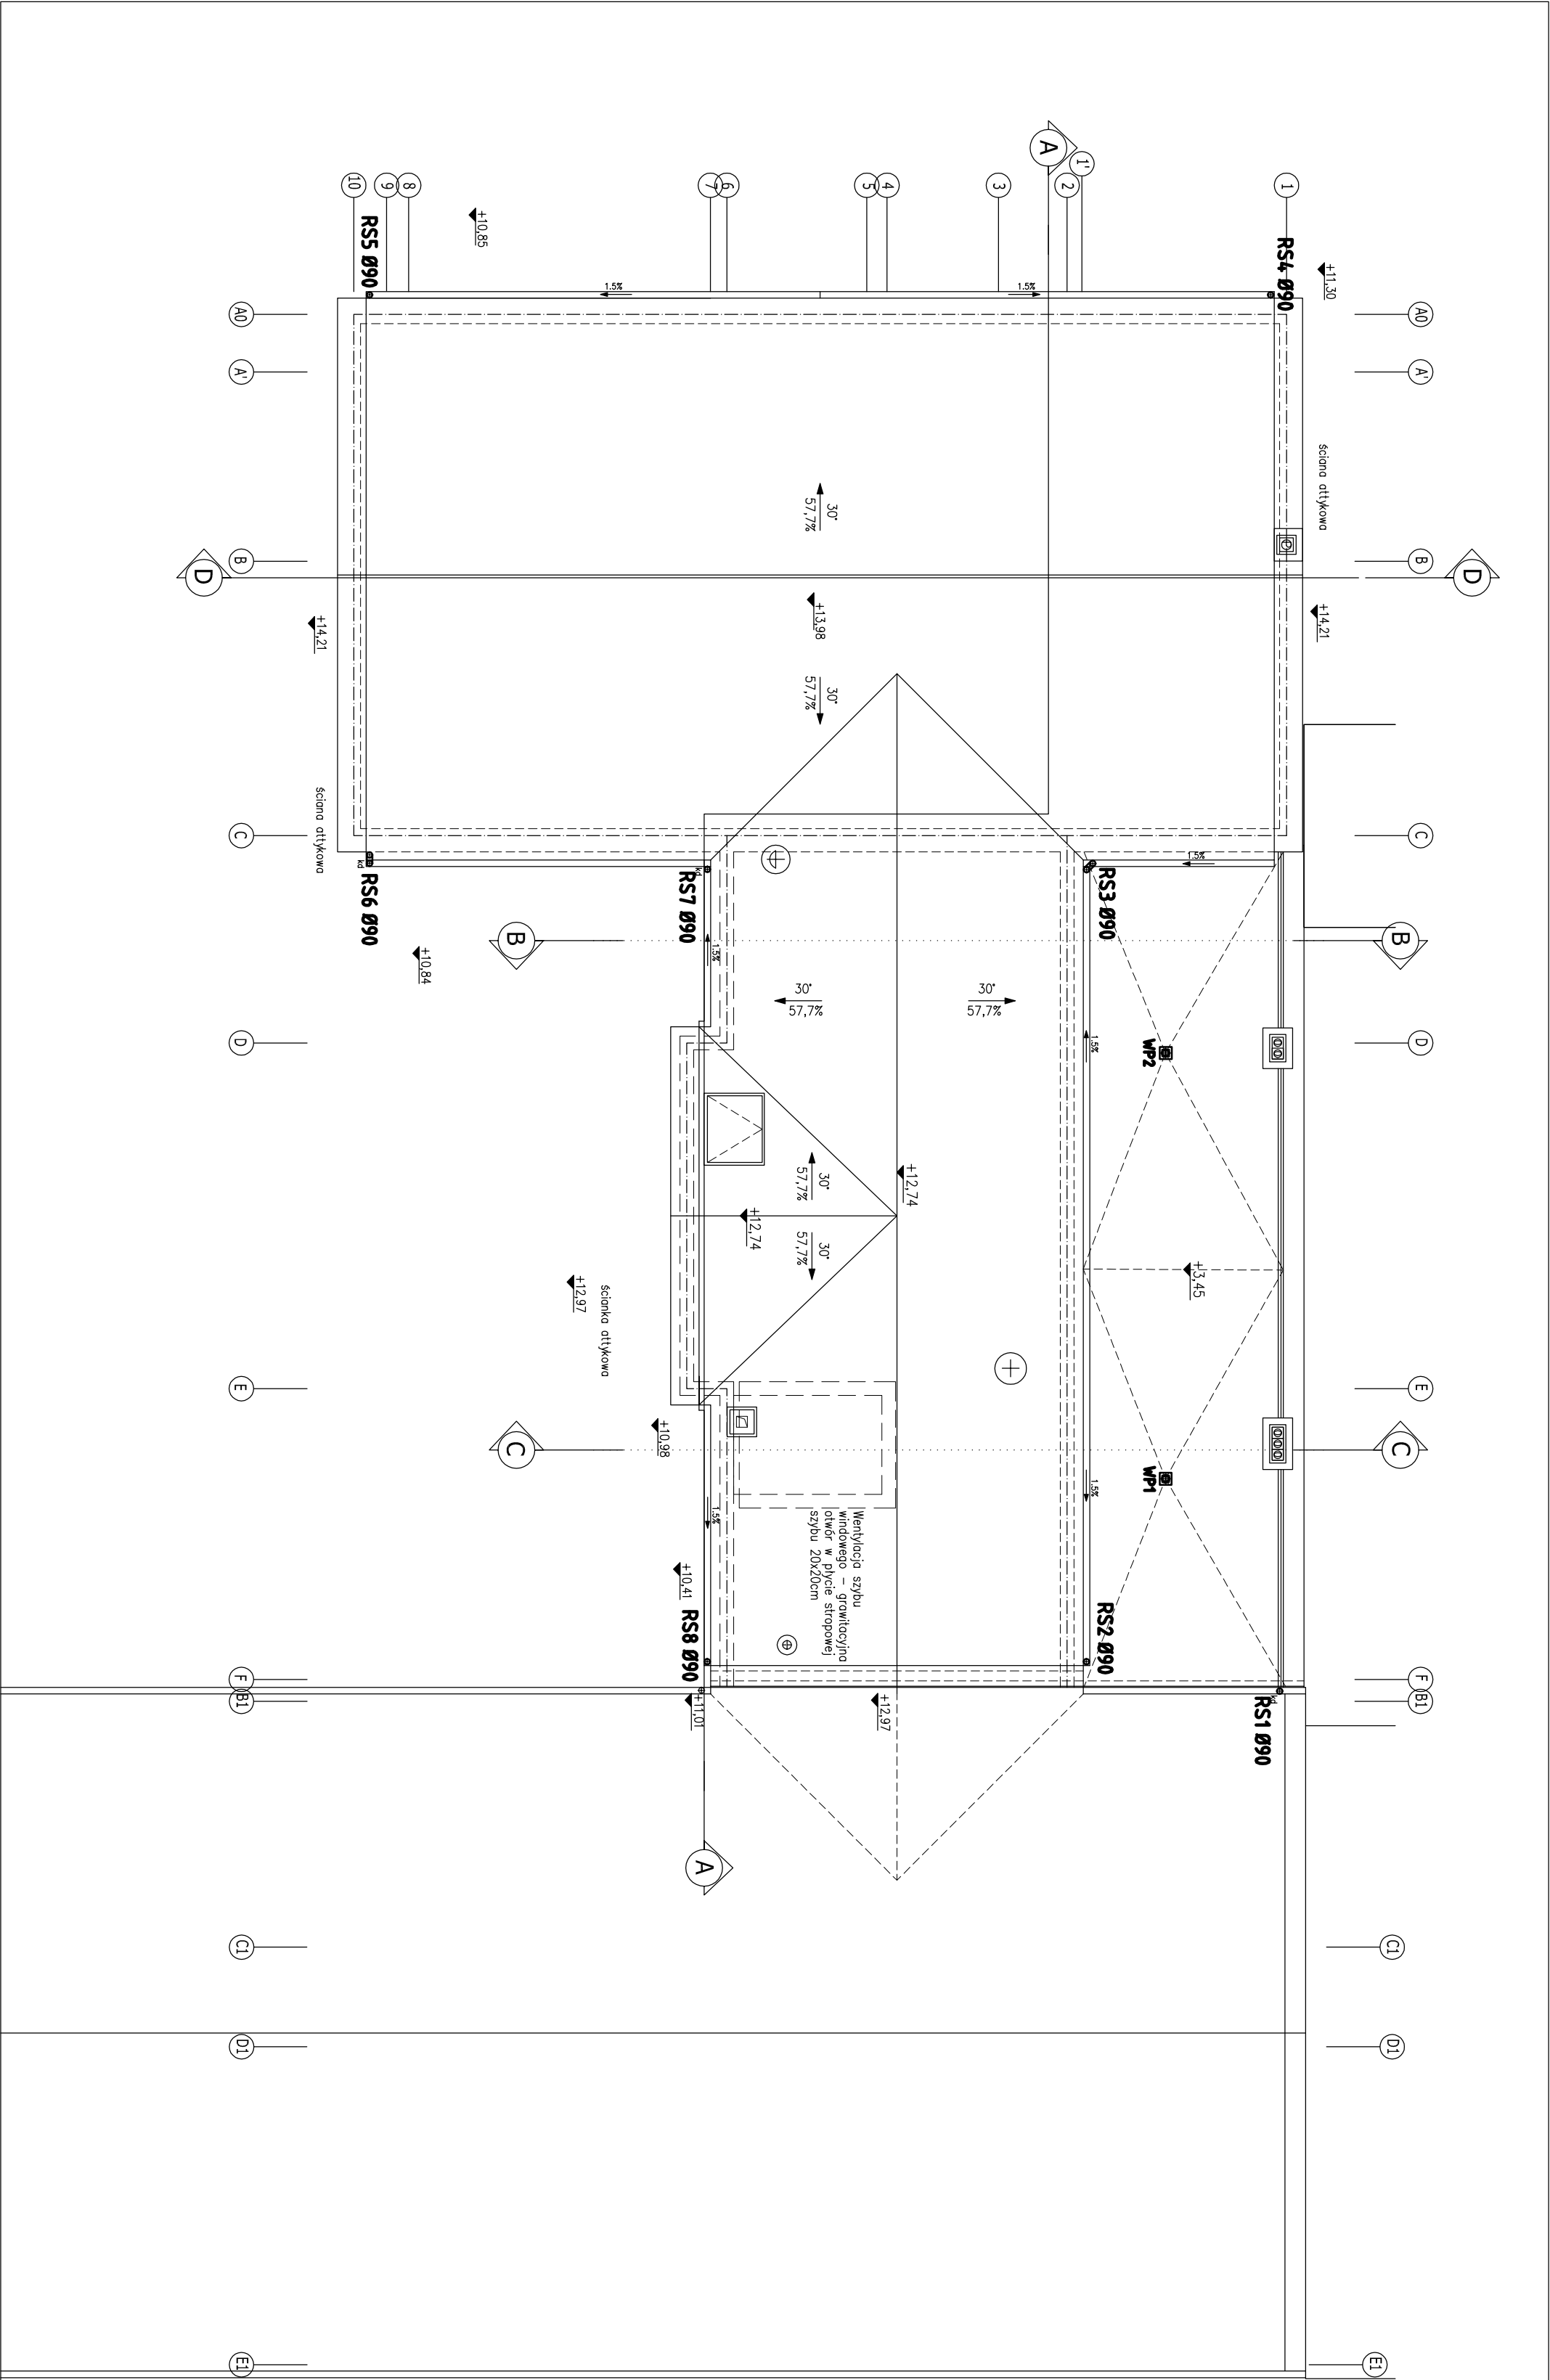


RZUT DACHU
Skala 1:100

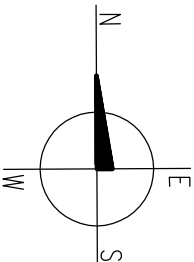

INWESTOR	STAROSTWO POWIATOWE W PRZASZYSZU		
	ul. Św. Si. Kosm. 5, 06-500 Przasnysz		
NAZWA PROJEKTU	Rehabilitacja części Dachu Świątyni Powiatowego w Przasnyszu z dostosowaniem jego części do potrzeb z modernizacją instalacji sanitarnych i elektrycznych. Instalacja i uruchomienie instalacji sanitarnych i elektrycznych. Instalacja i uruchomienie instalacji sanitarnych i elektrycznych. Instalacja i uruchomienie instalacji sanitarnych i elektrycznych.		
ADRES	Przasnysz, ul. Św. Stanisława Kosm. 5, działki o nr ew. gr. 1659/3, 1659/4, 1659/5, 1659/6, 1660/1, 1660/2, 1661, 1662		
FAZA PROJEKTU	PROJEKT WYKONAWCZY	DATA :	wrzesień 2017
TYTUŁ PRZELICZENIA	WEWN. INST. WODKAN	- RZUT DACHU	NR RYS.
JEDNOSTKA PROJEKTOWA	PRACOWNIA PROJEKTOWA "AUTORS" - ul. Pogodna 8 lok. 18, 15-354 Białystok		SKALA 1:100
BRANŻA	INSTAL. SANITARNE	UPRAWNIENIA	PODPIS
PROJEKTANT	mgr inż. Marek Pufłowski	BL. 43/85, 44/88	
SPRAWDZIL	mgr inż. Dorota Pufłowska	BL. 19/101	