


RZUT II PIĘTRA

skala 1:100

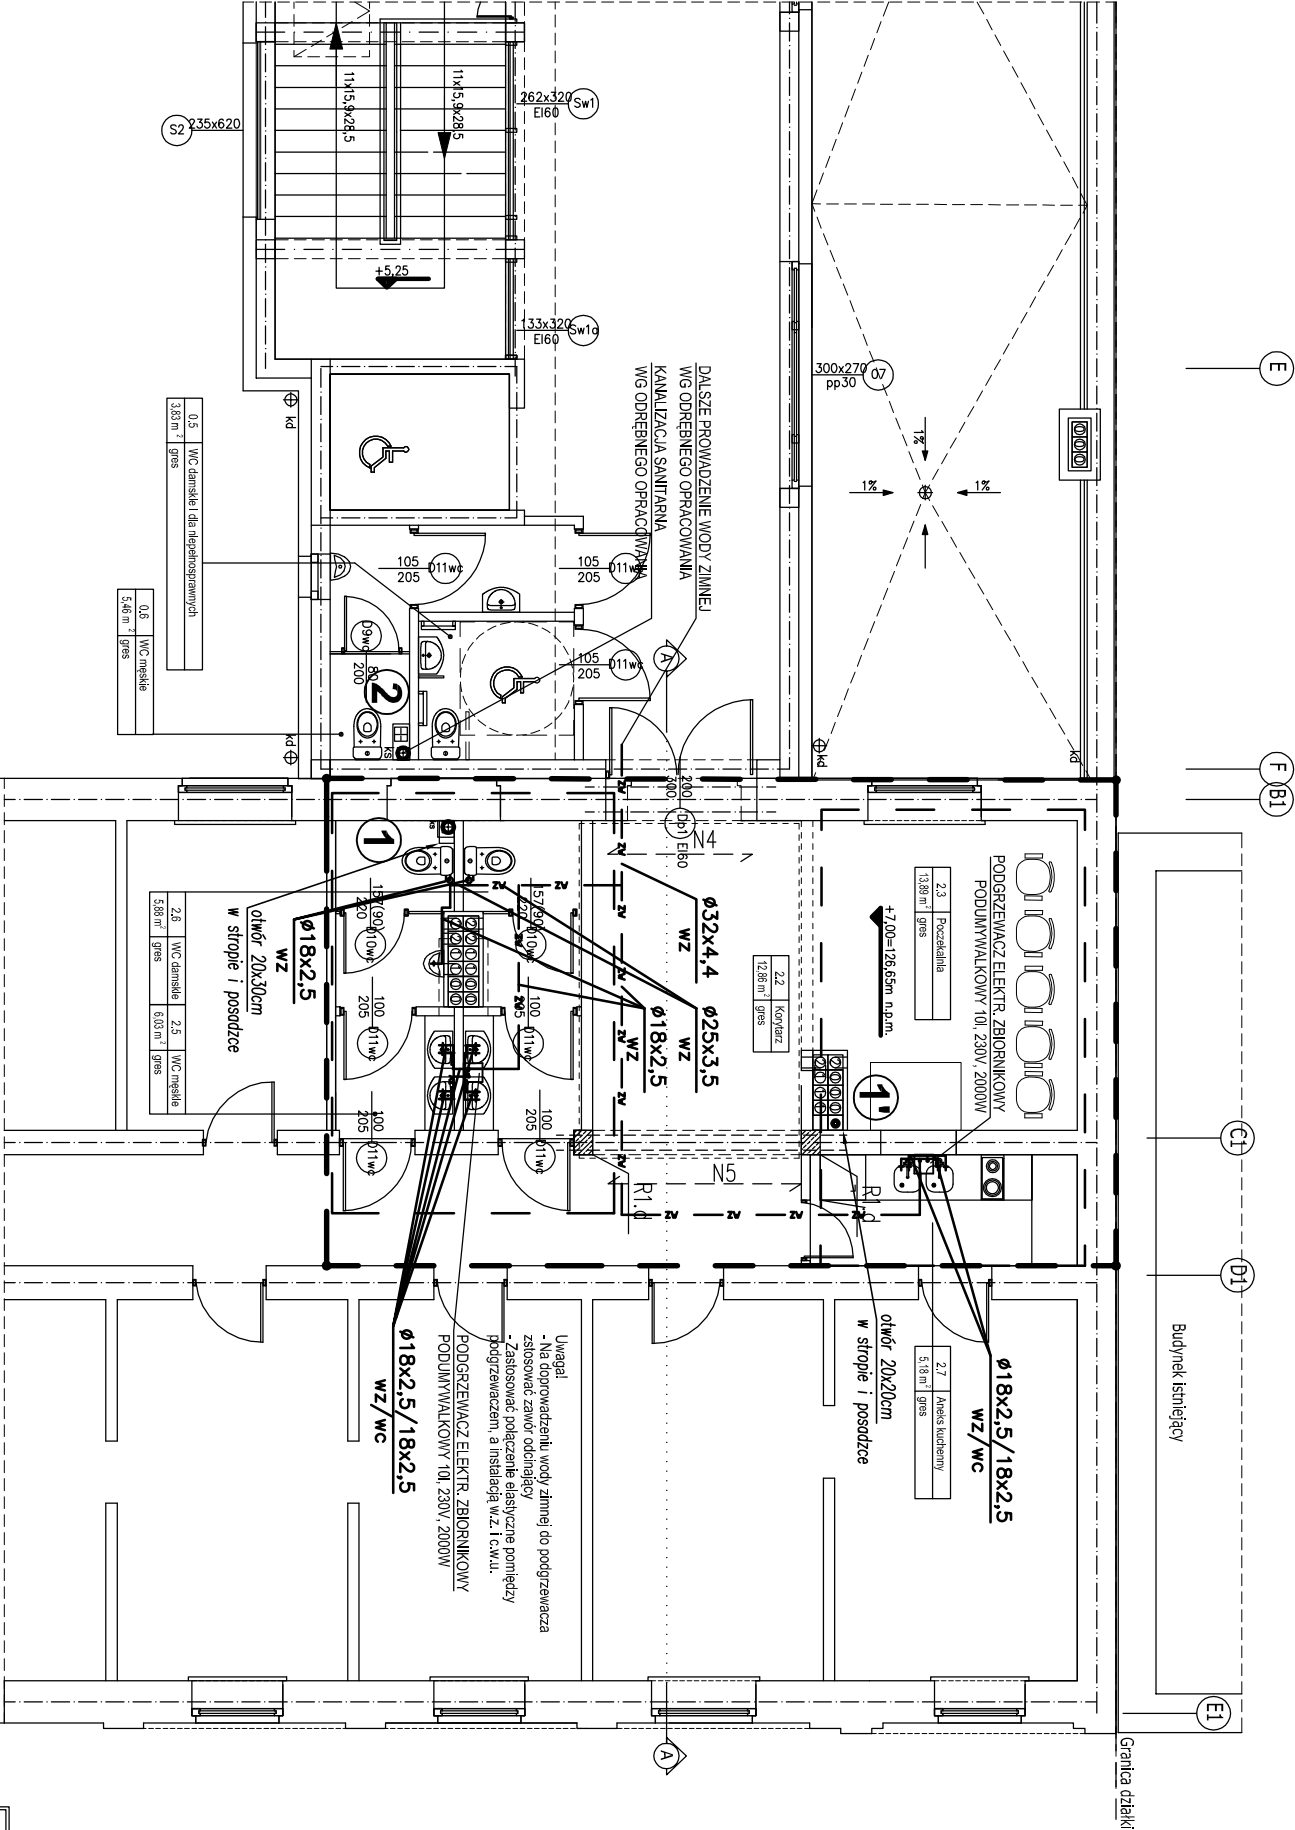

ZAKRES OBJĘTY INNYM PROJEKTEM :

ZAKRES OBJĘTY PROJEKTEM :

Rewitalizacja części Osiedla Nr 2 w Przasnyszu - CENTRUM AKTYWIZACJI BIZNESU poprzez remont i przebudowę z rozbudową budynku Starostwa Powiatowego w Przasnyszu z dostosowaniem jego części do wspomagania przedsiębiorczości i polepszenia obsługi procesów inwestycyjnych wraz z niezbędną infrastrukturą: instalacjami doziemnymi kanalizacji deszczowej, kanalizacji sanitarnej, c.o., wodociągowej, elektryczna, elektryczna oświetlenia terenu oraz przebudowa placów utwardzonych i skweru, z zagospodarowaniem terenu (pomnik), przewidzianych do realizacji na działkach o nr geodez. 1659/3, 1659/4, 1659/5, 1659/6, 1660/1, 1660/2, 1661, 1662 przy ul. Św. Stanisława Koski 5 w Przasnyszu.

Remont fragmentu wnętrza w budynku Starostwa Powiatowego w Przasnyszu dla potrzeb Centrum Aktywizacji Biznesu - remont i przebudowa z rozbudową budynku Starostwa Powiatowego w Przasnyszu z dostosowaniem jego części do wspomagania przedsiębiorczości i polepszenia obsługi procesów inwestycyjnych położonego na działce o nr ew. gr. 1660/2 przy ul. Św. Stanisława Koski 5 w Przasnyszu.

FACOWNIA PROJEKTOWA AUTORIS			
ul. Pogodna 9 lok. 19, 15-364 Białystok, tel. 085 7440474, kom. 501099632 www.autoris.com.pl			
PROJEKT:			
Remont fragmentu wnętrza w budynku Starostwa Powiatowego w Przasnyszu dla potrzeb Centrum Aktywizacji Biznesu - remont i przebudowa z rozbudową budynku Starostwa Powiatowego w Przasnyszu z dostosowaniem jego części do wspomagania przedsiębiorczości i polepszenia obsługi procesów inwestycyjnych położonego na działce o nr ew. gr. 1660/2 przy ul. Św. Stanisława Koski 5 w Przasnyszu.			
INWESTOR:			
POWIAT PRZASNYSKI ul. Św. St. Koski 5, 06-300 Przasnysz			
PROJEKTANT			
mgr inż. Marek Puciłowski BL 143/85, 144/88 mgr inż. Dorota Puciłowska BL-POKK16/2003			
sprawdzający			
DATA			
WRZESIEŃ 2017	NR. RYS.	SKALA	1:100
TYTUŁ RYSUNKU			
P.W. WEWNĘTRZNYCH INSTALACJI WOD-KAN			
RZUT 2 PIĘTRA			