
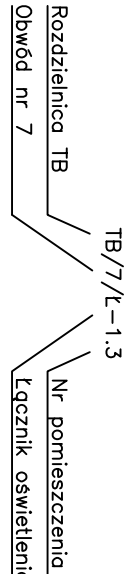


Zestawienie powierzchni użytkowej 2 piętra			
l.p.	pomieszczenie	wykonczone posadzki	wys. pomieszczenia
2.1.	korytarz	PCV	3,00
2.2.	pom. Techniczne	PCV	3,00
2.3.	pom. Choru	parkiet	3,30
25	sala ćwiczeniowa	grus	2,55
26a	sala ćwiczeniowa	wykład. Dywanowa	3,00
26b	sala ćwiczeniowa	wykład. Dywanowa	2,95
26c	sala ćwiczeniowa	wykład. Dywanowa	3,00
Razem			146,02

projekowany sufit podwieszany kasetonowy 60x60cm
na ruszcie aluminiowym, wysokość zgodnie z oznaczeniem
na rysunku

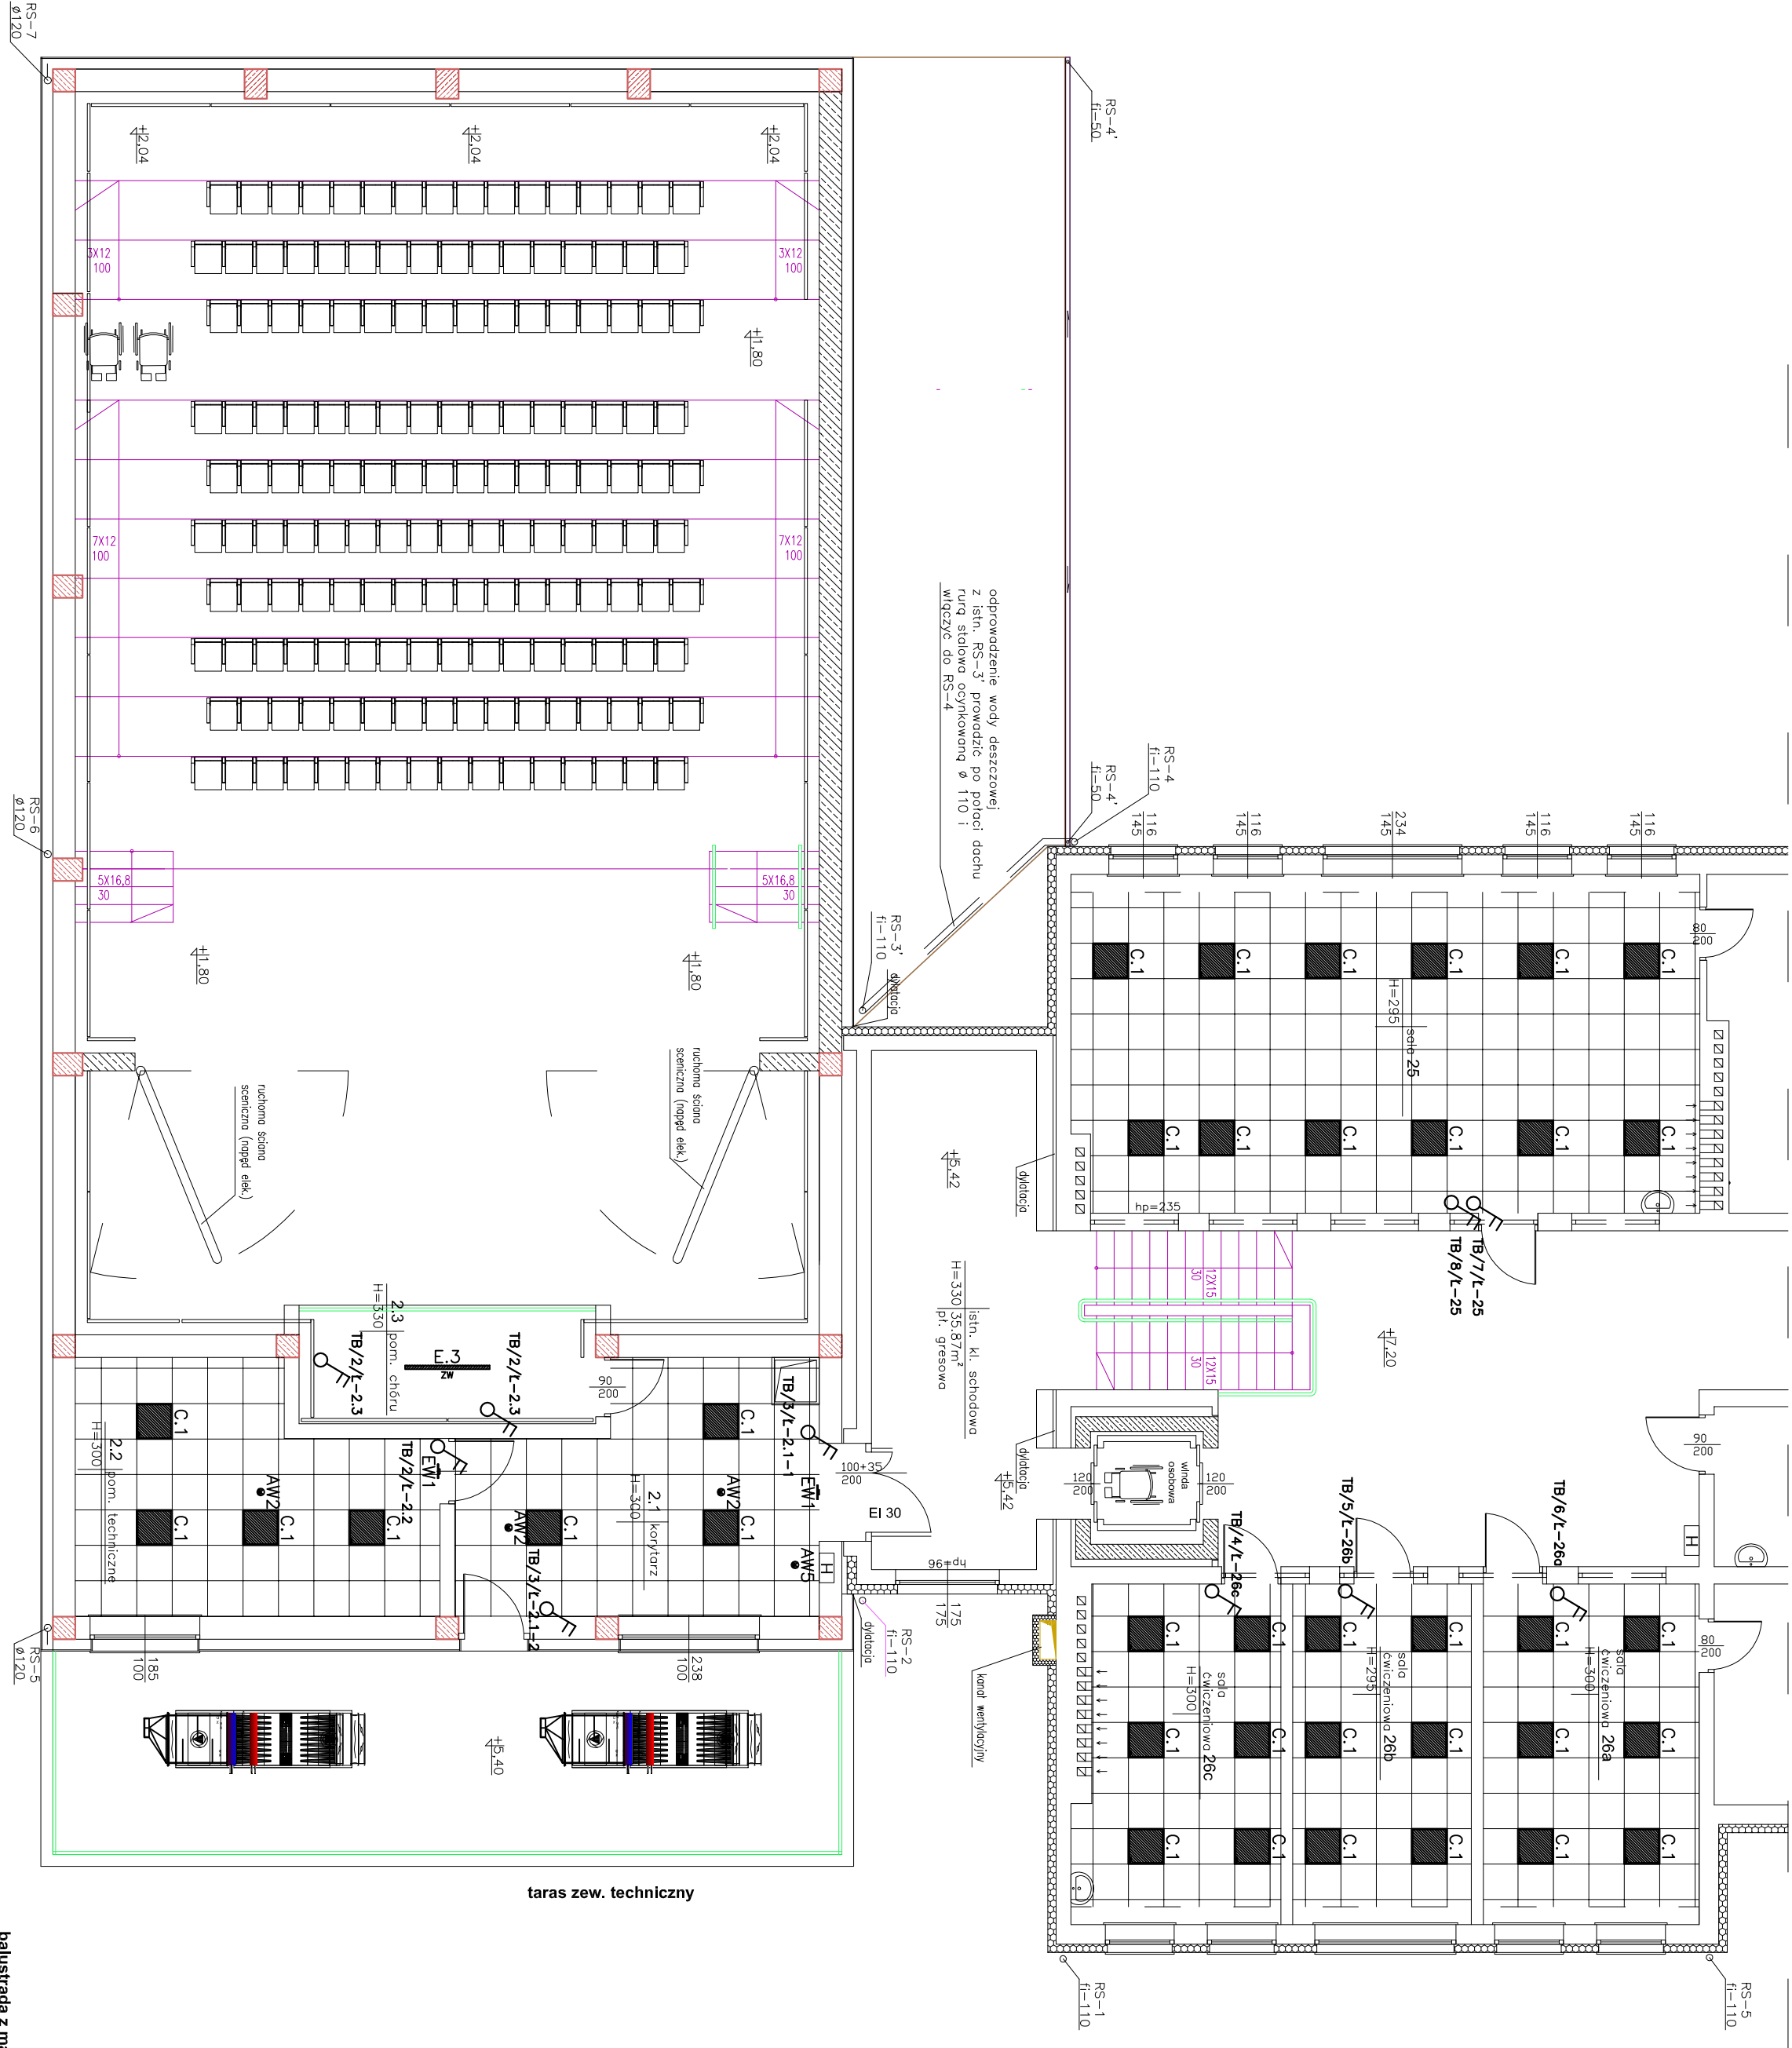

Uwaga:
Oznaczenia opraw oświetleniowych wg
wykazu na rys. nr E-11.
Łącznik oświetlenia dwubiegunowy.

Inwestor: POWIAT PRZASZYSKI UL. SW. STANISŁAWA KOSTKI 5 06-300 PRZASZYSZ		Jednostka projektowa: PROFIL STUDIO ARCHYTEKTONICZNE REALIZACJA INWESTYCJI	
Temat projektu: „PRZEBUDOWA Z ROZBUDOWĄ (MODERNIZACJĄ) BUDYNKU SZKOŁY PRZASZYSKI. PROJEKT POD WŁAZĄ I WZMACNIENIE POTENCJAŁU KULTURALNEGO POWIATU PRZASZYSKIEGO POPRZECZ DOSTĘPOWANE ISTNIEJĄCEGO OBIEKTU SZKOŁY ROLNICZEJ DO NOWYCH FUNKCJI KULTURALNYCH POWIATU, W TYM SZKOŁY MUZYCZNEJ I STOPIŃIA W PRZASZYSZU”		Projektował: mgr. BOLESŁAW KUSIAK Data: 06.2016	
Sprawdzał: mgr. BOLESŁAW KUSIAK Data: 06.2016		Specjalność: Elektryczna Podpis: 06.2016	
Nazwa rysunku: Rzut piętra 2. Instalacja oświetlenia		Skala: 1:100	