


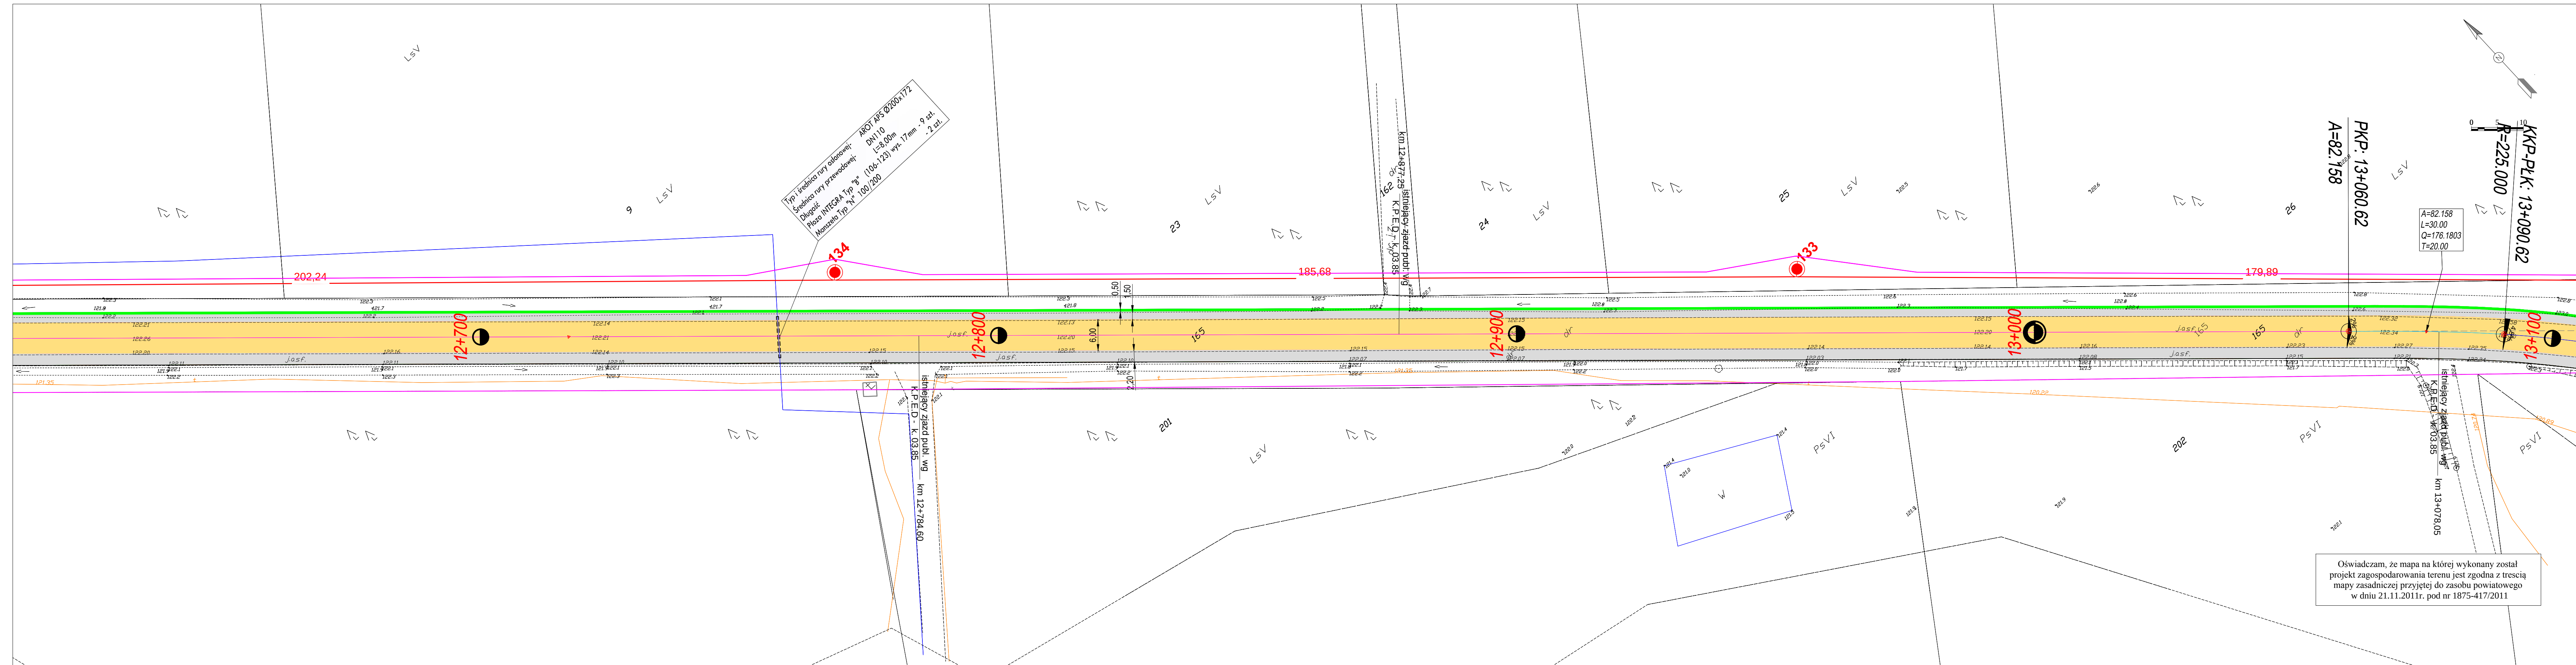

Legenda:

- proj. powierzchniowe utwardzenie nawierzchni
- proj. jezdnia z betonu asfaltowego
- proj. pobocza utwardzone z betonu asfaltowego
- istniejący chodnik i ścieżka rower. z kostki bet.
- opaska gruntowa
- działka o numerze ewidenc. 2 - przewidziana na zaplecze techniczne dla Zarządu Drogi

**Branża sanitarna:**

- projektowana przebudowa sieci wodociągowej z rur PE 100 SDR 17 śr. 355 / 160 / 110
- projektowana rura ochronna wodociągu
- przykanalik z umocnionym wylotem (ozn. np. WB-17)
- P-01 - projektowany węzeł połączeniowy
- T-01 - projektowany trójnik
- N-01 - obejma do mocowania rur PE bez odciążenia + zasuwa z gwintem zewnętrznym oraz kielichem do rur PE
- Hp-01 - projektowany hydrant naziemny/podziemny
- Z-01 - załamanie
- U-01 - ugięcie

**Branża elektryczna:**

- linia kablowa WN
- linia napowietrzna WN z długością przęsła
- słup linii napowietrznej WN
- linia kablowa SN
- linia napowietrzna SN
- słup linii napowietrznej SN
- stacja transformatorowa SN/nn
- linia kablowa nn
- linia napowietrzna nn
- słup linii napowietrznej nn
- słup z oświetleniem drogowym
- granica zajętości terenu pod inwestycje



|                       |                                                                                                                             |                                                                                                   |        |
|-----------------------|-----------------------------------------------------------------------------------------------------------------------------|---------------------------------------------------------------------------------------------------|--------|
| INWESTOR              | POWIAT PRZASNYSKI<br>06-300 Przasnysz, ul. Św. St. Kostki                                                                   |                                                                                                   |        |
| JEDNOSTKA PROJEKTOWA  | WILECh Spółka Cywilna<br>06-400 Ciechanów, ul. Akacjowa 5                                                                   |                                                                                                   |        |
| ZAMIERZENIE BUDOWLANE | ROZBUDOWA DP NR 3213W<br>PRZASNYSZ-KOBYLAKI-BRZEŃSKI KOŁAKI<br>ORAZ ODC. DP NR 3234W STARA WIEŚ -<br>CHORZELE - KRASNOSIELC |                                                                                                   |        |
| OBIEKT BUDOWLANY      | DROGA POWIATOWA NR 3234W<br>ODCINEK OD KM 11+264 DO KM 14+355                                                               |                                                                                                   |        |
| TYTUŁ RYSUNKU         | PLAN ZAGOSPODAROWANIA TERENU<br>Arkusz 4 - Os-3234W (12+615.000 - 13+100.000)                                               |                                                                                                   |        |
| STADIUM               | PROJEKT BUDOWLANY                                                                                                           |                                                                                                   |        |
| Nr rys.<br>2/4        | skala: 1:500                                                                                                                | data: luty 2012                                                                                   |        |
|                       | Imię i nazwisko                                                                                                             | Uprawnienia                                                                                       | Podpis |
| PROJEKTOWAŁ           | tech. Wiktor Lysko                                                                                                          | w spec.konst.-inż. w zakr. dróg<br>153/93.Os                                                      |        |
| SPRAWDZIŁ             | mgr inż. Lech Klicki                                                                                                        | w specjalności drogowej<br>MAZ/0008/POOD/10                                                       |        |
| PROJEKTOWAŁ           | mgr inż. J. M. Pietrzak                                                                                                     | w zakr.sieci i instalacji sanitarnych<br>Cie - 4/81                                               |        |
| ASYSTENT PROJEKTANTA  | mgr inż. M. Witkowski                                                                                                       |                                                                                                   |        |
| SPRAWDZIŁ             | mgr inż. M. Milewski                                                                                                        | w zakr.sieci i instalacji sanitarnych<br>MAZ/15/2572/02                                           |        |
| PROJEKTOWAŁ           | inż. J. Kukliński                                                                                                           | w zakr.sieci i instalacji i urządzeń<br>elektrycznych i elektroenergetycznych<br>WAM/0068/PWOE/11 |        |
| ASYSTENT PROJEKTANTA  | inż. P. Kulesza                                                                                                             |                                                                                                   |        |
| SPRAWDZIŁ             | mgr inż. D. Naruszewicz                                                                                                     | w zakr.sieci i instalacji i urządzeń<br>elektrycznych i elektroenergetycznych<br>107/01.04.       |        |

Oświadczam, że mapa na której wykonany został projekt zagospodarowania terenu jest zgodna z treścią mapy zasadniczej przyjętej do zasobu powiatowego w dniu 21.11.2011r. pod nr 1875-417/2011