


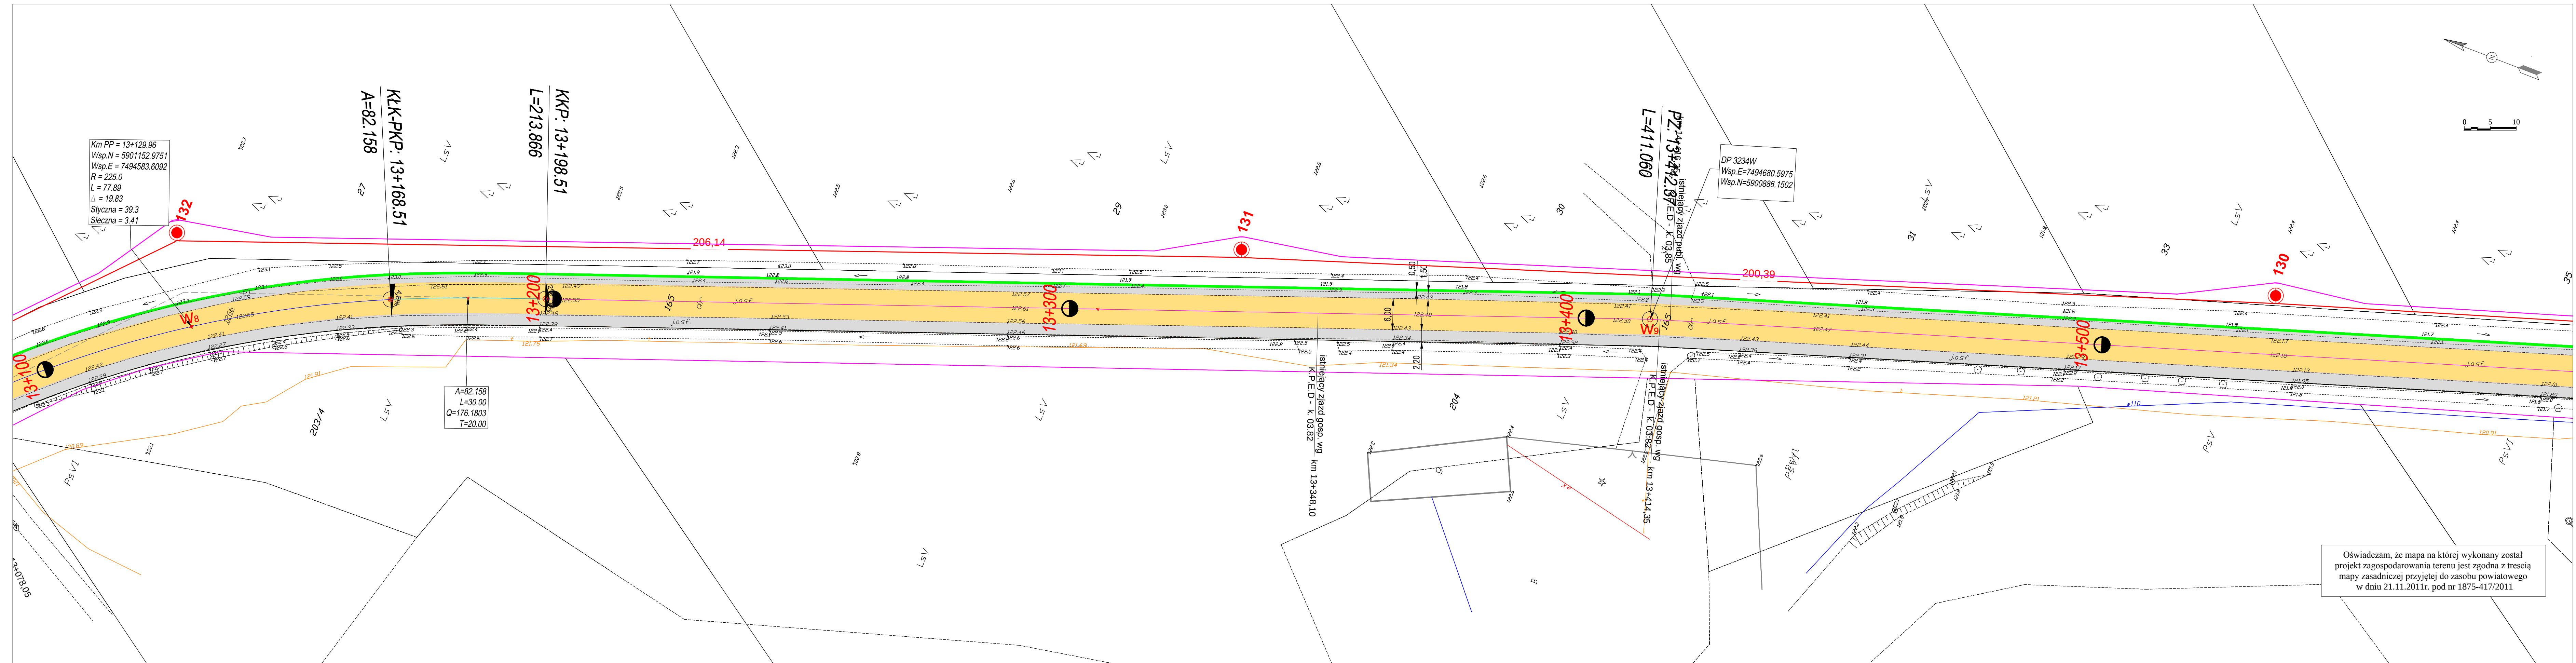

- Legenda:
- proj. powierzchniowe utwardzenie nawierzchni
 - proj. jezdnia z betonu asfaltowego
 - proj. pobocza utwardzone z betonu asfaltowego
 - istniejący chodnik i ścieżka rower. z kostki bet.
 - opaska gruntowa
 - działka o numerze ewidenc. 2 - przewidziana na zaplecze techniczne dla Zarządu Drogi

- Branża sanitarna:**
- projektowana przebudowa sieci wodociągowej z rur PE 100 SDR 17 śr. 355 / 160 / 110
 - projektowana rura ochronna wodociągu
 - przykanalik z umocnionym wylotem (ozn. np. WB-17)
 - P-01 - projektowany węzeł połączeniowy
 - T-01 - projektowany trójnik
 - N-01 - obejma do mocowania rur PE bez odcięcia + zasuwa z gwintem zewnętrznym oraz kielichem do rur PE
 - Hp-01 - projektowany hydrant naziemny/podziemny
 - Z-01 - załamanie
 - U-01 - ugięcie

- Branża elektryczna:**
- linia kablowa WN
 - linia napowietrzna WN z długością przęsła
 - słup linii napowietrznej WN
 - linia kablowa SN
 - linia napowietrzna SN
 - słup linii napowietrznej SN
 - stacja transformatorowa SN/nn
 - linia kablowa nn
 - linia napowietrzna nn
 - słup linii napowietrznej nn
 - słup z oświetleniem drogowym
 - granica zajętości terenu pod inwestycje



INWESTOR	POWIAT PRZASNYSKI 06-300 Przasnysz, ul. Św. St. Kostki		
JEDNOSTKA PROJEKTOWA	WILECh Spółka Cywilna 06-400 Ciechanów, ul. Akacjowa 5		
ZAMIERZENIE BUDOWLANE	ROZBUDOWA DP NR 3213W PRZASNYSZ-KOBYLAKI-BRZEJSKI KOŁAKI ORAZ ODC. DP NR 3234W STARA WIEŚ - CHORZELE - KRASNOSIELC		
OBIEKT BUDOWLANY	DROGA POWIATOWA NR 3234W ODCINEK OD KM 11+264 DO KM 14+355		
TYTUŁ RYSUNKU	PLAN ZAGOSPODAROWANIA TERENU Arkusz 5 - Os-3234W (13+100.000 - 13+585.000)		
STADIUM	PROJEKT BUDOWLANY		
Nr rys. 2/5	skala: 1:500 Imię i nazwisko	data: luty 2012 Uprawnienia	Podpis
PROJEKTOWAŁ	tech. Wiktor Lysko	w spec.konst.-inż. w zakr. dróg 153/93.0s	
SPRAWDZIŁ	mgr inż. Lech Klicki	w specjalności drogowej MAZ/0008/POOD/10	
PROJEKTOWAŁ	mgr inż. J. M. Pietrzak	w zakr.sieci i instalacji sanitarnych Cie - 4/81	
ASYSTENT PROJEKTANTA	mgr inż. M. Witkowski		
SPRAWDZIŁ	mgr inż. M. Milewski	w zakr.sieci i instalacji sanitarnych MAZ/15/2572/02	
PROJEKTOWAŁ	inż. J. Kukliński	w zakr.sieci i instalacji i urządzeń elektrycznych i elektroenergetycznych WAM/0068/PWOE/11	
ASYSTENT PROJEKTANTA	inż. P. Kulesza		
SPRAWDZIŁ	mgr inż. D. Narusiewicz	w zakr.sieci i instalacji i urządzeń elektrycznych i elektroenergetycznych 107/61.04	