


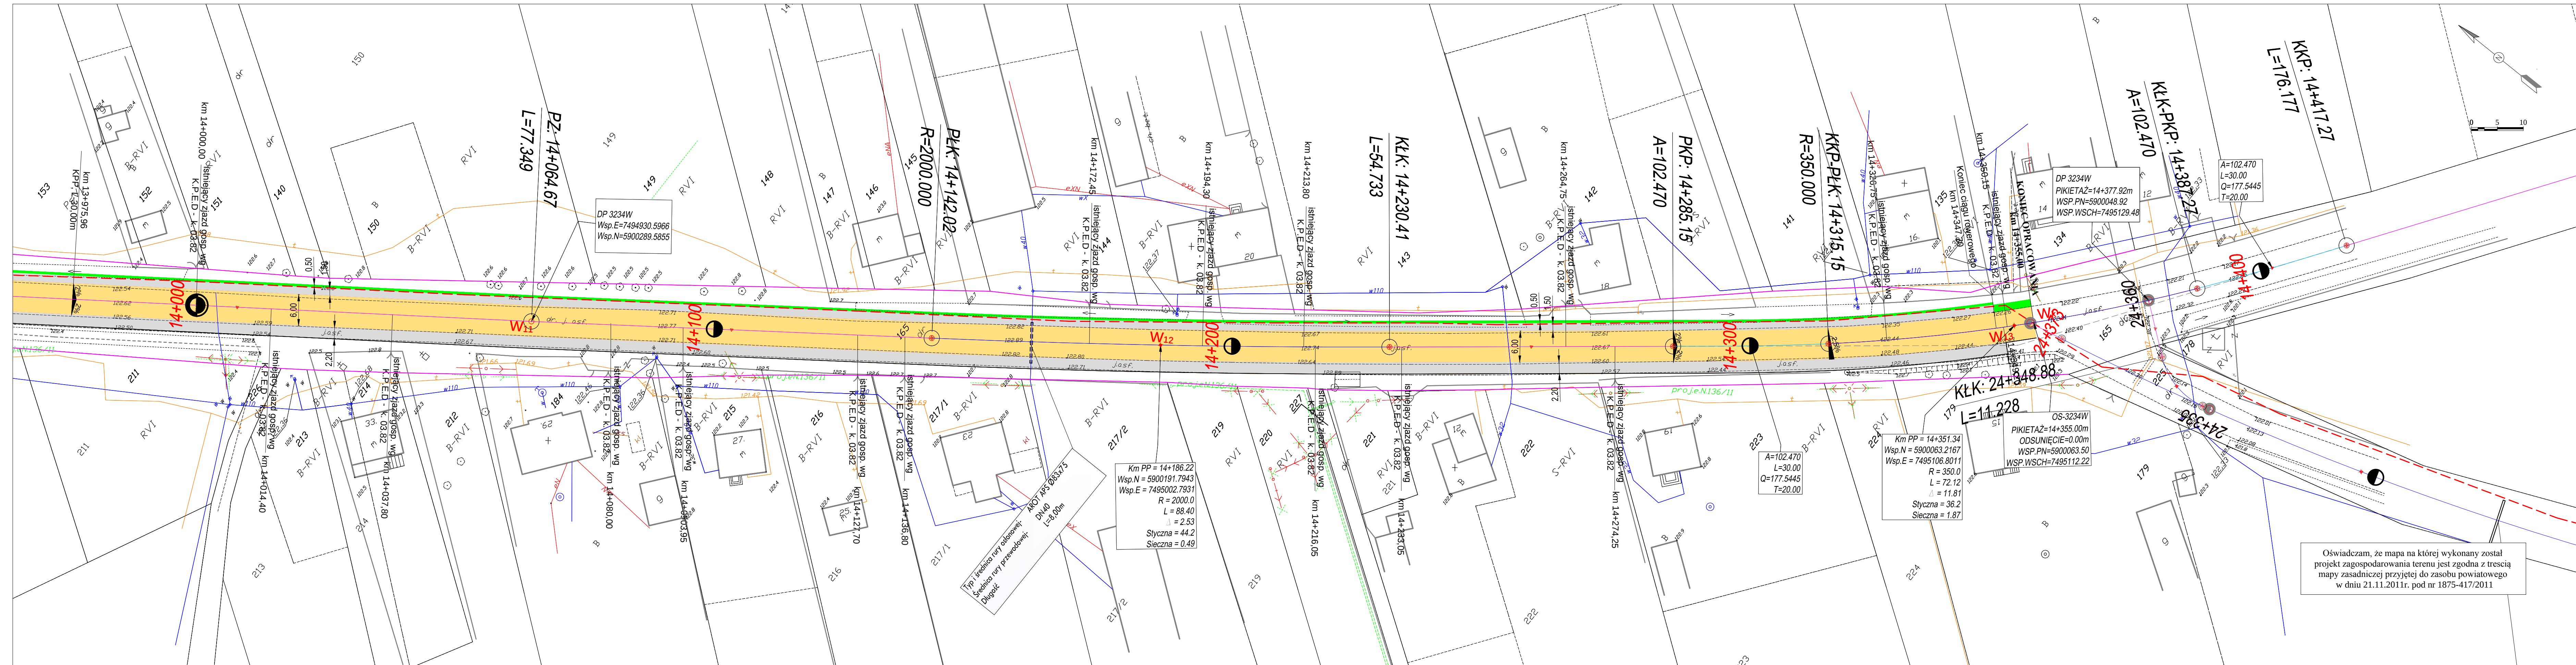

- Legenda:
- proj. powierzchniowe utwardzenie nawierzchni
 - proj. jezdnia z betonu asfaltowego
 - proj. pobocza utwardzone z betonu asfaltowego
 - istniejący chodnik i ścieżka rower. z kostki bet.
 - opaska gruntowa
 - działka o numerze ewidenc. 2 - przewidziana na zaplecze techniczne dla Zarządu Drogi

Branża sanitarna:

- projektowana przebudowa sieci wodociągowej z rur PE 100 SDR 17 śr. 355 / 160 / 110
- projektowana rura ochronna wodociągu
- przykanalik z umocnionym wylotem (ozn. np. WB-17)
- P-01 - projektowany węzeł połączeniowy
- T-01 - projektowany trójnik
- N-01 - obejma do mocowania rur PE bez odciążenia + zasuwa z gwintem zewnętrznym oraz kielichem do rur PE
- Hp-01 - projektowany hydrant naziemny/podziemny
- Z-01 - załamanie
- U-01 - ugięcie

Branża elektryczna:

- linia kablowa WN
- linia napowietrzna WN z długością przęsła
- słup linii napowietrznej WN
- linia kablowa SN
- linia napowietrzna SN
- słup linii napowietrznej SN
- stacja transformatorowa SN/nn
- linia kablowa nn
- linia napowietrzna nn
- słup linii napowietrznej nn
- słup z oświetleniem drogowym
- granica zajętości terenu pod inwestycje

Oświadczam, że mapa na której wykonany został projekt zagospodarowania terenu jest zgodna z treścią mapy zasadniczej przyjętej do zasobu powiatowego w dniu 21.11.2011r. pod nr 1875-417/2011



INWESTOR	POWIAT PRZASNYSKI 06-300 Przasnysz, ul. Św. St. Kostki		
JEDNOSTKA PROJEKTOWA	WILECh Spółka Cywilna 06-400 Ciechanów, ul. Akacjowa 5		
ZAMIERZENIE BUDOWLANE	ROZBUDOWA DP NR 3213W PRZASNYSZ-KOBYLAKI-BRZESKI KOŁAKI ORAZ ODC. DP NR 3234W STARA WIEŚ - CHORZELE - KRASNOSIELC		
OBIEKT BUDOWLANY	DROGA POWIATOWA NR 3234W ODCINEK OD KM 11+264 DO KM 14+355		
TYTUŁ RYSUNKU	PLAN ZAGOSPODAROWANIA TERENU Arkusz 7 - Os-3234W (14+070.000 - 14+355.000)		
STADIUM	PROJEKT BUDOWLANY		
Nr rys.	skala: 1:500	data: luty 2012	
2/7	Imię i nazwisko	Uprawnienia	Podpis
PROJEKTOWAŁ	tech. Wiktor Lysko	w spec.konst.-inż. w zakr. dróg 153/93.0s	
SPRAWDZIŁ	mgr inż. Lech Klicki	w specjalności drogowej MAZ/0008/POD/10	
PROJEKTOWAŁ	mgr inż. J. M. Pietrzak	w zakr.sieci i instalacji sanitarnych Cie - 4/81	
ASYSTENT PROJEKTANTA	mgr inż. M. Witkowski		
SPRAWDZIŁ	mgr inż. M. Milewski	w zakr.sieci i instalacji sanitarnych MAZ/15/2572/02	
PROJEKTOWAŁ	inż. J. Kukliński	w zakr.sieci i instalacji i urządzeń elektrycznych i elektroenergetycznych WAM/0068/PWOE/11	
ASYSTENT PROJEKTANTA	inż. P. Kulesza		
SPRAWDZIŁ	mgr inż. D. Narusiewicz	w zakr.sieci i instalacji i urządzeń elektrycznych i elektroenergetycznych 107/61.04	