


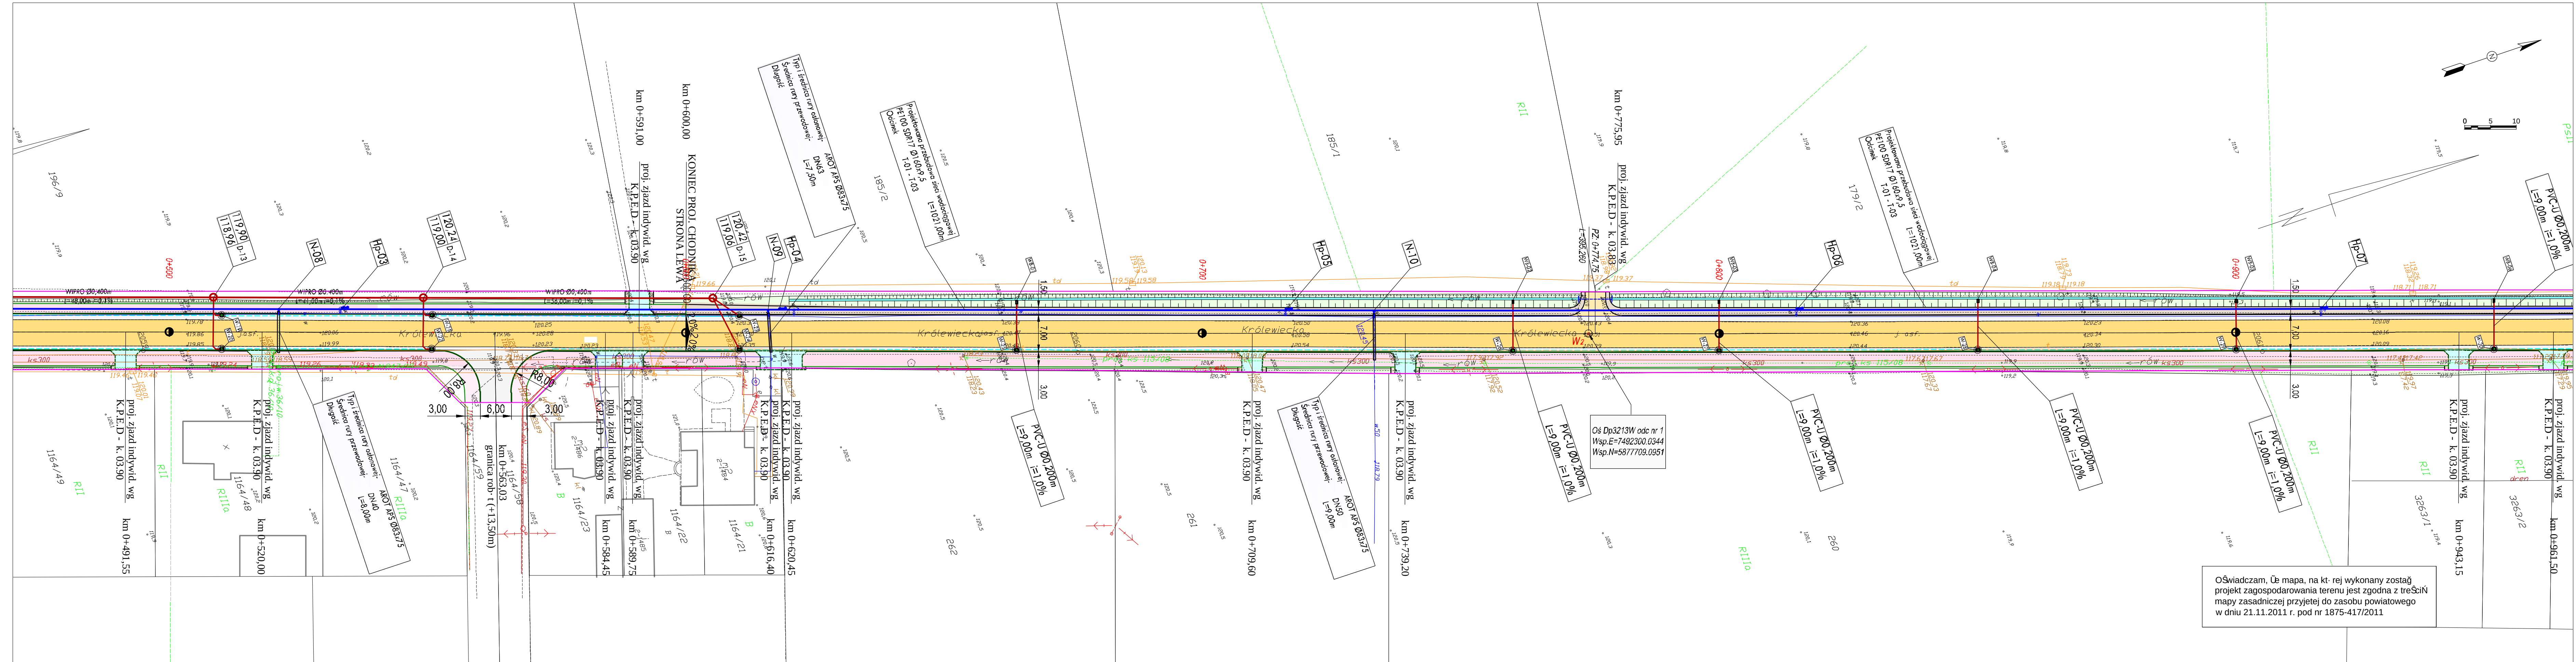

Oświadczam, że mapa, na kt. rej wykonany został projekt zagospodarowania terenu jest zgodna z treścią mapy zasadniczej przyjętej do zasobu powiatowego w dniu 21.11.2011 r. pod nr 1875-417/2011

LEGENDA

proj. nakładka z betonu asfaltowego

proj. jezdnia z betonu asfaltowego

ścieżka rowerowa z betonu asfaltowego

nawierzchnia z kostki bet. gr. 8 cm

nawierzchnia z kostki bet. gr. 8 cm

jezdnia z kruszywa naturalnego

pobocza z kruszywa naturalnego

skarpa wykopu i nasypu

teren pod uzbrojenie obce

krawężnik wyniesiony 12 cm (15x30x75)

krawężnik jezdni (przekr. j szlakuowy)

krawężnik pobocza

opornik betonowy wtopiony (12x25)

obrzeź betonowe 8x30x75

proj. dno rowu

proj. przepust pod zjazdem (rury o Śr. 400)

Branża sanitarna:

proj. przebudowa kan. deszczowej kł Dn 400 / 500 z rur WIPRO Śr. 400 / 500 mm

proj. przebudowa kan. deszczowej kł Dn 400/500 z rur WIPRO Śr. 400 / 500 mm

proj. studnia kł Dn 1200 (ozn. np. D-12)

przykanalik z wpustem ulicznym (ozn. np. W-17)

rury PVC SDR 34 Śr. 200 mm

projektowana przebudowa sieci wodociągowej z rur PE 100 SDR 17 Śr. 355 / 160 / 110

projektowana rura ochronna wodociągu

przykanalik z umocnionym wylotem (ozn. np. WB-17)

P-01 - projektowany trójnik

T-01 - projektowany trójnik

N-01 - obejma do mocowania rur PE bez odcięcia z zasuwa z gwintem zewnętrznym oraz kielichem do rur PE

Hp-01 - projektowany hydrant naziemny/podziemny

Z-01 - zagłębienie

U-01 - ugięcie

Branża telekomunikacyjna:

proj. kable telefoniczne

złącze kablowe rozdzielcze

złącze przelotowe

słup kablowy rozdzielczy

rura ochronna HDPE

linia telefoniczna do likwidacji

Branża elektryczna:

linia kablowa WN

linia napowietrzna WN z dęgiem

słup linii napowietrznej WN

linia kablowa SN

linia napowietrzna SN

słup linii napowietrznej SN

stacja transformatorowa SN/nn

linia kablowa nn

linia napowietrzna nn

słup linii napowietrznej nn

słup z oświetleniem drogowym

granica zajęcia terenu pod inwestycję

INWESTOR	POWIAT PRZASZYSKI 06-300 Przasnysz, ul. św. St. Kostki		
JEDNOSTKA PROJEKTOWA	WILECh Spółka Cywilna 06-400 Ciechanów, ul. Akcyjowa 5		
ZAMIERZENIE BUDOWLANE	ROZBUDOWA DP NR 3213W PRZASNYSZ-KOBYLAKI-BRZESKI KOŁAKI ORAZ ODC. DP NR 3234W STARA WIEŚ - CHORZELE - KRASNOSIELC		
OBIEKT BUDOWLANY	DROGA POWIATOWA NR 3213W ODCINEK OD KM 0+000 DO KM 24+373.02		
TYTUŁ RYSUNKU	PLAN ZAGOSPODAROWANIA TERENU		
STADIUM	PROJEKT BUDOWLANY		
Nr rys.	skala: 1:500	data: luty 2012	
2/2	imię i nazwisko	Uprawnienia	Podpis
PROJEKTOWAŁ	tech. Wiktor Gysko	w spec.konsultacji w zakr. dr. g. 15399/06	
SPRAWDZIŁ	mgr inż. Lech Kłicki	w spec.konsultacji drogowej MAZ/0008/POD/10	
PROJEKTOWAŁ	mgr inż. J. M. Pietrzak	w zakr. sieci i instalacji sanitarnych Cie-481	
ASYSTENT PROJEKTANTA	mgr inż. M. Witkowski		
SPRAWDZIŁ	mgr inż. M. Milewski	w zakr. sieci i instalacji sanitarnych MAZ/IS/2572/02	
ASYSTENT PROJEKTANTA	inż. Z. Malinowski		
PROJEKTOWAŁ	tech. A. Kulas	w zakr. telekomunikacji przewodowej 1447/99/U	
SPRAWDZIŁ	inż. J. Kukliński	w zakr. sieci i instalacji i urządzeń elektrycznych i elektroenergetycznych - WAM/0008/PW/OE/11	
ASYSTENT PROJEKTANTA	inż. P. Kulesza		
SPRAWDZIŁ	mgr inż. D. Naruszewicz	w zakr. sieci i instalacji i urządzeń elektrycznych i elektroenergetycznych - 107/01/OL	