


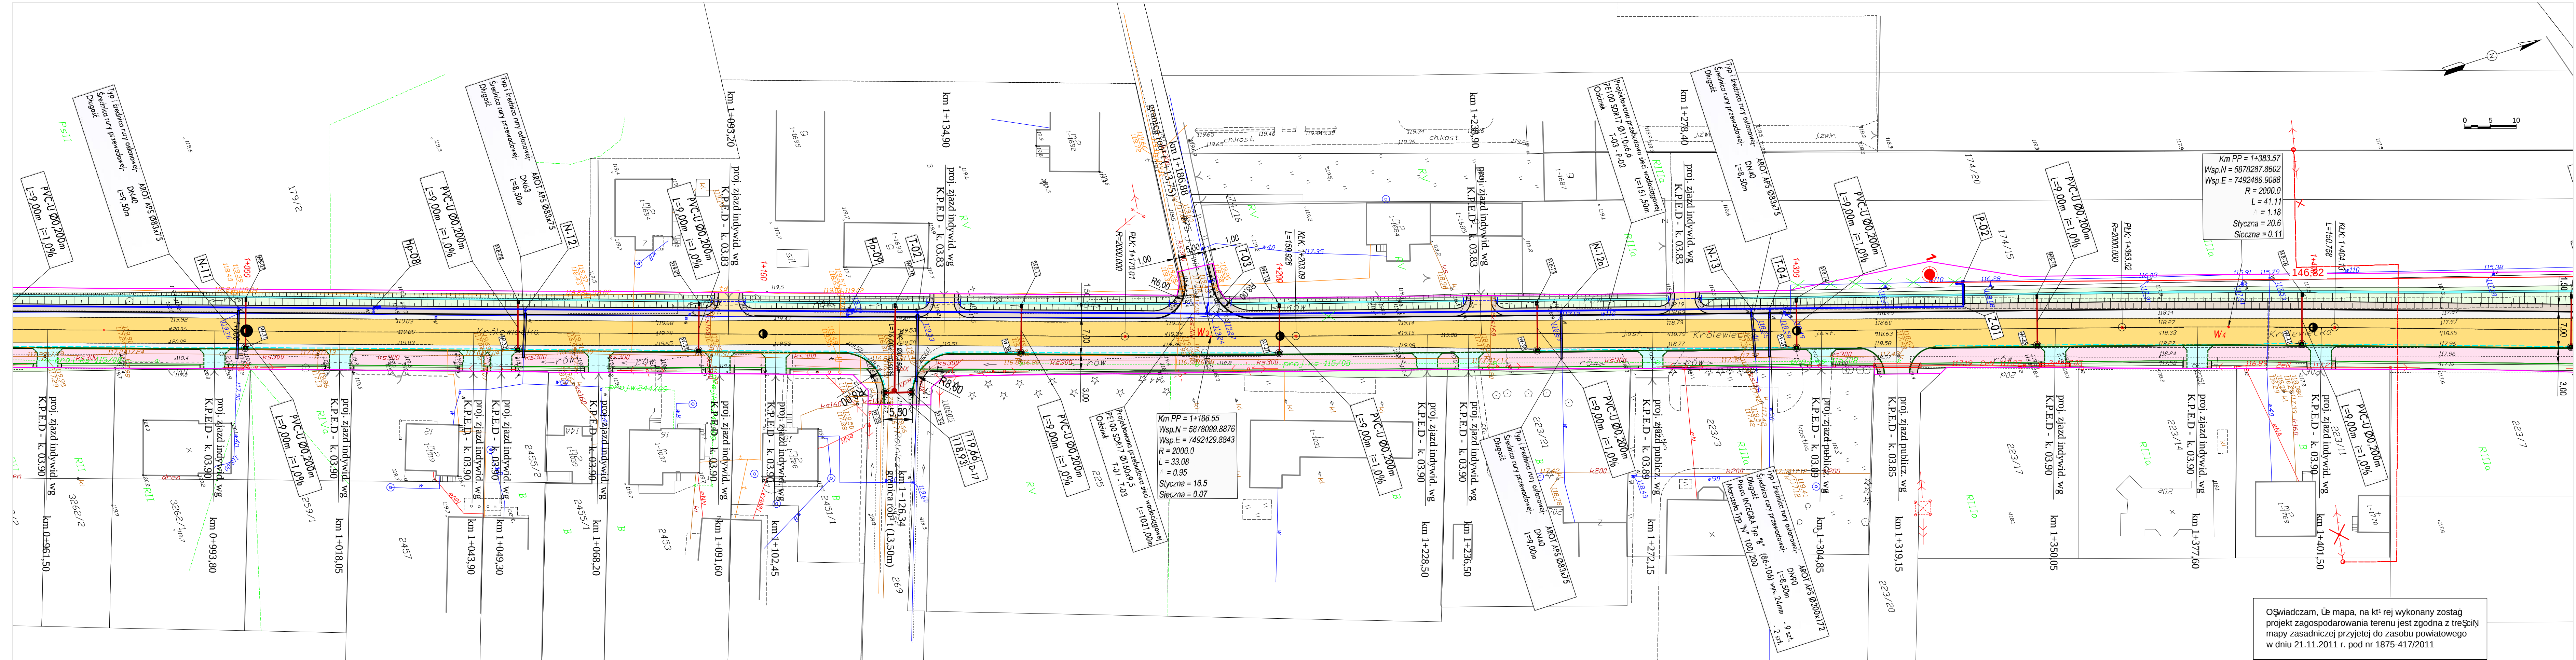

LEGENDA

proj. nakładka z betonu asfaltowego

proj. jezdnia z betonu asfaltowego

ścieżka rowerowa z betonu asfaltowego

nawierzchnia z kostki bet. gr. 8 cm

nawierzchnia z kostki bet. gr. 8 cm

jezdnie z kruszywa naturalnego

pobocza z kruszywa naturalnego

skarpki wykopu i nasypu

teren pod uzbrojenie obce

krawężnik wysunięty 12 cm (15x30x75)

krawężnik jezdni (przekrój szlakowy)

krawężnik pobocza

opornik betonowy wtopiony (12x25)

obrzeź betonowe 8x30x75

proj. dno rowu

proj. przepust pod zjazdem (rury o $\varnothing$ 400)

Branża sanitarna:

proj. przebudowa kan. deszczowej kł Dn 400 / 500 z rur WIPRO $\varnothing$ 400 / 500 mm

proj. przebudowa kan. deszczowej kł Dn 400/500 z rur WIPRO $\varnothing$ 400 / 500 mm

proj. studnia kł Dn 1200 (ozn. np. D-12)

przekanalik z wpustem ulicznym (ozn. np. W-17)

rury PVC SDR 34 $\varnothing$ 200 mm

projektowana przebudowa sieci wodociągowej z rur PE 100 SDR 17 $\varnothing$ 355 / 160 / 110

projektowana rura ochronna wodociągu

przekanalik z umocnionym wylotem (ozn. np. WB-17)

P-01 - projektowany właz pogłębieniowy

T-01 - projektowany trójnik

N-01 - obejma do mocowania rur PE bez odciąża i zasuw z gwintem zewnętrznym oraz kielichem do rur PE

Hp-01 - projektowany hydrant naziemny/podziemny

Z-01 - zagłębienie

U-01 - ugięcie

Branża telekomunikacyjna:

proj. kable telefoniczne

złącze kablowe rozdzielcze

złącze przelotowe

słup kablowy rozdzielczy

rura ochronna HDPE

linia telefoniczna do likwidacji

Branża elektryczna:

linia kablowa WN

linia napowietrzna WN z dęgiem i przelazem

słup linii napowietrznej WN

linia kablowa SN

linia napowietrzna SN

słup linii napowietrznej SN

stacja transformatorowa SN/nn

linia kablowa nn

linia napowietrzna nn

słup linii napowietrznej nn

słup z oświetleniem drogowym

granica zajętości terenu pod inwestycję

INWESTOR

06-300 Przasnysz, ul. św. St. Kostki

JEDNOSTKA PROJEKTOWA

WILECh Spółka Cywilna
06-400 Ciechanów, ul. Akacjowa 5

ZAMIERZENIE BUDOWLANE

ROZBUDOWA DP NR 3213W PRZASNYSZ-KOBYLAKI-BRZESKI KOŁAKI ORAZ ODC. DP NR 3234W STARA WIEŚ - CHORZELE - KRASNOSIELC

OBIEKT BUDOWLANY

DROGA POWIATOWA NR 3213W ODCINEK OD KM 0+000 DO KM 24+373.02

TYTUŁ RYSUNKU

PLAN ZAGOSPODAROWANIA TERENU

STADIUM

PROJEKT BUDOWLANY

Nr rys.

skala: 1:500

data: luty 2012

2/3

Imię i nazwisko

Uprawnienia

Podpis

PROJEKTOWAŁ

tech. Wiktor Gysko

w spec. kons. inż. w zakr. dr. g 15393/06

SPRAWDZIŁ

mgr inż. Lech Klicik

w spec. kons. inż. drogowy MAZ/0008/POCD/10

PROJEKTOWAŁ

mgr inż. J. M. Pietrzak

w zakr. sieci i instalacji sanitarnych Cie-4/81

ASYSTENT PROJEKTANTA

mgr inż. M. Witkowski

SPRAWDZIŁ

mgr inż. M. Milewski

w zakr. sieci i instalacji sanitarnych MAZ/IS/2572/02

ASYSTENT PROJEKTANTA

inż. Z. Malinowski

PROJEKTOWAŁ

tech. A. Kulas

w zakr. telekomunikacji przewodowej 1447/99/U

SPRAWDZIŁ

inż. J. Kukliński

w zakr. sieci i instalacji i urządzeń elektrycznych i elektroenergetycznych - WAM/0008/PWOE/11

ASYSTENT PROJEKTANTA

inż. P. Kulesza

SPRAWDZIŁ

mgr inż. D. Naruszewicz

w zakr. sieci i instalacji i urządzeń elektrycznych i elektroenergetycznych - 107/01/OL