


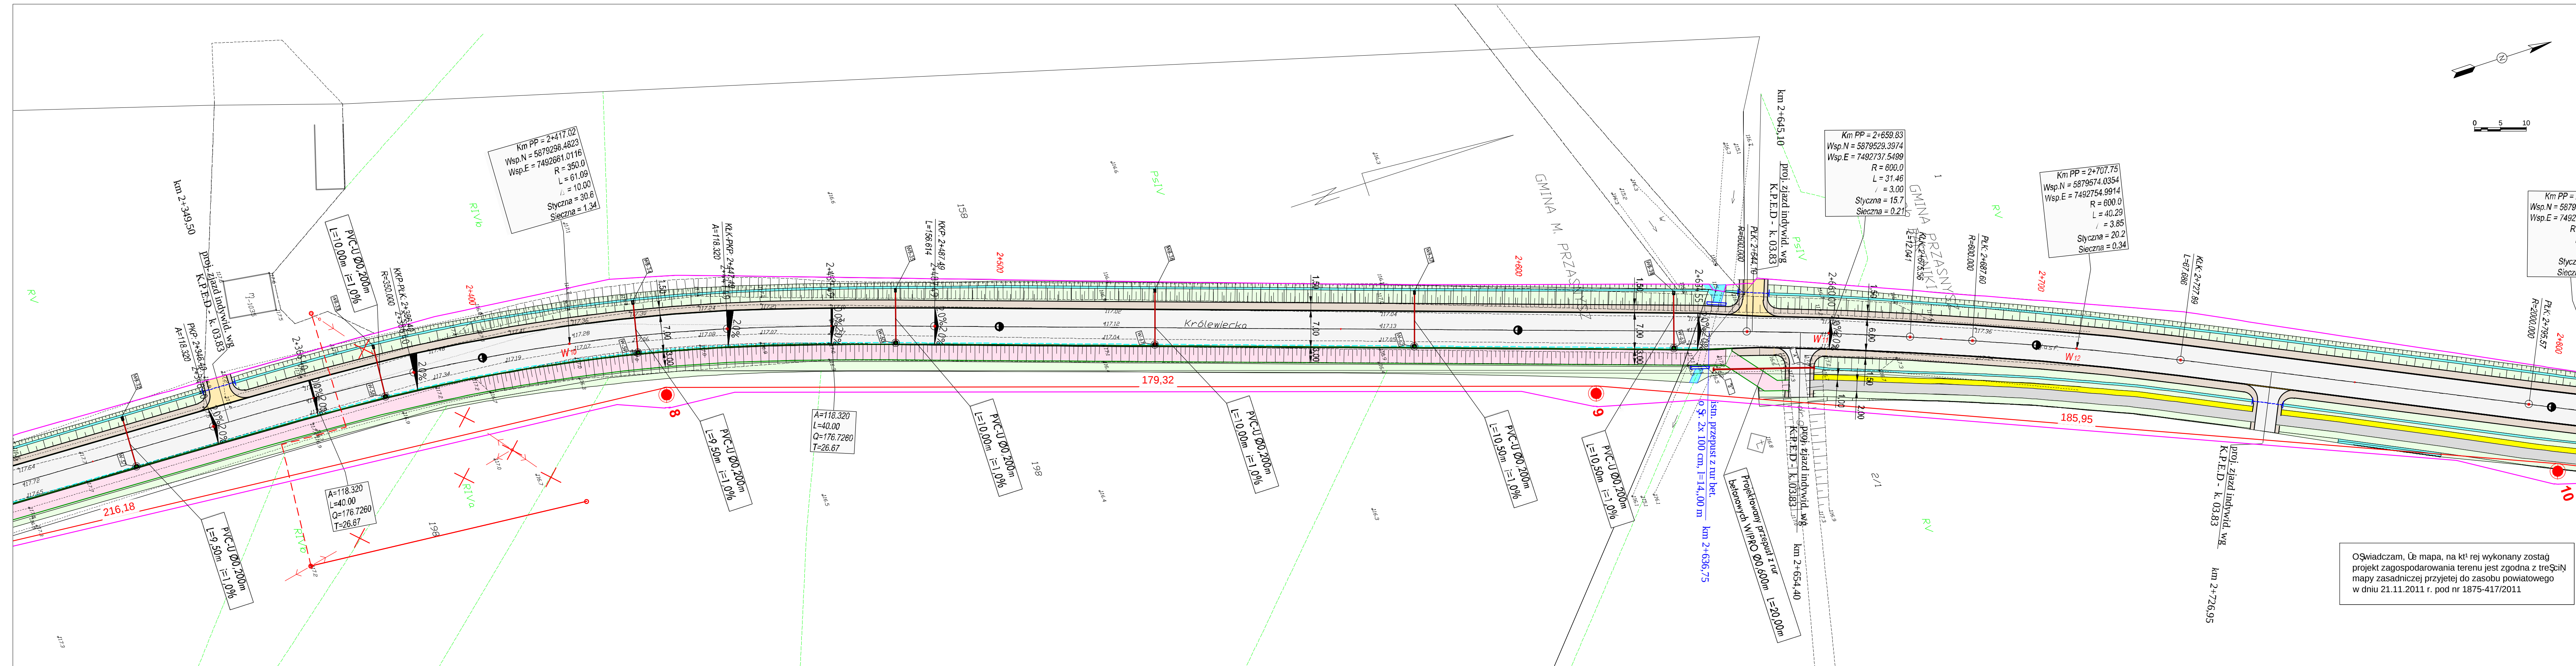

LEGENDA

Branża drogowa:

- proj. nakładka z betonu asfaltowego
- proj. jezdnia z betonu asfaltowego
- ścieżka rowerowa z betonu asfaltowego
- nawierzchnia z kostki bet. gr. 8 cm
- nawierzchnia z kostki bet. gr. 8 cm
- jezdnia z kruszywa naturalnego
- pobocza z kruszywa naturalnego
- skarpa wykopu i nasypu
- teren pod uziębienie obce
- krawężnik wyniesiony 12 cm (15x30x75)
- krawężnik jezdni (przekrój szlakowy)
- krawężnik pobocza
- opornik betonowy wtopiony (12x25)
- obrzeź betonowe 8x30x75
- proj. dno rowu
- proj. przepust pod jazdem (rury o ϕ 400)

Branża sanitarna:

- proj. przebudowa kan. deszczowej kd Dn 400 / 500 z rur WIPRO ϕ 400 / 500 mm
- proj. przebudowa kan. deszczowej kd Dn 400/500 z rur WIPRO ϕ 400 / 500 mm
- proj. studnia kd Dn 1200 (ozn. np. D-12)
- przekładnik z wpustem ulicznym (ozn. np. W-17)
- rury PVC SDR 34 ϕ 200 mm
- projektowana przebudowa sieci wodociągowej z rur PE 100 SDR 17 ϕ 355 / 160 / 110
- przekładnik z umocnionym wylotem (ozn. np. WB-17)
- P-01 - projektowany właz pogłębieniowy
- T-01 - projektowany trójnik
- N-01 - obejma do mocowania rur PE bez odcinka z zasuwa z gwintem zewnętrznym oraz kielichem do rur PE
- Z-01 - zaizolowanie
- U-01 - ugięcie

Branża telekomunikacyjna:

- proj. kable telefoniczne
- znaki kablowe rozdzielcze
- znaki przelotowe
- szyby kablowe rozdzielczy
- rura ochronna HDPE
- linia telefoniczna do likwidacji

Branża elektryczna:

- linia kablowa WN
- linia napowietrzna WN z dźwiganiem
- słup linii napowietrznej WN
- linia kablowa SN
- linia napowietrzna SN
- słup linii napowietrznej SN
- stacja transformatorowa SN/nn
- linia kablowa nn
- linia napowietrzna nn
- słup linii napowietrznej nn
- słup z oświetleniem drogowym
- granica zajętości terenu pod inwestycją

Oświadczam, że mapa, na której wykonany został projekt zagospodarowania terenu jest zgodna z treścią mapy zasadniczej przyjętej do zasobu powiatowego w dniu 21.11.2011 r. pod nr 1875-417/2011

INWESTOR
POWIAT PRZASNYSKI
06-300 Przasnysz, ul. św. St. Kostki

JEDNOSTKA PROJEKTOWA
WILECh Spółka Cywilna
06-400 Ciechanów, ul. Akacjowa 5

ZAMIERZENIE BUDOWLANE
ROZBUDOWA DP NR 3213W
PRZASNYSZ-KOBYLAKI-BRZESKI KOŁAKI
ORAZ ODC. DP NR 3234W STARA WIEŚ -
CHORZELE - KRASNOSIELC

OBIEKT BUDOWLANY
DROGA POWIATOWA NR 3213W
ODCINEK OD KM 0+000 DO KM 24+373.02

TYTUŁ RYSUNKU
PLAN ZAGOSPODAROWANIA TERENU

STADIUM
PROJEKT BUDOWLANY

Nr rys.
2/6

skala:
1:500

data:
luty 2012

Imię i nazwisko
Imię i nazwisko

Uprawnienia
Uprawnienia

Podpis
Podpis

PROJEKTOWAŁ
mgr inż. Lech Kłicki

SPRAWDZIŁ
mgr inż. J. M. Pietrzak

PROJEKTOWAŁ
mgr inż. M. Witkowski

SPRAWDZIŁ
mgr inż. M. Milewski

PROJEKTOWAŁ
mgr inż. Z. Malinowski

SPRAWDZIŁ
mgr inż. A. Kulas

PROJEKTOWAŁ
mgr inż. J. Kukliński

SPRAWDZIŁ
mgr inż. P. Kulesza

PROJEKTOWAŁ
mgr inż. D. Naruszewicz

SPRAWDZIŁ
mgr inż. D. Naruszewicz