


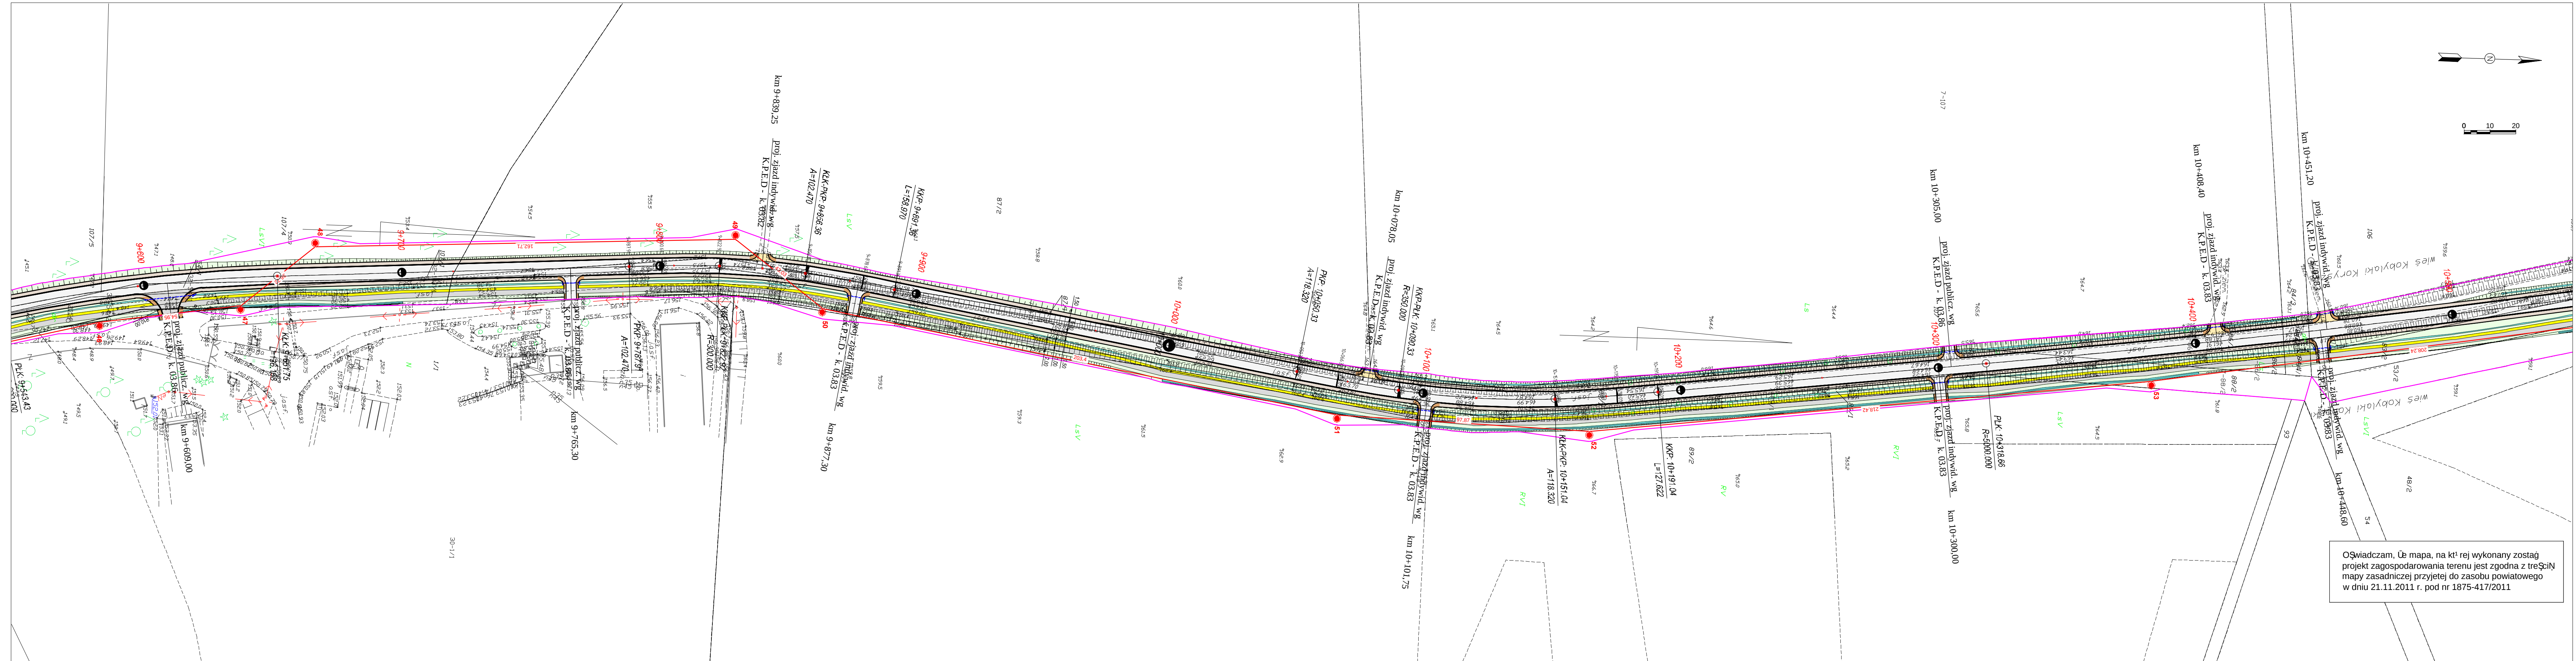

Oświadczam, że mapa, na której wykonany został projekt zagospodarowania terenu jest zgodna z treścią mapy zasadniczej przyjętej do zasobu powiatowego w dniu 21.11.2011 r. pod nr 1875-417/2011

LEGENDA

proj. nakładka z betonu asfaltowego

proj. jezdnia z betonu asfaltowego

ścieżka rowerowa z betonu asfaltowego

nawierzchnia z kostki bet. gr. 8 cm

nawierzchnia z kostki bet. gr. 8 cm

jezdnia z kruszywa naturalnego

pobocza z kruszywa naturalnego

skarpki wykopu i nasypu

teren pod uzbrojenie obce

krawężnik wyniesiony 12 cm (15x30x75)

krawężnik jezdni (przekrój szlakowy)

krawężnik pobocza

opomnik betonowy wtopiony (12x25)

obrzeża betonowe 8x30x75

proj. dno rowu

proj. przepust pod zjazdem (rury o Ø. 40 cm)

Branża sanitarna:

proj. przebudowa kan. deszczowej kł Dn 400 / 500 z rur WIPRO Ø. 400 / 500 mm

proj. przebudowa kan. deszczowej kł Dn 400/500 z rur WIPRO Ø. 400 / 500 mm

proj. studnia kł Dn 1200 (ozn. np. D-12)

przykanalik z wpustem ulicznym (ozn. np. W-17)

rury PVC SDR 34 Ø. 200 mm

projektowana przebudowa sieci wodociągowej z rur PE 100 SDR 17 Ø. 355 / 160 / 110

projektowana rura ochronna wodociągu

przykanalik z umocnionym wylotem (ozn. np. WB-17)

P-01 - projektowany wąż pogrzebowy

T-01 - projektowany trójnik

N-01 - obejma do mocowania rur PE bez odciąża + zasuwa z gwintem zewnętrznym oraz kielichem do rur PE

Hp-01 - projektowany hydrant naziemny/podziemny

Z-01 - zagłębienie

U-01 - ugięcie

Branża telekomunikacyjna:

proj. kable telefoniczne

złącze kablowe rozdzielcze

złącze przelotowe

słupki kablowe rozdzielczy

rura ochronna HDPE

linia telefoniczna do likwidacji

Branża elektryczna:

linia kablowa WN

linia napowietrzna WN z dęgiem

słup linii napowietrznej WN

linia kablowa SN

linia napowietrzna SN

słup linii napowietrznej SN

stacja transformatorowa SN/mn

linia kablowa nn

linia napowietrzna nn

słup linii napowietrznej nn

słup z oświetleniem drogowym

granica zajętości terenu pod inwestycję

INWESTOR	POWIAT PRZASNYSKI		
	06-300 Przasnysz, ul. św. St. Kostki		
JEDNOSTKA PROJEKTOWA	WILECh Spółka Cywilna		
	06-400 Ciechanów, ul. Akacjowa 5		
ZAMIERZENIE BUDOWLANE	ROZBUDOWA DP NR 3213W		
	PRZASNYSZ-KOBYLAKI-BRZESKI KOŁAKI		
OBIEKT BUDOWLANY	ORAZ ODC. DP NR 3234W STARA WIEŚ -		
	CHORZELE - KRASNOSIELC		
TYTUŁ RYSUNKU	DROGA POWIATOWA NR 3213W		
	ODCINEK OD KM 0+000 DO KM 24+373.02		
STADIUM	PLAN ZAGOSPODAROWANIA TERENU		
	Arkusz 14 - OŚDp3213W odc nr 1 (9+557.000 - 10+538.000)		
Nr rys.	skala: 1:1000		data: luty 2012
	2/14		
PROJEKTOWAŁ	imię i nazwisko		Podpis
	mgr inż. Lech Klicki		
SPRAWDZIŁ	w spec. kons. inż. w zak. dr. g.		
	mgr inż. J. M. Pietrzak		
PROJEKTOWAŁ	w spec. kons. inż. w zak. dr. g.		
	mgr inż. M. Witkowski		
SPRAWDZIŁ	w spec. kons. inż. w zak. dr. g.		
	mgr inż. M. Milewski		
PROJEKTOWAŁ	w spec. kons. inż. w zak. dr. g.		
	mgr inż. Z. Malinowski		
SPRAWDZIŁ	w spec. kons. inż. w zak. dr. g.		
	mgr inż. A. Kulas		
PROJEKTOWAŁ	w spec. kons. inż. w zak. dr. g.		
	mgr inż. J. Kukliński		
SPRAWDZIŁ	w spec. kons. inż. w zak. dr. g.		
	mgr inż. P. Kulesza		
PROJEKTOWAŁ	w spec. kons. inż. w zak. dr. g.		
	mgr inż. D. Naruszewicz		