


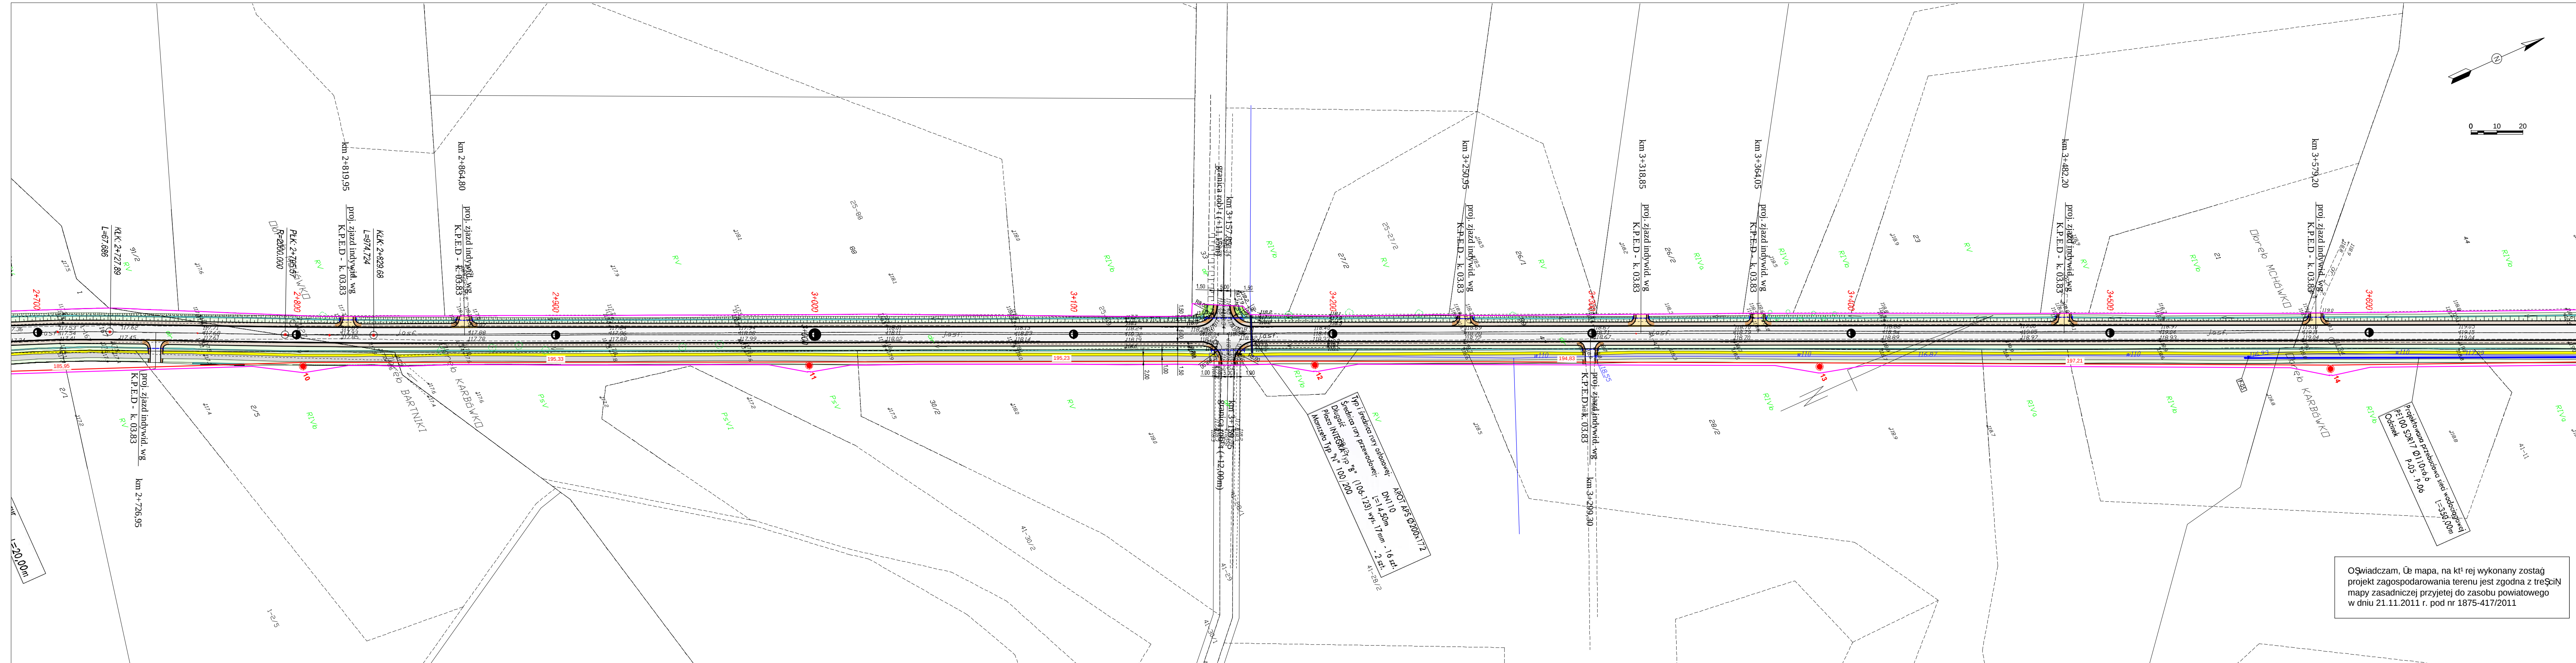

- LEGENDA**
- Branża drogowa:**
- proj. nakładka z betonu asfaltowego
 - proj. jezdnia z betonu asfaltowego
 - ścieżka rowerowa z betonu asfaltowego
 - nawierzchnia z kostki bet. gr. 8 cm
 - nawierzchnia z kostki bet. gr. 8 cm
 - jezdnia z kruszywa naturalnego
 - pobocza z kruszywa naturalnego
 - skarpy wykopu i nasypu
 - teren pod uzbrojenie obce
 - krawężnik wyniesiony 12 cm (15x30x75)
 - krawężnik jezdni (przekrój szlakowy)
 - krawężnik pobocza
 - opornik betonowy wtopiony (12x25)
 - obrzeża betonowe 8x30x75
 - proj. dno rowu
 - proj. przepust pod jazdą (rury o ϕ 40 cm)

- Branża sanitarna:**
- proj. przebudowa kan. deszczowej kd Dn 400/500 z rur WIPRO ϕ 400 / 500 mm
 - proj. przebudowa kan. deszczowej kd Dn 400/500 z rur WIPRO ϕ 400 / 500 mm
 - proj. studnia kd Dn 1200 (ozn. np. D-12)
 - przykanalik z wpustem ulicznym (ozn. np. W-17) rury PVC SDR 34 ϕ 200 mm
 - projektowana przebudowa sieci wodociągowej z rur PE 100 SDR 17 ϕ 355 / 160 / 110
 - projektowana rura ochronna wodociągu
 - przykanalik z umocnionym wylotem (ozn. np. WB-17)
 - P-01 - projektowany włącznik
 - T-01 - projektowany trójnik
 - N-01 - obejma do mocowania rur PE bez odciążenia + zasuwa z gwintem zewnętrznym oraz kielichem do rur PE
 - Z-01 - zagłębienie
 - U-01 - ugięcie

- Branża telekomunikacyjna:**
- proj. kable telefoniczne
 - złącze kablowe rozdzielcze
 - złącze przelotowe
 - śpiętek kablowy rozdzielczy
 - rura ochronna HDPE
 - linia telefoniczna do likwidacji

- Branża elektryczna:**
- linia kablowa WN
 - linia napowietrzna WN z dęgiem
 - śpiętek linii napowietrznej WN
 - linia kablowa SN
 - linia napowietrzna SN
 - śpiętek linii napowietrznej SN
 - stacja transformatorowa SN/mn
 - linia kablowa nn
 - linia napowietrzna nn
 - śpiętek linii napowietrznej nn
 - śpiętek z oświetleniem drogowym
 - granica zajętości terenu pod inwestycję



INWESTOR	POWIAT PRZASNYSKI 06-300 Przasnysz, ul. św. St. Kostki		
JEDNOSTKA PROJEKTOWA	WILECh Spółka Cywilna 06-400 Ciechanów, ul. Akacjowa 5		
ZAMIERZENIE BUDOWLANE	ROZBUDOWA DP NR 3213W PRZASNYSZ-KOBYLAKI-BRZESKI KOŁAKI ORAZ ODC. DP NR 3234W STARA WIEŚ - CHORZELE - KRASNOSIELC		
OBIEKT BUDOWLANY	DROGA POWIATOWA NR 3213W ODCINEK OD KM 0+000 DO KM 24+373.02		
TYTUŁ RYSUNKU	PLAN ZAGOSPODAROWANIA TERENU		
STADIUM	PROJEKT BUDOWLANY		
Nr rys.	skala: 1:1000	data: luty 2012	
2/7	imię i nazwisko	Uprawnienia	Podpis
PROJEKTOWAŁ	mgr inż. Lech Klicki	tech. Wiktor Gysko	
SPRAWDZIŁ	mgr inż. Lech Klicki	tech. Wiktor Gysko	
PROJEKTOWAŁ	mgr inż. J. M. Pietrzak	tech. Wiktor Gysko	
SPRAWDZIŁ	mgr inż. J. M. Pietrzak	tech. Wiktor Gysko	
PROJEKTOWAŁ	mgr inż. M. Witkowski	tech. Wiktor Gysko	
SPRAWDZIŁ	mgr inż. M. Witkowski	tech. Wiktor Gysko	
PROJEKTOWAŁ	mgr inż. M. Milewski	tech. Wiktor Gysko	
SPRAWDZIŁ	mgr inż. M. Milewski	tech. Wiktor Gysko	
PROJEKTOWAŁ	mgr inż. A. Kulas	tech. Wiktor Gysko	
SPRAWDZIŁ	mgr inż. A. Kulas	tech. Wiktor Gysko	
PROJEKTOWAŁ	mgr inż. J. Kukliński	tech. Wiktor Gysko	
SPRAWDZIŁ	mgr inż. J. Kukliński	tech. Wiktor Gysko	
PROJEKTOWAŁ	mgr inż. P. Kulesza	tech. Wiktor Gysko	
SPRAWDZIŁ	mgr inż. P. Kulesza	tech. Wiktor Gysko	
PROJEKTOWAŁ	mgr inż. D. Naruszewicz	tech. Wiktor Gysko	
SPRAWDZIŁ	mgr inż. D. Naruszewicz	tech. Wiktor Gysko	