


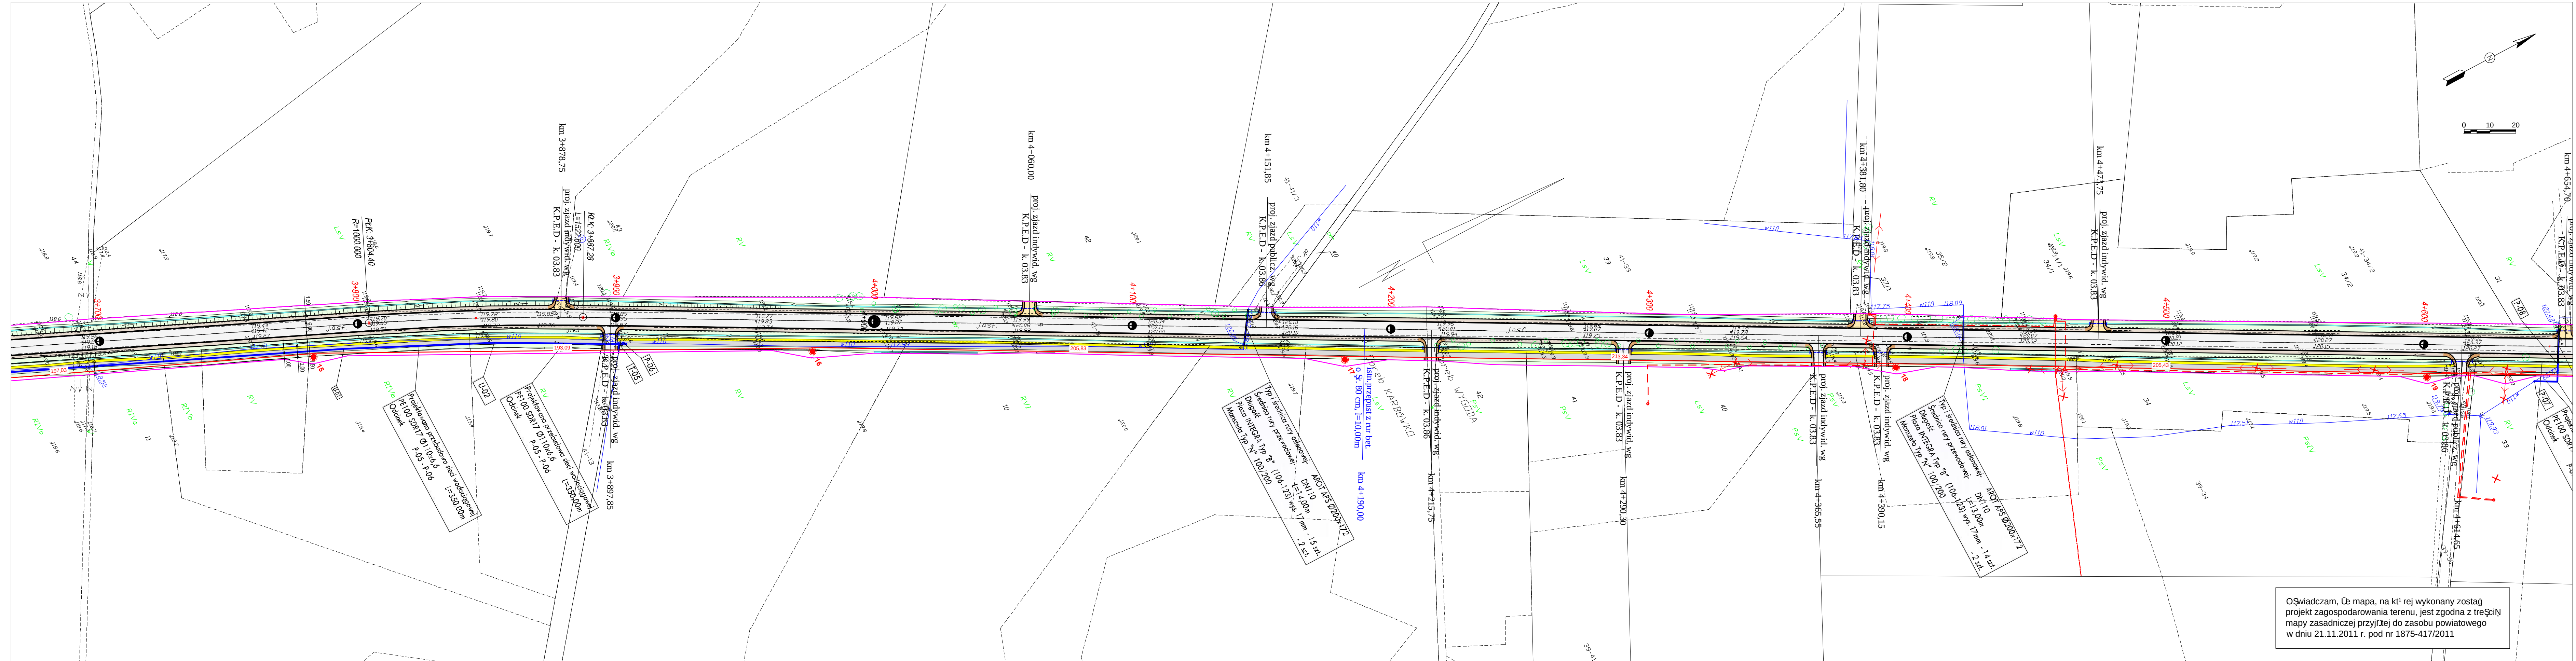

Oświadczam, że mapa, na której wykonano ten projekt, jest zgodna z treścią mapy zasadniczej przyjętej do zasobu powiatowego w dniu 21.11.2011 r. pod nr 1875-417/2011

- LEGENDA**
- Branża drogowa:**
- proj. nakładka z betonu asfaltowego
 - proj. jezdnia z betonu asfaltowego
 - ścieżka rowerowa z betonu asfaltowego
 - nawierzchnia z kostki bet. gr. 8 cm
 - nawierzchnia z kostki bet. gr. 8 cm
 - jezdnia z kruszywa naturalnego
 - pobocza z kruszywa naturalnego
 - skarpy wykopu i nasypu
 - teren pod uzbrojenie obce
 - krawężnik wyniesiony 12 cm (15x30x75)
 - krawężnik jezdni (przekrój szlakowy)
 - krawężnik pobocza
 - opomnik betonowy wtopiony (12x25)
 - obrzeża betonowe 8x30x75
 - proj. dno rowu
 - proj. przepust pod zjazdem (rury o ϕ 40 cm)

- Branża sanitarna:**
- proj. przebudowa kan. deszczowej kd Dn 400 / 500 z rur WIPRO ϕ 400 / 500 mm
 - proj. przebudowa kan. deszczowej kd Dn 400/500 z rur WIPRO ϕ 400 / 500 mm
 - proj. studnia kd Dn 1200 (ozn. np. D-12)
 - przykanalik z wpustem ulicznym (ozn. np. W-17)
 - rury PVC SDR 34 ϕ 200 mm
 - projektowana przebudowa sieci wodociągowej z rur PE 100 SDR 17 ϕ 355 / 160 / 110
 - projektowana rura ochronna wodociągu
 - przykanalik z umocnionym wylotem (ozn. np. WB-17)
 - T-01 - projektowany trójnik
 - N-01 - obejmą do mocowania rur PE bez odciążenia + zasuwa z gwintem zewnętrznym oraz kielichem do rur PE
 - Hp-01 - projektowany hydrant naziemny/podziemny
 - Z-01 - zagłębienie
 - U-01 - ugięcie

- Branża telekomunikacyjna:**
- proj. kable telefoniczne
 - złącze kablowe rozdzielcze
 - złącze przelotowe
 - słupki kablowe rozdzielczy
 - rura ochronna HDPE
 - linia telefoniczna do likwidacji

- Branża elektryczna:**
- linia kablowa WN
 - linia napowietrzna WN z dęgiem
 - słup linii napowietrznej WN
 - linia kablowa SN
 - linia napowietrzna SN
 - słup linii napowietrznej SN
 - stacja transformatorowa SN/mn
 - linia kablowa nn
 - linia napowietrzna nn
 - słup linii napowietrznej nn
 - słup z oświetleniem drogowym
 - granica zajętości terenu pod inwestycję



INWESTOR	POWIAT PRZASNYSKI 06-300 Przasnysz, ul. ś w. St. Kostki		
JEDNOSTKA PROJEKTOWA	WILECh Spółka Cywilna 06-400 Ciechanów, ul. Akacjowa 5		
ZAMIERZENIE BUDOWLANE	ROZBUDOWA DP NR 3213W PRZASNYSZ-KOBYLAKI-BRZESKI KOŁAKI ORAZ ODC. DP NR 3234W STARA WIEŚ - CHORZELE - KRASNOSIELC		
OBIEKT BUDOWLANY	DROGA POWIATOWA NR 3213W ODCINEK OD KM 0+000 DO KM 24+373.02		
TYTUŁ RYSUNKU	PLAN ZAGOSPODAROWANIA TERENU		
STADIUM	PROJEKT BUDOWLANY		
Nr rys.	skala: 1:1000	data: luty 2012	
2/8	imię i nazwisko	Uprawnienia	Podpis
PROJEKTOWAŁ	tech. Wiktor Gysko	w spec.konsultacji w zakr. dr. g. 15393/04	
SPRAWDZIŁ	mgr inż. Lech Klicki	w specjalności drogowej MAZ/0008/PWDE/10	
PROJEKTOWAŁ	mgr inż. J. M. Pietrzak	w zakr. sieci i instalacji sanitarnych CIE-4/81	
ASYSTENT PROJEKTANTA	mgr inż. M. Witkowski		
SPRAWDZIŁ	mgr inż. M. Milewski	w zakr. sieci i instalacji sanitarnych MAZ/IS/2572/02	
ASYSTENT PROJEKTANTA	inż. Z. Malinowski		
PROJEKTOWAŁ	tech. A. Kulas	w zakr. telekomunikacji przeznaczonej 1447/99/U	
PROJEKTOWAŁ	inż. J. Kukliński	w zakr. sieci i instalacji i urządzeń elektrycznych i elektroenergetycznych - WAM/0008/PWDE/11	
ASYSTENT PROJEKTANTA	inż. P. Kulesza		
SPRAWDZIŁ	mgr inż. D. Naruszewicz	w zakr. sieci i instalacji i urządzeń elektrycznych i elektroenergetycznych - 107/01/OL	