


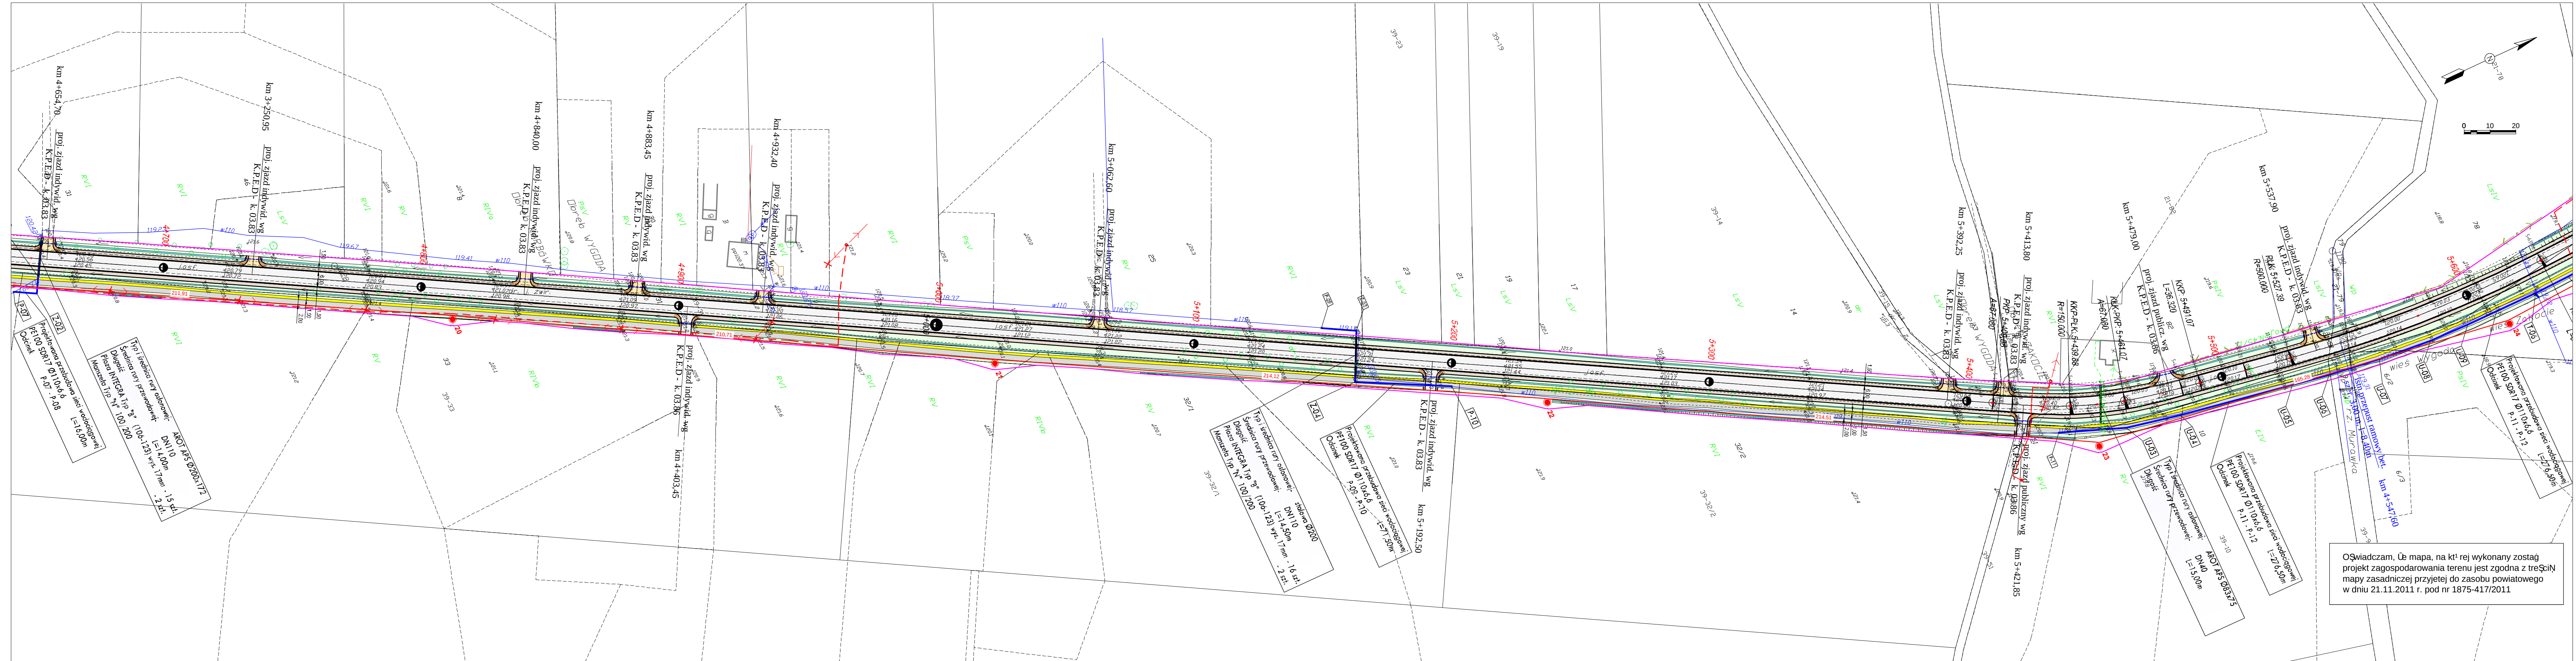

LEGENDA

proj. nakładka z betonu asfaltowego

proj. jezdnia z betonu asfaltowego

ścieka rowerowa z betonu asfaltowego

nawierzchnia z kostki bet. gr. 8 cm

nawierzchnia z kostki bet. gr. 8 cm

jezdnia z kruszywa naturalnego

pobocza z kruszywa naturalnego

skarpy wykopu i nasypu

teren pod uzbrojenie obce

krawężnik wyniesiony 12 cm (15x30x75)

krawężnik jezdni (przekrój szlakowy)

krawężnik pobocza

opornik betonowy wtopiony (12x25)

obrzeża betonowe 8x30x75

proj. dno rowu

proj. przepust pod zjazdem (rury o Ø. 40 cm)

Branża sanitarna:

proj. przebudowa kan. deszczowej kł Dn 400 / 500 z rur WIPRO Ø. 400 / 500 mm

proj. przebudowa kan. deszczowej kł Dn 400/500 z rur WIPRO Ø. 400 / 500 mm

proj. studnia kł Dn 1200 (ozn. np. D-12)

przekanalik z wpustem ulicznym (ozn. np. W-17)

rury PVC SDR 34 Ø. 200 mm

projektowana przebudowa sieci wodociągowej z rur PE 100 SDR 17 Ø. 355 / 160 / 110

projektowana rura ochronna wodociągu

przekanalik z umocnionym wylotem (ozn. np. WB-17)

P-01 - projektowany wlot przepustowy

T-01 - projektowany trójnik

N-01 - obejmą do mocowania rur PE bez odciąża + zasuwa z gwintem zewnętrznym oraz kielichem do rur PE

Hp-01 - projektowany hydrant naziemny/podziemny

Z-01 - zagłębienie

U-01 - ugięcie

Branża telekomunikacyjna:

proj. kable telefoniczne

złącze kablowe rozdzielcze

złącze przelotowe

sprężenie kablowy rozdzielczy

rura ochronna HDPE

linia telefoniczna do likwidacji

Branża elektryczna:

linia kablowa WN

linia napowietrzna WN z dęgiem

słup linii napowietrznej WN

linia kablowa SN

linia napowietrzna SN

słup linii napowietrznej SN

stacja transformatorowa SN/mn

linia kablowa nn

linia napowietrzna nn

słup linii napowietrznej nn

słup z oświetleniem drogowym

granica zajętości terenu pod inwestycję

INWESTOR

POWIAT PRZASNYSKI
06-300 Przasnysz, ul. św. St. Kostki

JEDNOSTKA PROJEKTOWA

WILECh Spółka Cywilna
06-400 Ciechanów, ul. Akacjowa 5

ZAMIERZENIE BUDOWLANE

ROZBUDOWA DP NR 3213W
PRZASNYSZ-KOBYLAKI-BRZESKI KOŁAKI
ORAZ ODC. DP NR 3234W STARA WIEŚ -
CHORZELE - KRASNOSIELC

OBIEKT BUDOWLANY

DROGA POWIATOWA NR 3213W
ODCINEK OD KM 0+000 DO KM 24+373.02

TYTUŁ RYSUNKU

PLAN ZAGOSPODAROWANIA TERENU

STADIUM

PROJEKT BUDOWLANY

Nr rys.

2/9

skala:

1:1000

data:

luty 2012

Imię i nazwisko

Uprawnienia

Podpis

PROJEKTOWAŁ

mgr inż. Lech Klicki

tech. Wiktor Gysko

w spec. kons. inż. w zakr. dr. g. 15393.04

SPRAWDZIŁ

mgr inż. Lech Klicki

mgr inż. J. M. Pietrzak

w spec. inż. drogowej MAZ/0008/POC/010

PROJEKTOWAŁ

mgr inż. J. M. Pietrzak

mgr inż. M. Witkowski

w zakr. sieci i instalacji sanitarnych Ciec-4/81

ASYSTENT PROJEKTANTA

mgr inż. M. Milewski

mgr inż. Z. Malinowski

w zakr. sieci i instalacji sanitarnych MAZ/IS/2572/02

SPRAWDZIŁ

mgr inż. M. Milewski

inż. A. Kulas

w zakr. telekomunikacji przewodowej 1447/99/U

PROJEKTOWAŁ

inż. J. Kukliński

inż. P. Kulesza

w zakr. sieci i instalacji i urządzeń elektrycznych i elektroenergetycznych - WAM/0008/PWGE/11

ASYSTENT PROJEKTANTA

mgr inż. D. Naruszewicz

mgr inż. D. Naruszewicz

w zakr. sieci i instalacji i urządzeń elektrycznych i elektroenergetycznych - 107/01/OL

SPRAWDZIŁ

mgr inż. D. Naruszewicz

mgr inż. D. Naruszewicz

w zakr. sieci i instalacji i urządzeń elektrycznych i elektroenergetycznych - 107/01/OL