


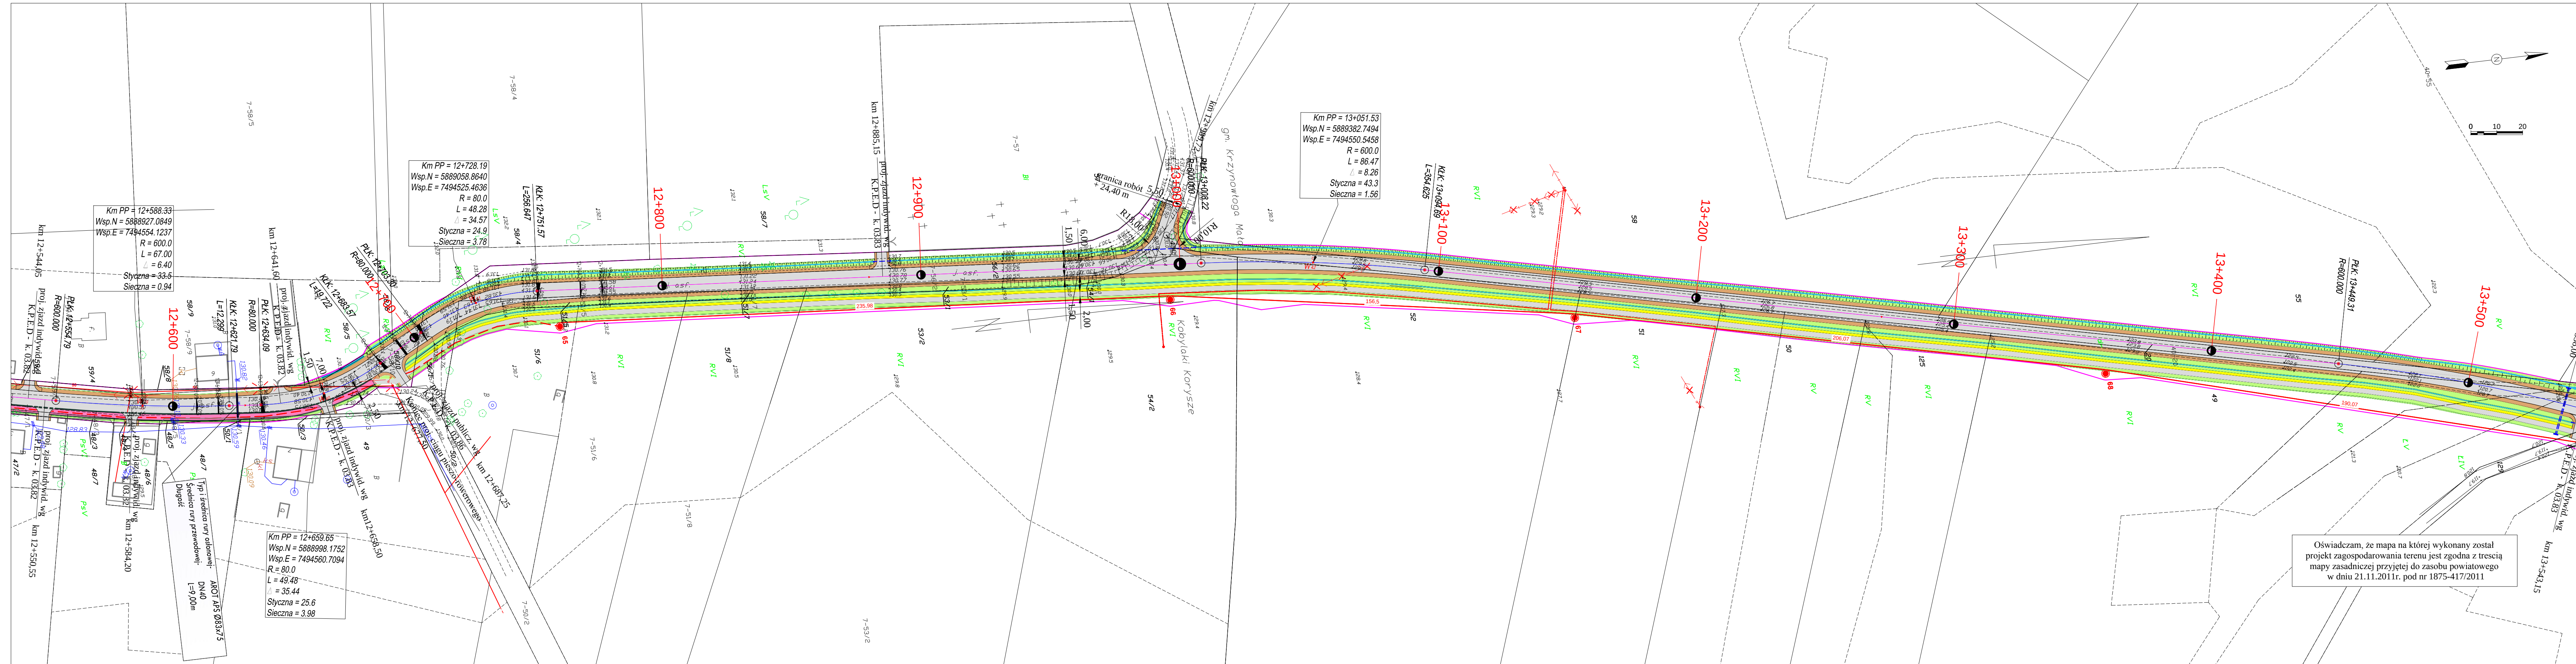

LEGENDA

Branża drogowa:

proj. nakładka z betonu asfaltowego

proj. jezdnia z betonu asfaltowego

ścieżka rowerowa z betonu asfaltowego

nawierzchnia z kostki bet. gr 6 cm

nawierzchnia z kostki bet. gr. 8 cm

jezdnia z kruszywa naturalnego

pobocza z kruszywa naturalnego

skarpy wykopu i nasypu

teren pod uzbrojenie obce

krawężnik wyniesiony 12 cm (15x30x75)

krawędź jezdni (przekrój szlakowy)

krawędź pobocza

opornik betonowy wtopiony (12x25)

obrzeże betonowe 8x30x75

proj. dno rowu

proj. przepust pod zjazdem (rury o śr. 40 cm)

Branża sanitarna:

proj. przebudowa kan. deszczowej kd Dn 400 /500 z rur WIPRO śr. 400 / 500 mm

proj. przebudowa kan. deszczowej kd Dn 400/500 z rur WIPRO śr. 400 / 500 mm

proj. studnia kd Dn 1200 (ozn. np. D-12)

przykanalik z wpustem ulicznym (ozn. np. W-17)

rury PVC SDR 34 śr. 200 mm

projektowana przebudowa sieci wodociągowej z rur PE 100 SDR 17 śr. 355 / 160 / 110

przykanalik z umocnionym wylotem (ozn. np. WB-17)

P-01 - projektowany węzeł połączeniowy

T-01 - projektowany trójnik

N-01 - obejma do mocowania rur PE bez odciążenia + zasuwka z gwintem zewnętrznym oraz kielichem do rur PE

Hp-01 - projektowany hydrant naziemny/podziemny

Z-01 - załamanie

U-01 - ugięcie

Branża telekomunikacyjna:

proj. kable telefoniczne

złącze kablowe rozdzielcze

złącze przelotowe

słupek kablowy rozdzielczy

rura ochronna HDPE

linia telefoniczna do likwidacji

Branża elektryczna:

linia kablowa WN

linia napowietrzna WN z długością przęsła

słup linii napowietrznej WN

linia kablowa SN

linia napowietrzna SN

słup linii napowietrznej SN

stacja transformatorowa SN/nn

linia kablowa nn

linia napowietrzna nn

słup linii napowietrznej nn

słup z oświetleniem drogowym

granica zajętości terenu pod inwestycje

INWESTOR

POWIAT PRZASNYSKI

06-300 Przasnysz, ul. Św. St. Kostki

JEDNOSTKA PROJEKTOWA

WILECh Spółka Cywilna

06-400 Ciechanów, ul. Akacjowa 5

ZAMIERZENIE BUDOWLANE

ROZBUDOWA DP NR 3213W

PRZASNYSZ-KOBYLAKI-BRZESKI KOŁAKI

ORAZ ODC. DP NR 3234W STARA WIEŚ -

CHORZELE - KRASNOSIELC

OBIEKT BUDOWLANY

DROGA POWIATOWA NR 3213W

ODCINEK OD KM 0+000 DO KM 24+373.02

TYTUŁ RYSUNKU

PLAN ZAGOSPODAROWANIA TERENU

Arkusze 18 - Oś DP 3213W odc nr 2 (12+550.000 - 13+531.000)

STADIUM

PROJEKT BUDOWLANY

Nr rys.

2/18

skala: 1:1000

Imię i nazwisko

Uprawnienia

Podpis

data: luty 2012

PROJEKTOWAŁ

mgr inż. Lech Klicki

tech. Wiktor Lysko

15393/O

w spec.konst.inż. w zakr. dróg

13393/O

w specjalności drogowej

MAZ/0008/POOD/10

SPRAWDZIŁ

mgr inż. J. M. Pietrzak

mgr inż. M. Witkowski

15393/O

w zakr.siec i instalacji sanitarnych

Cie-4/81

PROJEKTOWAŁ

mgr inż. J. M. Pietrzak

mgr inż. M. Milewski

15393/O

w zakr.siec i instalacji sanitarnych

MAZ/IS/2572/02

SPRAWDZIŁ

mgr inż. J. M. Pietrzak

inż. Z. Malinowski

15393/O

w zakr.telekomunikacji

przewodowej

PROJEKTOWAŁ

mgr inż. J. M. Pietrzak

tech. A. Kulas

15393/O

w zakr.telekomunikacji

przewodowej 1447/99/U

SPRAWDZIŁ

mgr inż. J. M. Pietrzak

inż. J. Kukliński

15393/O

w zakr.siec i instalacji i urządzeń

elektrycznych i urządzeń

elektroenergetycznych -

WAM/0068/PW02/11

PROJEKTOWAŁ

mgr inż. J. M. Pietrzak

inż. P. Kulesza

15393/O

w zakr.siec i instalacji i urządzeń

elektrycznych i urządzeń

elektroenergetycznych -

107/01/OI.

SPRAWDZIŁ

mgr inż. J. M. Pietrzak

mgr inż. D. Naruszewicz

15393/O

w zakr.siec i instalacji i urządzeń

elektrycznych i urządzeń

elektroenergetycznych -

107/01/OI.

Oświadczam, że mapa na której wykonany został projekt zagospodarowania terenu jest zgodna z treścią mapy zasadniczej przyjętej do zasobu powiatowego w dniu 21.11.2011r. pod nr 1875-417/2011