


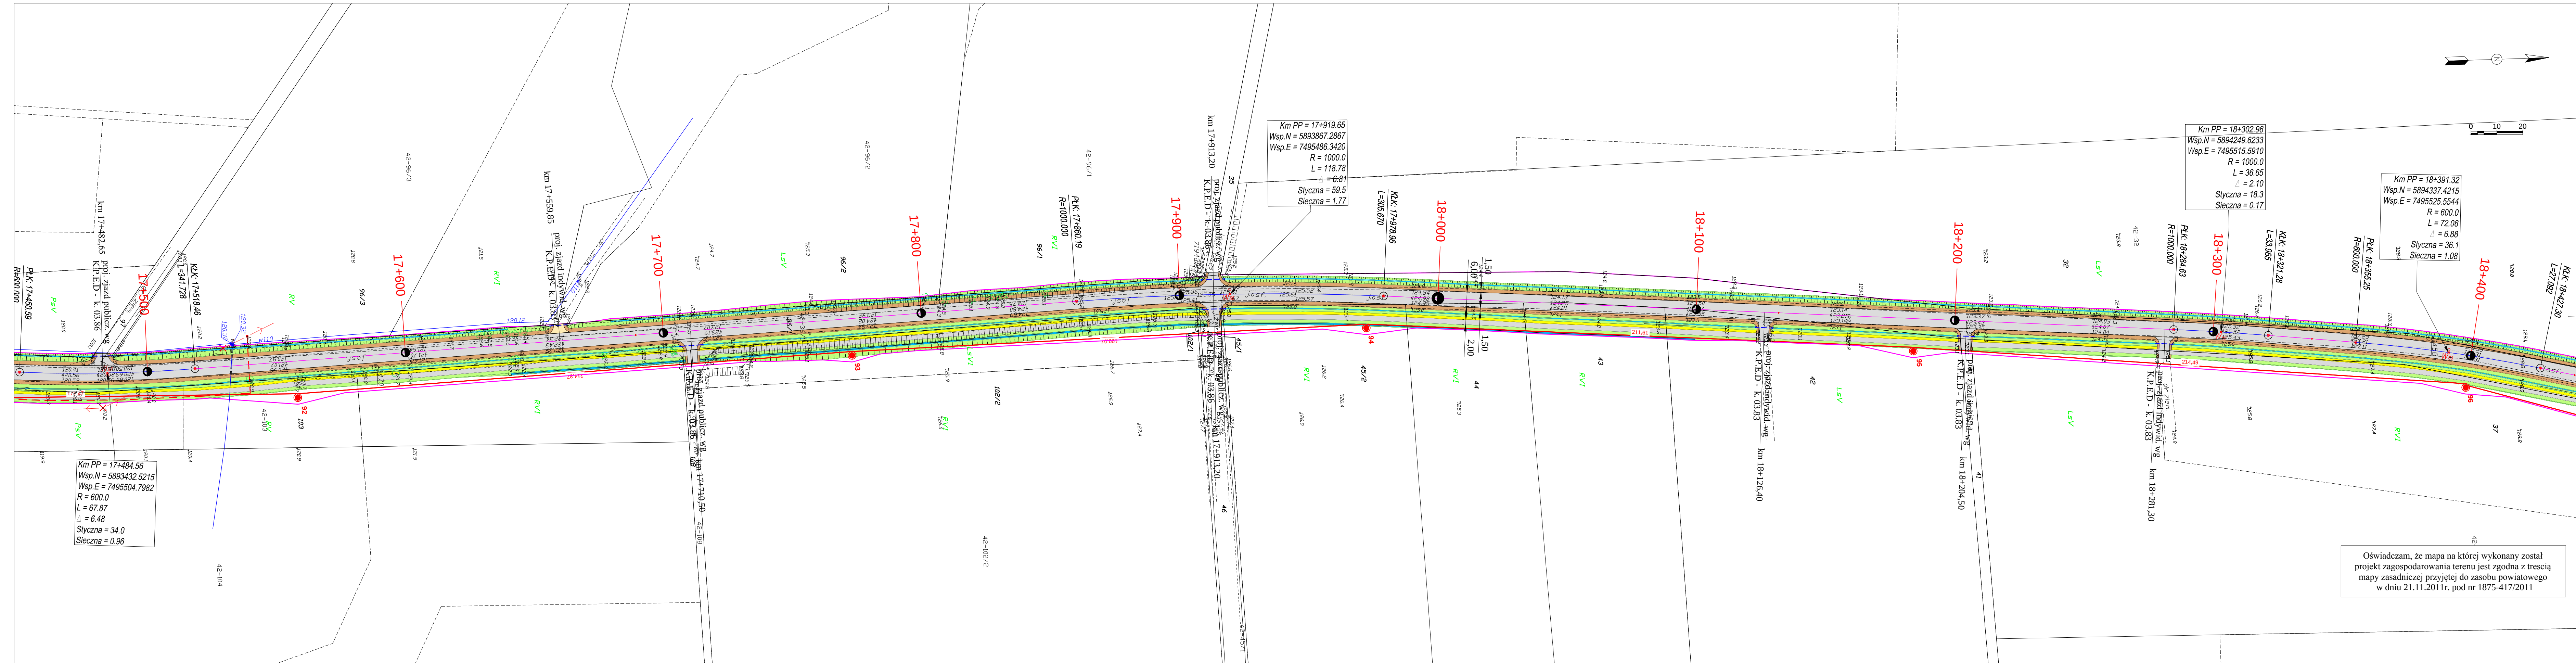

LEGENDA

Branża drogowa:

- proj. nakładka z betonu asfaltowego
- proj. jezdnia z betonu asfaltowego
- ścieżka rowerowa z betonu asfaltowego
- nawierzchnia z kostki bet. gr. 6 cm
- nawierzchnia z kostki bet. gr. 8 cm
- jezdni z kruszywa naturalnego
- pobocza z kruszywa naturalnego
- skarpy wykopu i nasypu
- teren pod uzbrowienie obce
- krawężnik wyniesiony 12 cm (15x30x75)
- krawędź jezdni (przekrój szlakowy)
- krawędź pobocza
- opornik betonowy wtopiony (12x25)
- obrzeże betonowe 8x30x75
- proj. dno rowu
- proj. przepust pod zjazdem (rury o śr. 40 cm)

Branża sanitarna:

- proj. przebudowa kan. deszczowej kd Dn 400 /500 z rur WIPRO śr. 400 / 500 mm
- proj. przebudowa kan. deszczowej kd Dn 400/500 z rur WIPRO śr. 400 / 500 mm
- proj. studnia kd Dn 1200 (ozn. np. D-12)
- przykanalik z wstępem ulicznym (ozn. np. W-17) rury PVC SDR 34 śr. 200 mm
- projektowana przebudowa sieci wodociągowej z rur PE 100 SDR 17 śr. 355 / 160 / 110
- projektowana rura ochronna wodociągu
- przykanalik z umocnionym wylotem (ozn. np. WB-17)
- P-01 - projektowany węzeł połączeniowy
- T-01 - projektowany trójnik
- N-01 - obejma do mocowania rur PE bez odciążenia + zasuwa z gwintem zewnętrznym oraz kielichem do rur PE
- Hp-01 - projektowany hydrant naziemny/podziemny
- Z-01 - załamanie
- U-01 - ugięcie

Branża telekomunikacyjna:

- proj. kable telefoniczne
- złącze kablowe rozdzielcze
- złącze przelotowe
- słupek kablowy rozdzielczy
- rura ochronna HDPE
- linia telefoniczna do likwidacji

Branża elektryczna:

- linia kablowa WN
- linia napowietrzna WN z długością przęsła
- słup linii napowietrznej WN
- linia kablowa SN
- linia napowietrzna SN
- słup linii napowietrznej SN
- stacja transformatorowa SN/nn
- linia kablowa nn
- linia napowietrzna nn
- słup linii napowietrznej nn
- słup z oświetleniem drogowym
- granica zajętości terenu pod inwestycje

Oświadczam, że mapa na której wykonany został projekt zagospodarowania terenu jest zgodna z treścią mapy zasadniczej przyjętej do zasobu powiatowego w dniu 21.11.2011r. pod nr 1875-417/2011

WILECh Spółka Cywilna
06-400 Ciechanów, ul. Akacjowa 5

INWESTOR	POWIAT PRZASNYSKI 06-300 Przasnysz, ul. Św. St. Kostki		
JEDNOSTKA PROJEKTOWA	WILECh Spółka Cywilna 06-400 Ciechanów, ul. Akacjowa 5		
ZAMIERZENIE BUDOWLANE	ROZBUDOWA DP NR 3213W PRZASNYSZ-KOBYLAKI-BRZESKI KOŁAKI ORAZ ODC. DP NR 3234W STARA WIEŚ - CHORZELE - KRASNOSIELC		
OBIEKT BUDOWLANY	DROGA POWIATOWA NR 3213W ODCINEK OD KM 0+000 DO KM 24+373.02		
TYTUŁ RYSUNKU	PLAN ZAGOSPODAROWANIA TERENU Arkusze 23 - Oś DP 3213W odc nr 2 (17+455.000 - 18+436.000)		
STADIUM	PROJEKT BUDOWLANY		
Nr rys.	skala: 1:1000	data: luty 2012	
2/23	Imię i nazwisko	Uprawnienia	Podpis
PROJEKTOWAŁ	tech. Wiktor Lysko	w spec.konst.inż. w zakr. dróg	
SPRAWDZIŁ	mgr inż. Lech Klicki	w specjalności drogowej MAZ/0008/POOD/10	
PROJEKTOWAŁ	mgr inż. J. M. Pietrzak	w zakr.sieci i instalacji sanitarnych Cie-4/81	
ASYSTENT PROJEKTANTA	mgr inż. M. Witkowski		
SPRAWDZIŁ	mgr inż. M. Milewski	w zakr.sieci i instalacji sanitarnych MAZ/IS/2572/02	
ASYSTENT PROJEKTANTA	inż. Z. Malinowski	w zakr.telekomunikacji przewodowej	
PROJEKTOWAŁ	tech. A. Kulas	w zakr.telekomunikacji przewodowej 1447/99/U	
PROJEKTOWAŁ	inż. J. Kukliński	w zakr.sieci i instalacji i urządzeń elektrycznych i elektroenergetycznych - WAM/0068/PW02/11	
ASYSTENT PROJEKTANTA	inż. P. Kulesza		
SPRAWDZIŁ	mgr inż. D. Naruszewicz	w zakr.sieci i instalacji i urządzeń elektrycznych i elektroenergetycznych - 107/01/OI.	