


ROZWINIĘCIE WEWN. INSTALACJI WOD-KAN

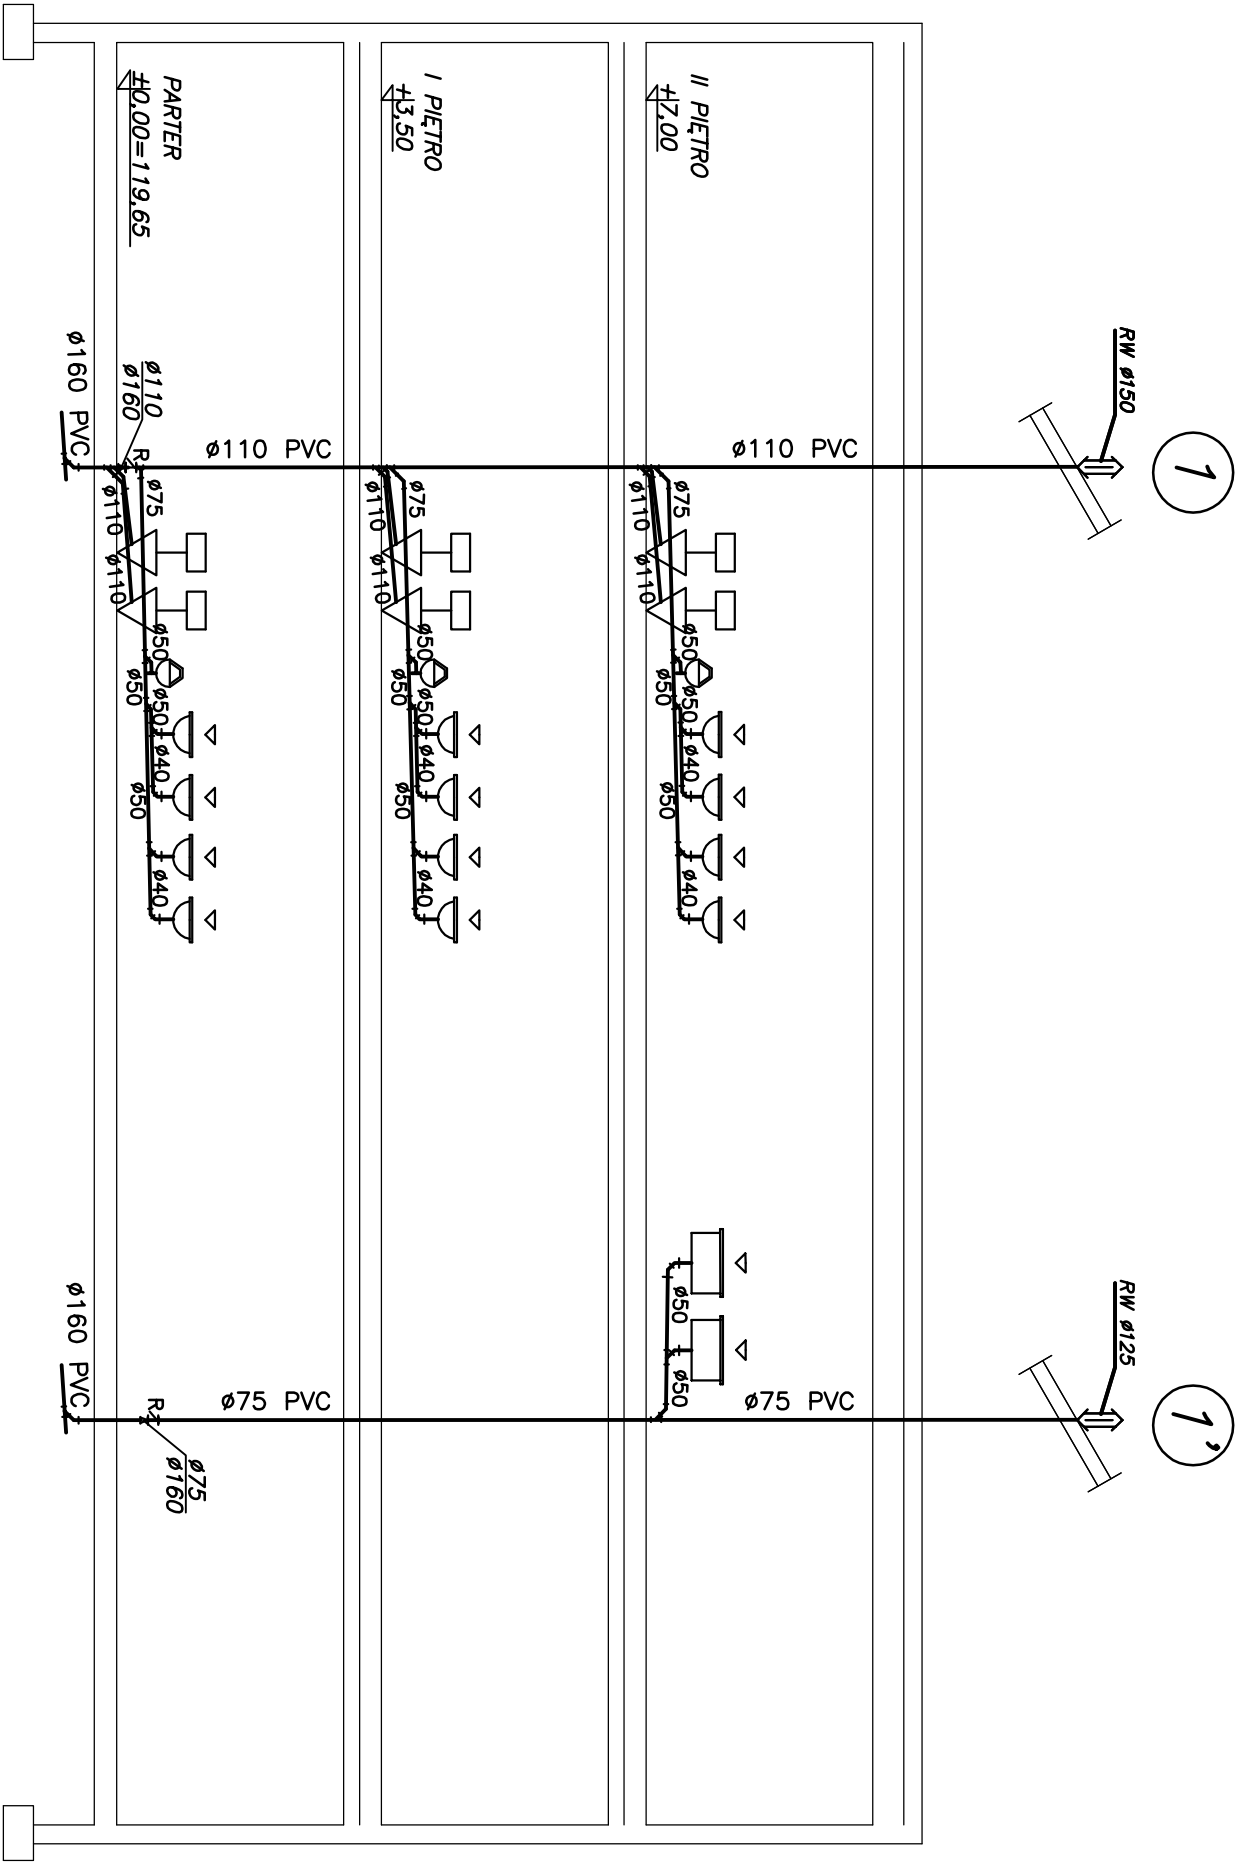

PRACOWNIA PROJEKTOWA ACUSTO PROJEKTS ul. Pogodna 9 lok.19, 15-364 Bielajów, tel.085 7440274, kom.501089832, www.austoprojekt.com.pl		
PROJEKT: Remont fragmentu wnętrza w budynku Starostwa Powiatowego w Przysnyszu dla potrzeb Centrum Aktywności Biznesu - remont i przebudowa z rozbudową budynku Starostwa Powiatowego w Przysnyszu z dostosowaniem jego części do wspomagania przedsiębiorczości i polepszenia obsługi procesów inwestycyjnych położonego na działce o nr ew. gr. 1660/2 przy ul. Św. Stanisława Koski 5 w Przysnyszu.		
INWESTOR: POWIAT PRZASNYSKI ul. Św. St. Koski 5, 06-300 Przysnysz		
PROJEKTANT: mgr inż. Marek Pucłowski BL 143/85, 144/88		
sprawdzający: mgr inż. Dorota Pucłowska BL-POKK16/2003		
DATA WRZESIEŃ 2017	SKALA 1:100	
TYTUŁ RYSUNKU P.W. WEWNĘTRZNYCH INSTALACJI WOD-KAN -ROZWINIĘCIE PIONÓW WOD-KAN NR 1-1'		