


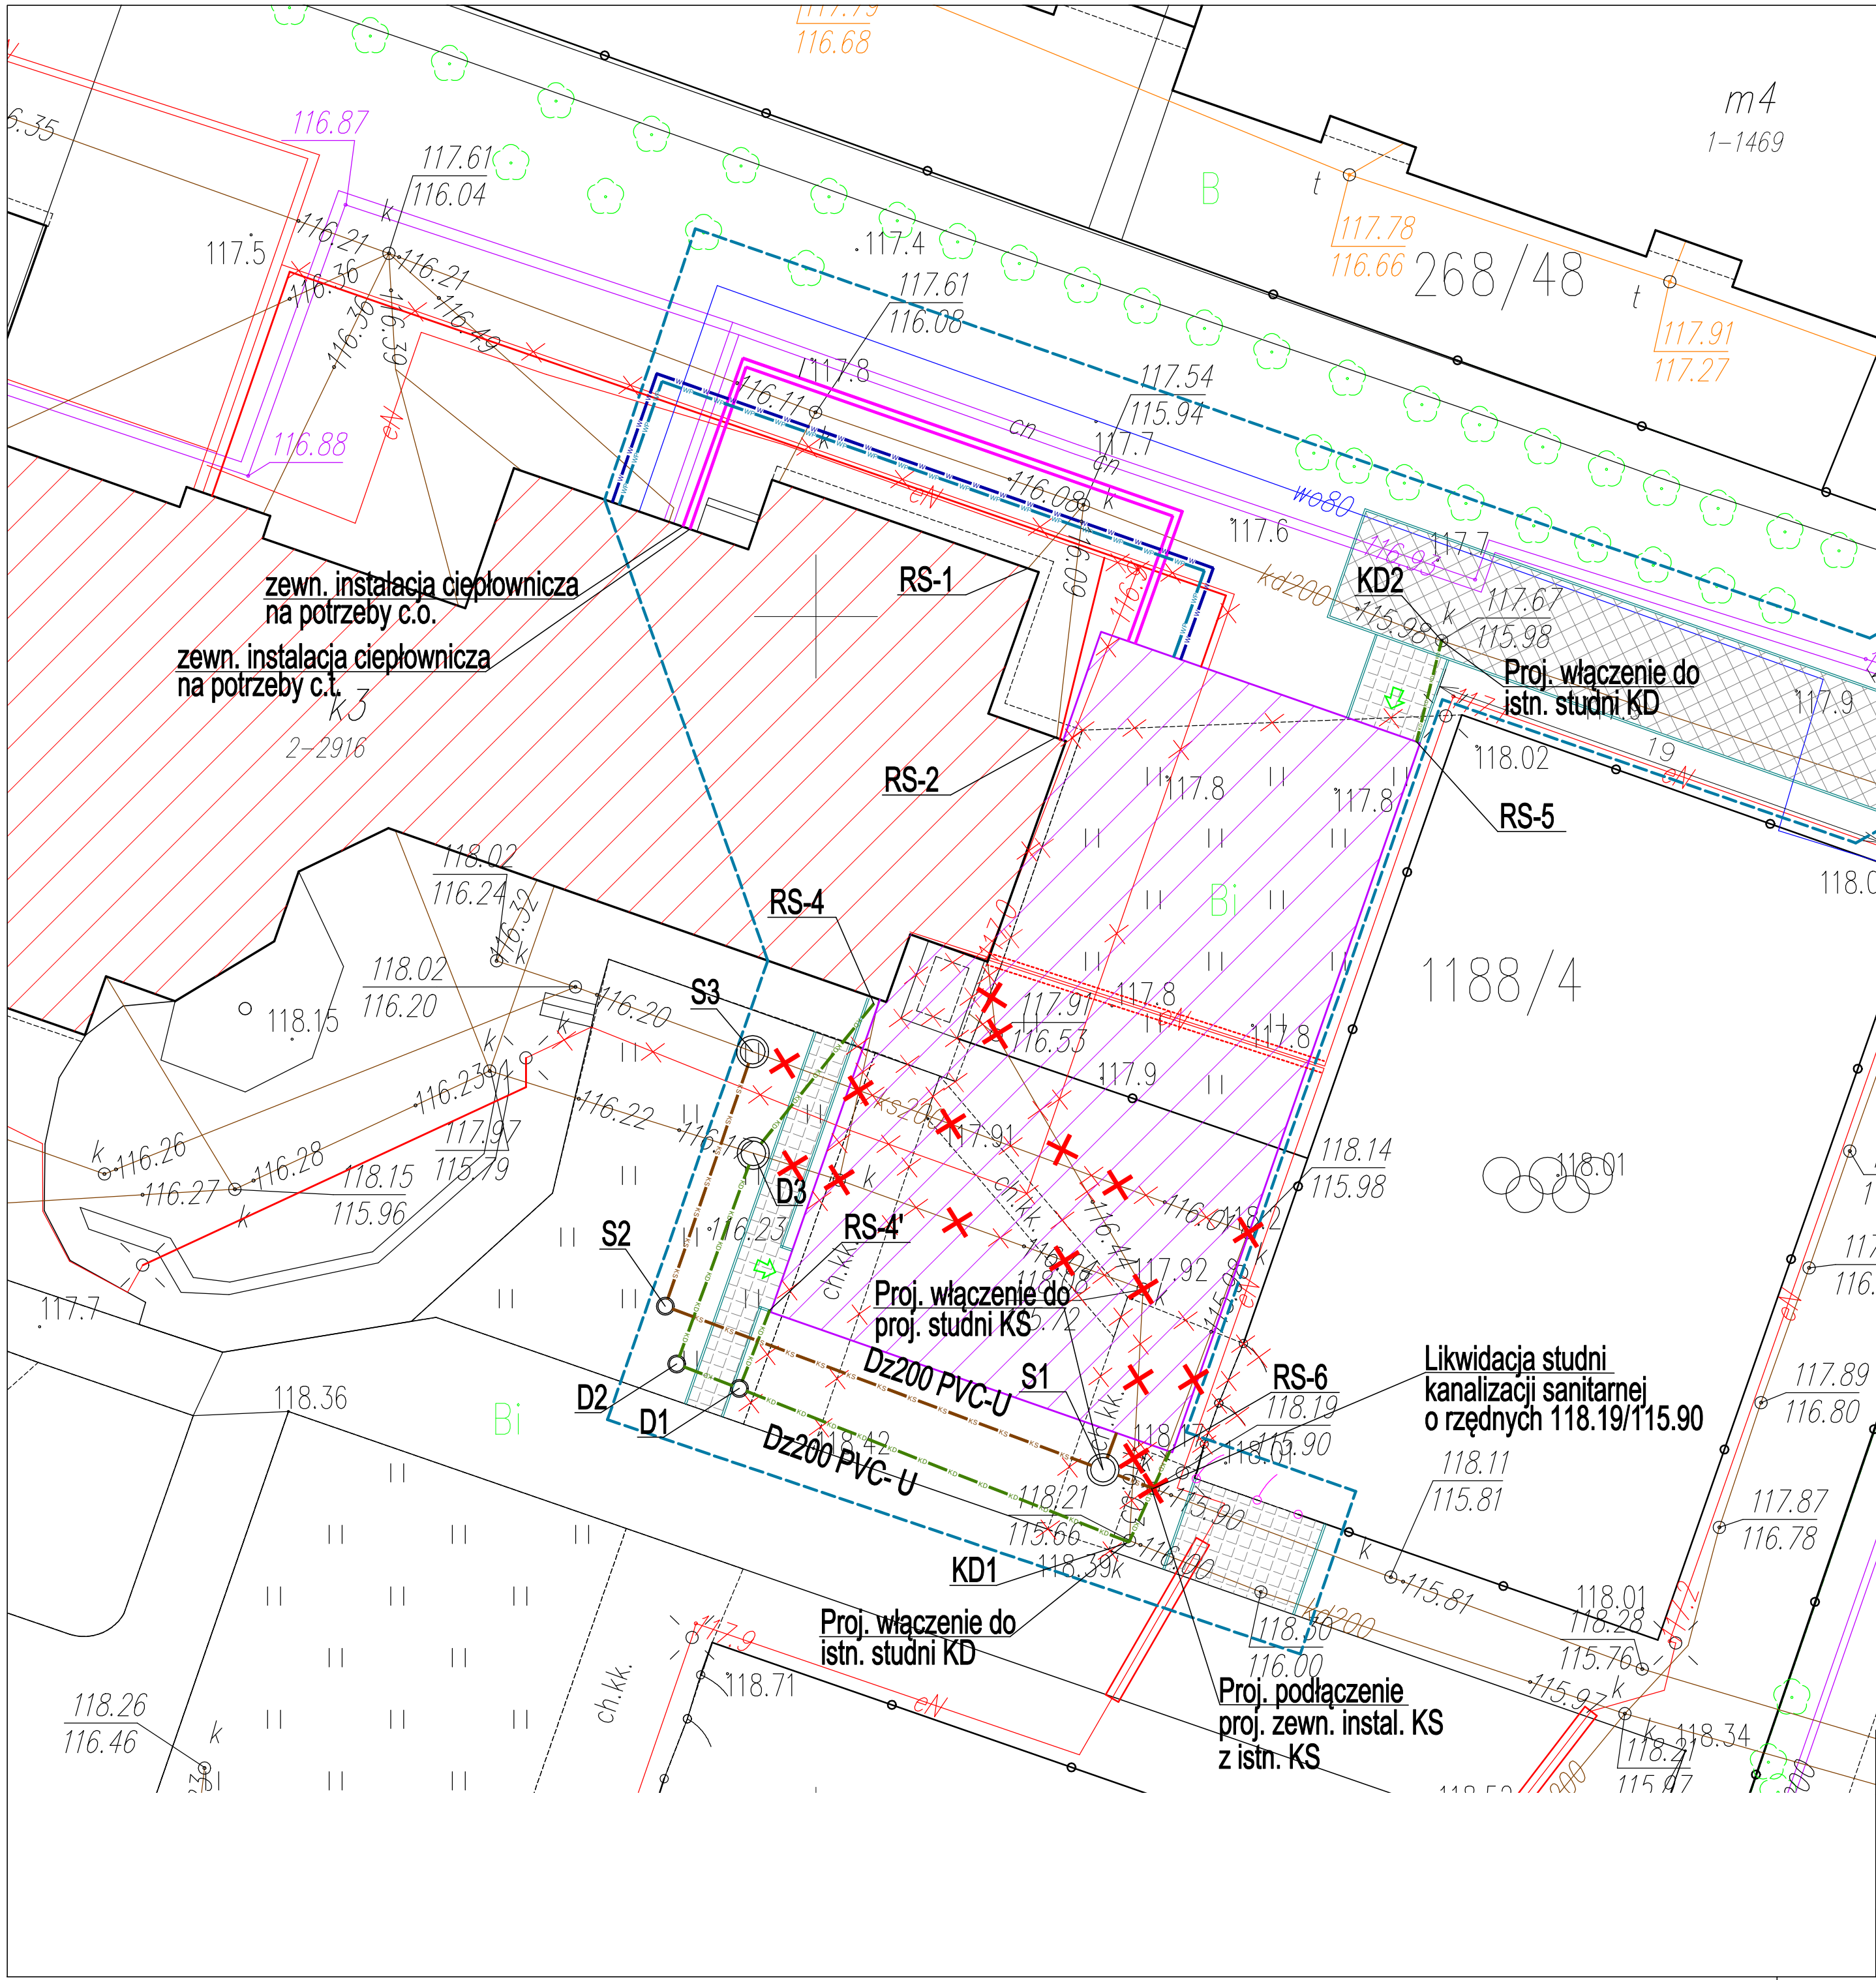

LEGENDA:

- KD - proj. zewnętrzna instalacja kanalizacji deszczowej - rury PVC-U SDR34 SN8 "lite"
- KS - proj. zewnętrzna instalacja kanalizacji sanitarnej - rury PVC-U SDR34 SN8 "lite"
- W - proj. zewnętrzna instalacja wodociągowa - rury PE100 SRD 11
- WP - proj. zewnętrzna instalacja p.poż. - rury PE100 SRD11
- K - proj. zewnętrzna instalacja ciepłownicza - rury preizolowane podwójne
- X X - istn. instalacje zewnętrzne, studnie - likwidacja
- RS-1, RS-2, RS-4 - istn. rury spustowe podłączone do istn. kanalizacji deszczowej
- RS-3, RS-4', RS-5, RS-6 - proj. rury spustowe - podłączenie do proj. kanalizacji deszczowej
- S1 - proj. studnia kanalizacji sanitarnej
- D1 - proj. studnia kanalizacji deszczowej
- KD1 - istn. studnia kanalizacji deszczowej
- granica opracowania projektu
- istniejący budynek podlegający rozbudowie
- projektowana rozbudowa
- ±0.00 / 118.17 - rzędna bezwzględna poziomu posadzki parteru m n. p. m.
- ↑ - projektowane wejścia do budynku
- elementy do likwidacji (istn. budynki, infrastruktura techniczna)
- projektowana nawierzchnia utwardzona z kostki brukowej betonowej gr 8cm wraz obrzeżami betonowymi 8x30cm
- projektowana nawierzchnia utwardzona z płyt ażurowych betonowych gr 15cm wraz obrzeżami betonowymi 8x30cm
- ⊙ - istniejące hydranty zewnętrzne

UWAGI:

- Dokładną lokalizację włączenia ustalić na montażu
- Wszystkie zainstalowane urządzenia i materiały muszą posiadać odpowiednie atesty i dopuszczenia
- Wszelkie niezgodności i nieścisłości pisemnie uzgodnić z projektantem wymiary i rzędne sprawdzić na budowie
- Rysunki należy rozpatrywać wraz z opisem technicznym
- Rzędne włączów studzienek dostosować do poziomu terenu
- Przed przystąpieniem do robót wykonać wykopy kontrolne w celu dokładnej lokalizacji istniejącego uzbrojenia oraz rzędnych sieci
- Zewnętrzna instalację wodną na cele socjalne i p.poż prowadzić w jednym wykopie
- Zewnętrzna instalację ciepłowniczą na cele c.o. i c.t. prowadzić w jednym wykopie

Inwestor: POWIAT PRZASNYSKI UL. ŚW. STANISŁAWA KOSTKI 5 06-300 PRZASNYSZ		Jednostka projektowa:			
Temat projektu: „PRZEBUDOWA Z ROZBUDOWĄ (MODERNIZACJA) BUDYNKU SZKOŁY ROLNICZEJ DLA POTRZEB SZKOŁY MUZYCZNEJ I STOPNIA W PRZASNYSZU” - PROJEKT POD NAZWĄ „WZMOCNIENIE POTENCJAŁU KULTURALNEGO POWIATU PRZASNYSKIEGO POPRZECZ DOSTOSOWANIE ISTNIEJĄCEGO OBIEKTU SZKOŁY ROLNICZEJ DO NOWYCH FUNKCJI KULTURALNYCH POWIATU, W TYM SZKOŁY MUZYCZNEJ I STOPNIA W PRZASNYSZU”		PROFIL STUDIO ARCHTEKTONICZNE REALIZACJA INWESTYCJI		44-100 Gliwice ul. Lipowa 12	
Nazwa rysunku: PLAN ZAGOSPODAROWANIA TERENU - USZCZEGÓLOWNIENIE		Projektował: mgr inż. Mirosław Wyderka upr. bud. SLK/2776/PWOS/09	Specjalność: Sanitarna	Podpis:	05.2016
		Sprawił: mgr inż. Lidia Wyderka upr. bud. SLK/4943/PQOS/13	Specjalność: Sanitarna	Podpis:	
		Opracował: mgr inż. Marta Buczek			
		stadium PB	nr rys. S-02	Skala: 1:250	Rew.: 0