


## LEGENDA:

- RS-1, RS-2, RS-4 istn. rury spustowe  
 RS-3, RS-4, RS-5, RS-6 proj. rury spustowe  
 (PK1) proj. pion kanalizacji sanitarnej

## UWAGI:

- Dokładną lokalizację włączenia ustalić na montażu
- Dokładną lokalizację przyborów i urządzeń wg. proj. architektonicznego
- Wszystkie zainstalowane urządzenia i materiały muszą posiadać odpowiednie atesty i dopuszczenia
- Na rysunku opisano:
  - średnicę zewnętrzną dla rur z tworzywa (Dz)
- Przewody prowadzone będą:
  - pod posadzką
  - w szachtach/ściankach instalacyjnych
  - w druzdach ścielnych
  - w przestrzeni sufitu podwieszanego
  - po ścianach
  - pod stropem
- Wszelkie niezgodności i nieścisłości pisemnie uzgodnić z projektantem wymiary i rzędne sprawdzić na budowie
- Rysunki należy rozpatrywać wraz z opisem technicznym

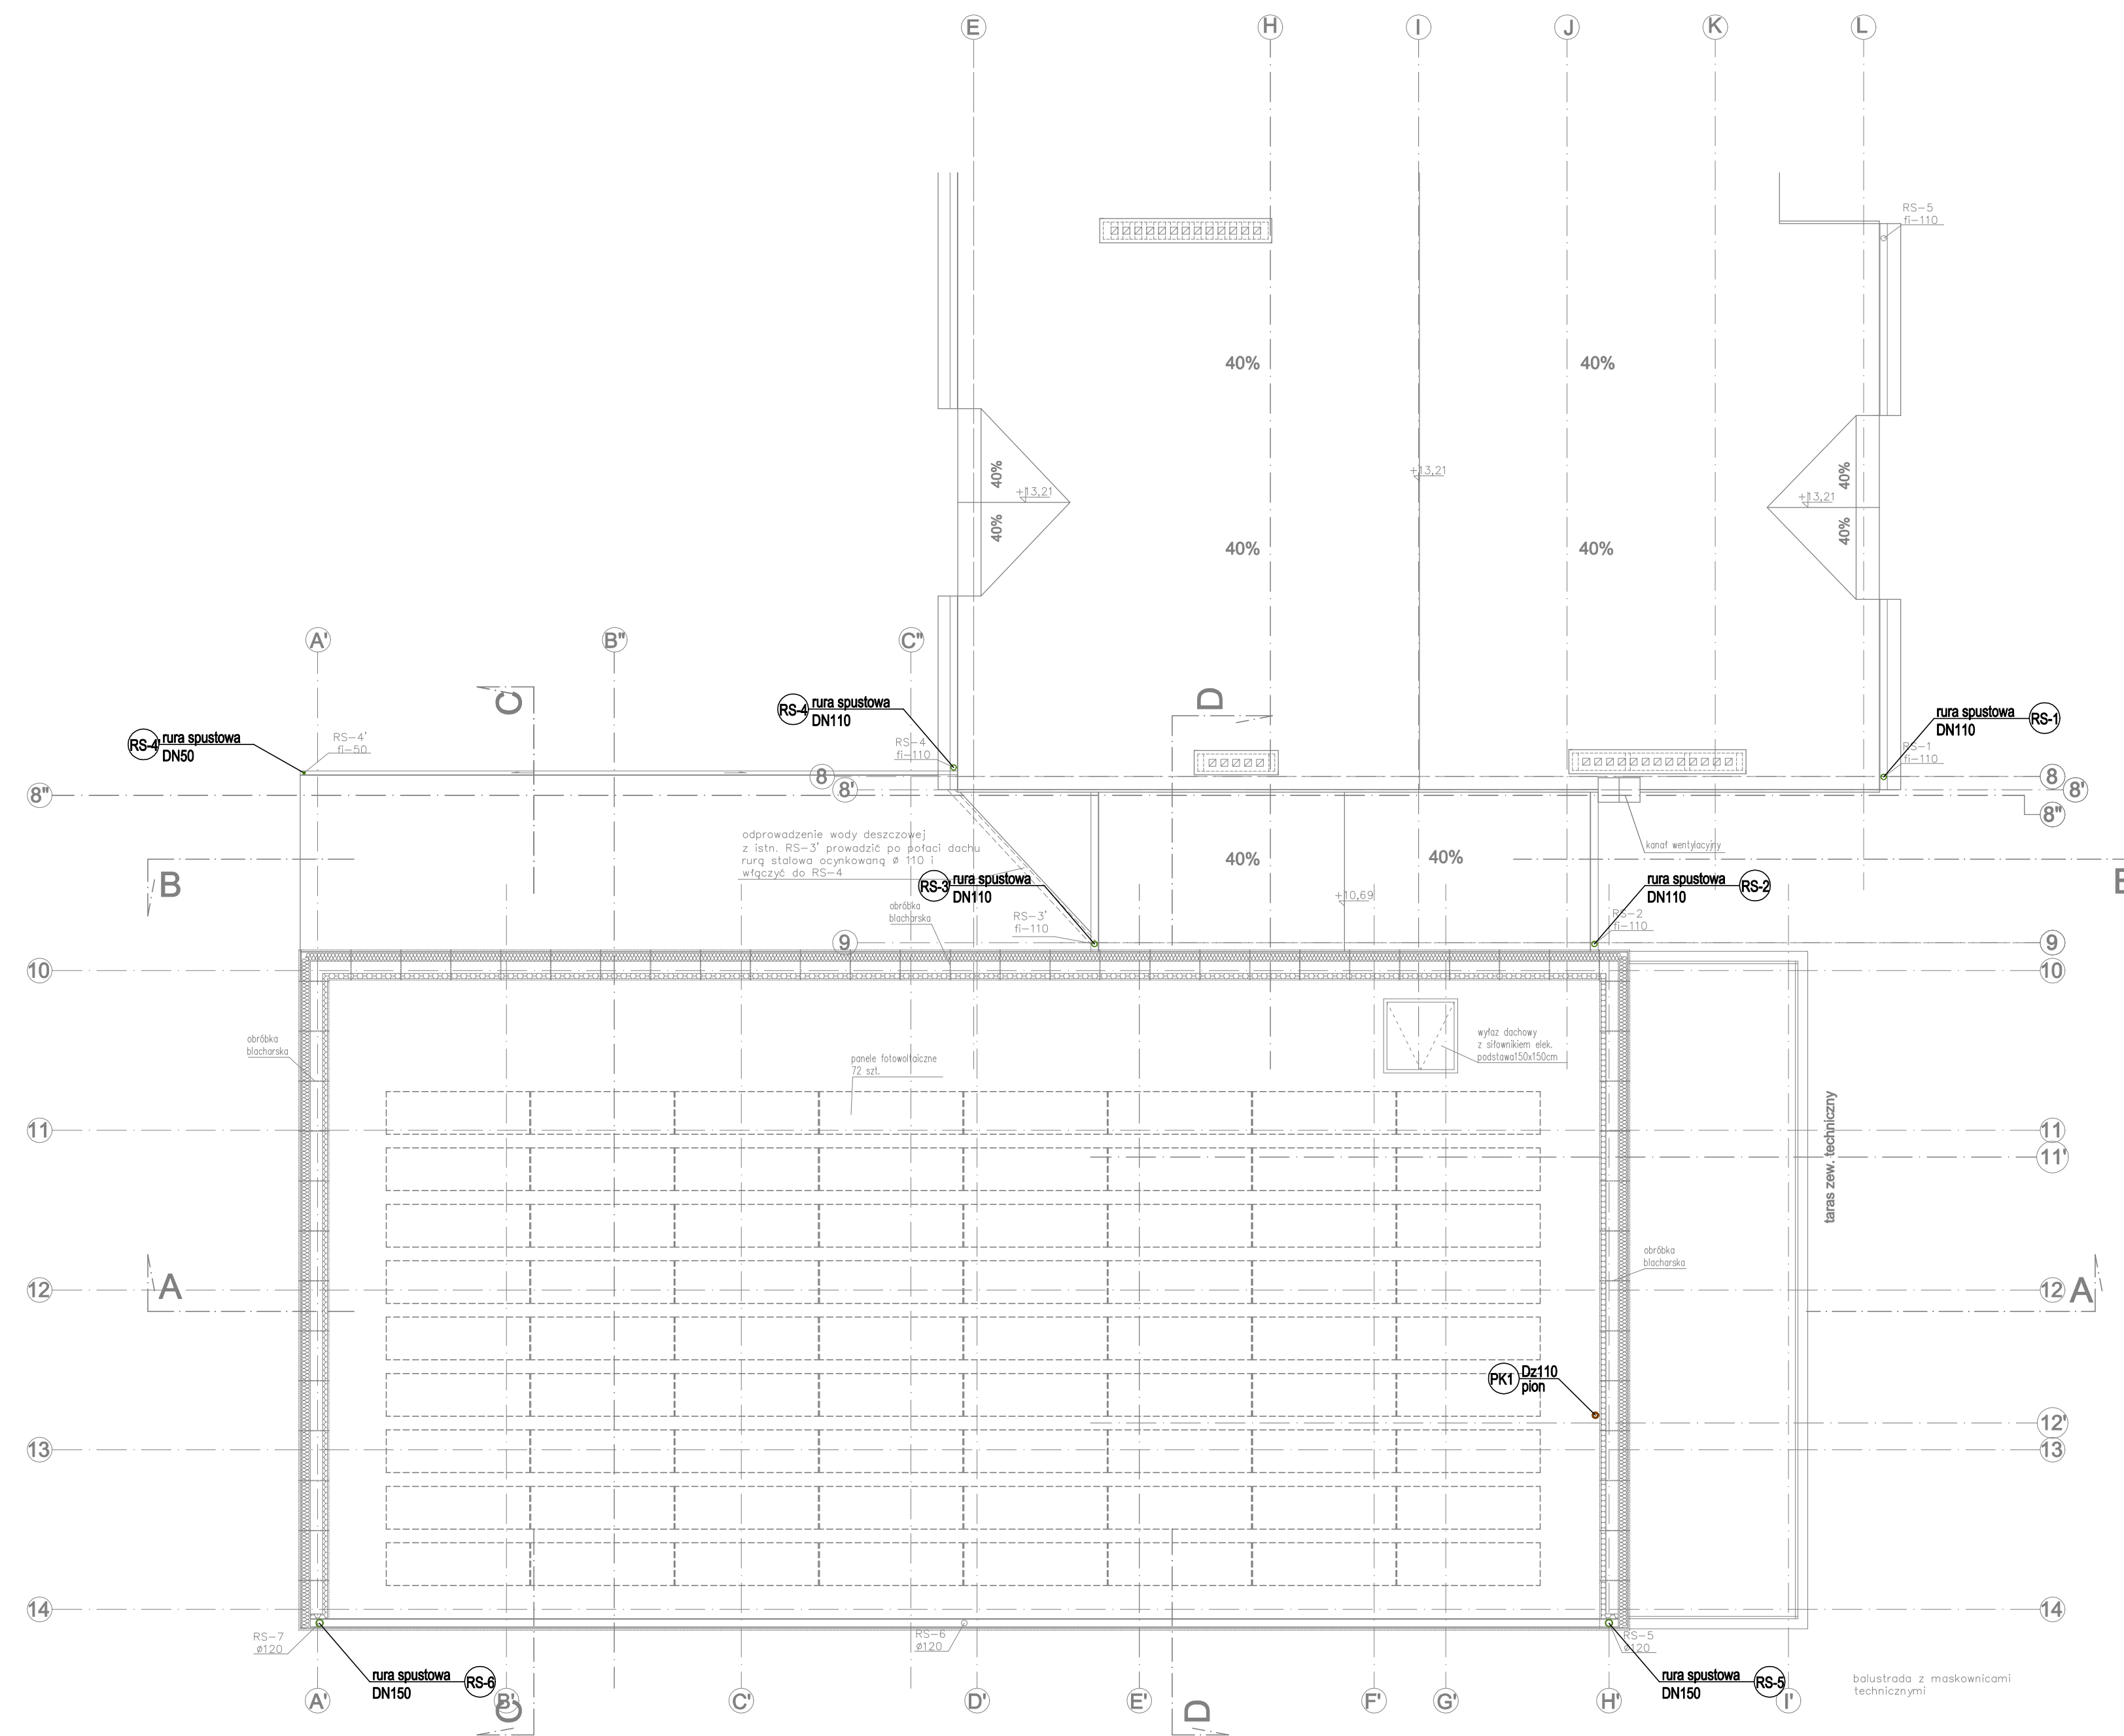

Inwestor: POWIAT PRZASNYSKI UL. ŚW. STANISŁWA KOSTKI 5 06-300 PRZASNYSZ		Jednostka projektowa: <b>PROFIL</b> STUDIO ARCHTEKTONICZNE REALIZACJA INWESTYCJI			
Temat projektu: „PRZEBUDOWA Z ROZBUDOWĄ (MODERNIZACJA) BUDYNKU SZKOŁY ROLNICZEJ DLA POTRZEB SZKOŁY MUZYCZNEJ I STOPNIA W PRZASNYSZU” - PROJEKT POD NAZWĄ „WZMOCNIENIE POTENCJAŁU KULTURALNEGO POWIATU PRZASNYSKIEGO POPRZECZ DOSTOSOWANIE ISTNIEJĄCEGO OBIEKTU SZKOŁY ROLNICZEJ DO NOWYCH FUNKCJI KULTURALNYCH POWIATU, W TYM SZKOŁY MUZYCZNEJ I STOPNIA W PRZASNYSZU”		Projektował: mgr inż. Mirosław Wyderka upr. bud. SLK/2776/PWOS/09	Specjalność: Sanitarna	Podpis: _____	Data: 05.2016
Nazwa rysunku: <b>RZUT DACHU - INSTALACJA KANALIZACYJNA</b>		Sprawdził: mgr inż. Lidia Wyderka upr. bud. SLK/4943/POOS/13	Specjalność: Sanitarna	Podpis: _____	Rew.: 0
Opracował: mgr inż. Marta Buczek		Stadium: PB	nr rys.: S-09	Skala: 1:100	_____