


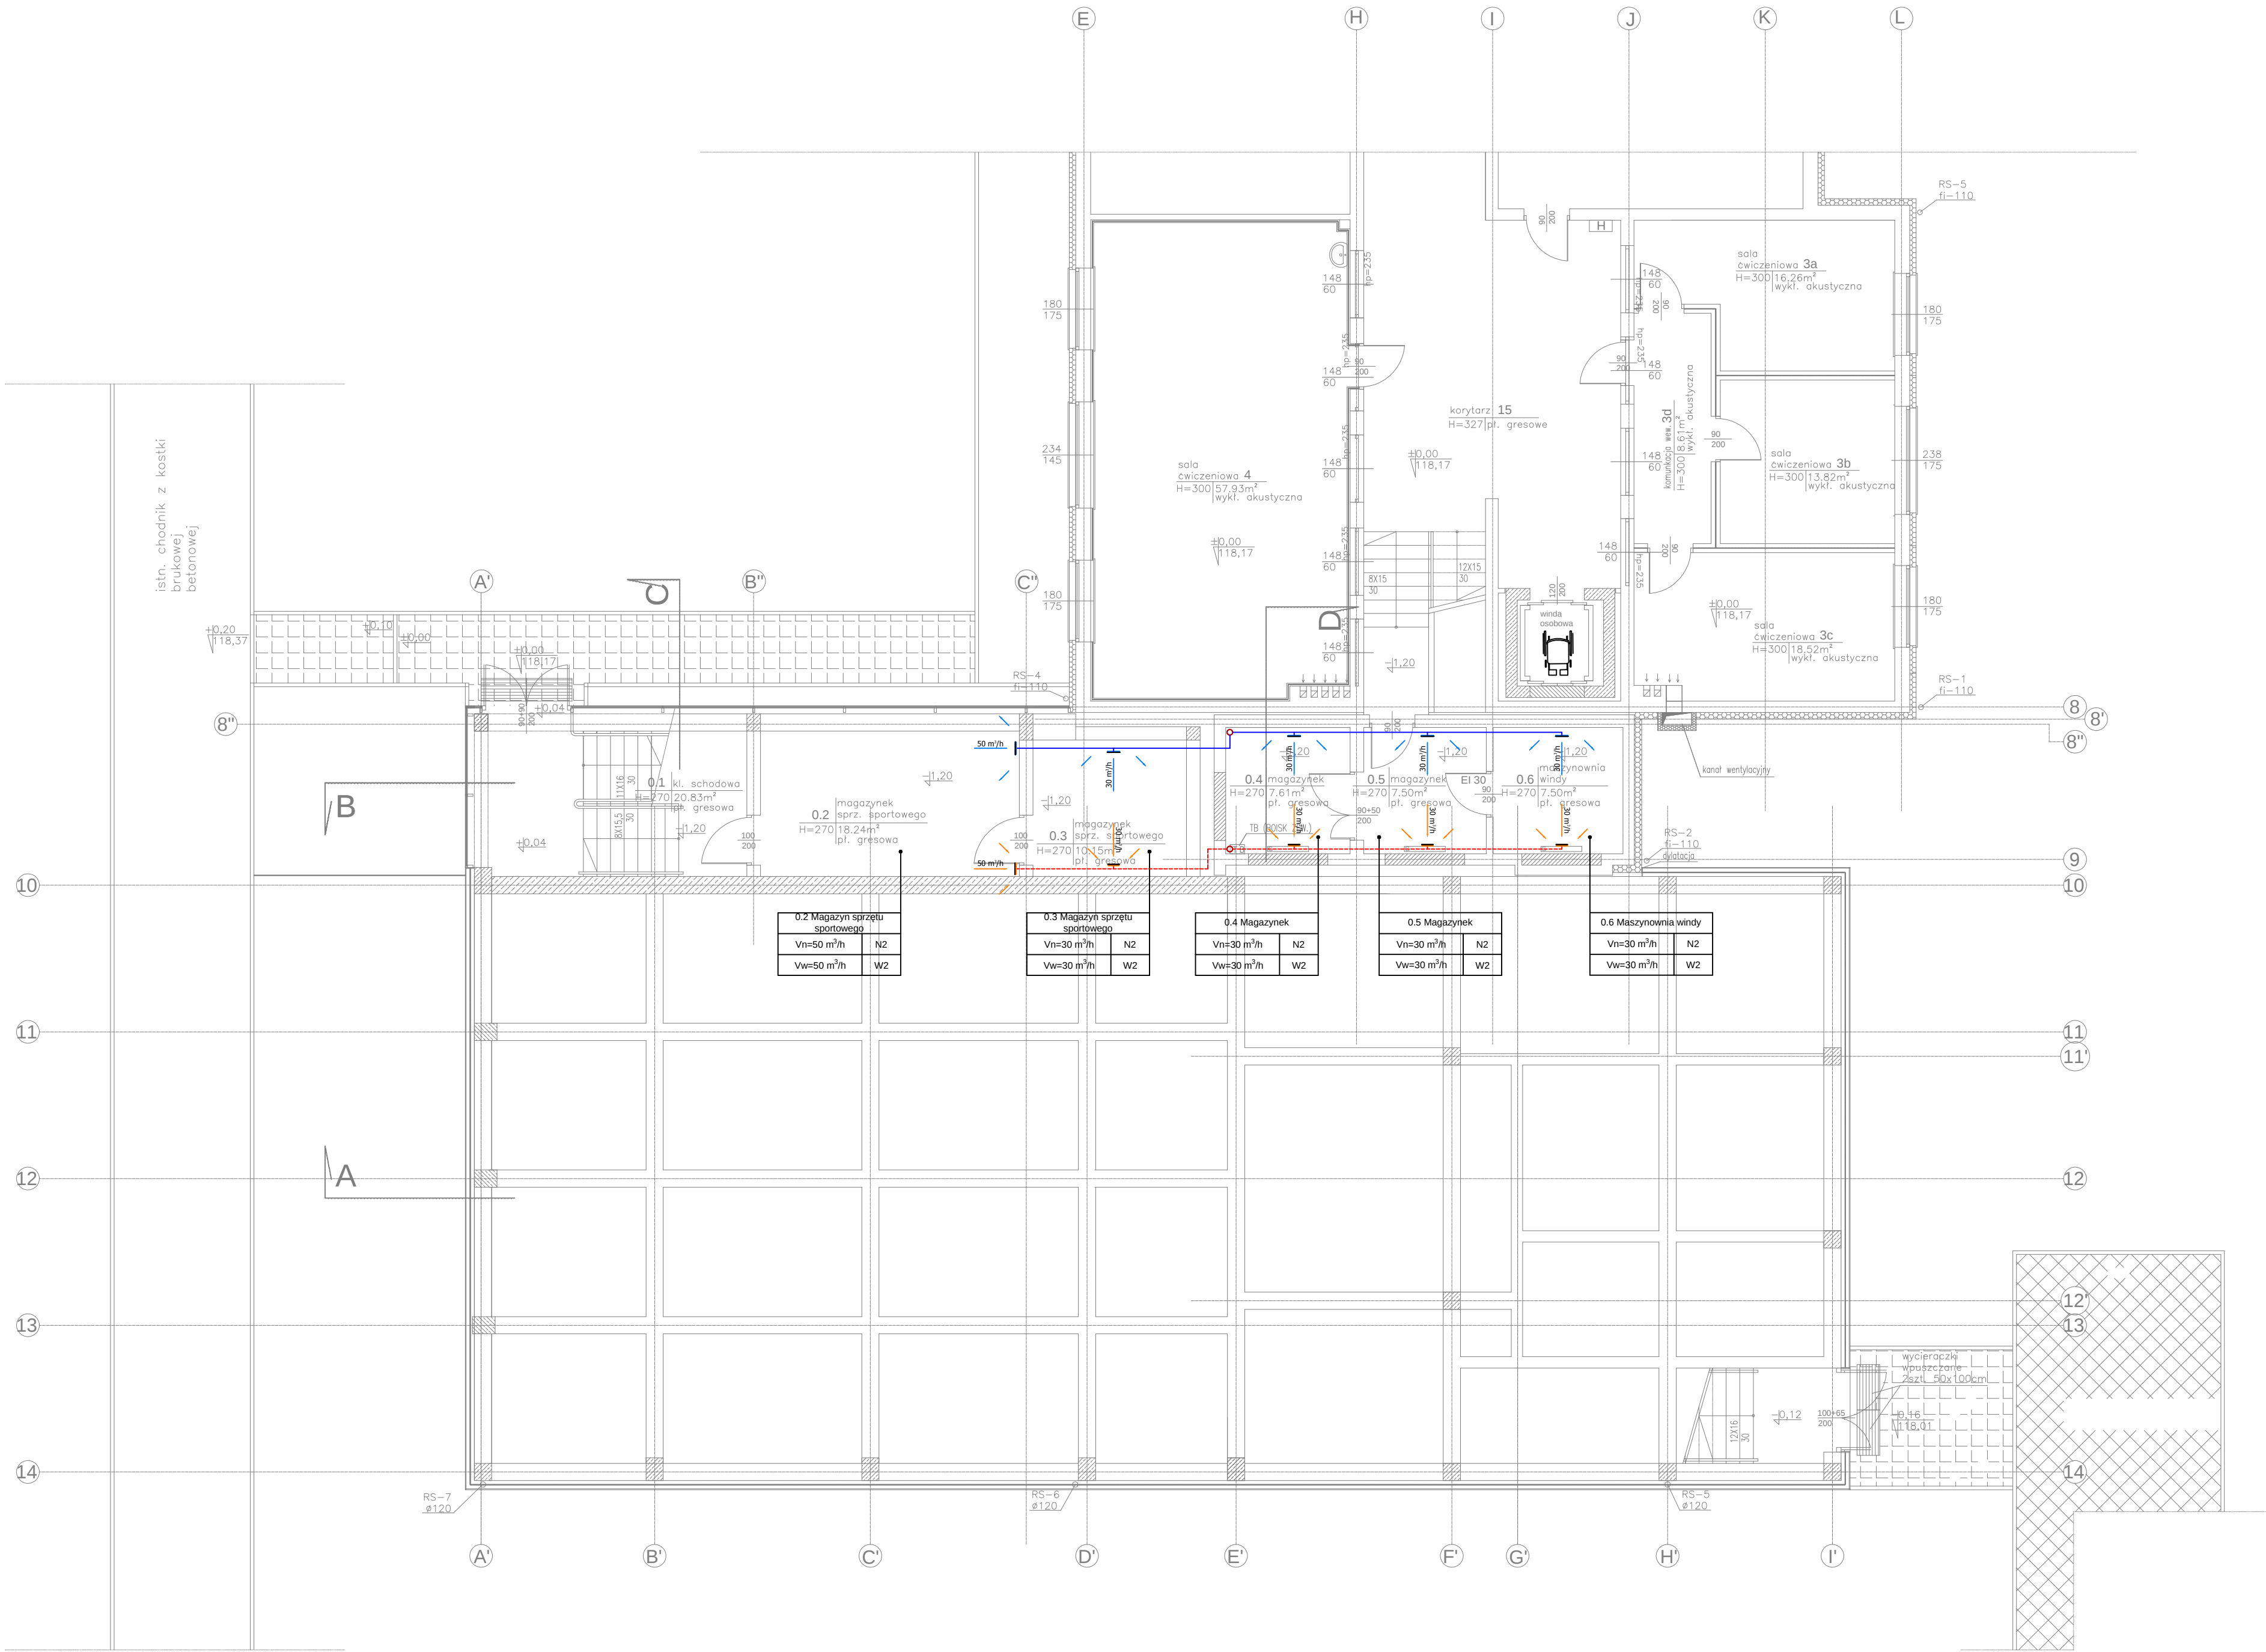

LEGENDA:

- Przewody wentylacji nawiewnej
- Przewody wentylacji wywiewnej
- Nawiewnik sufitowy
- Wywiewnik sufitowy
- Nawiewnik sufitowy ze skrzynką rozprężną
- Wywiewnik sufitowy ze skrzynką rozprężną
- Kratka wentylacyjna prostokątna - nawiewna/ wywiewna
- Nazwa pomieszczenia
Vn - ilość powietrza nawiewanego
Vw - ilość powietrza wywiewanego
- Drzwiowa kratka transferowa
- Tłumik
- Kłapa p. poż.

Inwestor: POWIAT PRZASNYSKI UL. ŚW. STANISŁWA KOSTKI 5 06-300 PRZASNYSZ				Jednostka projektowa: PROFIL STUDIO ARCHTEKTONICZNE REALIZACJA INWESTYCJI 44-100 Gliwice ul. Lipowa 12			
Temat projektu: „PRZEBUDOWA Z ROZBUDOWĄ (MODERNIZACJA) BUDYNKU SZKOŁY ROLNICZEJ DLA POTRZEB SZKOŁY MUZYCZNEJ I STOPNIA W PRZASNYSZU” - PROJEKT POD NAZWĄ „WZMACNIENIE POTENCJAŁU KULTURALNEGO POWIATU PRZASNYSKIEGO POPRZECZ DOSTOSOWANIE ISTNIEJĄCEGO OBIEKTU SZKOŁY ROLNICZEJ DO NOWYCH FUNKCJI KULTURALNYCH POWIATU, W TYM SZKOŁY MUZYCZNEJ I STOPNIA W PRZASNYSZU”				Projektował: mgr inż. Mirosław Wyderka upr. bud. SLK/2776/PWOS/09	Specjalność: Sanitarna	Podpis:	Data:
				Sprawdził: mgr inż. Lidia Wyderka upr. bud. SLK/4943/POOS/13	Specjalność: Sanitarna	Podpis:	05.2016
Nazwa rysunku: RZUT PARTERU - INSTALACJA WENTYLACJI I KLIMATYZACJI				Opracował: mgr inż. Ewelina Kowol	nr rys:		Skala:
				stadium: PB	S-10		Rew.: 0
				Skala: 1:100			