


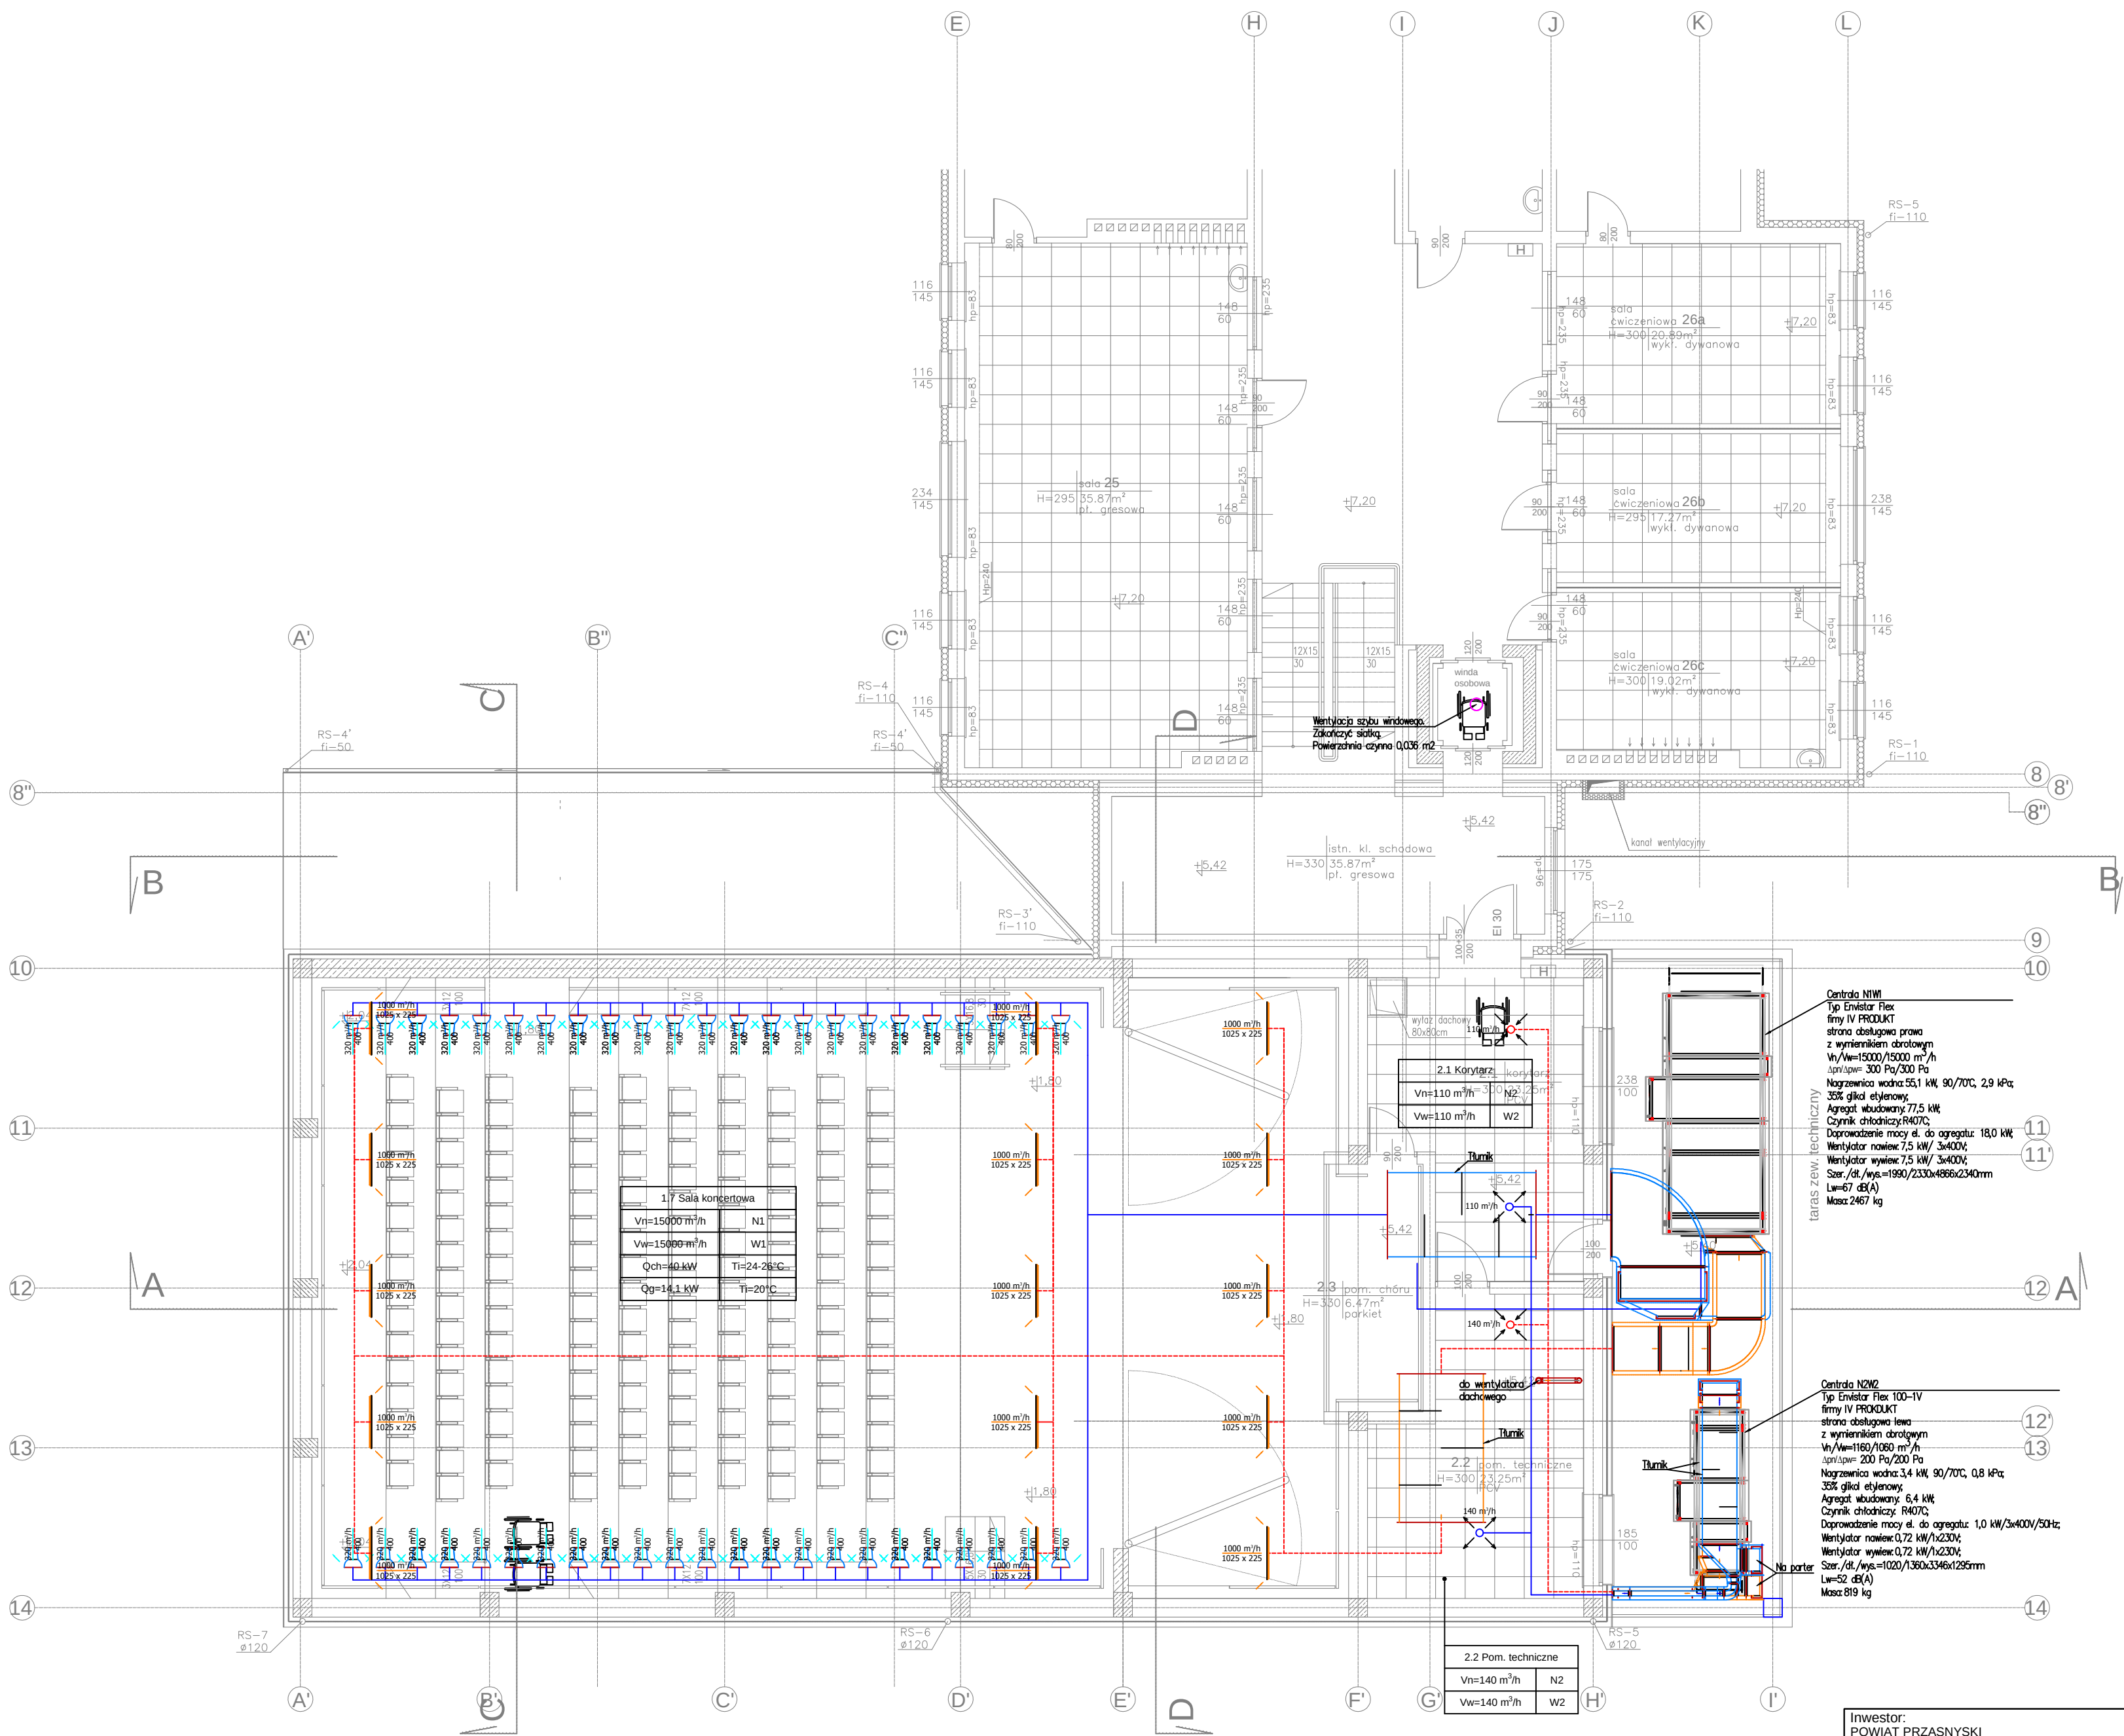

- LEGENDA:
- Przewody wentylacji nawiewnej
 - Przewody wentylacji wywiewnej
 - Nawiewnik sufitowy
 - Wywiewnik sufitowy
 - Nawiewnik sufitowy ze skrzynką rozprężną
 - Wywiewnik sufitowy ze skrzynką rozprężną
 - Kratka wentylacyjna prostokątna - nawiewna/ wywiewna
 - Nazwa pomieszczenia
Vn - ilość powietrza nawiewanego
Vw - ilość powietrza wywiewanego
 - Drzwiowa kratka transferowa
 - Tłumik
 - Kłapa p. poż.

Inwestor: POWIAT PRZASNYSKI UL. ŚW. STANISŁAWA KOSTKI 5 06-300 PRZASNYSZ		Jednostka projektowa: PROFIL STUDIO ARCHTEKTONICZNE REALIZACJA INWESTYCJI	
Temat projektu: „PRZEBUDOWA Z ROZBUDOWĄ (MODERNIZACJĄ) BUDYNKU SZKOŁY ROLNICZEJ DLA POTRZEB SZKOŁY MUZYCZNEJ I STOPNIA W PRZASNYSZU”- PROJEKT POD NAZWĄ „WZMOCNIENIE POTENCJAŁU KULTURALNEGO POWIATU PRZASNYSKIEGO POPRZECZ DOSTOSOWANIE ISTNIEJĄCEGO OBIEKTU SZKOŁY ROLNICZEJ DO NOWYCH FUNKCJI KULTURALNYCH POWIATU, W TYM SZKOŁY MUZYCZNEJ I STOPNIA W PRZASNYSZU”		44-100 Gliwice ul. Lipowa 12	
Nazwa rysunku: RZUT PIĘTRA 2 - INSTALACJA WENTYLACJI I KLIMATYZACJI		Projektował: mgr inż. Mirosław Wyderka upr. bud. SLK/2776/PWOS/09	Specjalność: Sanitarna
		Sprawił: mgr inż. Lidia Wyderka upr. bud. SLK/4943/PQOS/13	Podpis: Sanitarna
		Opracował: mgr inż. Ewelina Kowol	Podpis:
		stadium PB	nr rys. S-12
		Skala: 1:100	Data: 05.2016
		Rew.: 0	